

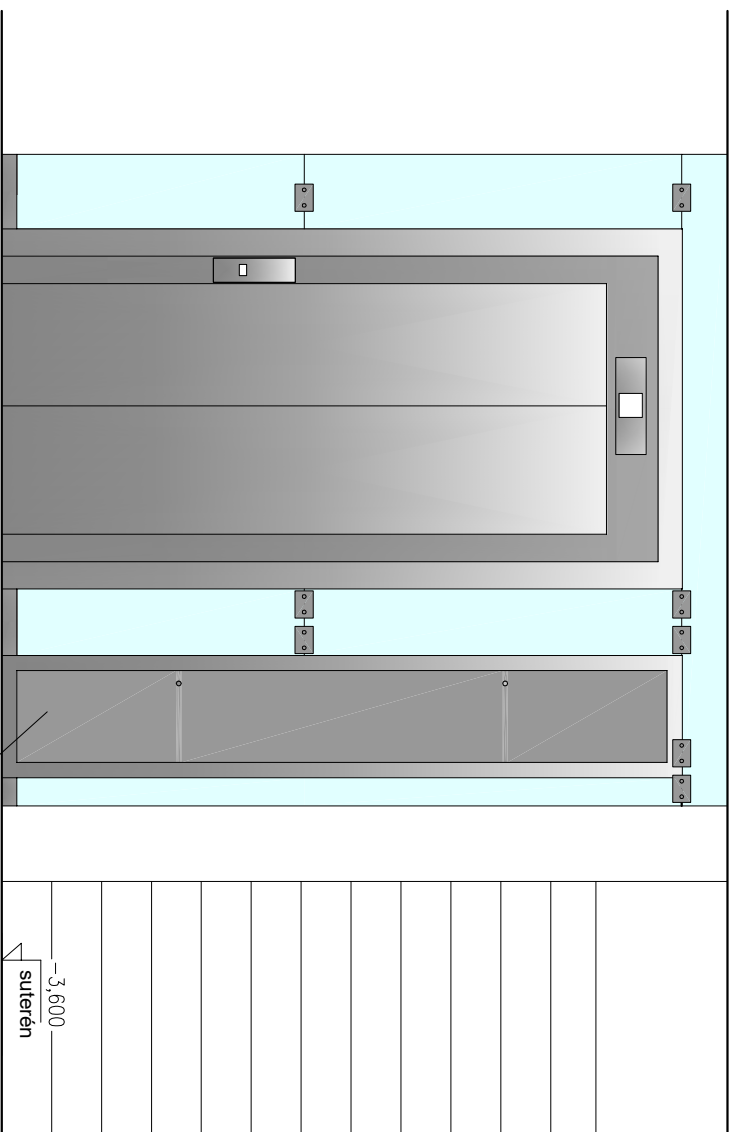


POHLED 1

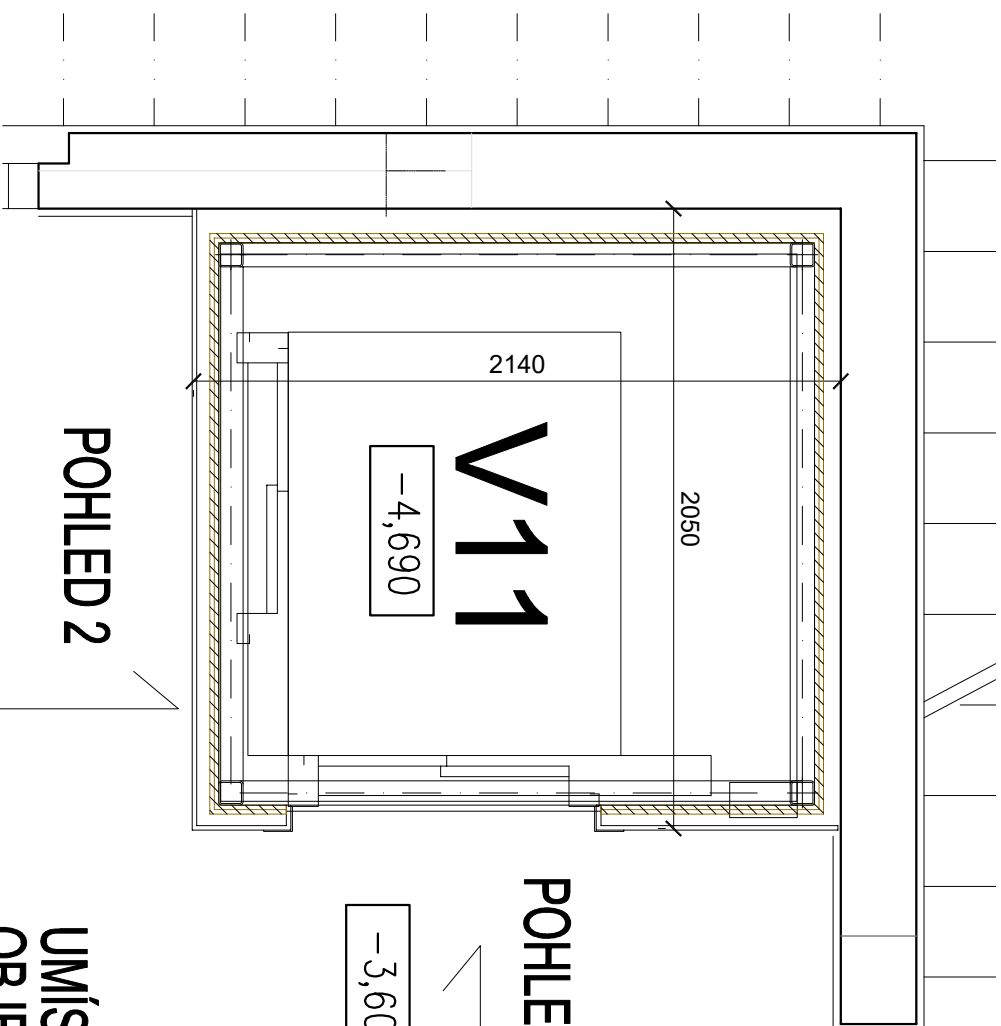



ROZVADĚČ

POHLED 2

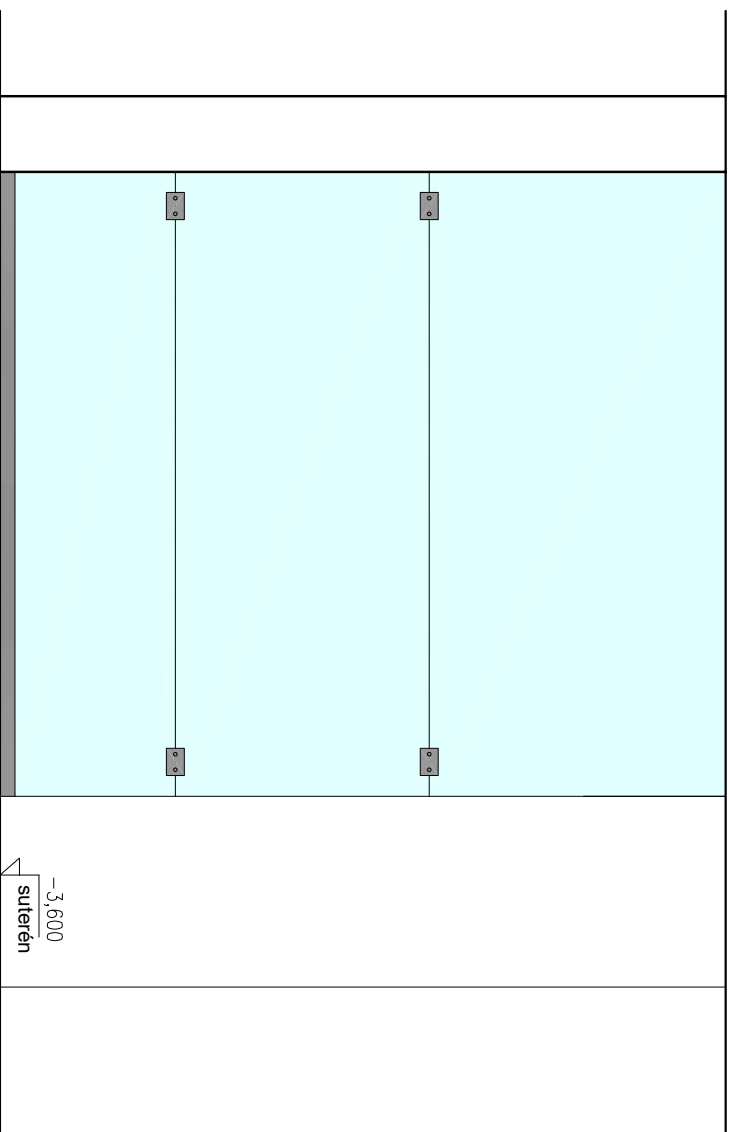

UMÍSTĚNÍ V RÁMCI
OBJEKTU

LEGENDA MATERIÁLŮ:

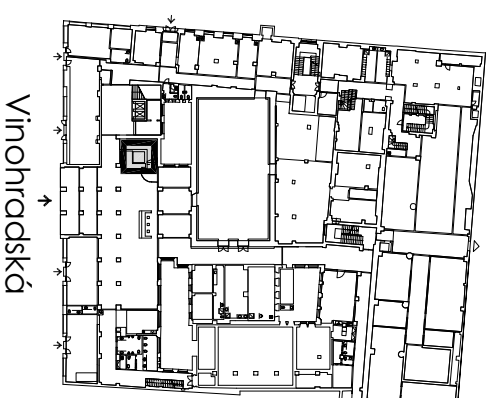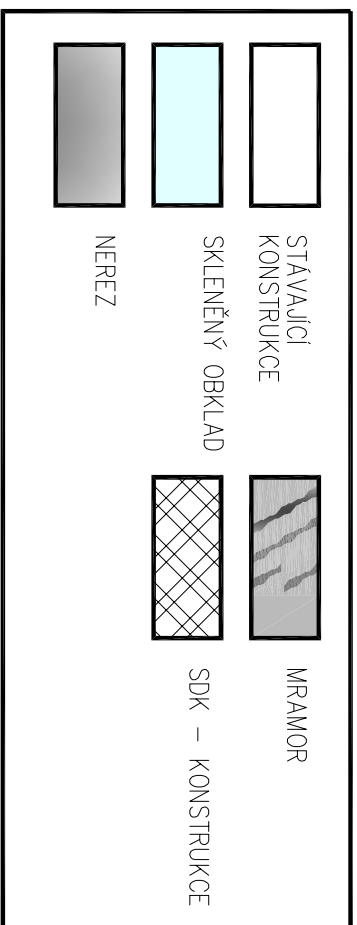

±0,000 =

m.n.m.

VERZE:

a PARE:



Q PROJEKT
Bohuslava ze Švanberka 8
Praha 4
140 00
Tel./fax: +420-261 216 619
e-mail: q.projekt@q.projekt.cz

GEN.PROJEKTANT : Ing. Jaroslav Borovička
VYPRACOVAL : Ing. Jan Macek
INVESTOR : Český rozhlas Vínohradská 1409/12, Praha 2
MÍSTO : Český rozhlas Vínohradská 1409/12, Praha 2
AKCE : Stavební úprava stávajícího výtahu

obsah výkresu

VÝŘEZ PŮDORYSU SUTERÉNU (1.PP)
POHLEDY - NOVÝ STAV

č. výkresu

D.1.1.32

č. zakázky

formát

A3

datum

02/2024

účel

DPS

.dwg

měřítko

1:25