
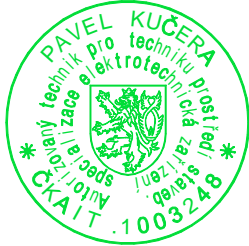


Mudr. Jánského (u nemocnice) M 1:1000

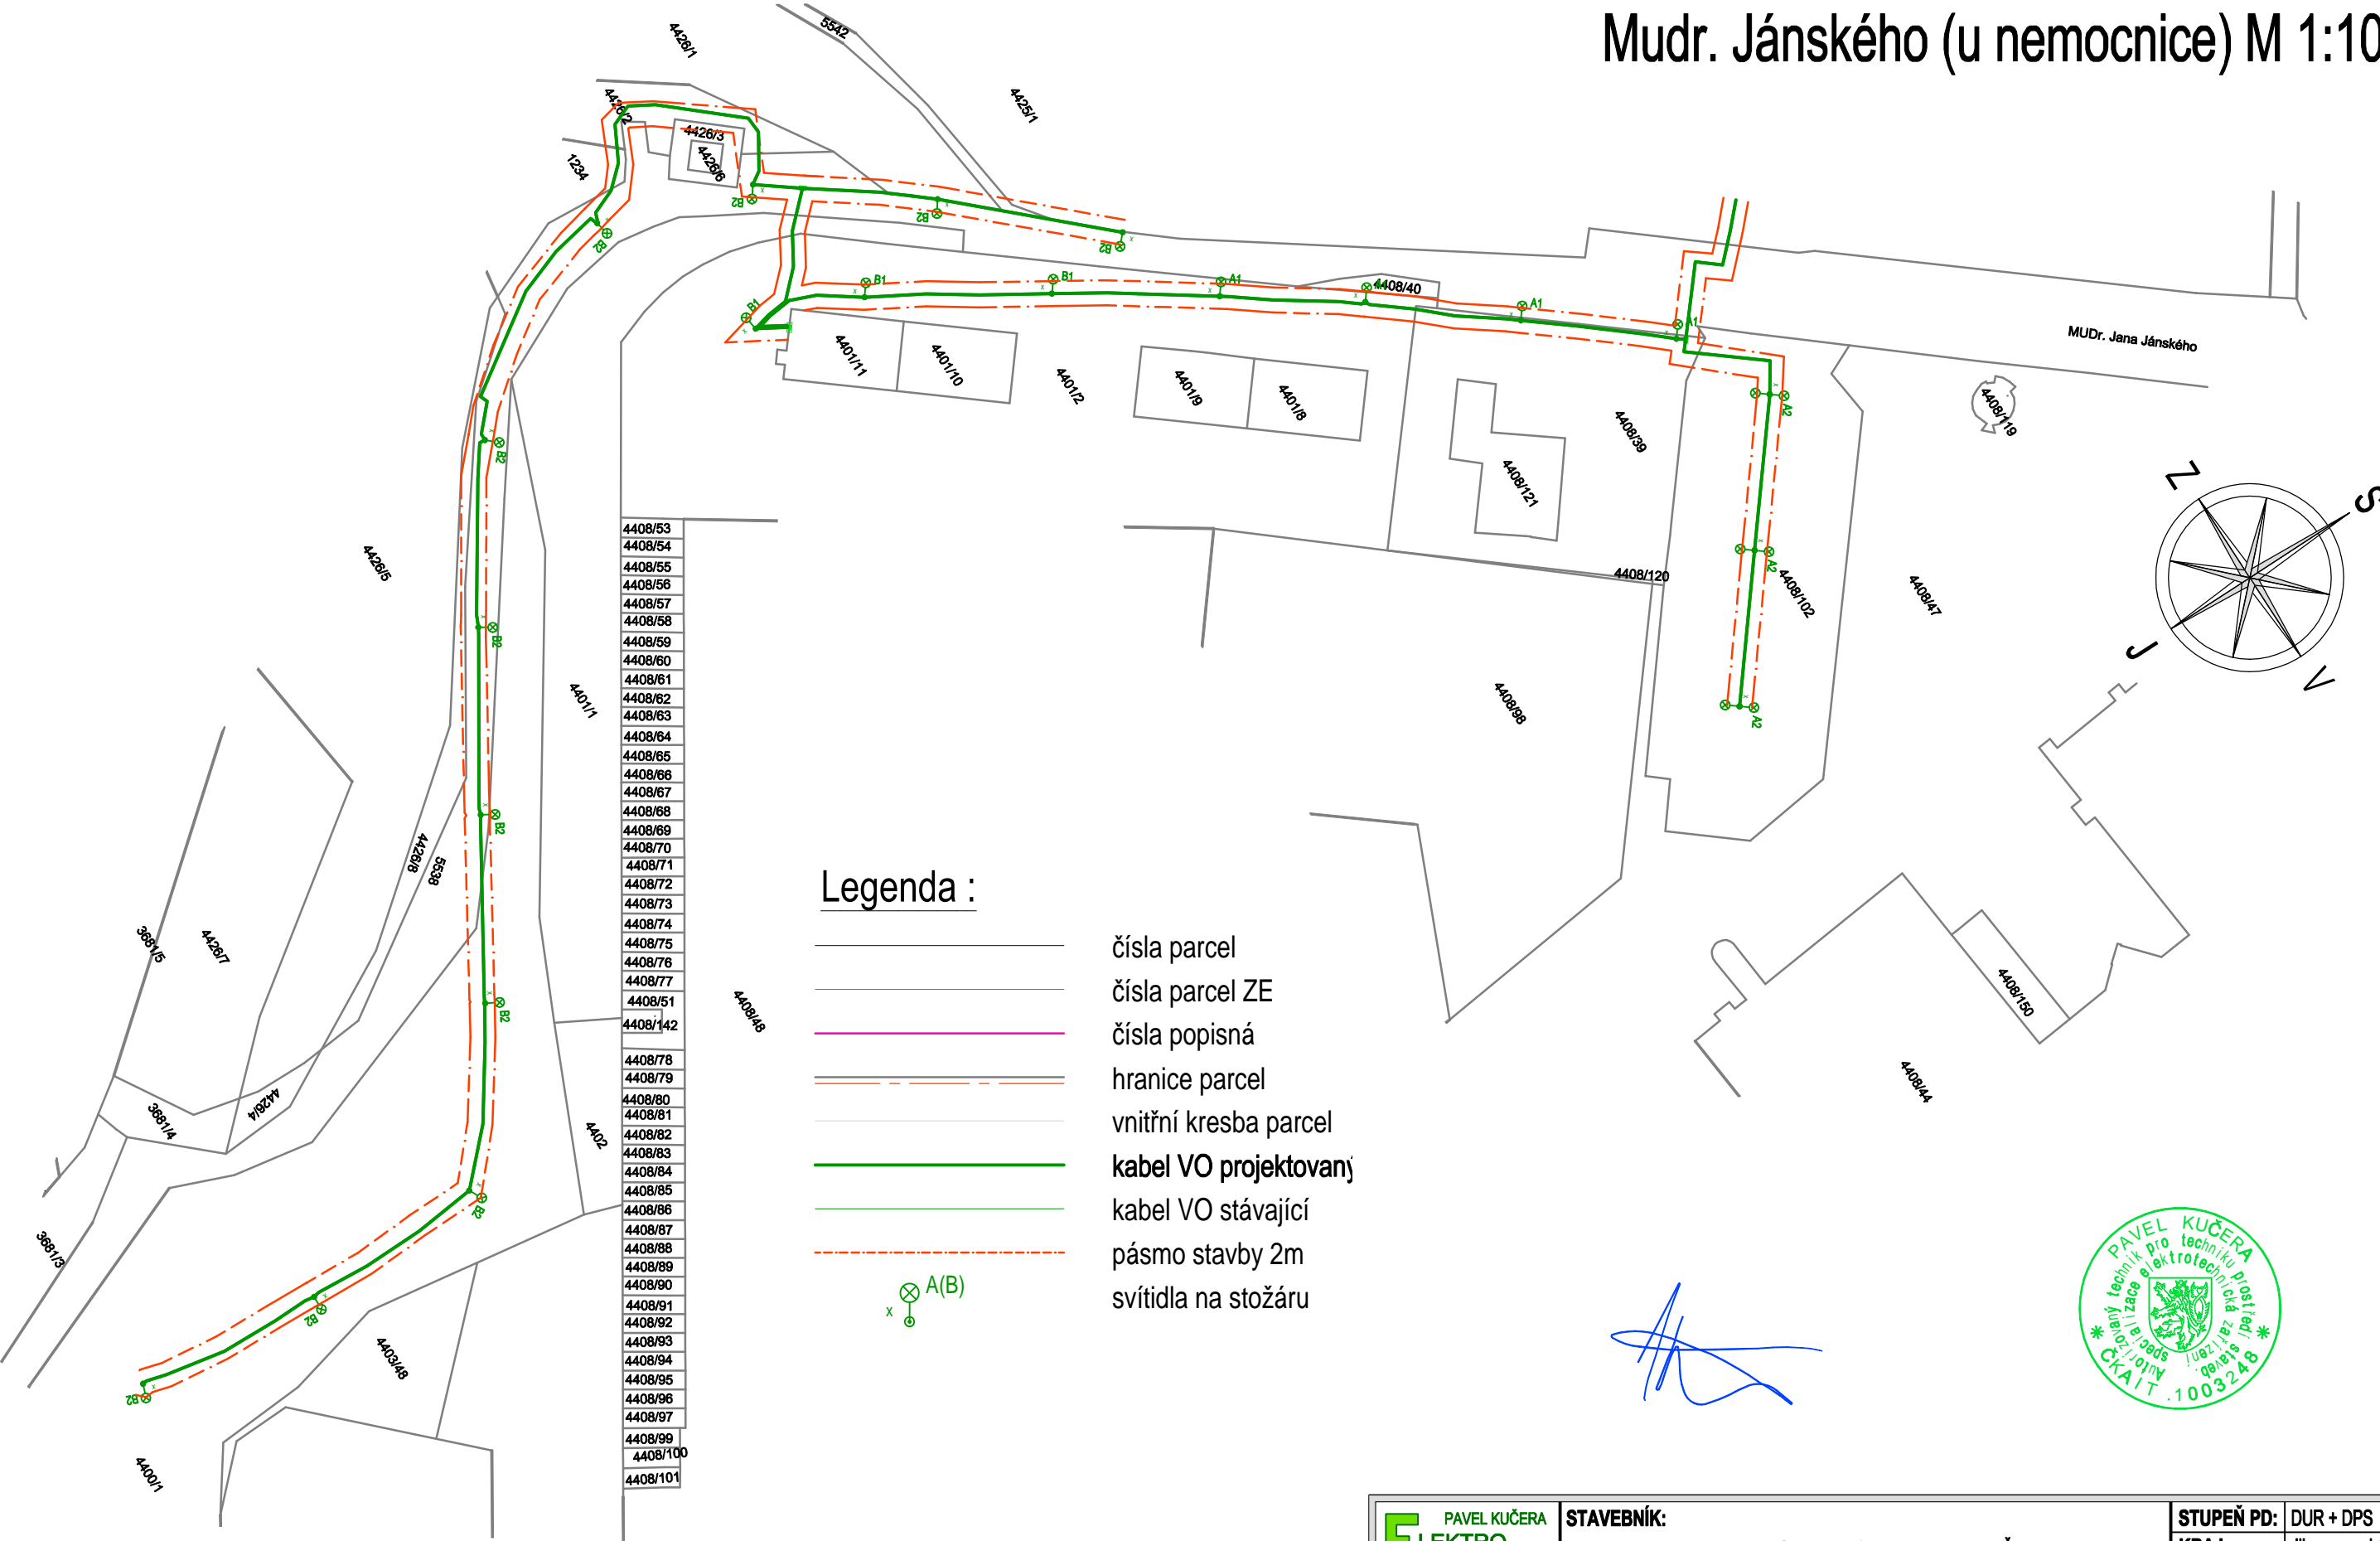

<div><div><div></div><div>PAVEL KUČERA</div><div>LEKTRO</div><div>671 61 PROSIMĚŘICE 32</div></div><div>NÁZEV STAVBY: 01 - Rekonstrukce veřejného osvětlení Znojmo, MUDr. Jánského</div></div>	<div>STAVEBNÍK: Město Znojmo, Obroková 1/12, 669 22 Znojmo, IČ: 002 93 881</div>	STUPEŇ PD:	DUR + DPS
		KRAJ:	Jihomoravský
		OKRES:	Znojmo
		FORMÁT:	A3
		DATUM:	2017-03 + 2017-05
<div>MĚŘÍTKO: 1:1000</div>	<div>OBSAH: Situace širších vztahů</div>	ČÍSLO ZAK.:	2017005
		VÝKRES Č.:	01-C.01
		LIST Č.:	01
		POČET LISTŮ:	01