


PŮDORYS 1.PP
M 1:100

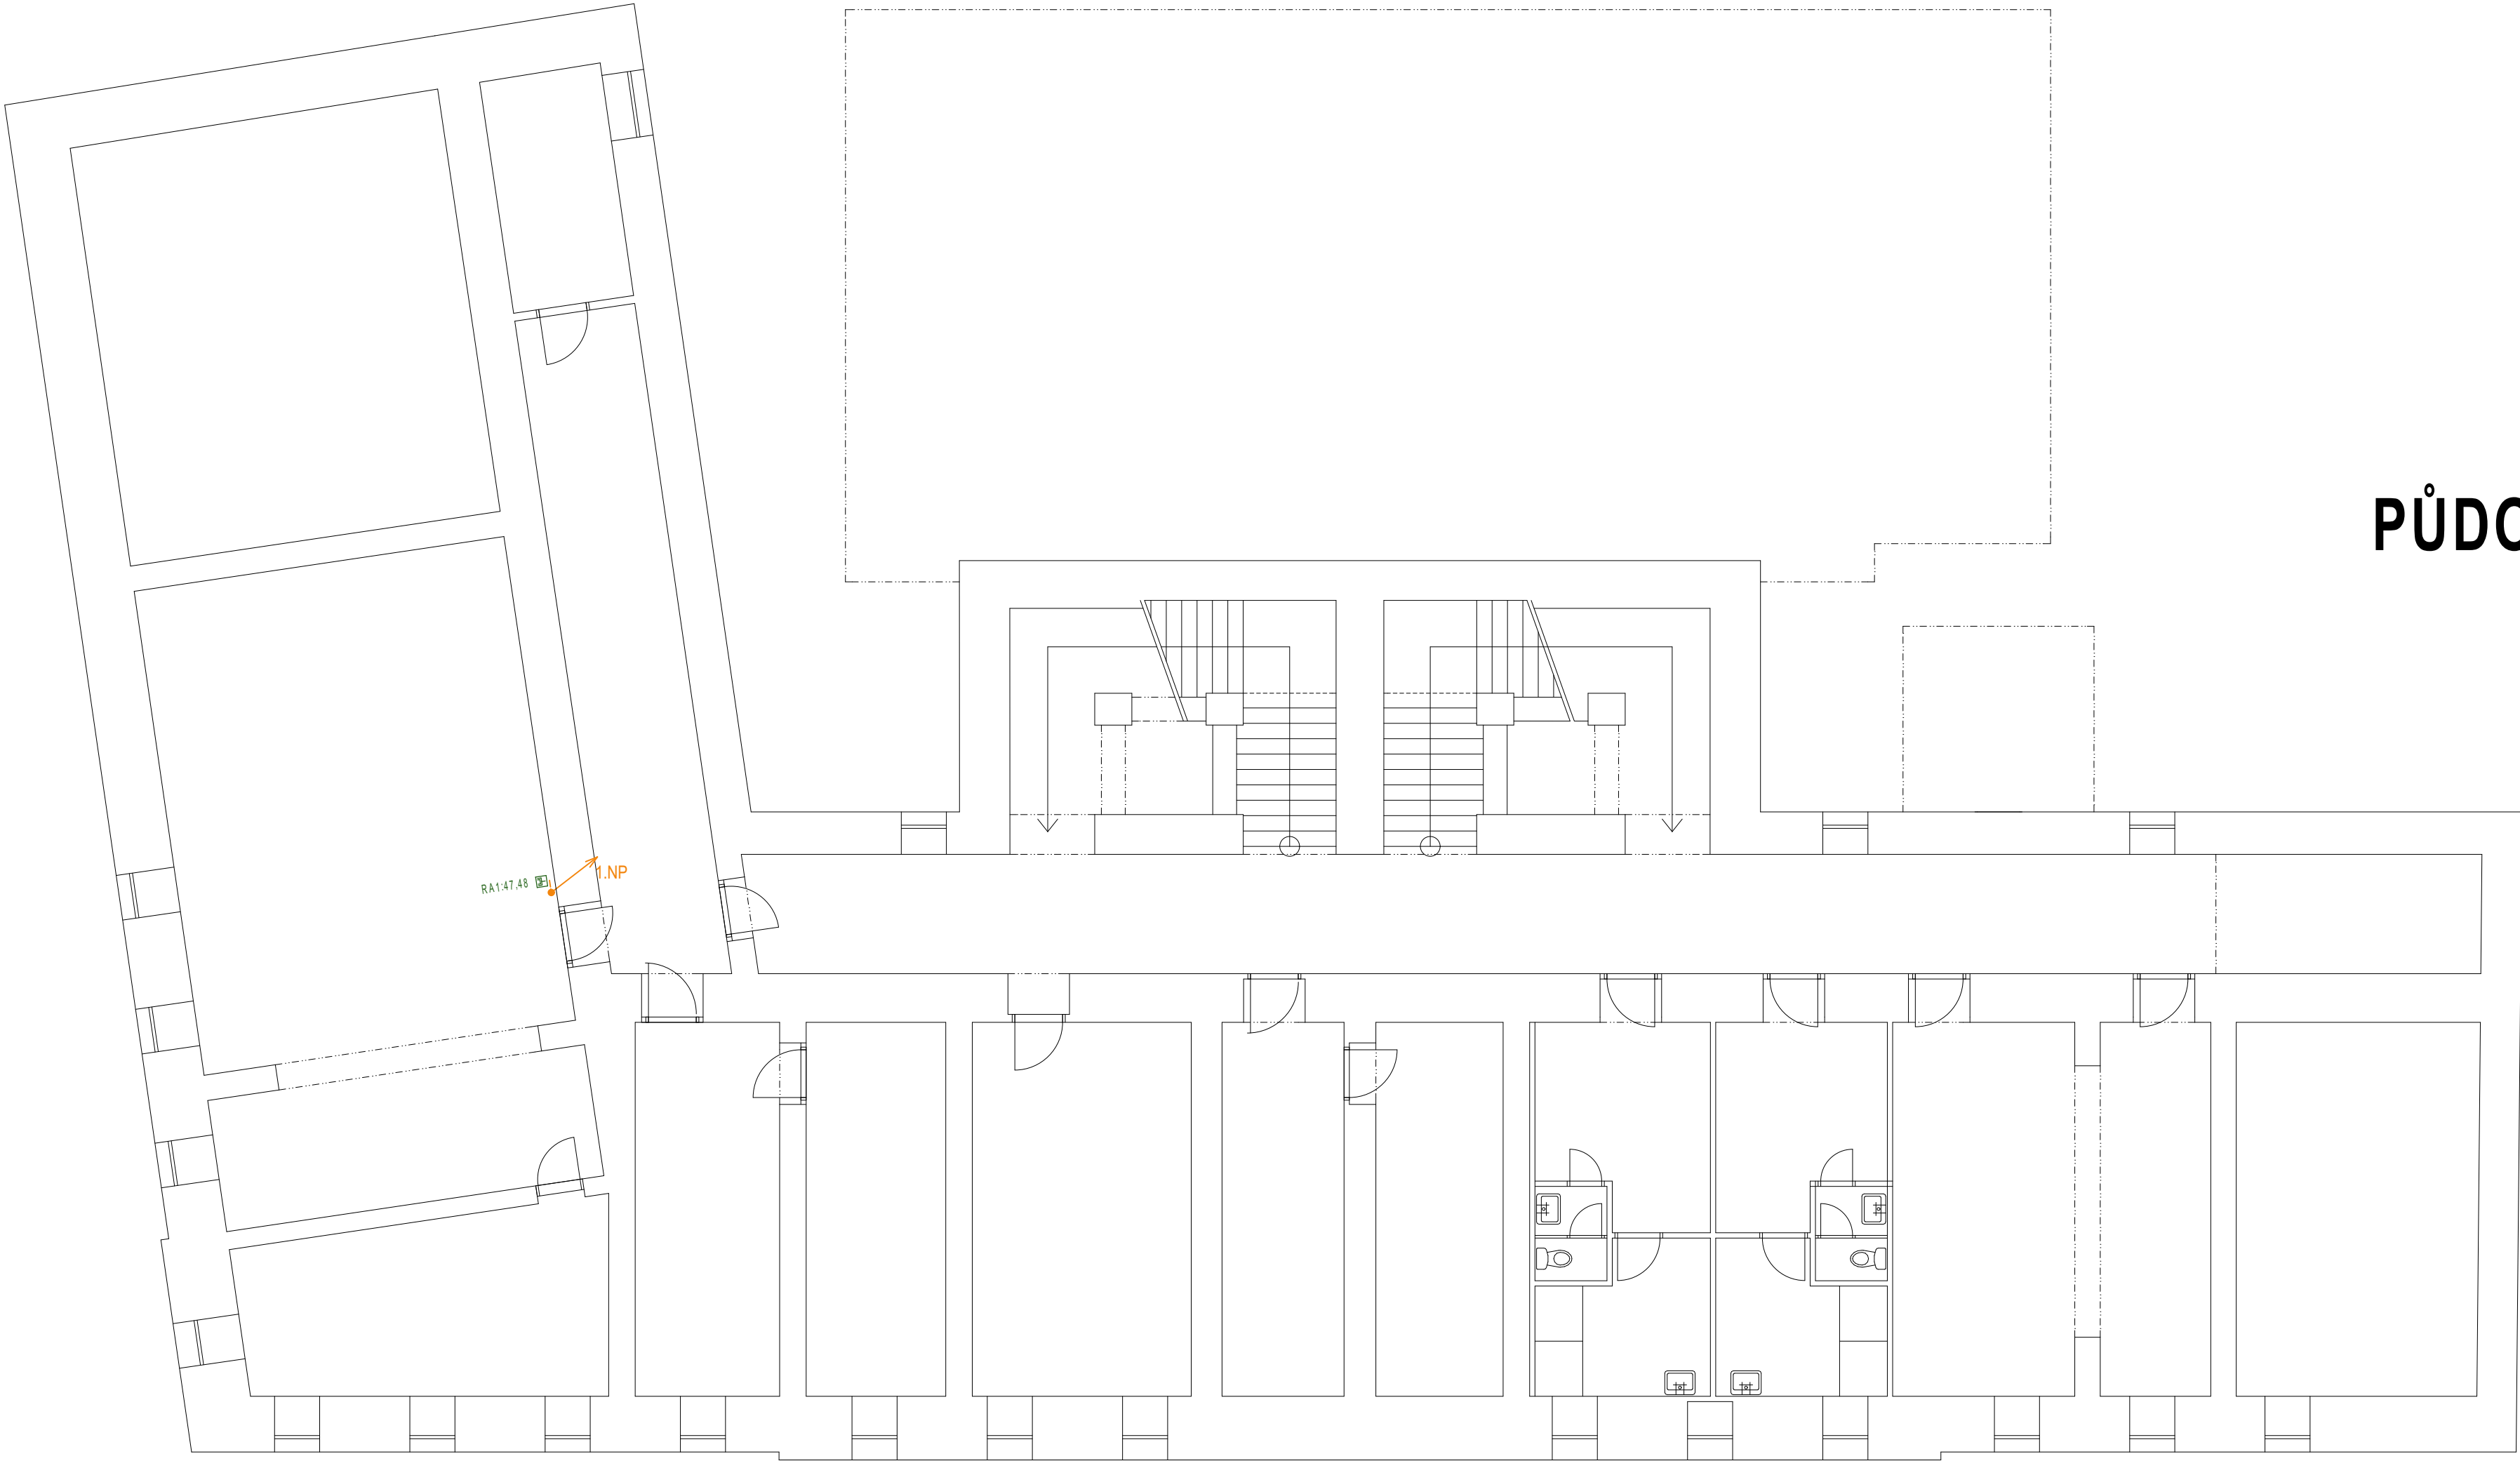

zodpovědný projektant			
vypracoval	Ing. T. Šebesta		
akce:	ZŠ Václavské náměstí 8 - rozvody LAN a WIFI		Datum: 2/2020
			Formát: A2
			Stupeň: DSP
Výkres:	PŮDORYS 1.PP - hlavní budova		Měřítko: 1:100 Č. výkresu: