


PŮDORYS 3.NP  
M 1:100

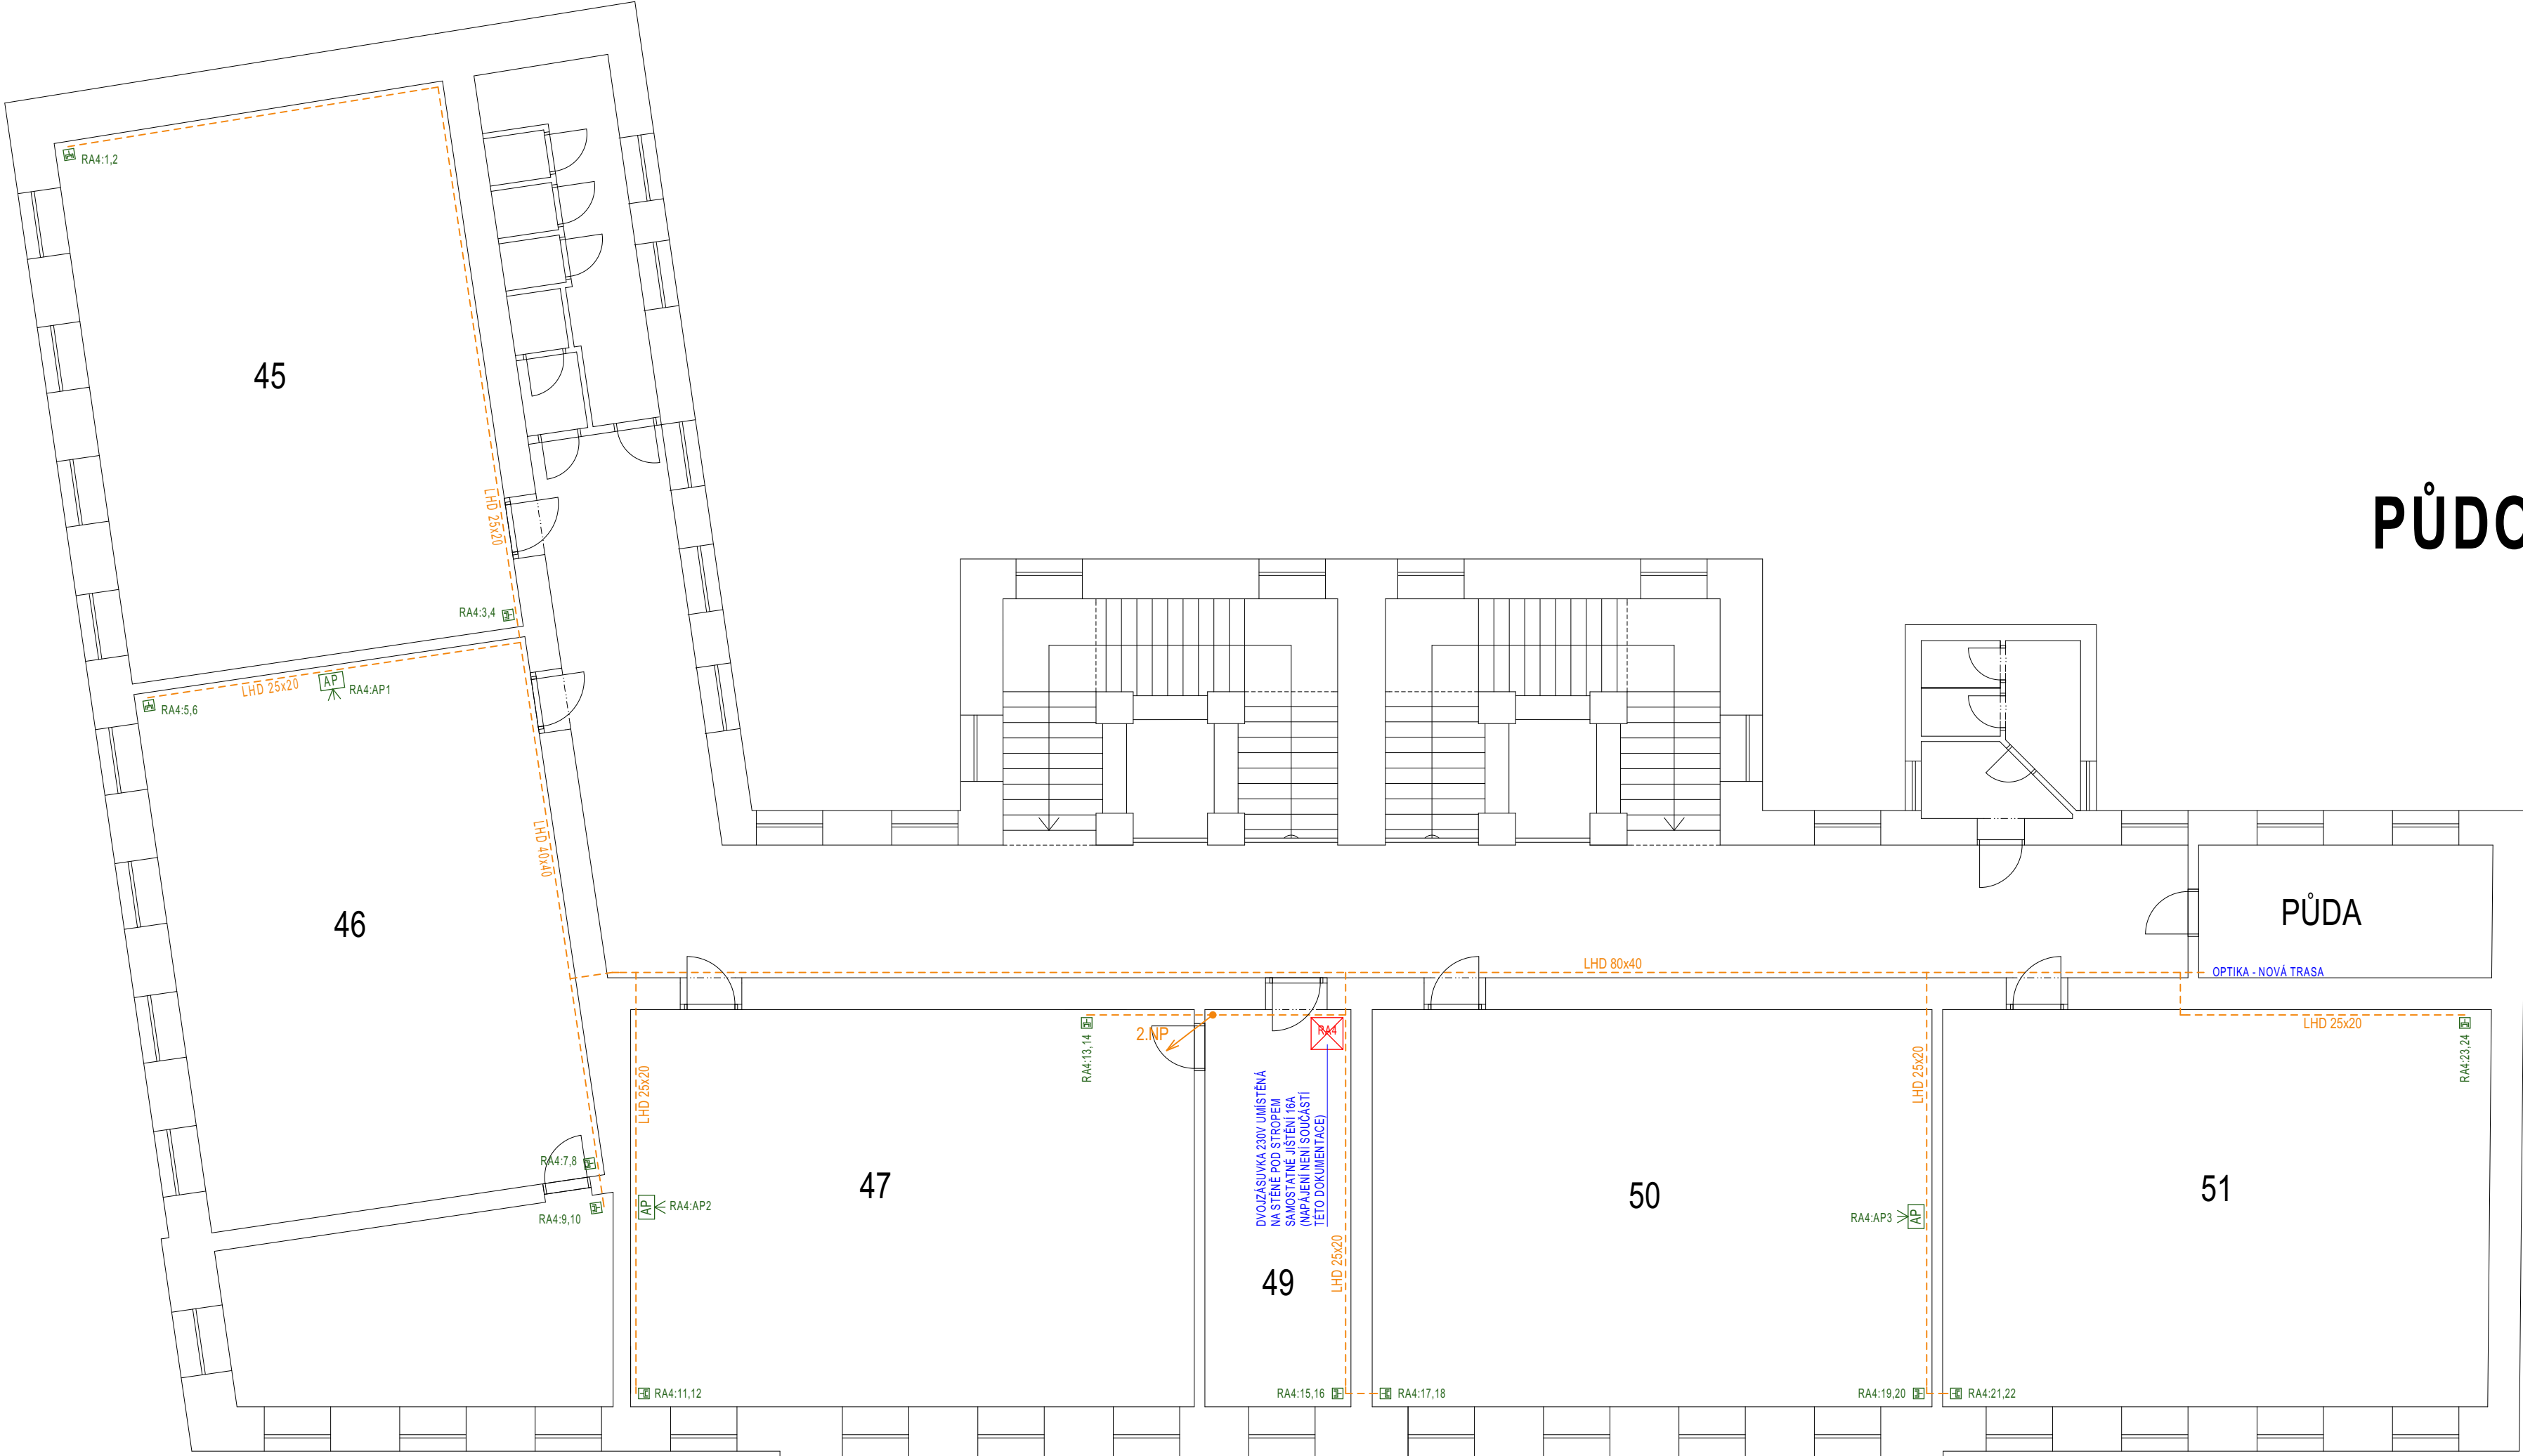

zodpovědný projektant	Ing. T. Šebesta		
vypracoval			
akce:	ZŠ Václavské náměstí 8 - rozvody LAN a WIFI		Datum: 2/2020
			Formát: A2
			Stupeň: DSP
Výkres: PŮDORYS 3.NP - hlavní budova		Měřítko: 1:100	Č. výkresu: