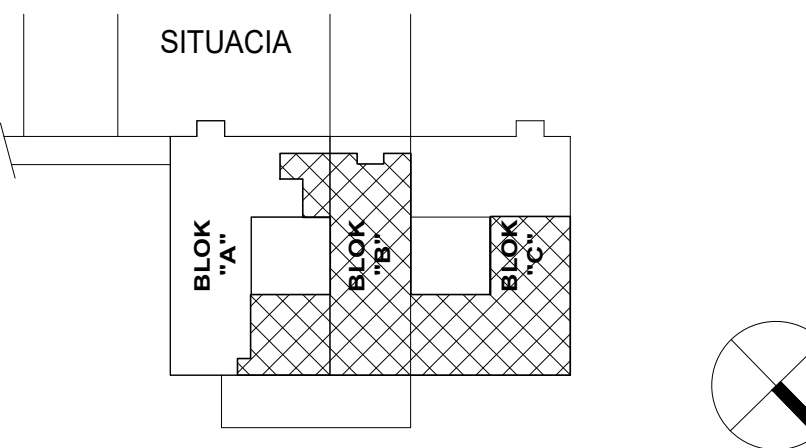


LEGENDA POTRUBIA:



 

	D1-D12	KANALIZACJA GAŹOWA
	S1-S27	KANALIZACJA SPŁYKOWA
		KANALIZACJA SPŁYKOWA PRZEPŁYKOWA

IKJ NASTĚNNÁ KLIMATIZAČNÁ JEDNOTKA (dodávka VZT)



$\pm 0,000 = 166,800 \text{ m.n.m.}$

Revízia	Vypracoval	Popis obsahu revízie	Dátum

		Hlavní inženýr projektu: ING. PETR TOMÍČEK Vedoucí projektové skupiny: ING. PETR TOMÍČEK		Investor:  SVET ZDRAVIA	
Profesia: ZTI		Správovětová oddělení:  EP Praha, s.r.o. Šolova Městská 1702, 154 01 Šolov na Borkelund Tel. +420 571 664 111 E-mail: ed@ep-praha.cz		Autorská / revizní	
Zdrojoviny projektant: ING. RADEK ULRICH		Vytvářecí: JAROSLAV ŠRÁMEK		Kontrolováno: ING. PETR TIEFENBACH	
Alíka:					
NsP Topočany - 2.NP - Centrální sterilizácia a operáčné sály				Zákaznícke číslo: DRS 27-2018 Dátum: 09-2018 Strana: 21/44 Formát: A4 Stav: REALIZÁCIA ZÁVERŠ	
Objed: CENTRÁLNA STERILIZÁCIA A OPERAČNÉ SÁLY		SO 01			
Obchod:				Mierka: 1:75 Číslo výkresu: E1.04-102	
PŮDORYS 1.NP - KANALIZACE					