



LEGENDA

- PK1,2 TERLOVDNÍ PLYNOVÝ KONDENZAČNÍ KOTEL BAXI LUNA DUO-TEC MP+ 1,50
VÝKON 45 kW, ZEMNÍ PLYN 2,0 kPa, 4,9 m³/h
UZAVŘENÝ SPŮRĚBIC TYPU C
EXPANZNI NADoba MEMBRANOVÁ REFLEX N 200/6
OBJEM 200 dm³, PN 6
HYDRAULICKÁ SPOJKA DN 80/50, ATYP
- EN KULOVÝ KOHOUT GIACOMINI R90 VODA
VYPŮSTĚCÍ KOHOUT GIACOMINI R608
VENTIL ZPĚTNÝ GIACOMINI R60
FILTR GIACOMINI R74A
F AUTOM. ODVZDUŠŇOVACÍ VENTIL GIACOMINI R99/1
ŠP ŠROUBENÍ PRŮMĚ GIACOMINI R18
W VYVAŽOVACÍ VENTIL STAD ZÁTIŤOVÝ
MERICÍ VSOUKÝ, BEZ VYPŮSTĚNÍ
- MPV15 MEMBRANOVÝ POJISTNÝ VENTIL GIACOMINI R140, DN 15
OTEVŘACÍ PŘETLAK 400 kPa, SOUČINITEL ALFA 0,64
- KKE25 KULOVÝ KOHOUT SIEMENS I/VBZ1 DN 25
ELEKTROPON SIEMENS MP 20.20
90°, 20 s, 6 Nm, 230 V AC, 2-BODOVÉ ŘÍZENÍ
- KKE32 KULOVÝ KOHOUT SIEMENS I/VBZ11/4 DN 32
ELEKTROPON SIEMENS MP 20.20
90°, 20 s, 6 Nm, 230 V AC, 2-BODOVÉ ŘÍZENÍ
- T TEPLOMĚR AXIÁLNÍ IVAR TP 120 A, D 80 mm, 0-120 °C
JMKA 50 mm, NÁVAREK G15
- M TLAKOMĚR TYP 312, D 100 mm, ROZŠÍŘ. 0-600 kPa
TROJCESTNÝ KOHOUT, PŘIVÁROVACÍ SMŮČKA
- MIX25/6,3 TRÍCESTNÝ SMĚŠOVACÍ VENTIL ESBE VRG 131, DN 25 kvs 6,3
SERVOPOHON ESBE TYP ARA 652, 3-BODOVÉ ŘÍZENÍ
230 V, 5 VA, 60 s, 6 Nm, POMOČNÝ SPINÁČ
- MIX20/4,0 TRÍCESTNÝ SMĚŠOVACÍ VENTIL ESBE VRG 131, DN 20 kvs 4,0
SERVOPOHON ESBE TYP ARA 652, 3-BODOVÉ ŘÍZENÍ
230 V, 5 VA, 60 s, 6 Nm, POMOČNÝ SPINÁČ
- MIX20/2,5 TRÍCESTNÝ SMĚŠOVACÍ VENTIL ESBE VRG 131, DN 20 kvs 2,5
SERVOPOHON ESBE TYP ARA 652, 3-BODOVÉ ŘÍZENÍ
230 V, 5 VA, 60 s, 6 Nm, POMOČNÝ SPINÁČ
- Č1 ČERPADLO GRUNDFOS ALPHA3 25-60, 180, PN10, 230 V, 34 W, 0,32 A
ŠROUBENÍ DN 25, VÝPOČTOVÝ BOD 1400 kg/h, 30-35 kPa
REGULACE NA KONSTANTNÍ TLAK
- Č2 ČERPADLO GRUNDFOS ALPHA3 25-60, 180, PN10, 230 V, 34 W, 0,32 A
ŠROUBENÍ DN 25, VÝPOČTOVÝ BOD 1200 kg/h, 30-35 kPa
REGULACE NA KONSTANTNÍ TLAK
- Č3 ČERPADLO GRUNDFOS ALPHA3 25-60, 180, PN10, 230 V, 34 W, 0,32 A
ŠROUBENÍ DN 25, VÝPOČTOVÝ BOD 600 kg/h, 30-35 kPa
REGULACE NA KONSTANTNÍ TLAK
- ZA ZMĚKČOVACÍ ARMATURA REFLEX FILLSOFT II
S UZAVÍRACÍ A VZORKOVACÍ ARMATUROU, OBJ. Č. 9125661
2x NÁPLNĚ PRO FILSOFT, OBJ. Č. 6811800
- DA DOPLŇOVACÍ ARMATURA SE STANDARDNÍM VODOMĚREM A ODDĚLOVÁČEM
REFLEX FILLSOFT, OBJ. Č. 6811105
- TV STAVAJÍCÍ TERMOVENTIL OTOPNĚHO TĚLESA

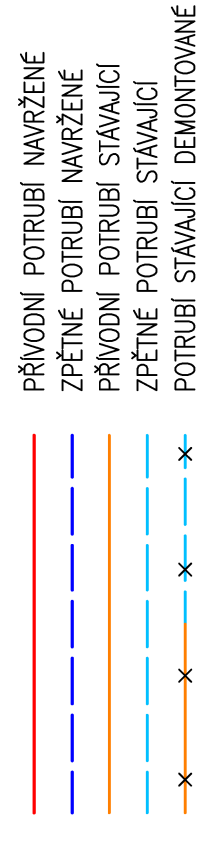

PŮDORYS 2NP
MĚŘÍTKO 1:50

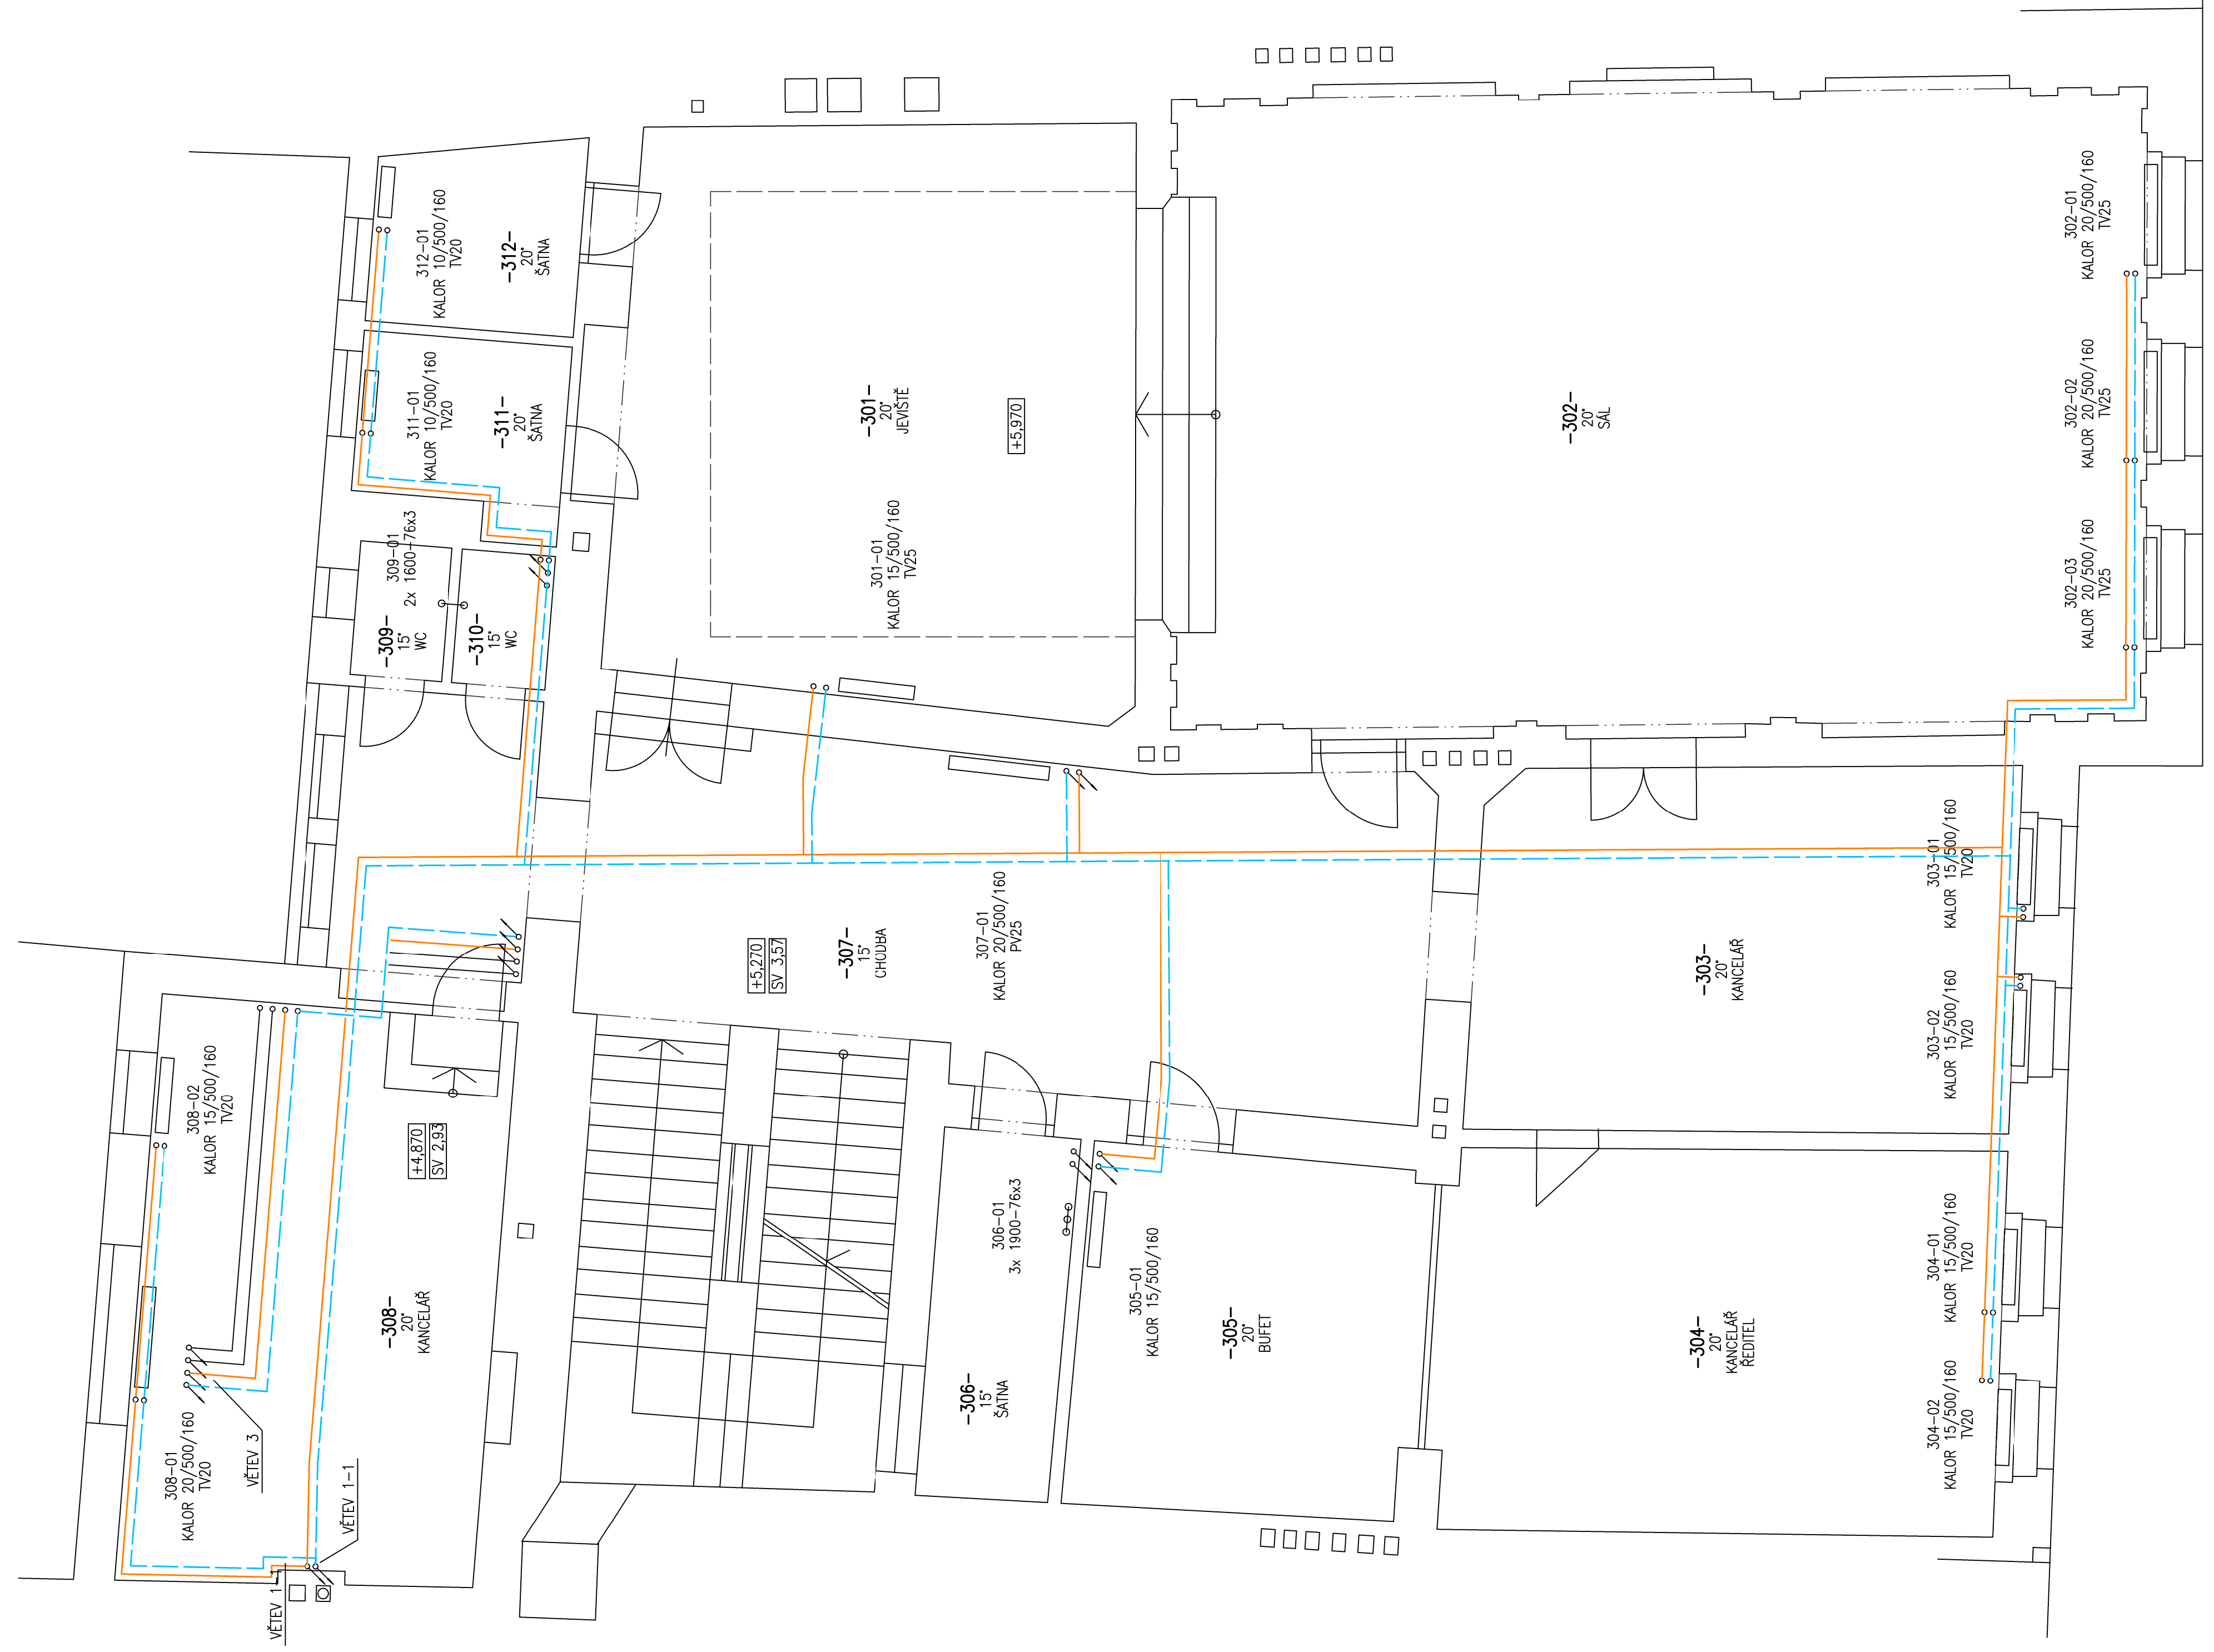

PROJEKTANT	JOSEF NAVRKAĽ, SUCHOHRDEĽSKÁ 2202/8, 669 02 ZNOJMO, IČ 456 64 021
KAT. ÚZEMÍ	ZNOJMO-MĚSTO
INVESTOR	MĚSTO STAVBY MASARYKOVO NÁM. 449/22, ZNOJMO
ÚČEL	ZNOJEMSKÁ BESEDA, MASARYKOVO NÁM. 449/22, 66902 ZNOJMO
STAVBA	DOKUMENTACE PRO PROVEDENÍ STAVBY
OBJEKT	ZNOJEMSKÁ BESEDA REKONSTRUKCE KOTELNY
PROFESE	SO-01 BUDOVA ZNOJEMSKÉ BESEDY
OBŠAH	VYTÁPĚNÍ PŮDORYS 2NP
FORMÁT	Bx A4
ZAK. ČÍSLO	08/2020
DATUM	09/2020
MĚŘÍTKO	ČÍSLO VÝKRESU
	1:50
	D.1.4.405