


# Elektroinstalace - ATLETICKÝ SKLAD

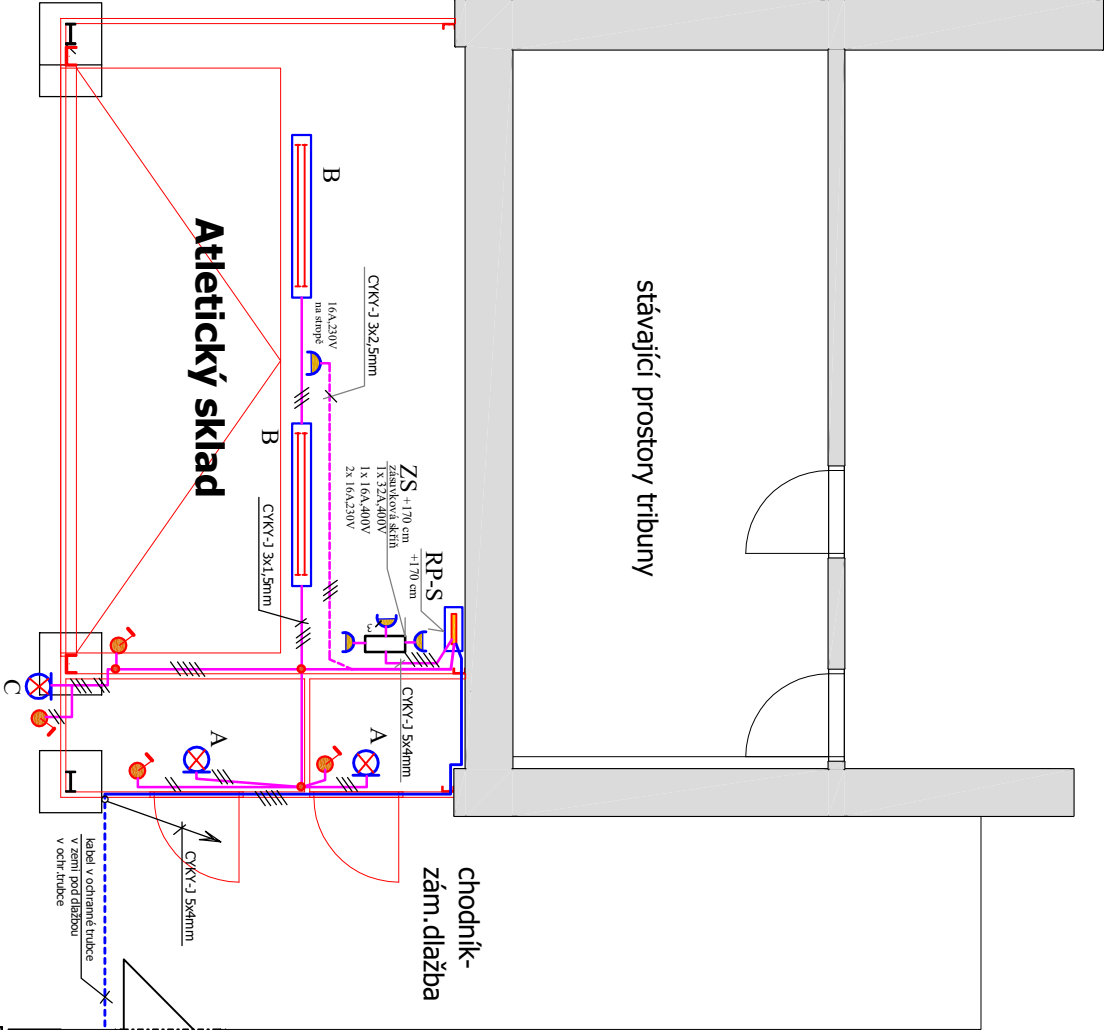


## Poznámky:

- el.rozvodny realizovat kabelem CYKY na povrchu v drážených kabelových žlábech a v ochranných pevných trubkách na typových příchýtkách; svítidla ve skladu upravena ke stropu skladu na řetíz.závěsu dlouhým max.20 cm ;
- zásuvkové a světlý obvod budou chráněny "zvýšenou ochranou" -proudovým chráničem s vybav.proudem 0,03A;
- výška osazení přístrojů a svítidel: vypínače +125 cm; nástěnné svítidla +230cm; pro el.garážová vrata bude zásuvka osazena na stropě;
- rozvaděč pro sklad "RP-S" bude napojen kabelem CYKY-J 5x4 mm z blízkého skladu z rozvaděče "RZ 1"; rozvaděč se upraví a bude doplněn o 3pól.jistič hodnoty 3x20A, charakteristika B; kabel bude ve vnějším prostoru uložen do ochr.pevné trubky do země v prostoru chodníku v hloubce 50 cm dle ČSN 332000-5-52 ed.3;

## Osvětlovací tělesa :

- A - svítidlo nástěnné 1x LED, 13W,230V -IP 65 kruhové ,tmavý korpus, plastová mřížka ;
- B - svítidlo průmyslové (závěsné nebo přisazené) zářivkové, s elektronickým předřadníkem 2x58W ,230V; IP65; zdroj L58/840;
- C - svítidlo nástěnné 1xLED, 20W,230V, IP65 kruhové, tmavý korpus, plastová mřížka ;

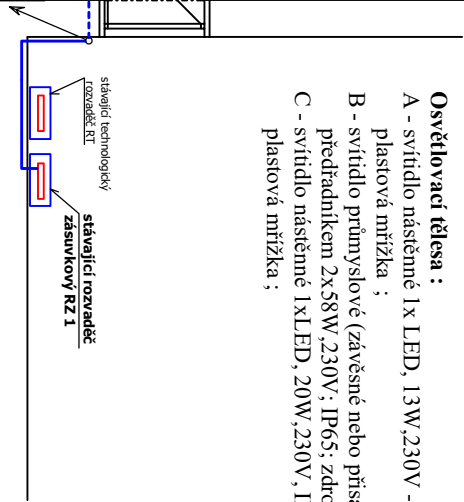

Vyraboval		HIP:		Ing. Petr Hošek	
Štefan Benkei		Ing. Petr Hošek		Stanislava Loka 1990/24, Zábřeh IČ 44758391	
Místo stavby		p.č. 1979/29, k.ú. Zábřeh na Moravě		tel. 604 221440, ing.hosek@seznam.cz	
Investor		Město Zábřeh		Formát	
Adresa		Masarykovo nám. 510/6, 789 01 Zábřeh		1 x A4	
SKLAD PRO ÚDRŽBU STADIONU A SKLAD PRO ATLETICKÉ VYBAVENÍ		Číslo zakázky		Datum	
		02hnp-2020		únor 2020	
		Stupeň PD		DSP	
Elektroinstalace - atletický sklad		Měřítko 1:50		Datum D1.4-01	