


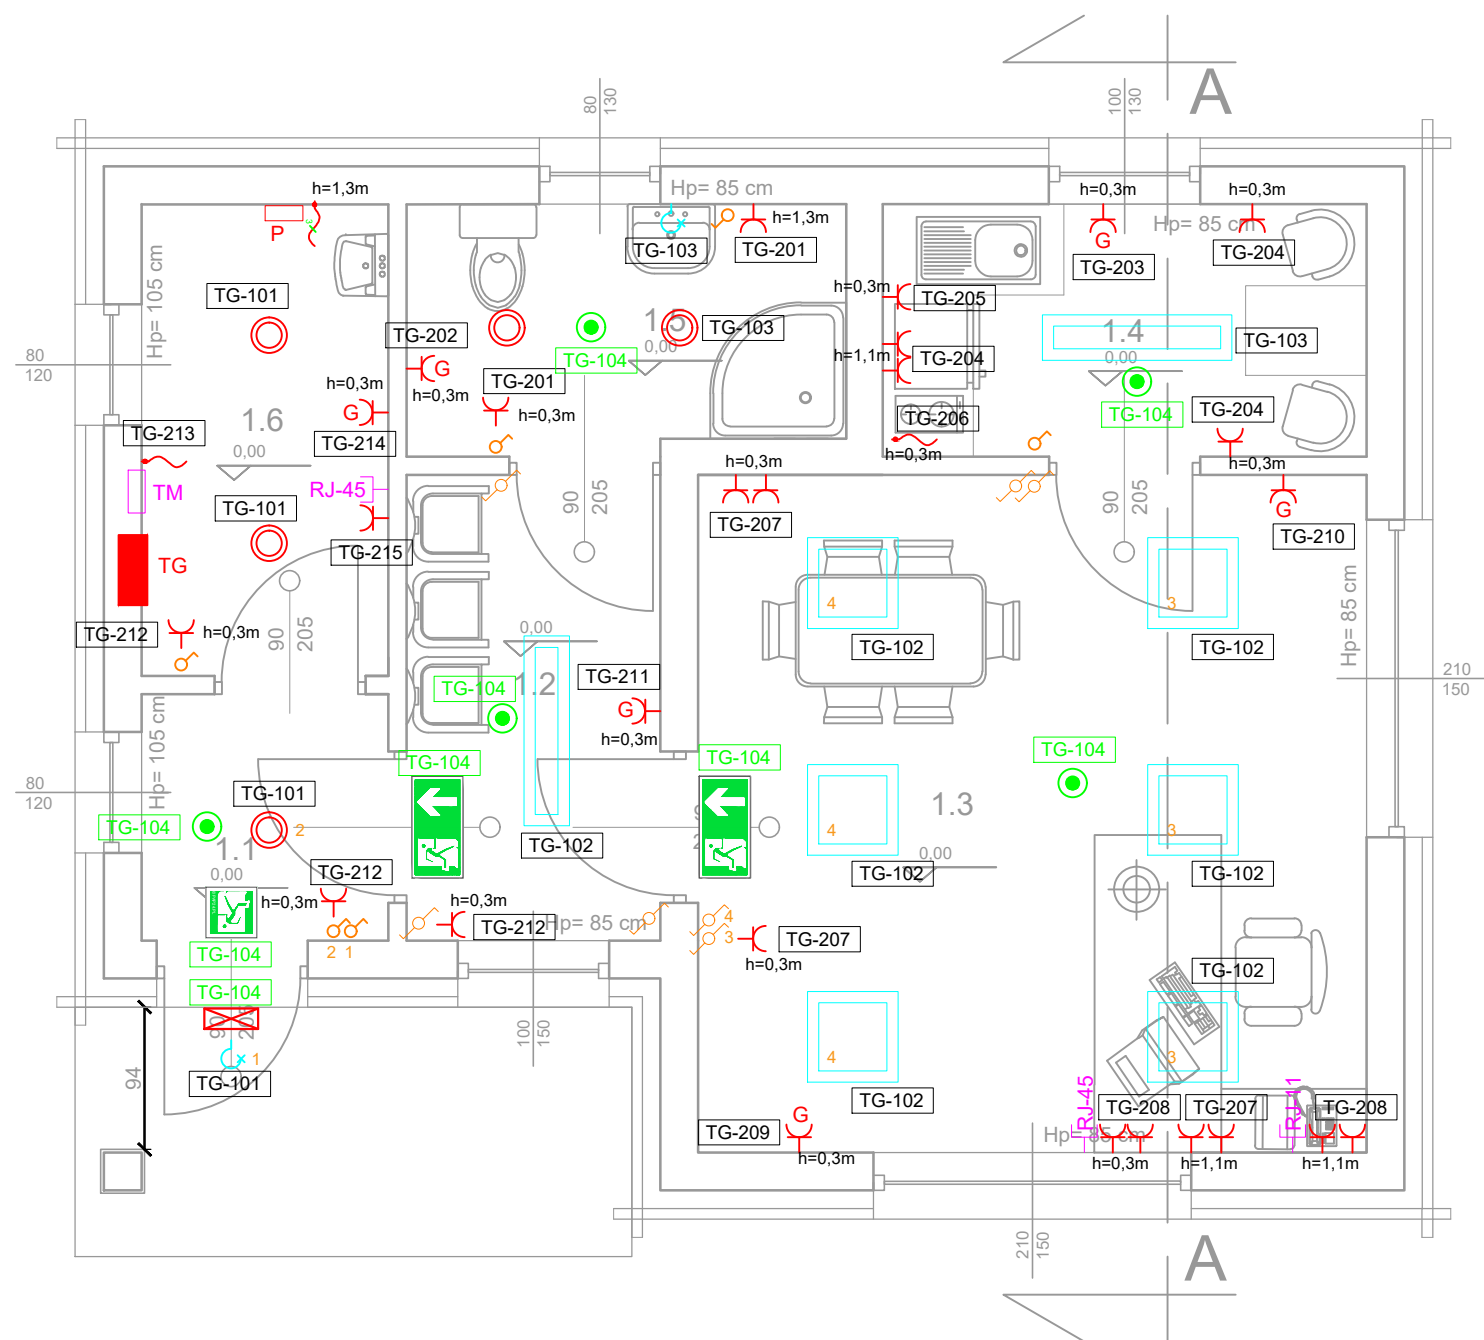

## Legenda:

- TG Tablica główna
- TM Tablica multimedialna
- P Podgrzewacz przepływowy 400V, 12kW
- Oprawa oświetleniowa typu downlight LED 19W min 2000lm 4000K
- Oprawa oświetleniowa LED 30W 4000K min 3600lm natynkowa
- Oprawa oświetleniowa LED 30W 4000K min 3700lm natynkowa
- Oprawa oświetleniowa LED typu kinkiet
- Oprawa AW HYBRYD ORBIT AREA LED2 t=1h CNBOP
- Oprawa AW PRIMOS II LED AR 5W -20 st. t=1h CNBOP
- Oprawa EW SPARK SGN LED 2W t=1h CNBOP
- Gniazdo 1-faz. 230V
- Wypust 1-faz. 230V
- Wypust 3-faz. 400V
- RJ-45 Gniazdo LAN RJ-45 UTP kat6
- RJ-11 Gniazdo telefoniczne RJ-11
- Łącznik pojedynczy
- Łącznik schodowy p/t

|                                                                                  |                                                                                                                                      |               |
|----------------------------------------------------------------------------------|--------------------------------------------------------------------------------------------------------------------------------------|---------------|
| F.U. "PROJEKT" PIOTR MAZGAJ<br>34-322 Gilowice, ul.Krakowska 133, NIP:5532352699 |                                                                                                                                      |               |
| INWESTYCJA:                                                                      | Projekt instalacji elektrycznej Kancelarii Leśnictwa Koszarawa Bystra                                                                |               |
| ADRES INWESTYCJI:                                                                | Bystra                                                                                                                               |               |
| OPIS RYSUNKU                                                                     | Plan wewnętrznej instalacji elektrycznej - rzut parteru                                                                              |               |
| PROJEKTOWAŁ:                                                                     | mgr inż. Piotr Mazgaj<br>w specjalności instalacyjnej w zakresie sieci, instalacji urządzeń elektrycznych i elektroenergetycznych    |               |
| SPRAWDZIAŁ:                                                                      | mgr inż. Grzegorz Kubala<br>w specjalności instalacyjnej w zakresie sieci, instalacji urządzeń elektrycznych i elektroenergetycznych |               |
| DATA: 05.2021                                                                    | SKALA: 1:50                                                                                                                          | NR RYS.: E-1. |
| INWESTOR:                                                                        | PAŃSTWOWE GOSPODARSTWO LEŚNE<br>LASY PAŃSTWOWE NADLEŚNICTWO JELEŚNIA<br>ul. Suska 5 : 34-340 Jeleśnia                                |               |