


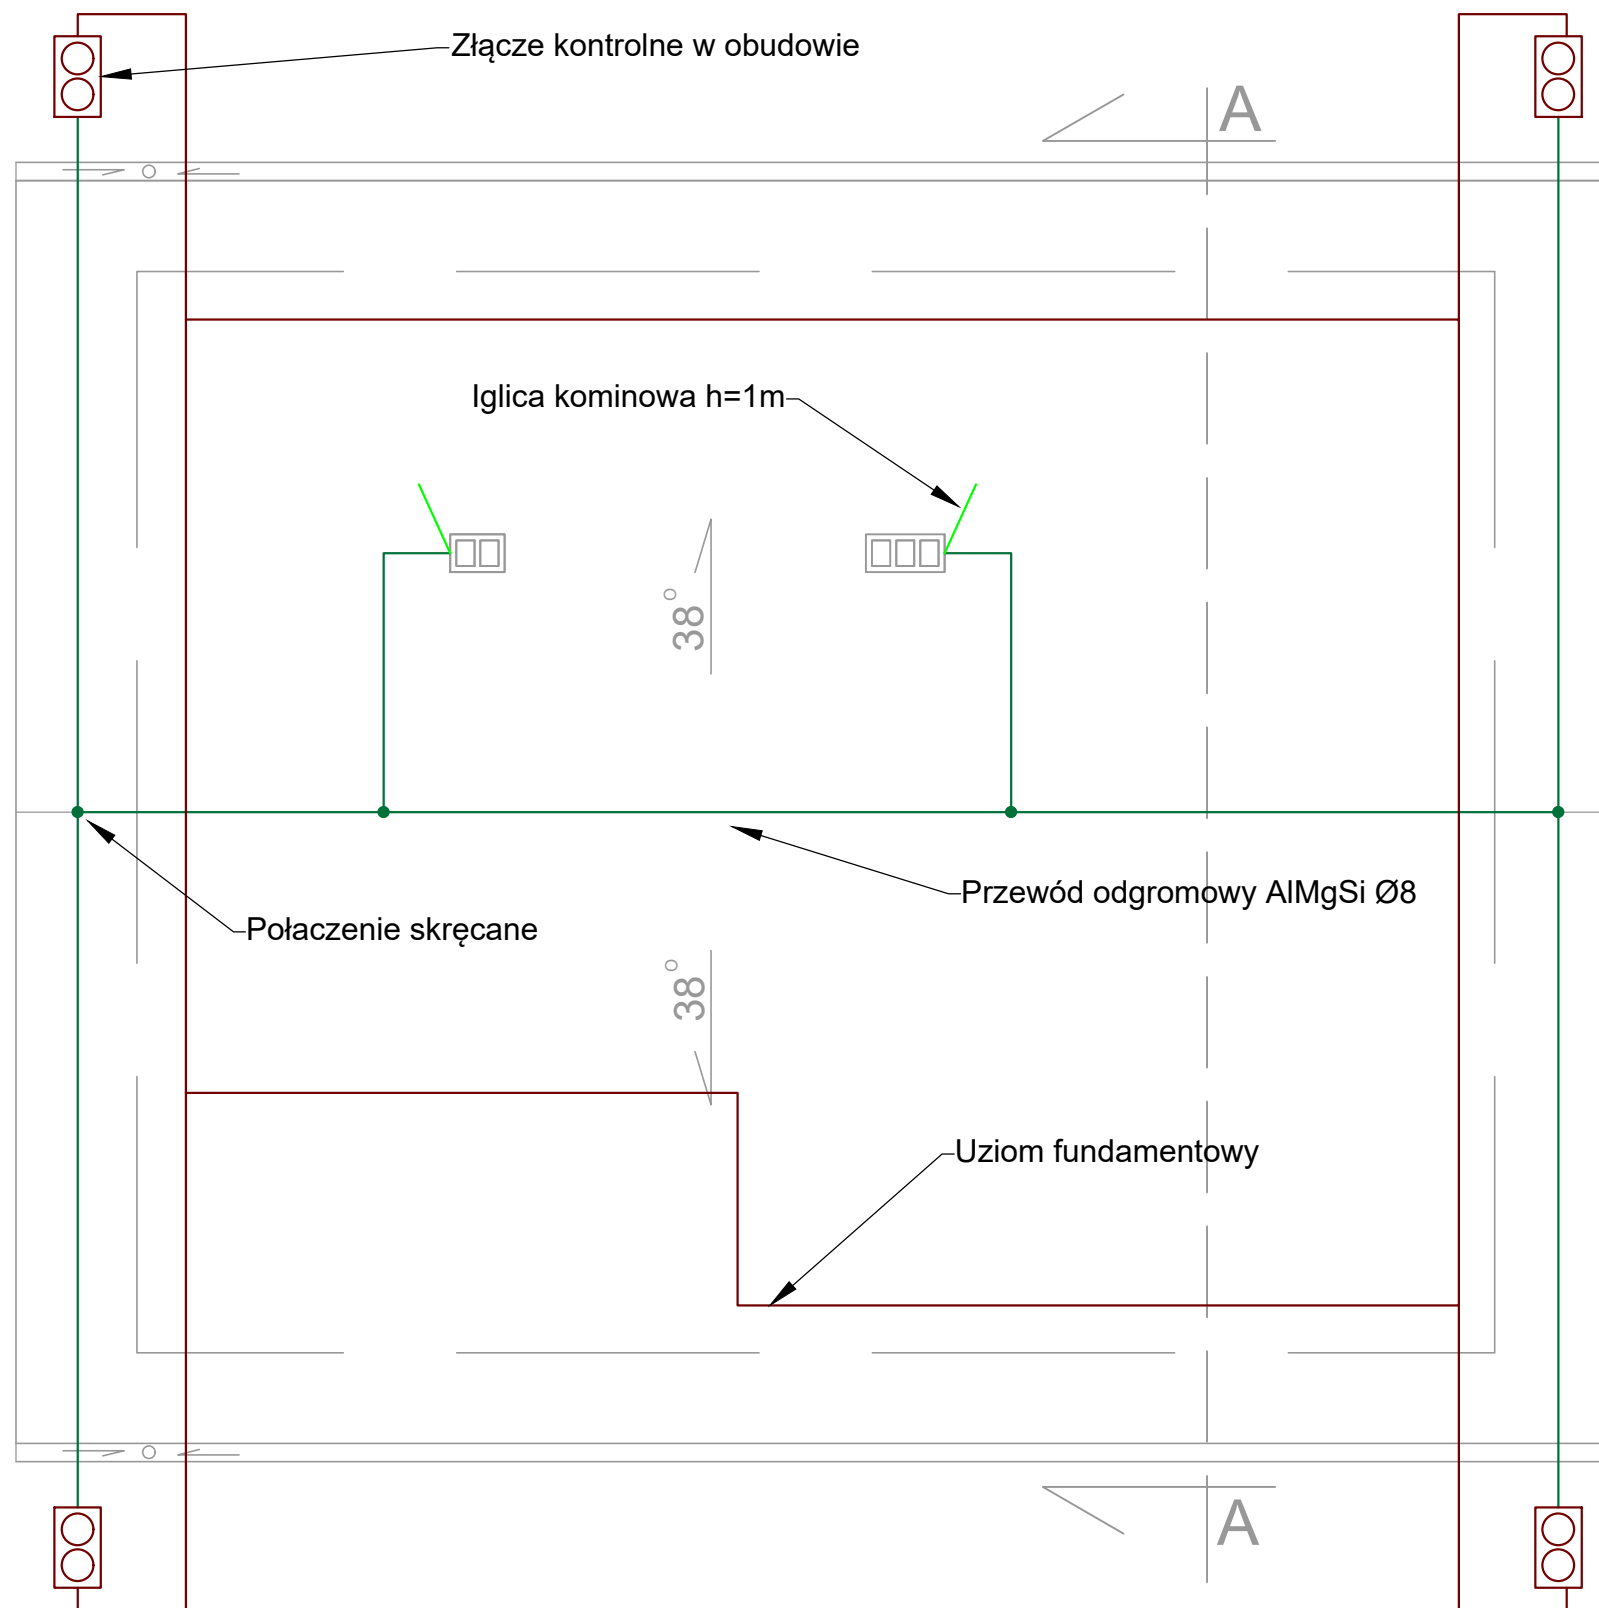

Uwaga.

1. Uziom fundamentowy wykonać z bednarki FeZn 30x4. W przypadku braku możliwości wykonania uziomu fundamentowego wykonać uziom otokowy w odległości 1m od ścian.
2. Zwody odprowadzające wykonać podtynowo w rurach odgromowych z atestem.
3. Zwody poziome na dachu mocować za pomocą typowych elementów dedykowanych danego wykończenia połaci dachu.
4. Zachować odstęp izolacyjny ok 0.5m od instalacji elementów przewodzących (np. kabli, kamer, opraw, anten, itp).

INWESTYCJA:			Projekt instalacji elektrycznej Kancelarii Leśnictwa Koszarawa Bystra		
ADRES INWESTYCJI:			Bystra		
OPIS RYSUNKU			Plan zewnętrznego urządzenia LPS - rzut dachu		
PROJEKTOWAŁ:			mgr inż. Piotr Mazgaj w specjalności instalacyjnej w zakresie sieci, instalacji urządzeń elektrycznych i elektroenergetycznych		
SPRAWDZIAŁ:			mgr inż. Grzegorz Kubala w specjalności instalacyjnej w zakresie sieci, instalacji urządzeń elektrycznych i elektroenergetycznych		
DATA: 05.2021			SKALA: 1:50		NR RYS.: E-2.
INWESTOR:			PAŃSTWOWE GOSPODARSTWO LEŚNE LASY PAŃSTWOWE NADLEŚNICTWO JELEŚNIA ul. Suska 5 : 34-340 Jeleśnia		