

POZNÁMKA:
REKONŠTRUKCIA STRECHY A ZATEPLENIE FASÁDY VYVOLÁ DEMONTÁŽ JESTVUJÚCEJ ZACHYTÁVAČEJ SÚSTAVY AŽ PO JESTVUJÚCE SKÚŠOBNÉ SVORKY.
UZEMŇOVACIA SÚSTAVA OSTATNE BEZO ZMENY.



LEGENDA DEMONTÁŽ BLZ:

- ZACHYTÁVACÍ A ZVODOVÝ VODIČ FeZn ø 8mm
- SS SVORKA SPOJOVACIA
- SP1 SVORKA PRIPŇOVACIA PRE KOVOVÉ ČASTI
- SK SVORKA KRÍŽOVÁ
- JZ 20 SAMOSTATNÁ ZACHYTÁVACIA TYČ OSADENÁ NA KOMINE
- JP 20 SAMOSTATNÁ ZACHYTÁVACIA TYČ OSADENÁ NA STRECHE
- SZ SVORKA SKÚŠOBNÁ
- OU OCHRANNÝ UHOLNÍK
- 2xDUž DRŽIAK OCHRANNÉHO UHOLNÍKA DO MURIVA
- ① OZNAČOVACÍ ŠTÍTOK ZVODU

JESTVUJÚCI BLESKOZVOD:

- JESTVUJÚCI ZACHYTÁVACÍ A ZVODOVÝ VODIČ FeZn ø 8mm
- OBJEKT 2.1 – NIE JE PREDMETOM TOHOTO PROJEKTU

SCHEMA OBJEKTU

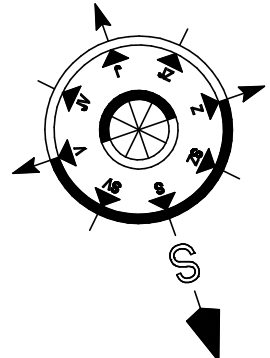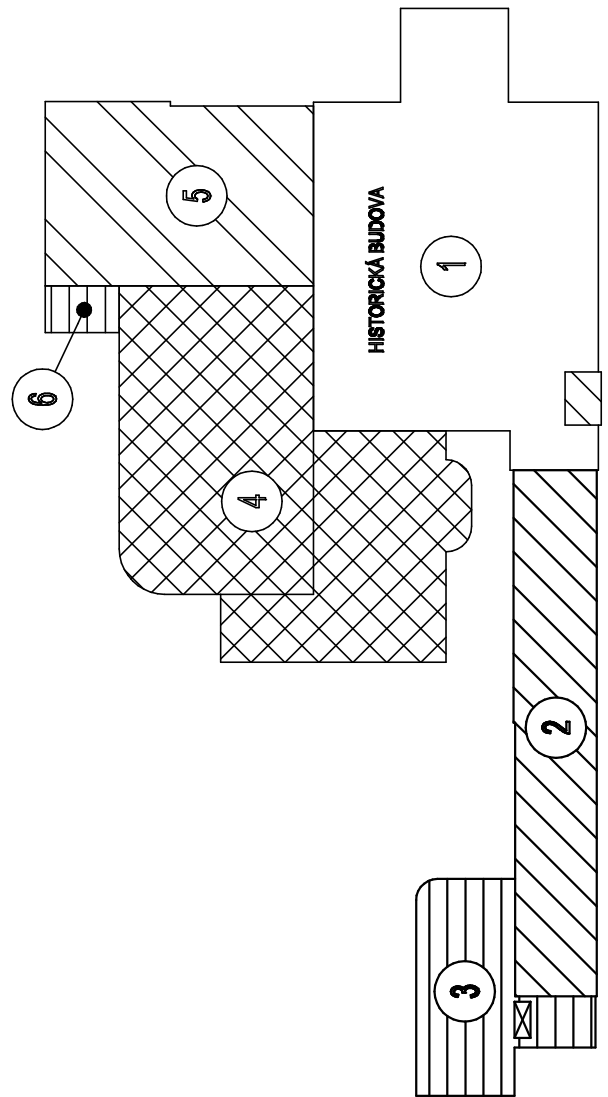

DOKUMENTÁCIA PODLEHA AUTORSKÉMU ZÁKONU Č. 383/1997 Z.z. PROJEKT JE DUŠEVNÝM VLASTNÍKOM AUTORA A PRETO ROZDANŇOVANÍ HO MOŽNO LEN S JEHO SÚHLASOM

VYPRACOVAL: I. MIKUŠOVÁ	STAVBA: SABINOV – REKONŠTRUKCIA BUDOVY MsÚ	STAVOPROJEKT s.r.o.
PROJEKTANT: I. MIKUŠOVÁ	OBJEKT: SO 01 ZATEPLENIE	Jarková 31, 080 01 PREŠOV www.stavoprojekt.sk
ZODP. PROJEKTANT: ING. A. KOMANICKÝ	ČASŤ: D – STAVEBNÁ	DÁTUM: 12/2017 FORMÁT: 3x44
VED. PROJEKTANT: ING. M. ĐURČÁKOVÁ	DIEL: BLZ – BLESKOZVOD	STUPEN: RP ZAK. Č.: 17117
	OBSAH: PŮDORYS STRECHY BLESKOZVOD – JESTVUJÚCI STAV	KÓTY V: mm PRÍL. Č.: MIERKA: 1:100 4