


# PŮDORYS 1.NP - STÁVAJÍCÍ STAV

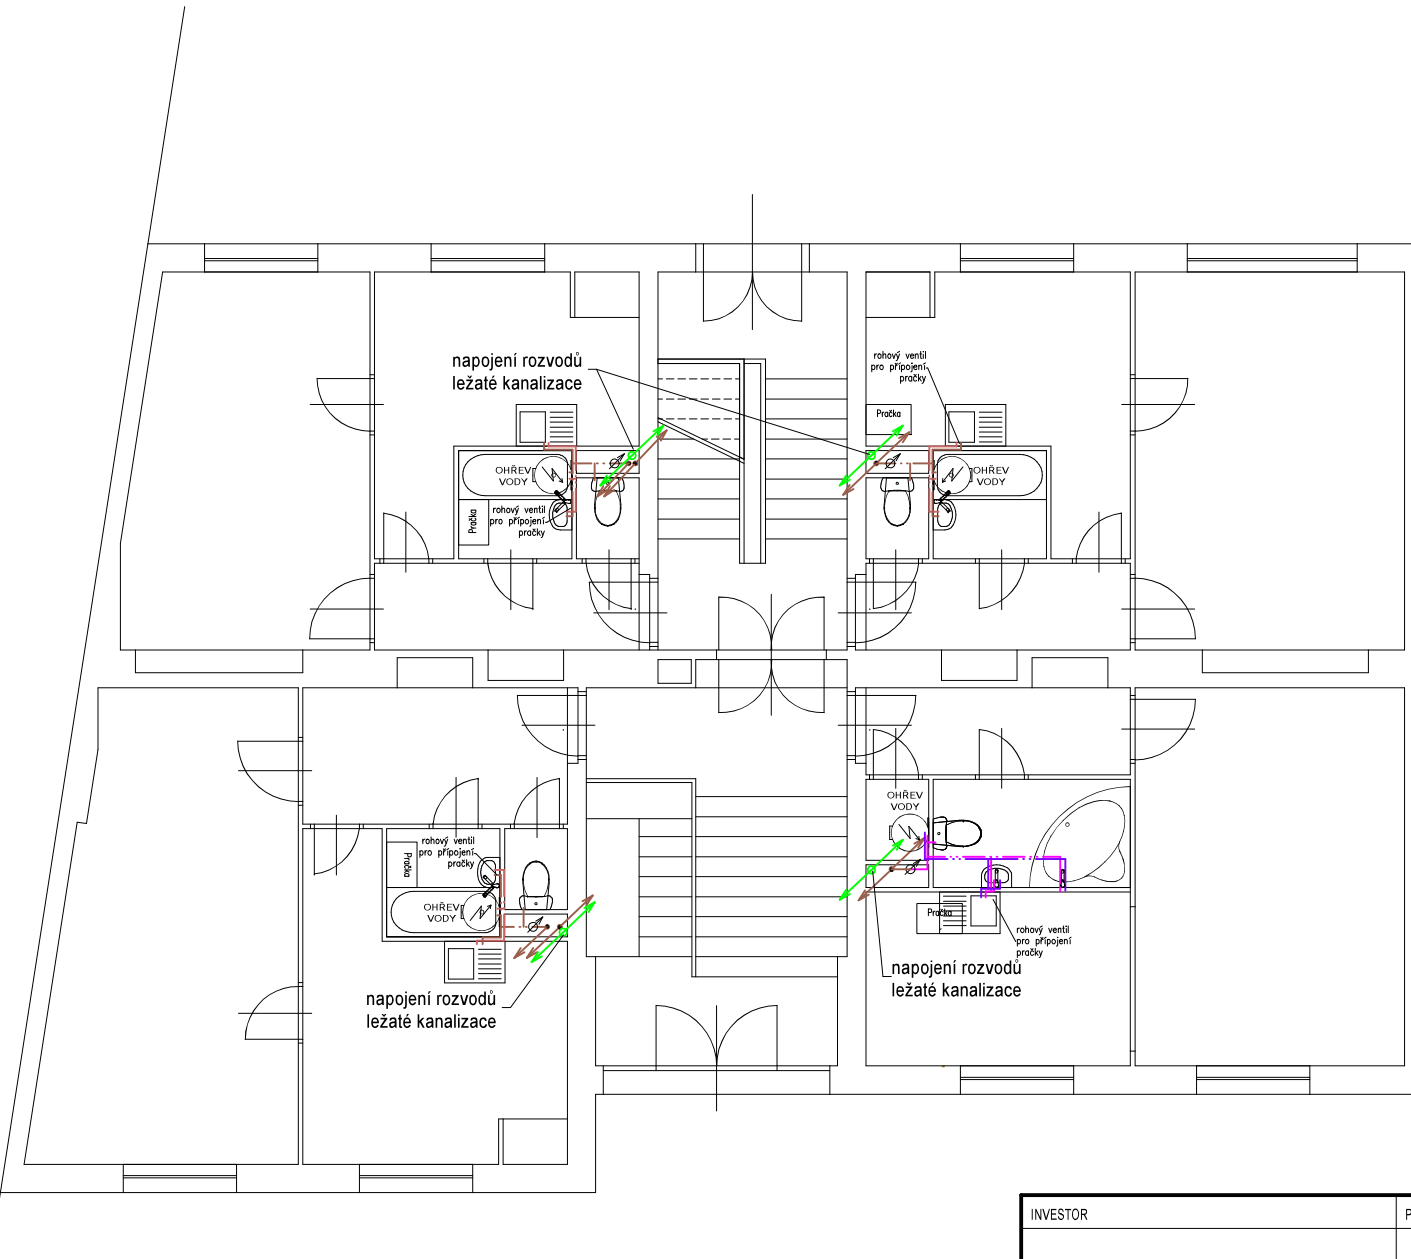

## LEGENDA

### STÁVAJÍCÍ ROZVOD VODY

- — — — — VODOVOD - OCELOVÉ POTRUBÍ STUDENÁ VODA
- — — — — VODOVOD - OCELOVÉ POTRUBÍ TEPLÁ VODA
- — — — — VODOVOD - PLASTOVÉ POTRUBÍ STUDENÁ VODA
- — — — — VODOVOD - PLASTOVÉ POTRUBÍ TEPLÁ VODA

### STÁVAJÍCÍ ROZVOD KANALIZACE

- - - - - KANALIZACE - LITINOVÉ POTRUBÍ

INVESTOR		PROJEKTANT STAVBY		ČÍSLO PARÉ	AUTORIZAČNÍ RAZÍTKO	
SPRÁVA NEMOVITOSTÍ MĚSTA ZNOJMA PONTASSIEVSKÁ 14, ZNOJMO 669 02		 vodo hospodářská a stavební projekce VODOHOSPODÁŘSKÁ A STAVEBNÍ PROJEKCE U DOMOVINY 5, 669 00 ZNOJMO tel., fax.: +420 515 244 192, e-mail: info@aquaprojekt.cz				
<b>ZADÁVACÍ DOKUMENTACE STAVBY</b>						
HIP:	Ing. Petr Pokorný	Vypracoval:	Petr Kuchařík	PROJEKTANT ČÁSTI PD		
Zodp. projektant:	Ing. Petr Pokorný	Kontrola:	Ing. Petr Pokorný			
Místo stavby:	Znojmo, Dolní Česká 354/17, 669 02 Znojmo					
Kraj:	JIHOMORAVSKÝ					
Katastrální území:	ZNOJMO MĚSTO					
Název stavby:	REKONSTRUKCE ROZVODŮ VODY A SPLAŠKOVÉ KANALIZACE V BYTOVÉM DOMĚ č.p. 354/17 Dolní Česká, Znojmo				Formát: 2 x A4 Datum: 4/2021 Stupeň: PDS Číslo zakázky: 202131 Měřítko: 1:100	
Název výkresu:	PŮDORYS 1.NP - STÁVAJÍCÍ STAV				Číslo výkresu:	<b>2</b>