


# PŮDORYS 1.PP - STÁVAJÍCÍ STAV

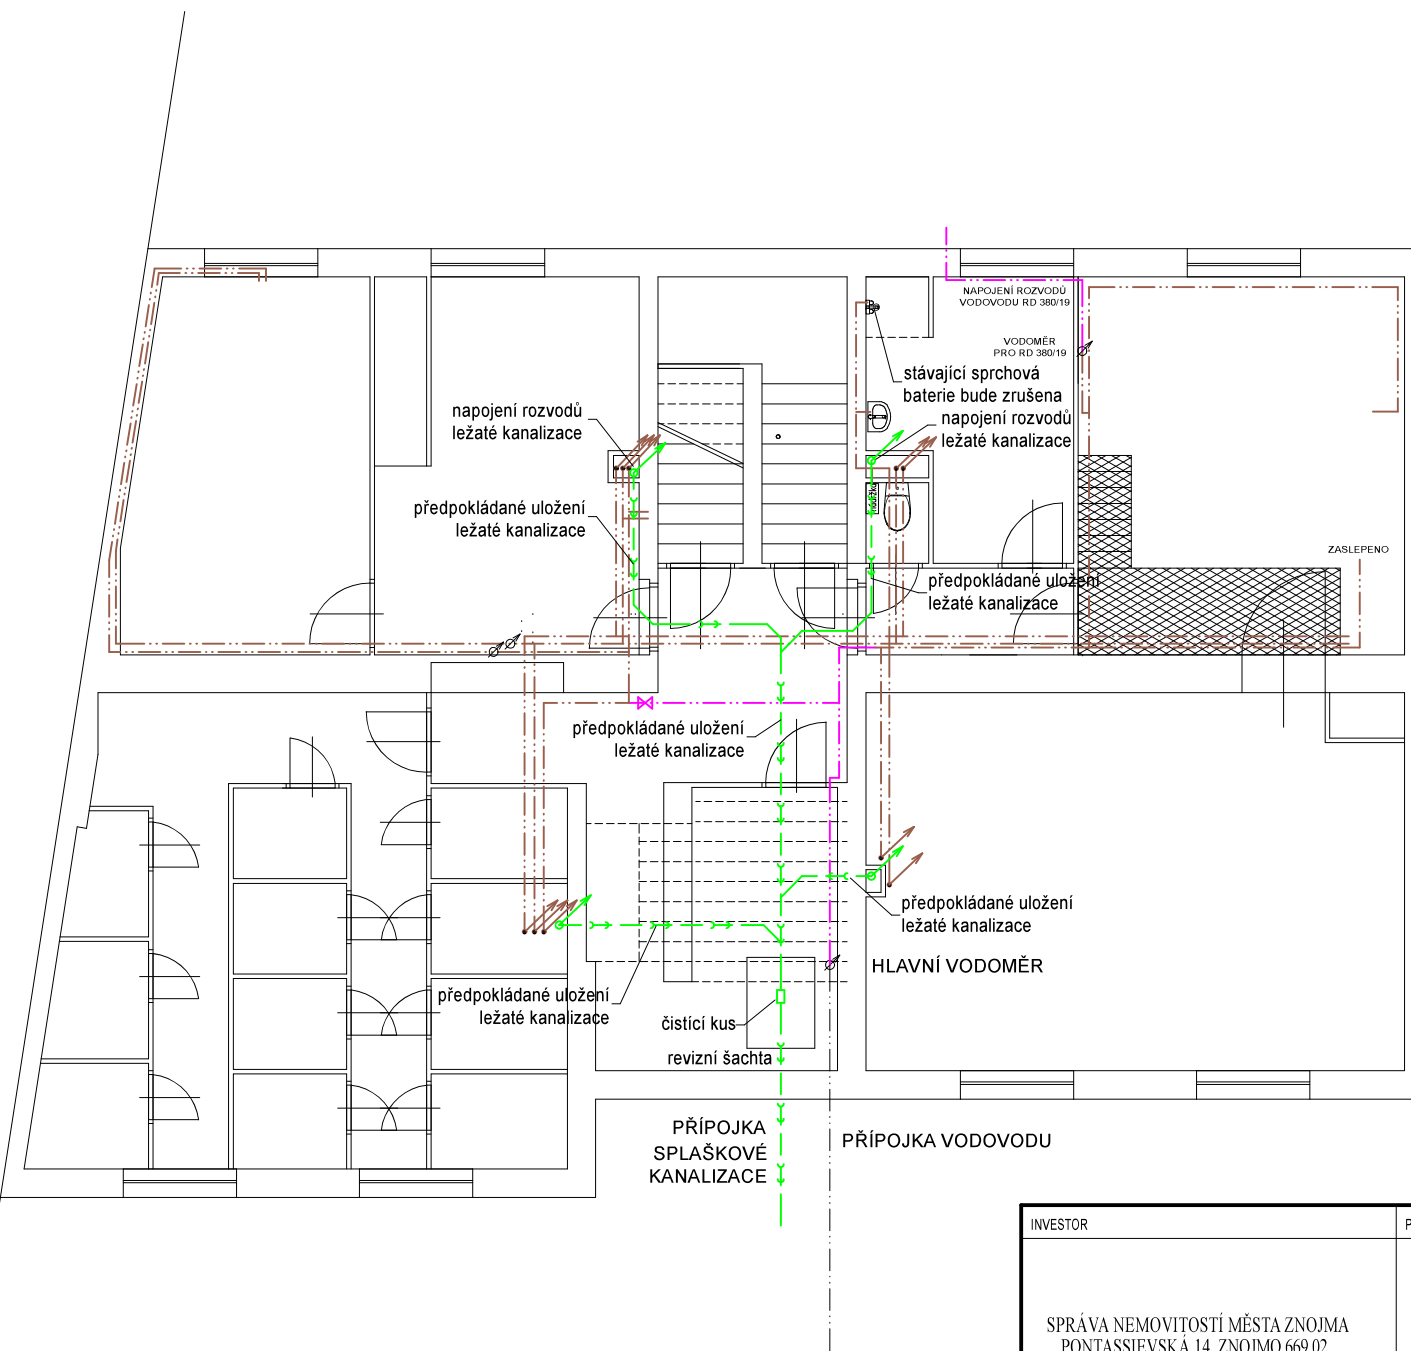

## LEGENDA

### STÁVAJÍCÍ ROZVOD VODY

- VODOVOD - OCELOVÉ POTRUBÍ STUDENÁ VODA
- VODOVOD - OCELOVÉ POTRUBÍ TEPLÁ VODA
- VODOVOD - PLASTOVÉ POTRUBÍ STUDENÁ VODA
- VODOVOD - PLASTOVÉ POTRUBÍ TEPLÁ VODA

### STÁVAJÍCÍ ROZVOD KANALIZACE

- KANALIZACE - LITINOVÉ POTRUBÍ

INVESTOR		PROJEKTANT STAVBY		ČÍSLO PARÉ	AUTORIZAČNÍ RAZÍTKO
SPRÁVA NEMOVITOSTÍ MĚSTA ZNOJMA PONTASSIEVSKÁ 14, ZNOJMO 669 02		 vodohospodářská a stavební projekce VODOHOSPODÁŘSKÁ A STAVEBNÍ PROJEKCE U DOMOVINY 5, 669 00 ZNOJMO tel., fax.: +420 515 244 192, e-mail: info@aquaprojekt.cz			
<b>ZADÁVACÍ DOKUMENTACE STAVBY</b>					
HIP:	Ing. Petr Pokorný	Vypracoval:	Petr Kuchařík	PROJEKTANT ČÁSTI PD	
Zodp. projektant:	Ing. Petr Pokorný	Kontrola:	Ing. Petr Pokorný		
Místo stavby:	Znojmo, Dolní Česká 354/17, 669 02 Znojmo				
Kraj:	JIHOMORAVSKÝ				
Katastrální území:	ZNOJMO MĚSTO				
Název stavby:	<b>REKONSTRUKCE ROZVODŮ VODY                  A SPLAŠKOVÉ KANALIZACE V BYTOVÉM DOMĚ</b> č.p. 354/17 Dolní Česká, Znojmo				Formát: 2 x A4 Datum: 4/2021 Stupeň: PDS Číslo zakázky: 202131 Měřítko: 1:100
Název výkresu:	<b>PŮDORYS 1.PP - STÁVAJÍCÍ STAV</b>				Číslo výkresu: <b>1</b>