


PŮDORYS 2.NP - NOVÝ STAV

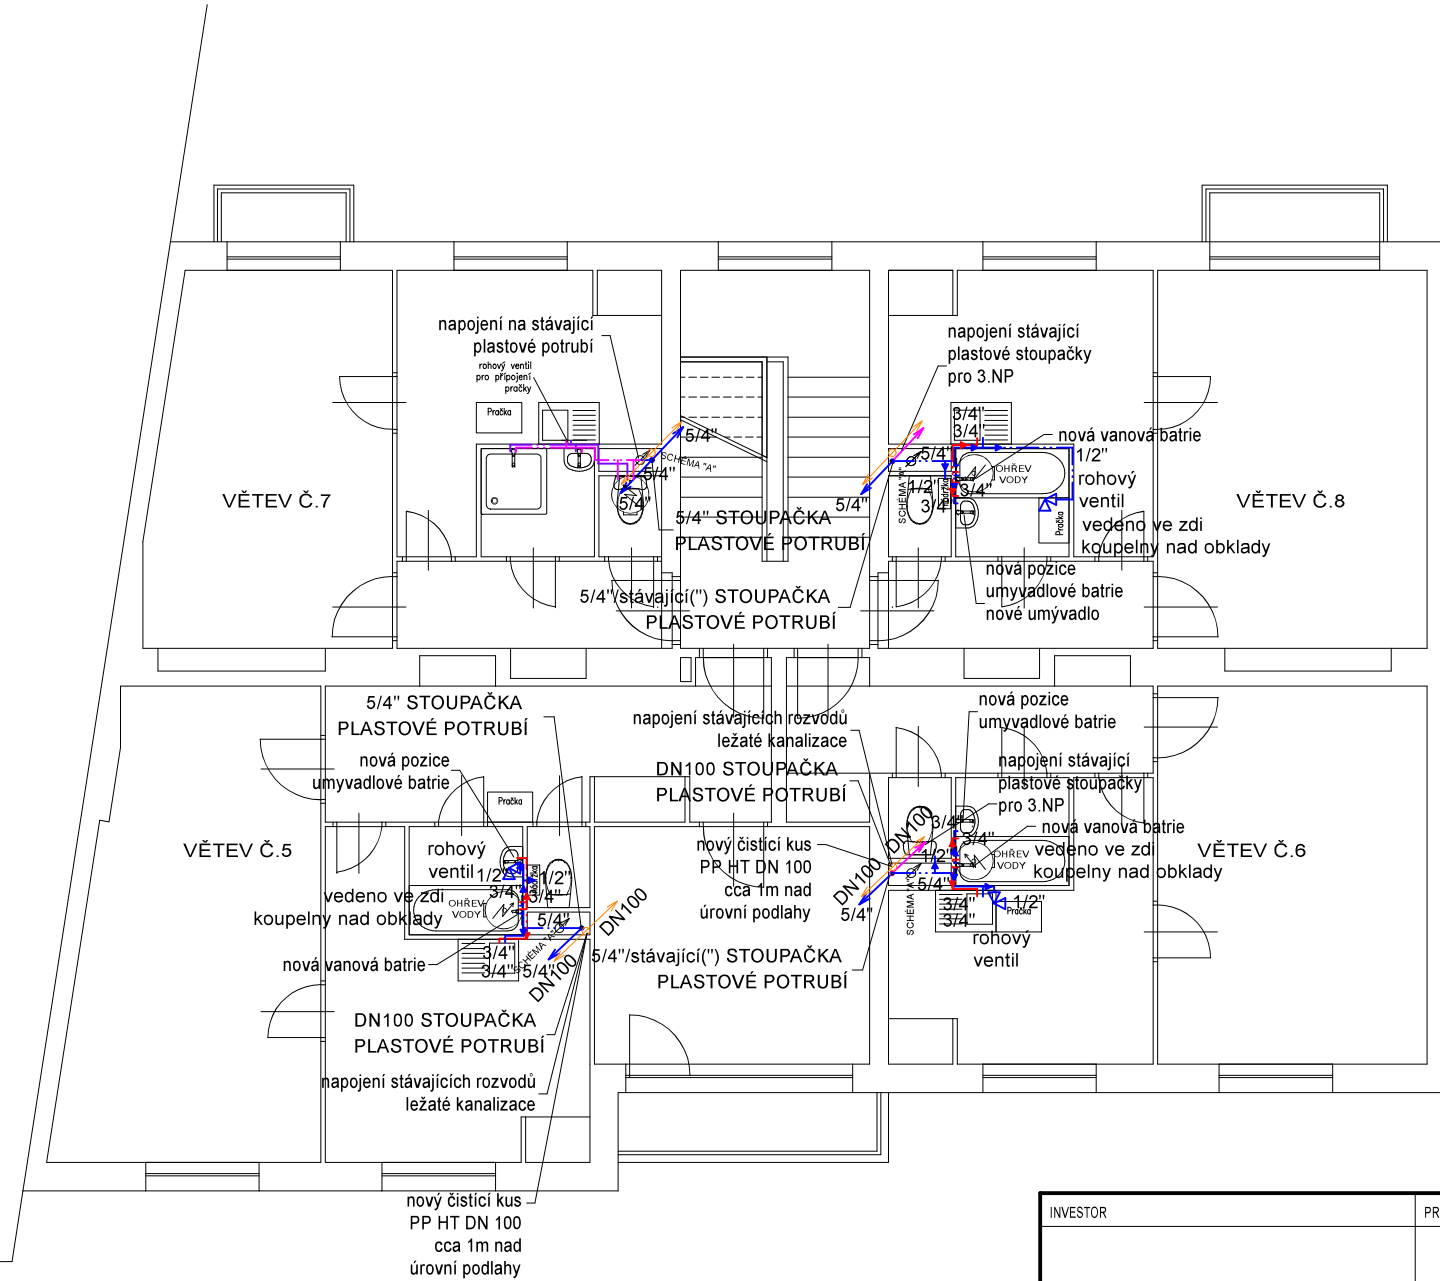

LEGENDA

STÁVAJÍCÍ ROZVOD VODY

- VODOVOD - PLASTOVÉ POTRUBÍ TEPLÁ VODA
- VODOVOD - PLASTOVÉ POTRUBÍ TEPLÁ VODA

NAVRŽENÝ ROZVOD VODY

- VODOVOD - PLASTOVÉ POTRUBÍ STUDENÁ VODA
- VODOVOD - PLASTOVÉ POTRUBÍ TEPLÁ VODA

MATERIÁL:

- PLASTOVÉ POTRUBÍ EKOPLASTIK PPR PN 20
- + Ochrana vodovodního potrubí přilepenými termoizolačními trubkami z PE
- + Ochrana vodovodního potrubí přilepenými termoizolačními trubkami s Al povrchem

STÁVAJÍCÍ ROZVOD SPLAŠKOVÉ KANALIZACE

- KANALIZACE - LITINOVÉ POTRUBÍ

NAVRŽENÝ ROZVOD SPLAŠKOVÉ KANALIZACE


- KANALIZACE - PLASTOVÉ POTRUBÍ

MATERIÁL:

- LEŽATÁ KANALIZACE - PLASTOVÉ POTRUBÍ TRUBKA S HRDLEM PVC KGEM SN4

- SVISLÁ KANALIZACE - PLASTOVÉ POTRUBÍ TRUBKA S HRDLEM PP HT

SCHÉMA "A"

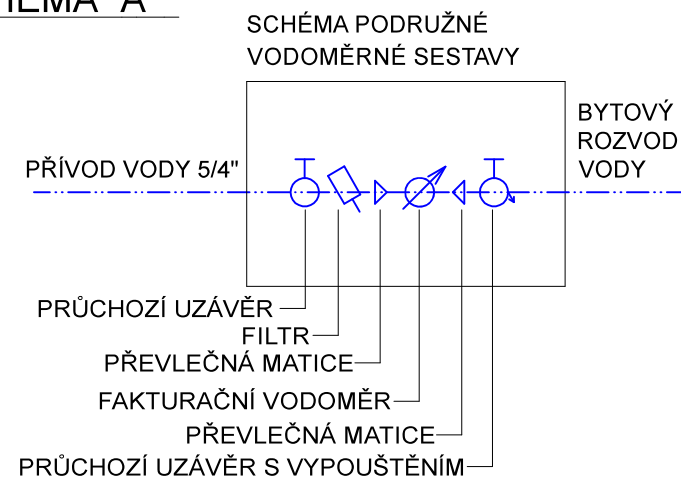

| | | | |
|--|---|-------------|-------------------------|
| INVESTOR | PROJEKTANT STAVBY | ČÍSLO PARÉ | AUTORIZAČNÍ RAZÍTKO |
| SPRÁVA NEMOVITOSTÍ MĚSTA ZNOJMA PONTASSIEVSKÁ 14, ZNOJMO 669 02 | vodo hospodářská a stavební projekce VODOHOSPODÁŘSKÁ A STAVEBNÍ PROJEKCE U DOMOVINY 5, 669 00 ZNOJMO tel., fax.: +420 515 244 192, e-mail: info@aquaprojekt.cz | | |
| ZADÁVACÍ DOKUMENTACE STAVBY | | | |
| HIP: | Ing. Petr Pokorný | Vypracoval: | Petr Kuchařík |
| Zodp. projektant: | Ing. Petr Pokorný | Kontrola: | Ing. Petr Pokorný |
| Místo stavby: | Znojmo, Dolní Česká 354/17, 669 02 Znojmo | | |
| Kraj: | JIHOMORAVSKÝ | | |
| Katastrální území: | ZNOJMO MĚSTO | | |
| Název stavby: | REKONSTRUKCE ROZVODŮ VODY A SPLAŠKOVÉ KANALIZACE V BYTOVÉM DOMĚ č.p. 354/17 Dolní Česká, Znojmo | | Formát: 2 x A4 |
| | | | Datum: 4/2021 |
| | | | Stupeň: PDS |
| | | | Číslo zakázky: 202131 |
| | | | Měřítko: 1:100 |
| Název výkresu: | PŮDORYS 2.NP - NOVÝ STAV | | Číslo výkresu: 7 |