





PŮDORYS 1.NP - NOVÝ STAV

LEGENDA

STÁVAJÍCÍ ROZVOD VODY

-  VODOVOD - PLASTOVÉ POTRUBÍ TEPLÁ VODA
-  VODOVOD - PLASTOVÉ POTRUBÍ TEPLÁ VODA

NAVRŽENÝ ROZVOD VODY

-  VODOVOD - PLASTOVÉ POTRUBÍ STUDENÁ VODA
-  VODOVOD - PLASTOVÉ POTRUBÍ TEPLÁ VODA

MATERIÁL:

- PLASTOVÉ POTRUBÍ EKOPLASTIK PPR PN 20
- + Ochrana vodovodního potrubí přilepenými termoizolačními trubkami z PE
- + Ochrana vodovodního potrubí přilepenými termoizolačními trubkami s AI povrchem

STÁVAJÍCÍ ROZVOD SPLAŠKOVÉ KANALIZACE

-  KANALIZACE - LITINOVÉ POTRUBÍ

NAVRŽENÝ ROZVOD SPLAŠKOVÉ KANALIZACE

-  KANALIZACE - PLASTOVÉ POTRUBÍ

MATERIÁL:

- LEŽATÁ KANALIZACE - PLASTOVÉ POTRUBÍ TRUBKA S HRDLEM PVC KGEM SN4
- SVISLÁ KANALIZACE - PLASTOVÉ POTRUBÍ TRUBKA S HRDLEM PP HT

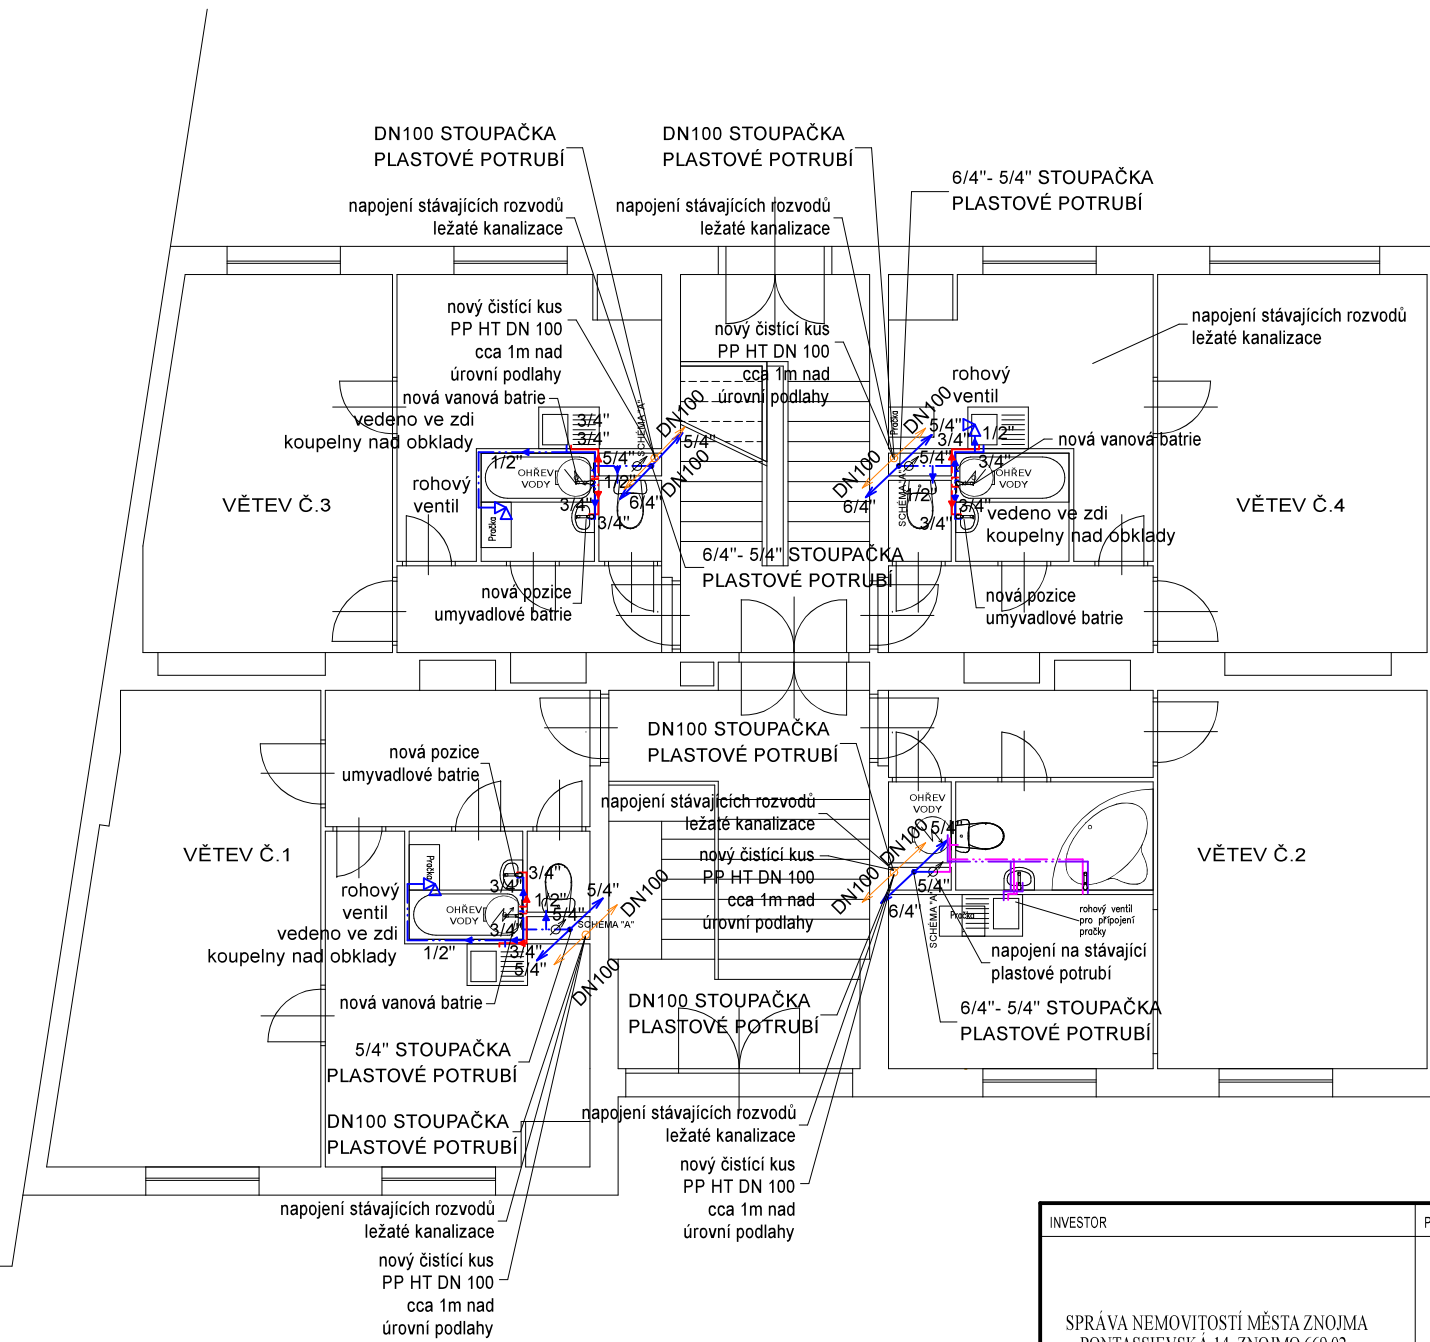
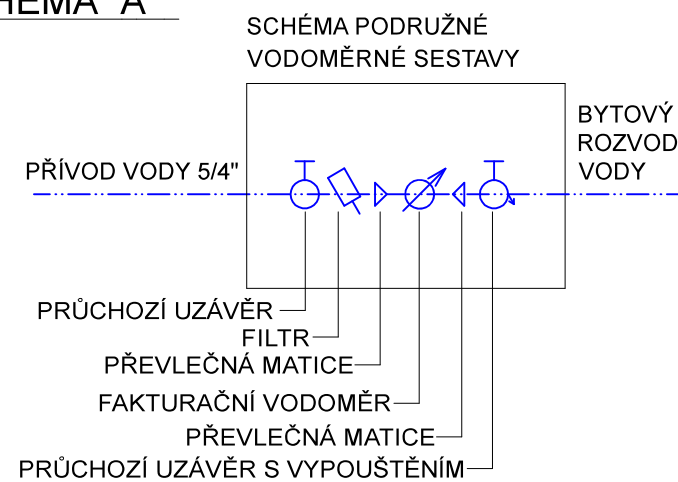

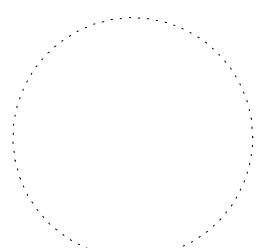


SCHÉMA "A"



INVESTOR	PROJEKTANT STAVBY	ČÍSLO PARÉ	AUTORIZAČNÍ RAZÍTKO
SPRÁVA NEMOVITOSTÍ MĚSTA ZNOJMA PONTASSIEVSKÁ 14, ZNOJMO 669 02	 vodo hospodářská a stavební projekce VODOHOSPODÁŘSKÁ A STAVEBNÍ PROJEKCE U DOMOVINY 5, 669 00 ZNOJMO tel., fax.: +420 515 244 192, e-mail: info@aquaprojekt.cz		
ZADÁVACÍ DOKUMENTACE STAVBY			
HIP:	Ing. Petr Pokorný	Vypracoval:	Petr Kuchařík
Zodp. projektant:	Ing. Petr Pokorný	Kontrola:	Ing. Petr Pokorný
Místo stavby:	Znojmo, Dolní Česká 354/17, 669 02 Znojmo		
Kraj:	JIHOMORAVSKÝ		
Katastrální území:	ZNOJMO MĚSTO		
Název stavby:	REKONSTRUKCE ROZVODŮ VODY A SPLAŠKOVÉ KANALIZACE V BYTOVÉM DOMĚ č.p. 354/17 Dolní Česká, Znojmo		Formát: 2 x A4
			Datum: 4/2021
			Stupeň: PDS
			Číslo zakázky: 202131
			Měřítko: 1:100
Název výkresu:	PŮDORYS 1.NP - NOVÝ STAV		Číslo výkresu: 6