


DETAIL OSADENIA VENTILÁTORV

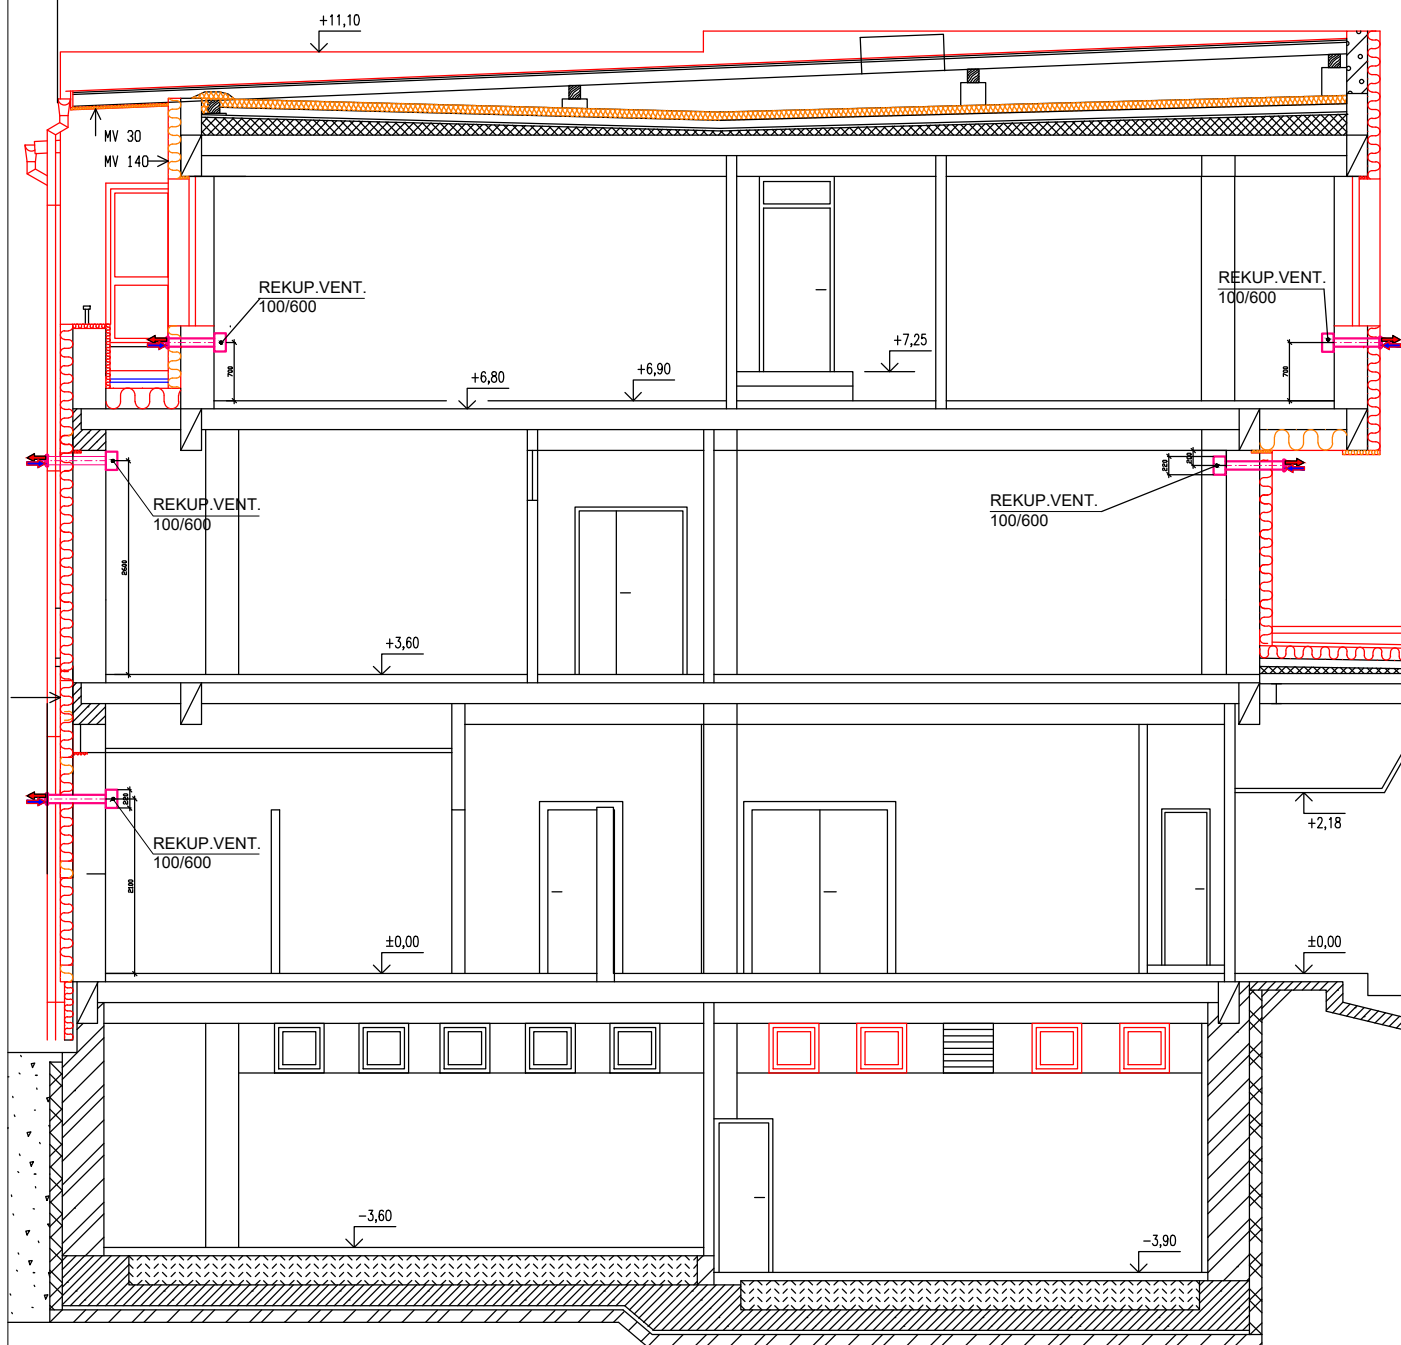

LEGENDA

RV

REKUPERAČNÝ VENTILÁTOR 100/600
63 m³/h, 27 W, 240 V hr.múra max. 700 mm

RV



+ 2,10 VÝŠKA OSADENIA OTVORU PRE POTRUBIE OD +0,0

1,0x VÝMENA VZDUCHU V MIESTNOSTI ZA HODINU

VYPRACOVAL	ING.VLADIMÍR PAVLIŠIN		ING.VLADIMÍR PAVLIŠIN RADOMA 52 mobil: 0907 994 634	
ZODP. PROJEKTANT	ING.VLADIMÍR PAVLIŠIN			
OKRES/KRAJ: SVIDNÍK/PREŠOVSKÝ				
INVESTOR: MESTO GIRALTOVCE, IČO: 00321982 DUKELSKÁ 77/75, 087 01 GIRALTOVCE			FORMÁT	1 x A4
ČASŤ: VZDUCHOTECHNIKA			DÁTUM	5/2022
STAVBA: OBNOVA BUDOVY MsÚ V GIRALTOVCIACH			ÚČEL	DRS
parc. č. KN 538/3 a 538/4 k.ú. GIRALTOVCE			ČASŤ	TZB
OBSAH: DETAIL OSADENIA VENTILÁTOROV			MIERKA 1:80	ČÍSLO VÝKRESU 4