


PŮDORYS 1.NP - VODOVOD

PŘÍVOD VODY ZE STUDNY

NAPOJIT NA STÁVAJÍCÍ VEDENÍ VODY-NEOVĚŘENÝ PRŮBĚH

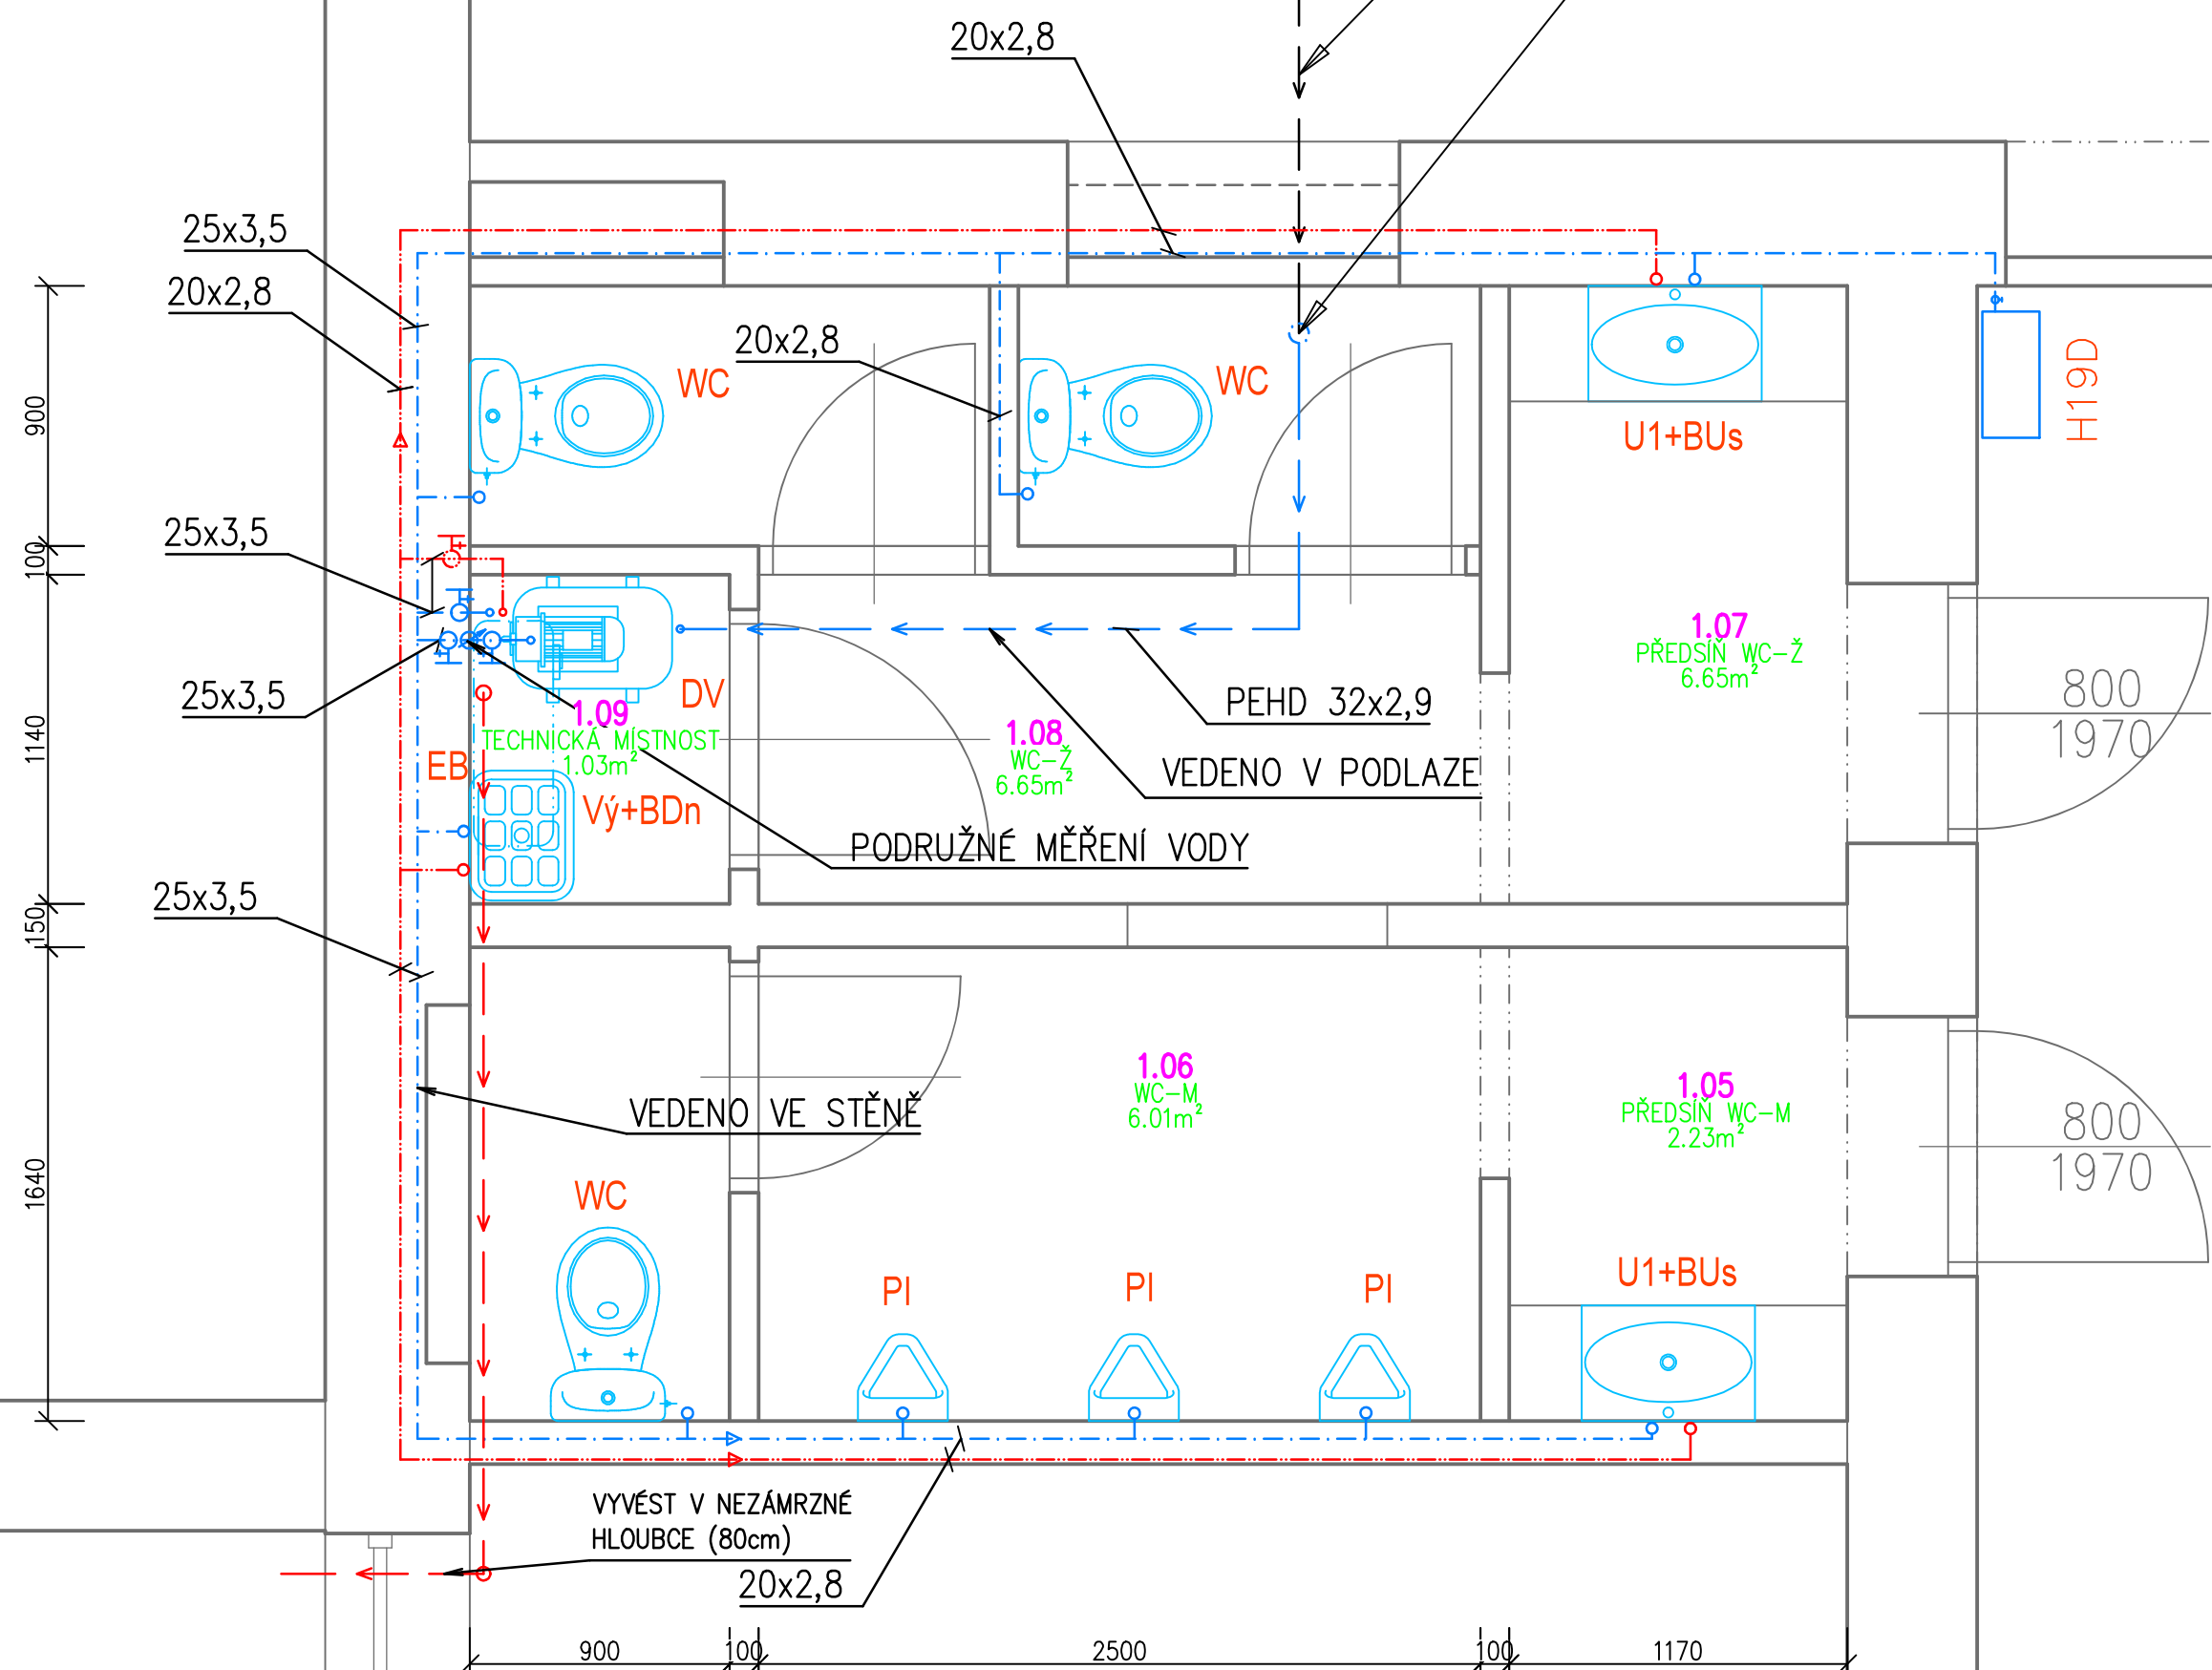


SOUPIS ZAŘÍZOVACÍCH PŘEDMĚTŮ

WC	- KERAMICKÉ KOMBI WC S NÁDRŽKOU, 630x400mm (typ. vzor Jíka LYRA PLUS), VČETNĚ SEDÁTKA	3ks
U1	- ZÁPUSTNÉ KERAMICKÉ UMYVADLO 600x400mm S OTVOREM PRO BATERII, NEREZ SIFON, VČETNĚ DESKY 500x1170x48mm, POVRCH HPL LAMINÁT	2ks
BU _s	- UMYVADLOVÁ BATERIE PÁKOVÁ STOJÁNKOVÁ, PROVEDENÍ CHROM	2ks
Vý	- VÝLEVKA KERAMICKÁ S MŘÍŽKOU (typ. vzor Jíka Mira)	1ks
BD _n	- DŘEZOVÁ BATERIE PÁKOVÁ NÁSTĚNNÁ, PROVEDENÍ CHROM	1ks
Pi	- PISOÁR KERAMICKÝ, VNĚJŠÍ PŘÍVOD VODY (typ. vzor Jíka Golem)+tlakový splachovací ventil	3ks
EB	- OHŘÍVAČ VODY ELEKTRICKÝ TLAKOVÝ, OBJEM 50l, VODOROVNÁ INSTALACE POD STROP (ARISTON VELIS EVO 50, 776x506x275mm)	1ks
DV	- DOMÁCÍ VODÁRNA S TLAKOVOU NÁDOBOU 20l vzor (WILO- Jet HWJ 301 EM 20l-M)	1ks
H19D	- POŽÁRNÍ HYDRANT S TVAROVĚ STÁLOU HADICÍ D19mm, DÉLKA 20m	1ks

LEGENDA

	- STUDENÁ VODA, POTRUBÍ PEHD 32x2,9mm
	- STUDENÁ VODA, POTRUBÍ PPR 20x2,8mm PN16, IZOLACE TUBEX 20x6mm
	- TEPLÁ VODA, POTRUBÍ PPR 20x3,5mm PN16, IZOLACE TUBEX 25x6mm
	- STUDENÁ VODA, POTRUBÍ PEHD 40x3,6mm - REZERVA PRO BUDOUCÍ NAPOJENÍ NA ŘAD

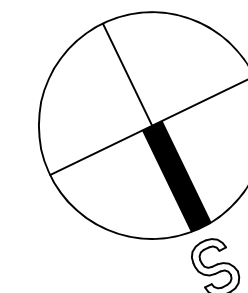

ING.DANIEL MALINA - PROJEKČNÍ A INŽENÝRSKÁ ČINNOST Loucká 643/19, Znojmo Tel. 732 467 970			
Projektant	Vypracoval	Č. osvědčení	Stupeň PD:
Ing. D.Malina	Ing. D.Malina	1005888	Projekt
Investor: MĚSTO ZNOJMO Obroková 1/12, 669 02 Znojmo		Místo:	Znojmo
		Datum:	IV/2022
KD OBLEKOVICE - STAVEBNÍ ÚPRAVY INTERIÉRU p.č. 376 k.ú. Oblekovice			Měřítko: 1 :25
Obsah: PŮDORYS 1.NP - VODOVOD			Č. výkresu: 06
			Č. paré: