


PŮDORYS 1.NP- ÚPRAVY STÁVAJÍCÍCH ROZVODŮ Ú.T.

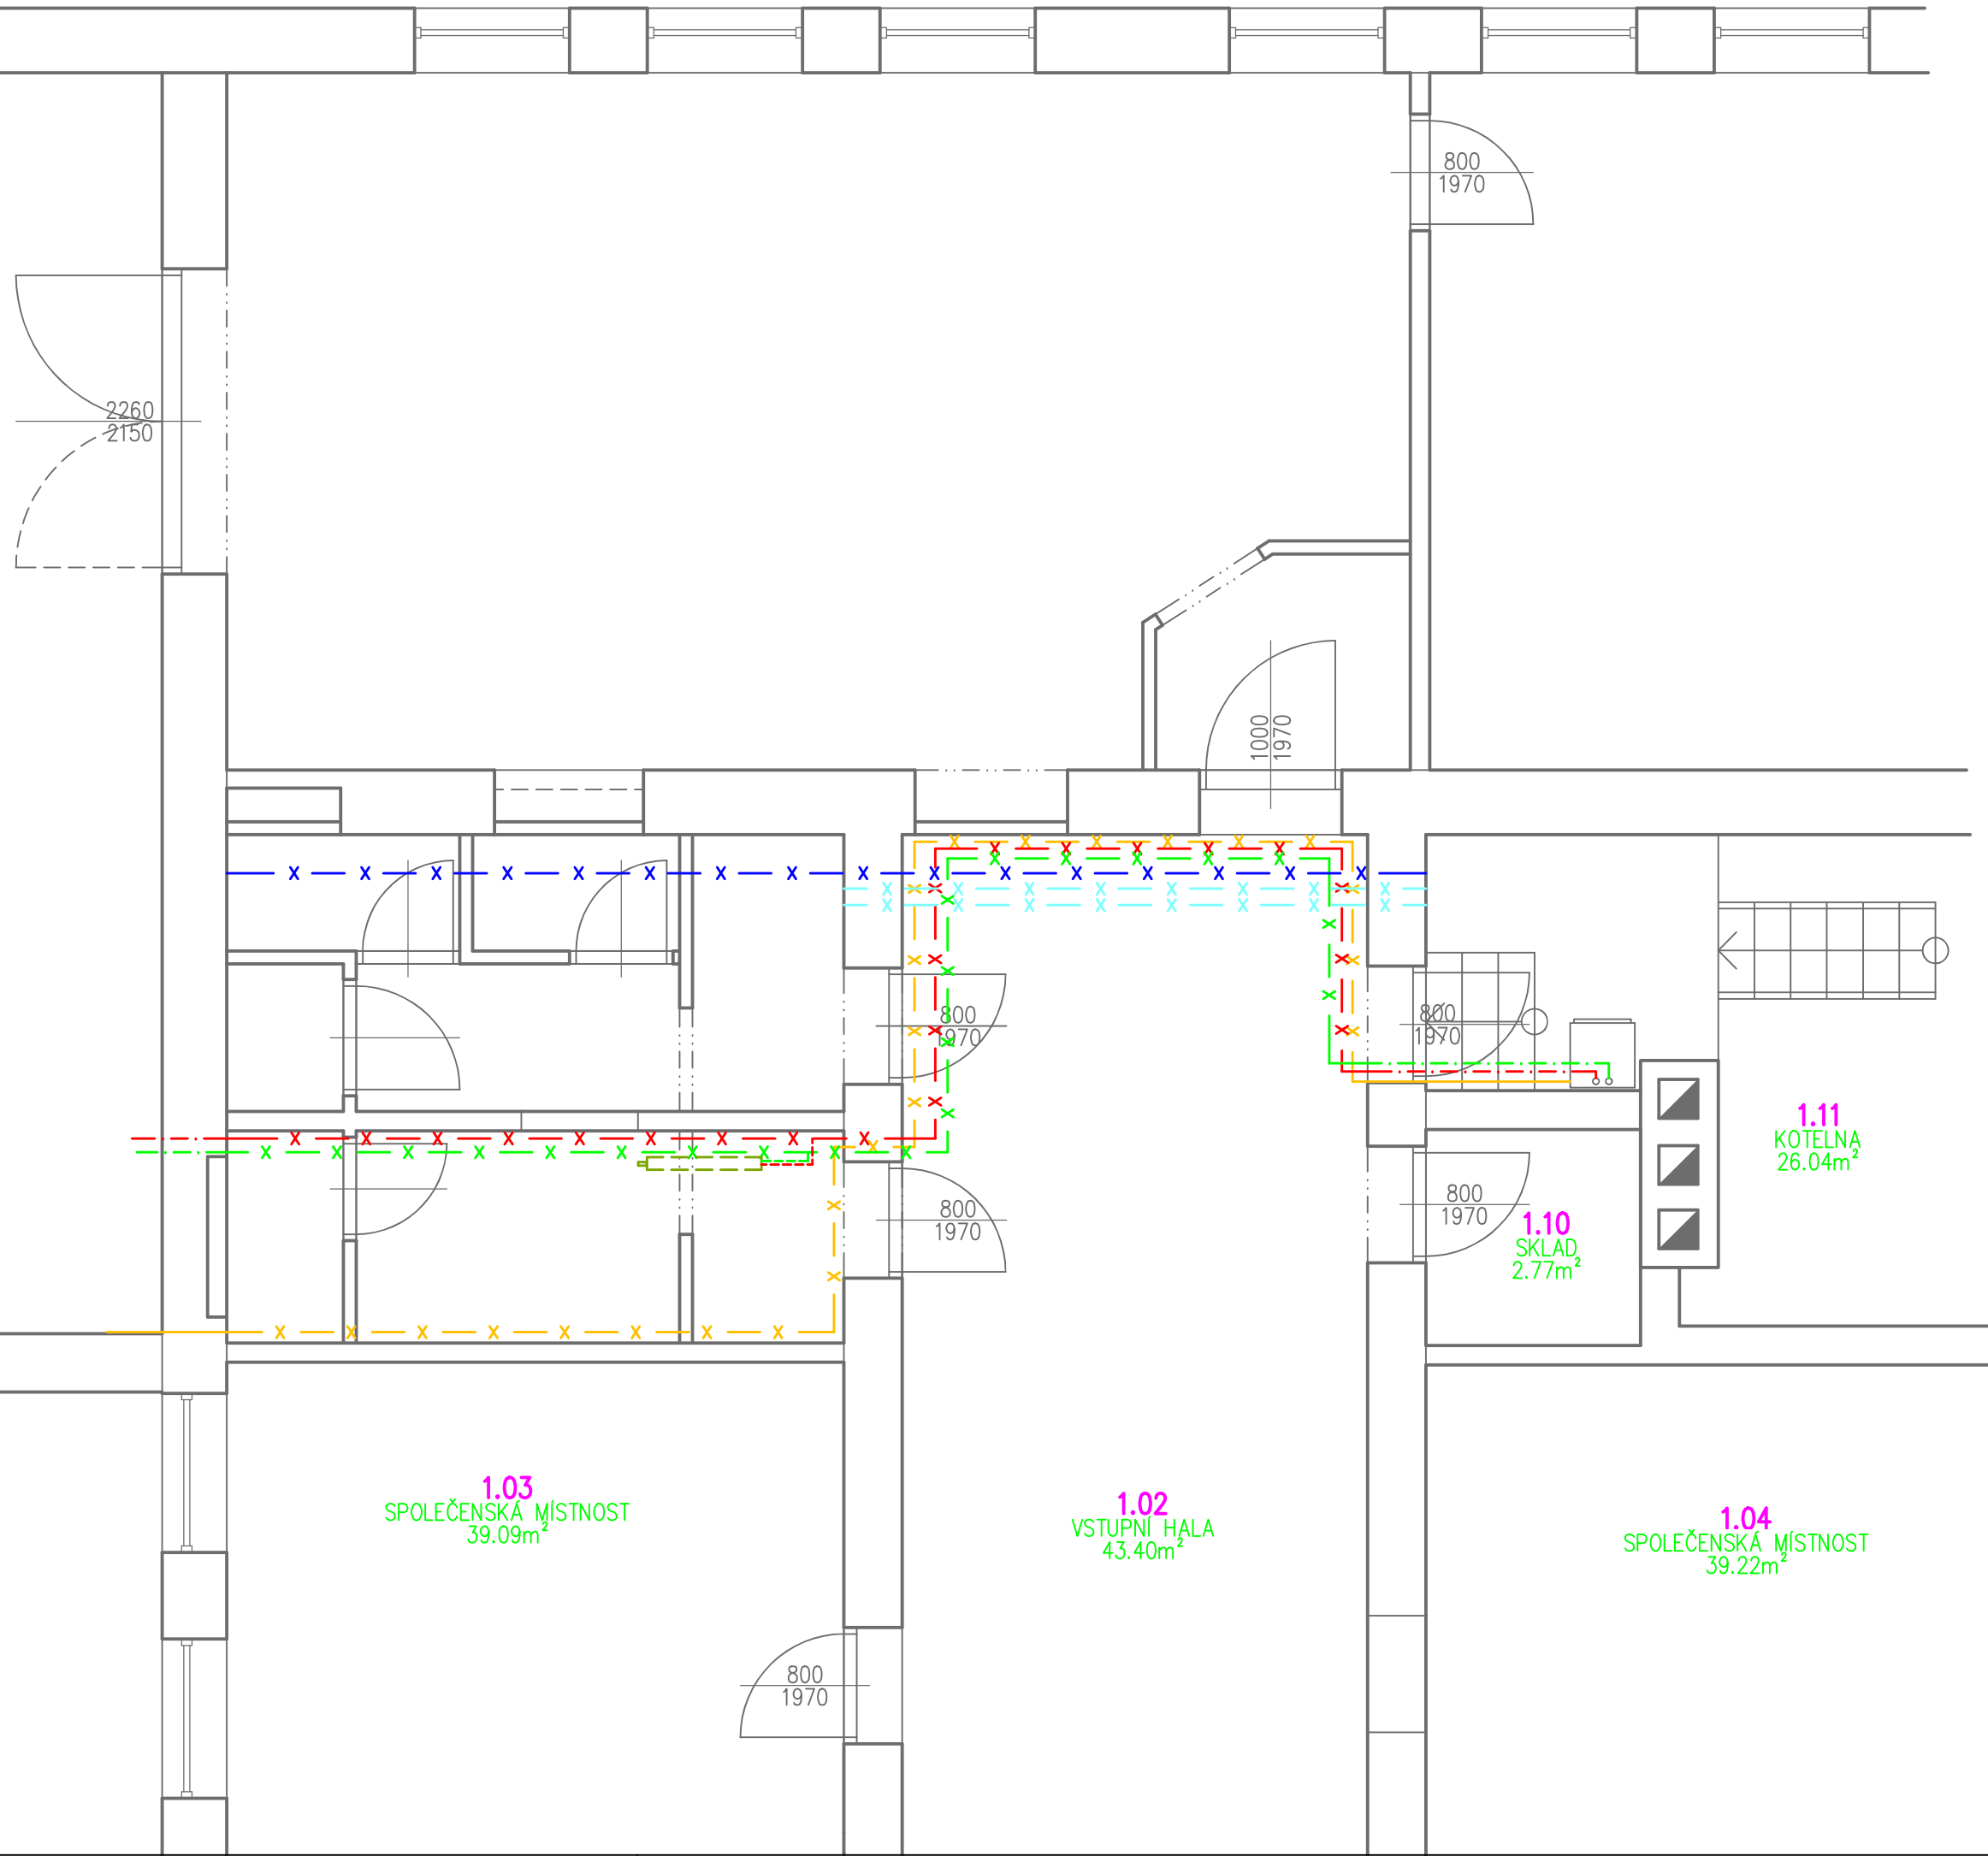


LEGENDA

- STÁVAJÍCÍ VEDENÍ PLYNU, OCELOVÉ POTRUBÍ
- - - STÁVAJÍCÍ VEDENÍ Ú.T. - POTRUBÍ Cu
- - - STÁVAJÍCÍ VEDENÍ Ú.T. - POTRUBÍ Cu

- x - x - STÁVAJÍCÍ VEDENÍ PLYNU, OCELOVÉ POTRUBÍ DN 40 ZASEKAT DO ZDIVA
- x - x - STÁVAJÍCÍ VEDENÍ Ú.T., POTRUBÍ Cu VĚST NAD NOVÝM PODHLEDEM V ÚROVNI +2,850
- x - x - STÁVAJÍCÍ NEFUNKČNÍ VEDENÍ Ú.T. - OCEL DN 50 - ODSTRANIT
- x - x - STÁVAJÍCÍ NEFUNKČNÍ VEDENÍ Ú.T. - OCEL DN 25 - ODSTRANIT

- - - - - ODSTRANIT DESKOVÉ OTOPNÉ TĚLESO, VČETNĚ PŘIPOJOVACÍHO POTRUBÍ, NA PÁTEŘNÍM ROZVODU PŘÍPOJKU K RUŠENÉMU TĚLESU ZASLEPIT

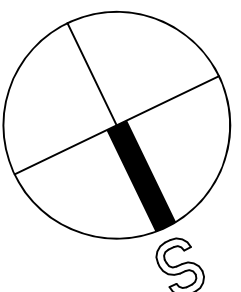

ING.DANIEL MALINA – PROJEKČNÍ A INŽENÝRSKÁ ČINNOST Loucká 643/19, Znojmo Tel. 732 467 970			
Projektant	Vypracoval	Č. osvědčení	Stupeň PD:
Ing. D.Malina	Ing. D.Malina	1005888	Projekt
Investor: MĚSTO ZNOJMO Obroková 1/12, 669 02 Znojmo		Místo: Znojmo	Datum: IV/2022
KD OBLEKOVICE - STAVEBNÍ ÚPRAVY INTERIÉRU p.č. 376 k.ú. Oblekovic			Měřítko: 1 :50
Obsah: PŮDORYS 1.NP- ÚPRAVY STÁVAJÍCÍCH ROZVODŮ Ú.T.			Č.výkresu: 08
			Č. paré: