


# ÚPRAVA ELEKTROINSTALACE

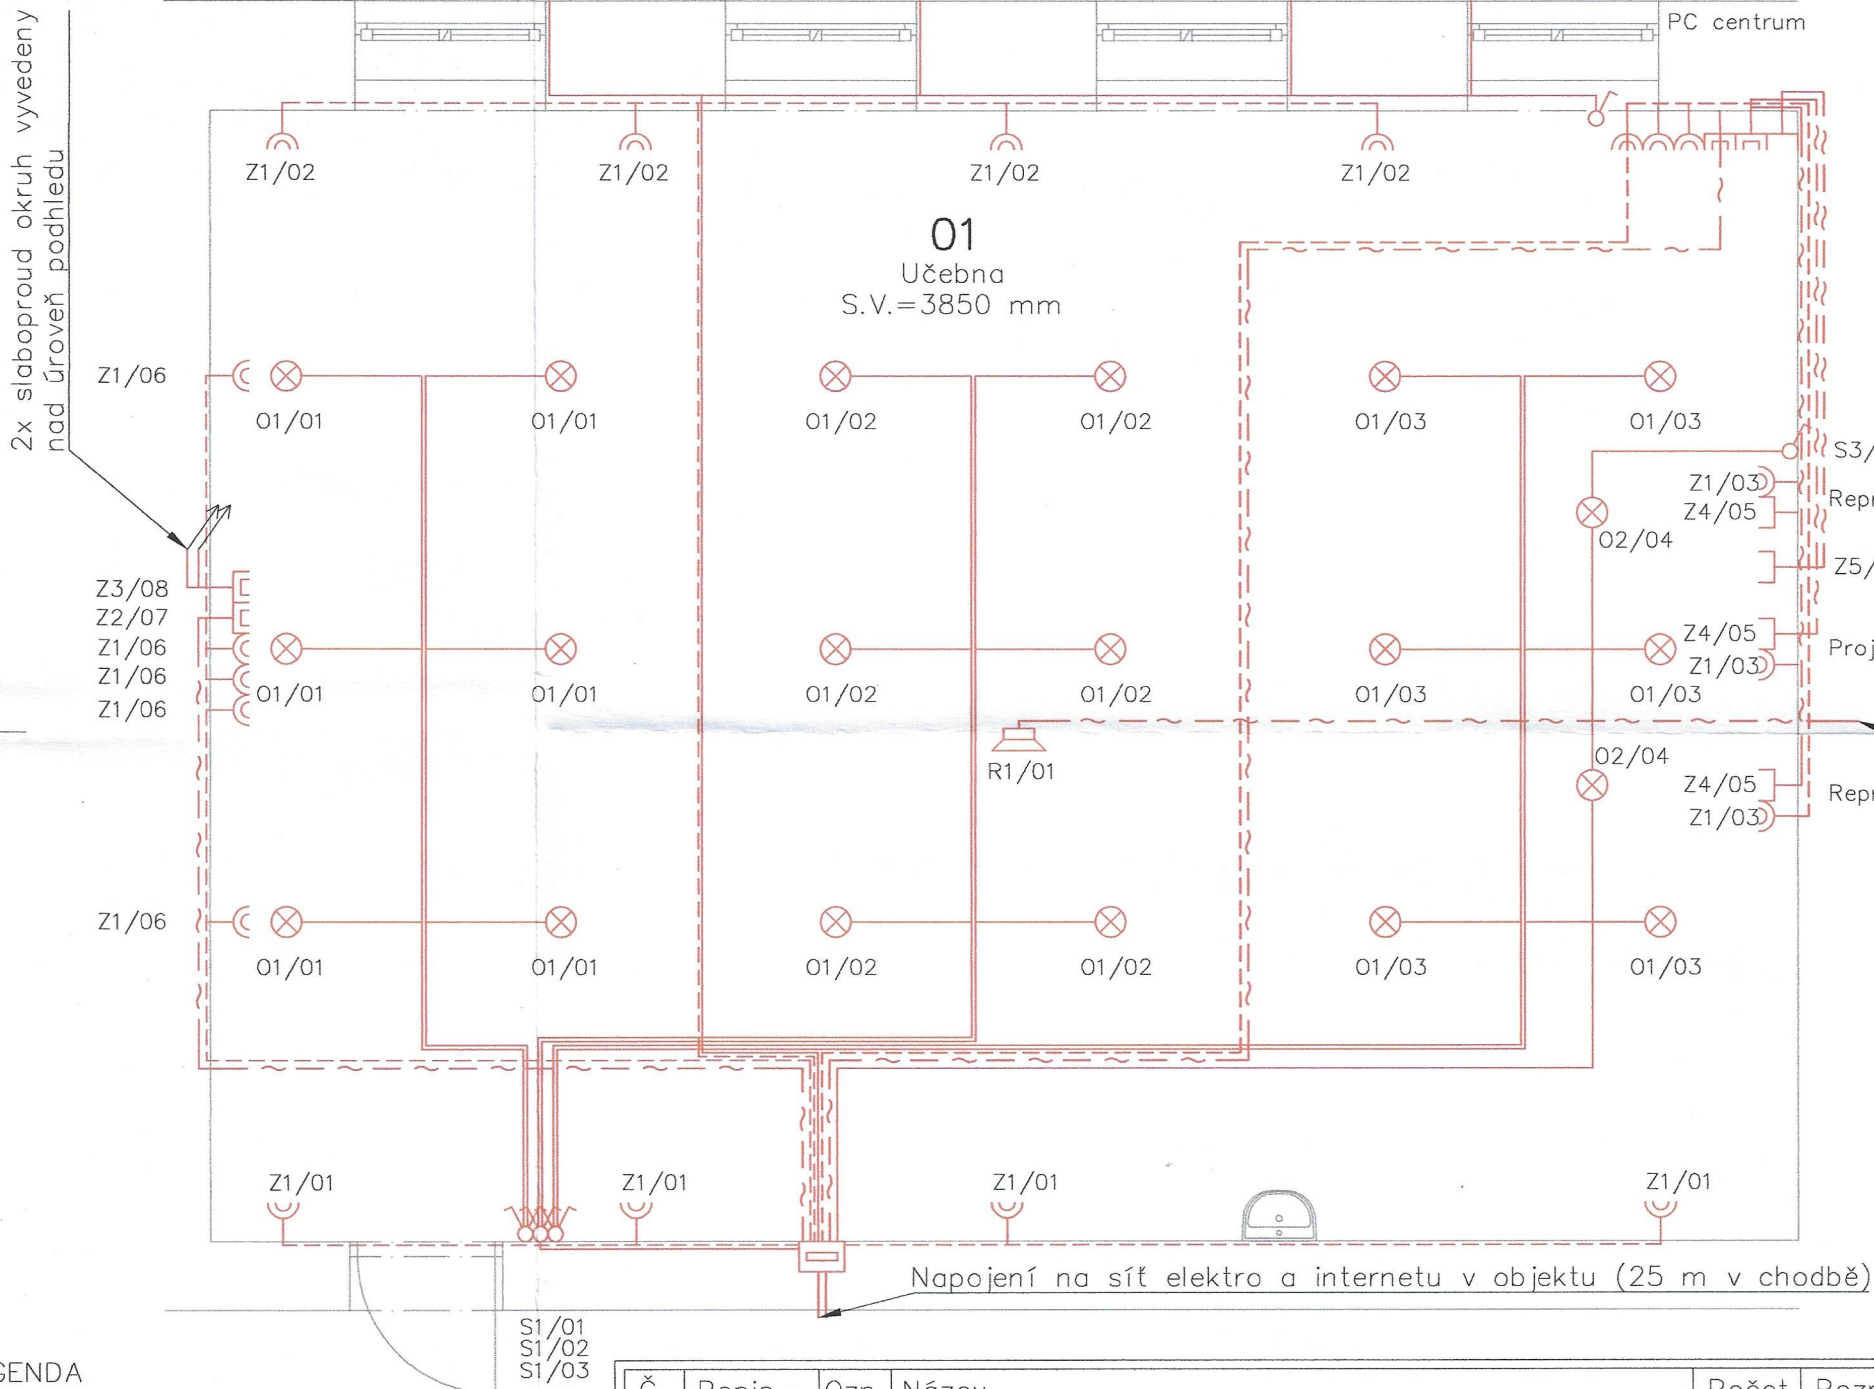

## LEGENDA

----- Zásuvkový obvod

----- Světelný obvod

~ Datový obvod

Ox/xx ⊗ Svítidlo

⊞ Rozvaděč

Z1/xx ⊞ Zásuvka dvojitá

Zx/xx ⊞ Zásuvka jednoduchá – data

Zx/xx ⊞ Zásuvka dvojitá – data

S1/xx ⊞ Spínač sériový

Sx/xx ⊞ Spínač jednoduchý

R1/xx ⊞ Reproduktor

## LEGENDA

Č.	Popis	Ozn.	Název	Počet	Poznámka
01	Učebna	O1	pl val 600 – 36w 4000 k, ugr 19, 595 x 595 mm	18	
		O2	Svítidlo MODUS ASTA 47W 6200 L, 4000 k	2	
		S1	Spínač sériový např. ABB	3	
		S2	Spínač na venkovní žaluzie např. ABB	1	
		S3	Spínač jednoduchý např. ABB	1	
		Z1	Zásuvka dvojitá např. ABB	19	
		Z2	Zásuvka dvojitá, datová, internet např. ABB	2	
		Z3	Zásuvka dvojitá, datová, USB např. ABB	2	
		Z4	Zásuvka jednoduchá, datová, USB např. ABB	3	
		Z5	Zásuvka jednoduchá, datová, HDMI např. ABB	2	
		R1	DEXON Podhledový reproduktor RPT 102	1	

## POPIS

– V místnosti se nachází PC, projektor a ovladač venkovní žaluzie. Elektroinstalace je částečně vedená jako skrytá pod omítkou a částečně jako přiznaná na zdech v krycích lištách. Rozsah a stav elektroinstalace není znám. Je třeba celou elektroinstalaci zmapovat a určit rozsah jejího možného využití a rozšíření (vzorem po rozšíření je učebna po rekonstrukci v podlaží nad).

– Elektroinstalaci je nutné rozšířit zejména o vlastní rozvaděč pro celou třídu, nové osvětlení, rozšíření zásuvkových obvodů a přípravu pro budoucí instalaci reproduktorů apod.

– Maximum vedení je vhodné umístit nad nově navržený minerální podhled.

– Rozsah a specifiky elektroinstalace budou upřesněny na kontrolním dnu před započatím prací na elektroinstalaci provozovatelem objektu.

– Změny možné po předchozí konzultaci a schválení projektanta, investora a provozovatele.

Standesign

stanclmichal@seznam.cz / +420 605 55 82 73

Navrhl: Ing. arch. Michal Štancil

Vypracoval: Ing. arch. Michal Štancil

Zodpovědný projektant: Ing. A. Čeleda (2568/92)

Stavební úpravy učebny ZŠ Znojmo,  
náměstí Republiky 9, Znojmo, 669 02

Investor: Město Znojmo, Obroková 1/12, Znojmo, 669 22

Obsah: Úprava elektroinstalace



DOKUMENTACE PRO  
PROVEDENÍ STAVBY

Místo: Znojmo

Rozměr: A3

Datum: 6/2022

Měřítko: 1:50

Č. výkresu: Č. revize:

D.1.1.b.1.4