


VZOROVÝ BYT - TYP Č.2A

Půdorys

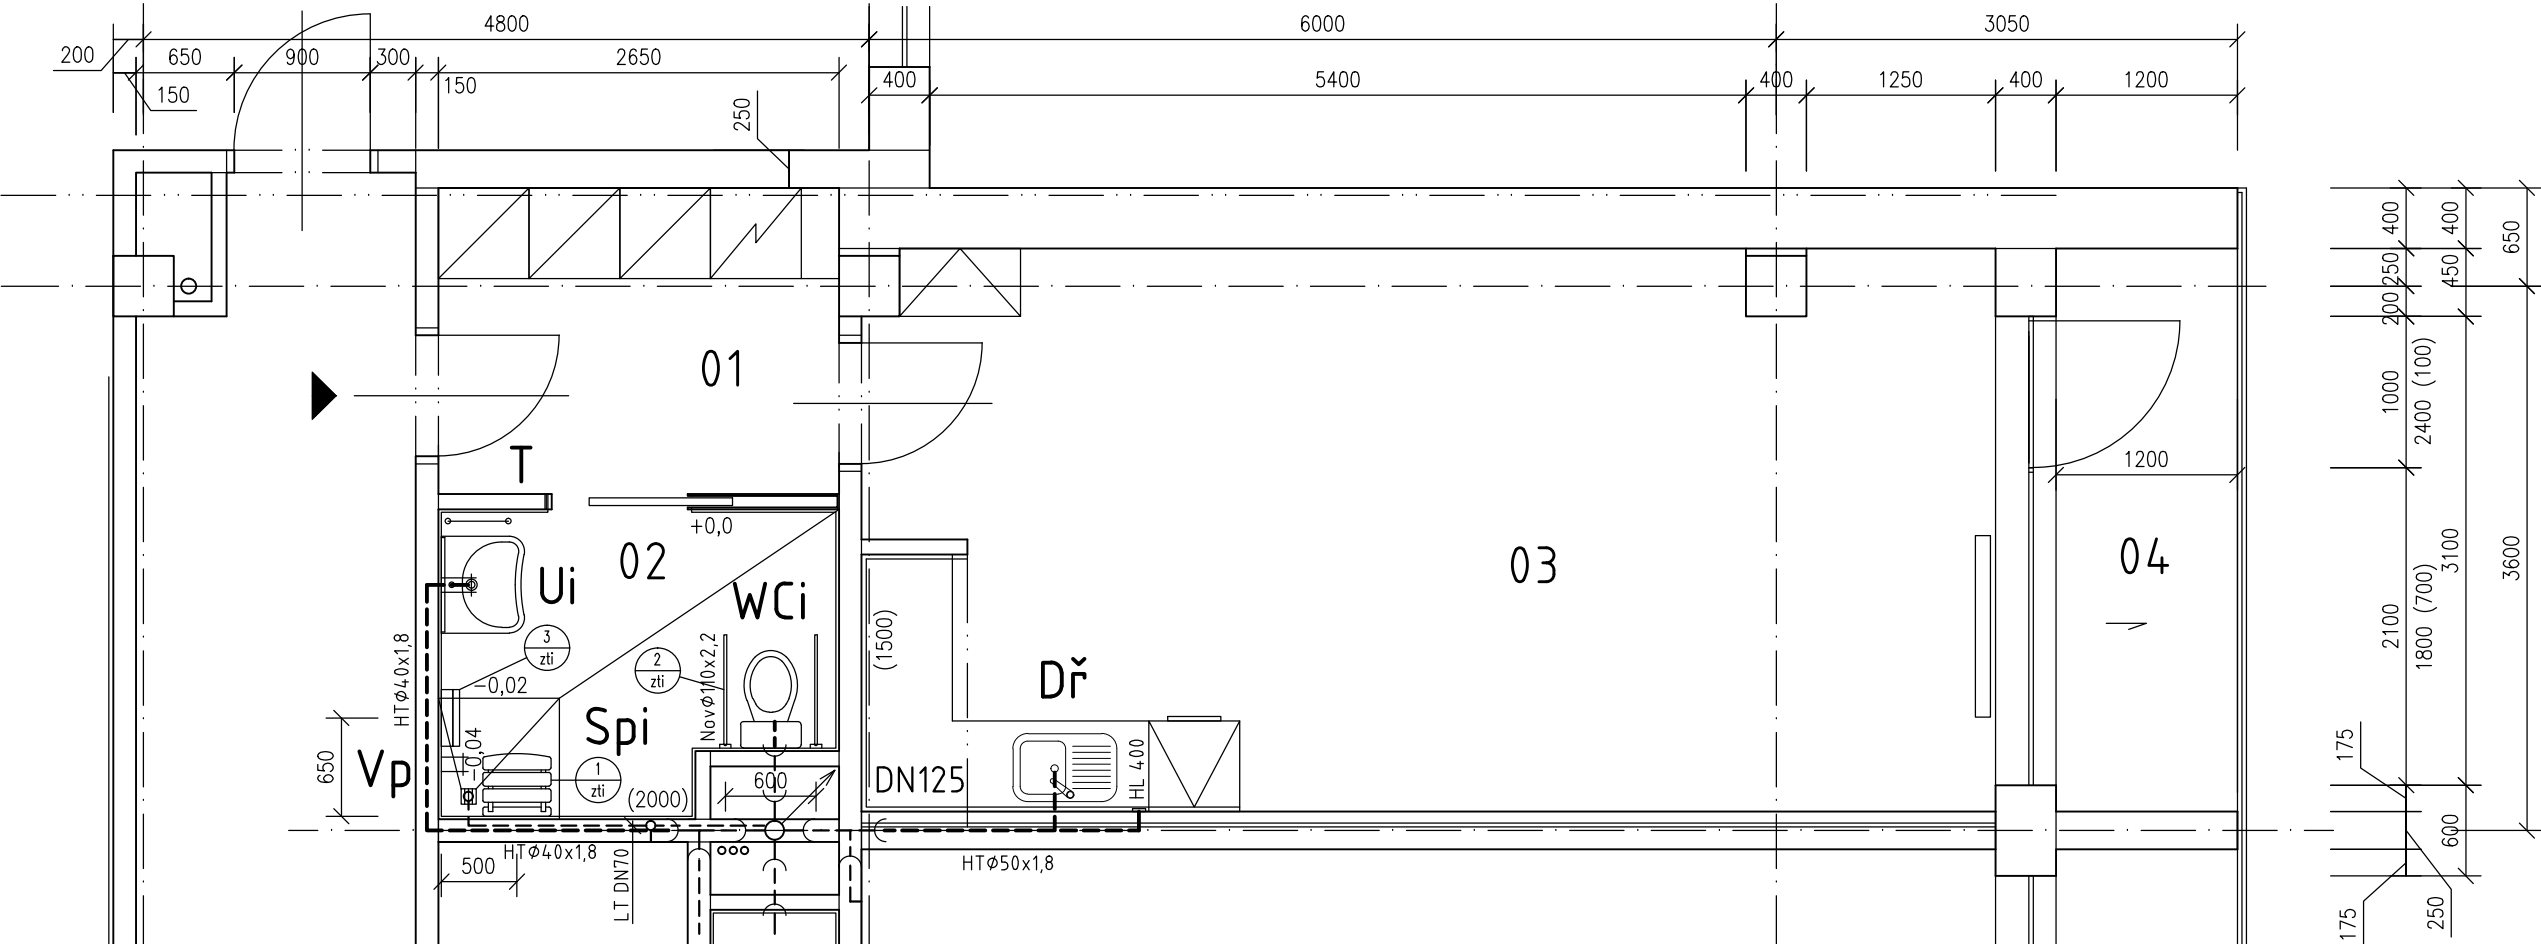

LEGENDA MÍSTNOSTÍ

OZN.	ÚČEL MÍSTNOSTI	PLOCHA VM ²
1	2	3
01	CHODBA	3,80
01a,b	ŠATNÍ SKŘIŇ	1,08
02	WC, KOUPELNA	5,00
03	OBYTNÁ KUCHYŇ	27,65
04	LODŽIE	4,41

LEGENDA

- STÁVAJÍCÍ PŘIPOJOVACÍ POTRUBÍ
LITINA, NOVODUR
- PŘIPOJOVACÍ POTRUBÍ - PP-HT
- DN125

STOUPACÍ POTRUBÍ
SPLAŠKOVÉ KANALIZACE

VÝPIS DOPLŇKŮ:

- 1
zti

SEDÁTKO NA ZEDĚ DO SPRCHY PRO OSPS, SKLOPNÉ
OSAŽENO VE VÝŠCE 500mm NAD PODLAHOU
PLAST/NEREZOVÁ OCEĽ
- 2
zti

PEVNÉ MADLO DO SPRCHY
OSAŽENO VE VÝŠCE 750mm NAD PODLAHOU
NEREZOVÁ OCEĽ
- 3
zti

2x SKLOPNÉ MADLO PRO KLOZET
OSAŽENO VE VÝŠCE 780mm NAD PODLAHOU
NEREZOVÁ OCEĽ

POZNÁMKA:

- 1./ LEGENDA ZAŘÍZOVACÍCH PŘEDMĚTŮ VIZ. TECHNICKÁ ZPRÁVA
- 2./ PŘI OSAŽOVÁNÍ ZAŘÍZOVACÍCH PŘEDMĚTŮ A VÝVODŮ STUDENÉ
A TEPLÉ VODY NUTNO RESPEKTOVAT SPÁROŘEZ OBKLADŮ
- 3./ OSPS – OSOBY SE SNÍŽENOU POHYBOVOU SCHOPNOSTÍ



±0,000=258,500 m n. m.

Projektant: Ing. Červenka Stanislav, Na výsluní 765, 687 62 Dolní Němčí, IČO 187 91 158		Divize:	Číslo zakázky: 08-02-2017/07
Investor: Město Uherský Brod, Masarykovo nám. 100 Uherský Bod		Objekt: Provozní soubor:	
Místo stavby: Budova DPS č. p. 2292, Za Humny, Uherský Brod		Datum: 08/2017	Měřítko: 1:50
Název akce: Renovace a stavební úpravy jednotlivých bytů v budově DPS č.p. 2292, Za Humny v Uherském Brodě Název výkresu: D.3.2 Zařízení zdravotně technických instalací Půdorys – KANALIZACE			
Vypracoval: Ing. Karlík		Formát: A3 / 2xA4	Pořadové číslo výkresu: 03
Projektant: Ing. Karlík			
Kontroloval: Ing. Červenka		Archivní číslo: 08-02-2017 070/2	
HIP: Ing. Červenka			