


PŮDORYS 2. N.P.

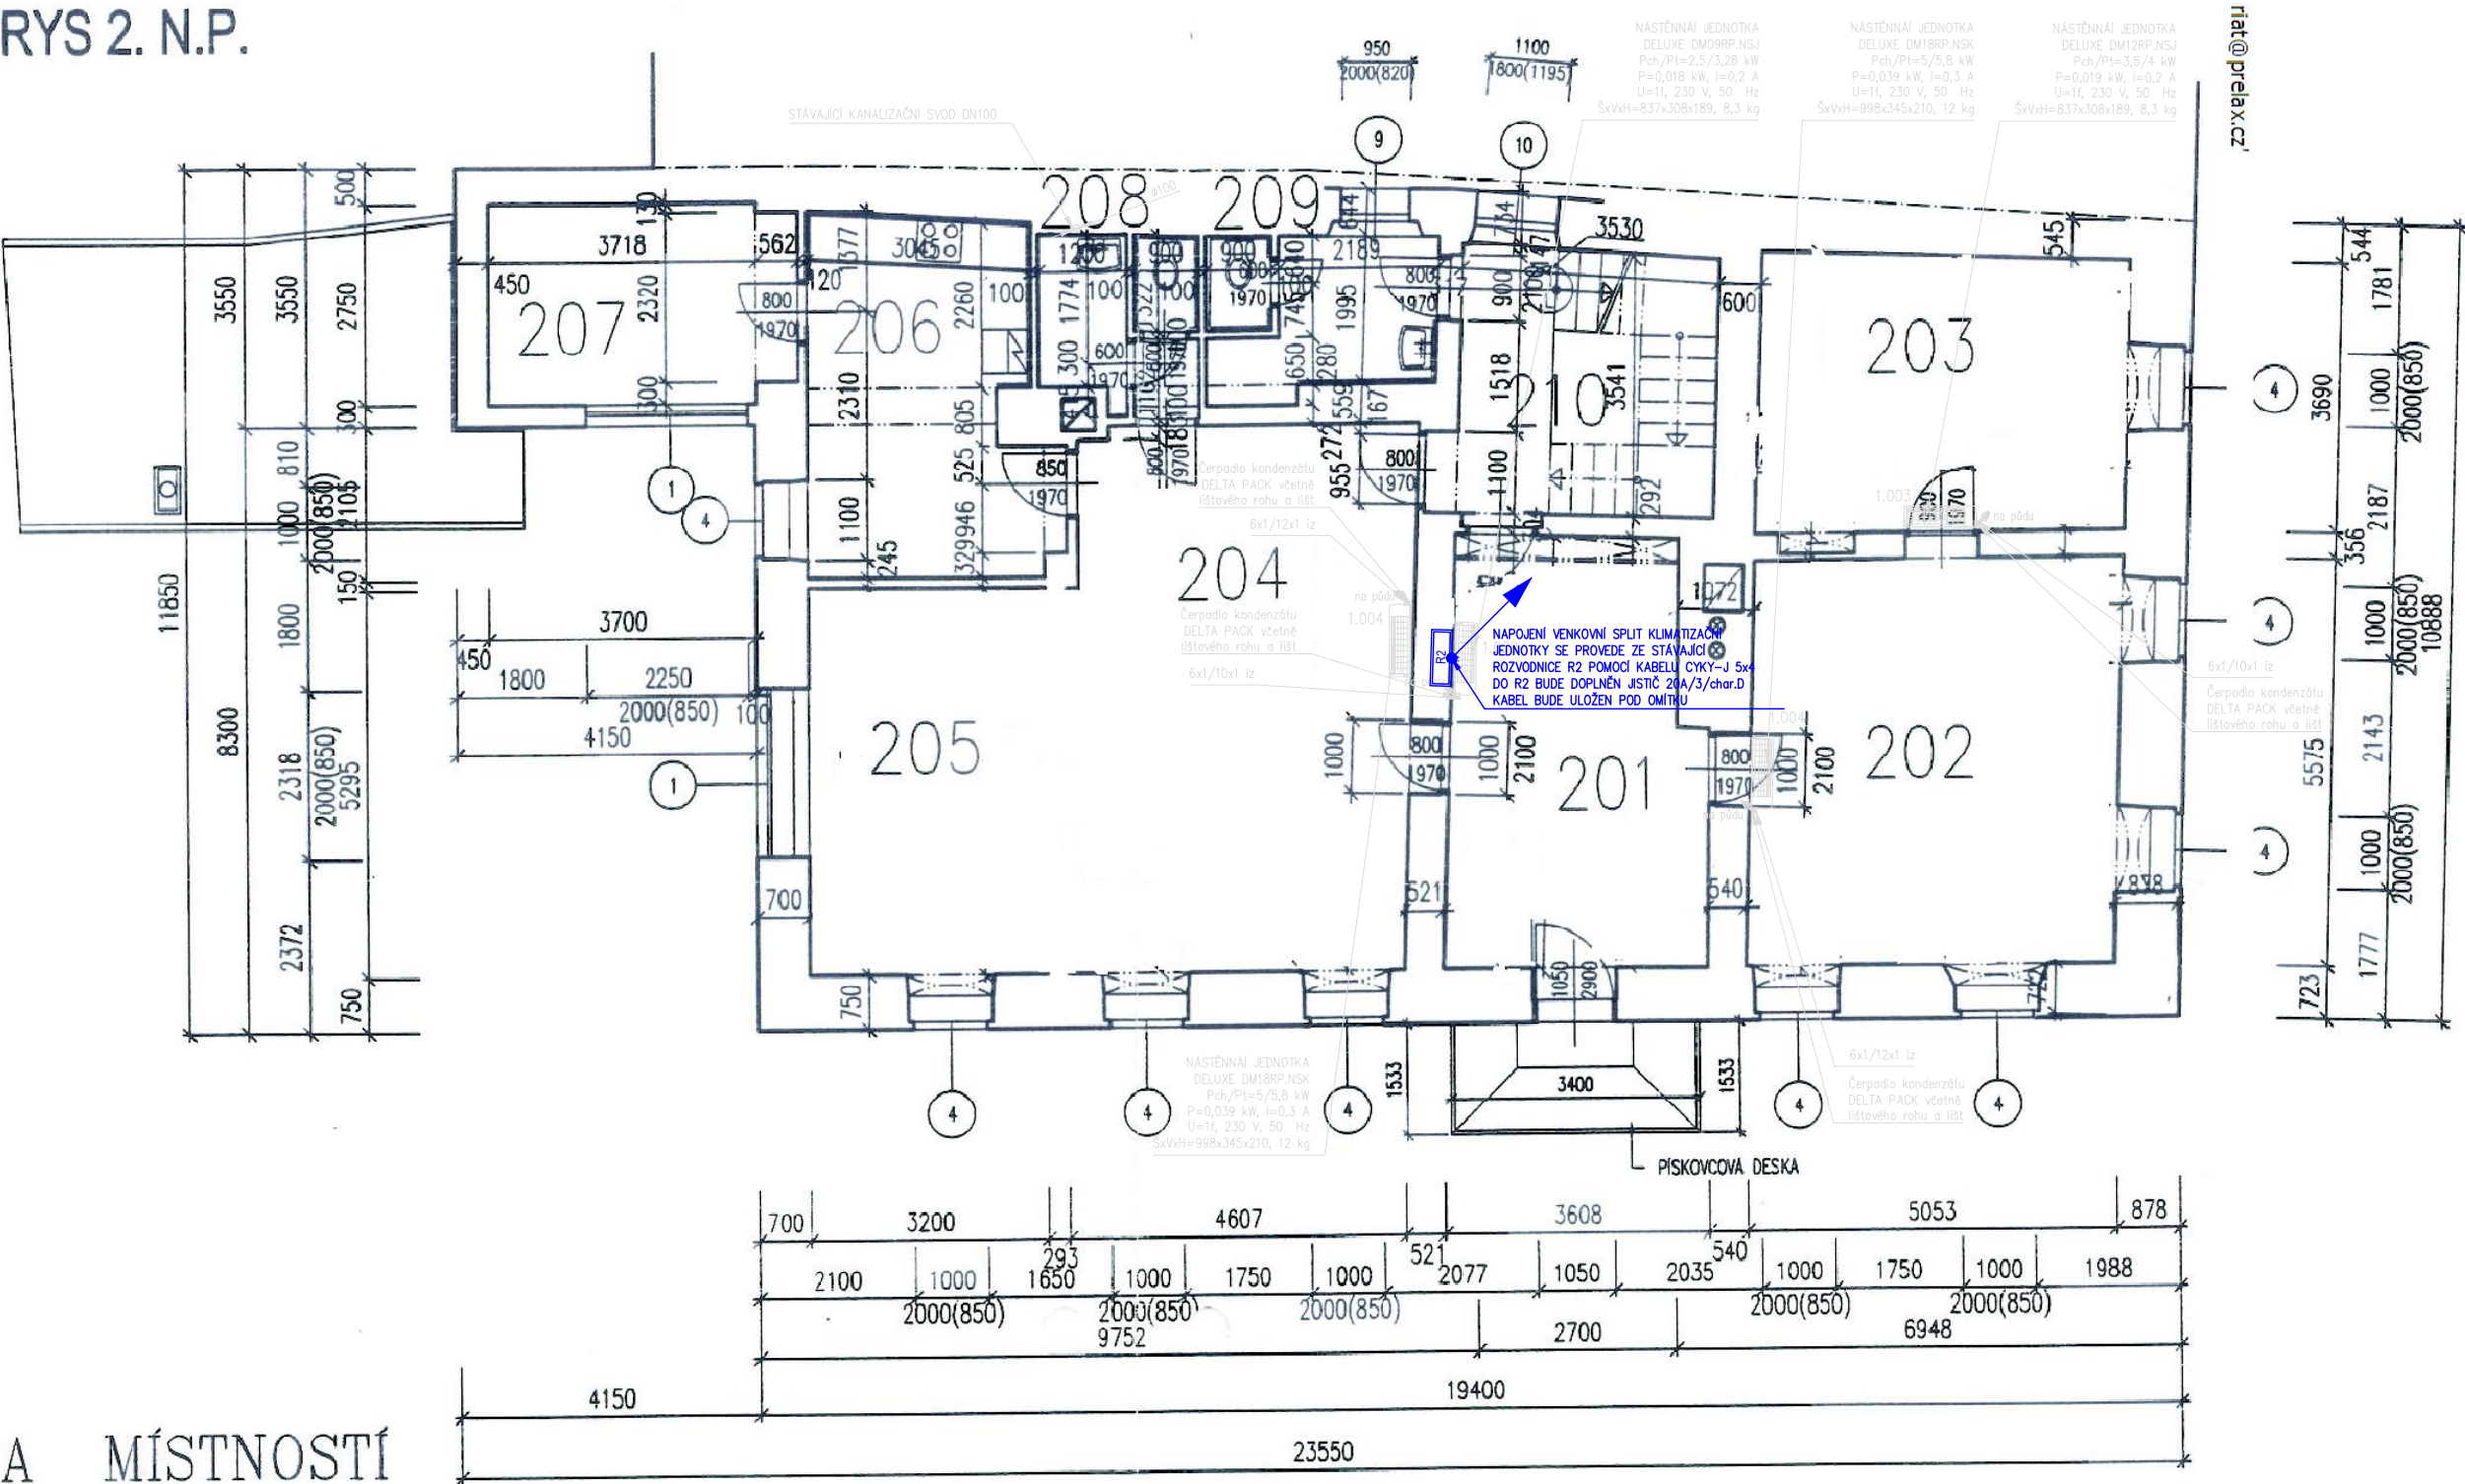

LEGENDA MÍSTNOSTÍ

ČÍSLO MÍSTN.	ÚČEL MÍSTNOSTI	PLOCHA m <sup>2</sup>	PODLAHA	OZN.	ÚPRAVA POVRCHU	POZNÁMKA
201	PŘEDSÍŇ	19.85	PVC		PVC LIŠTA	
202	KANCELÁŘ	28.11	PVC		PVC LIŠTA	
203	KANCELÁŘ	19.13	PVC		PVC LIŠTA	
204	KANCELÁŘ + ARCHIV	35.03	PVC		PVC LIŠTA	
205	KANCELÁŘ	16.97	PVC		PVC LIŠTA	
206	DENNÍ MÍSTNOST	15.37	PVC		PVC LIŠTA	
207	ARCHIV	11.53	PVC		PVC LIŠTA	
208	WC ŽENY	4.9	KER. DLAŽBA		KER. OBKL. V=1500	
209	WC MUŽI	6.6	KER. DLAŽBA		KER. OBKL. V=1500	
210	SCHODIŠTĚ	12.72	PVC		PVC LIŠTA	

POZNÁMKA:  
PROSTŘEDÍ : normální  
ROZVODNÁ SOUSTAVA : 3 NPE str. 50 HZ, 400 V / TN-C-S  
OCHRANA PŘED ÚRAZEM EL. PROUDEM : DLE ČSN 33 2000-4-41 ed.3

INVESTOR : MĚSTO ŠTERNBERK, HORNÍ NÁMĚSTÍ 16	
MÍSTO : MĚSTO ŠTERNBERK, HORNÍ NÁMĚSTÍ 57/9	
OKRES : OLOMOUČ	KRAJ : OLOMOUCKÝ
STUPEŇ : PROJEKTOVÁ DOKUMENTACE PRO PROVÁDĚNÍ STAVBY	
ZODPOVĚDNÝ PROJEKTANT / VYPRACOVAL: MARTIN PŘÍLESKÝ	
<b>Klimatizace</b> v kancelářích budovy radnice - Horní náměstí 57/9	<b>MEKOS GROUP a.s.</b> Polská 1174/3A, Olomouc, 779 00 +420 585 751 090 www.mekos.cz mekos@mekos.cz
Půdorys 2.NP	DATUM 05/2019 MĚŘÍTKO 1:100 ČÁST D.1.4.c Č.V. 2