




PŘÍSTAVBA WC - ZÁKLADY - JIŽ PROVEDENO

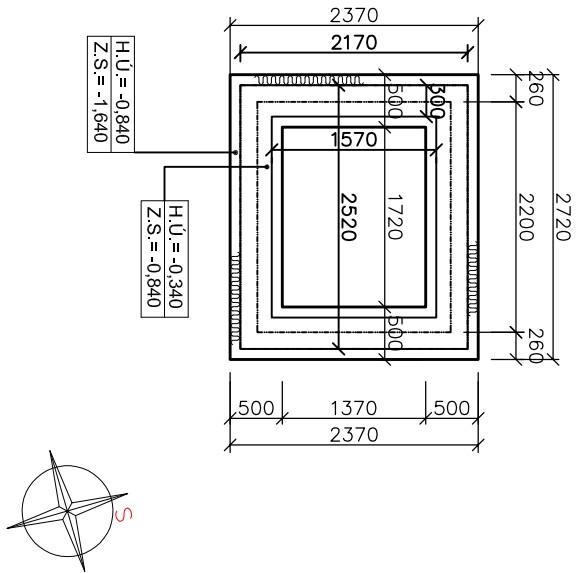

PŘÍSTAVBA WC -PŮDORYS 1.NP

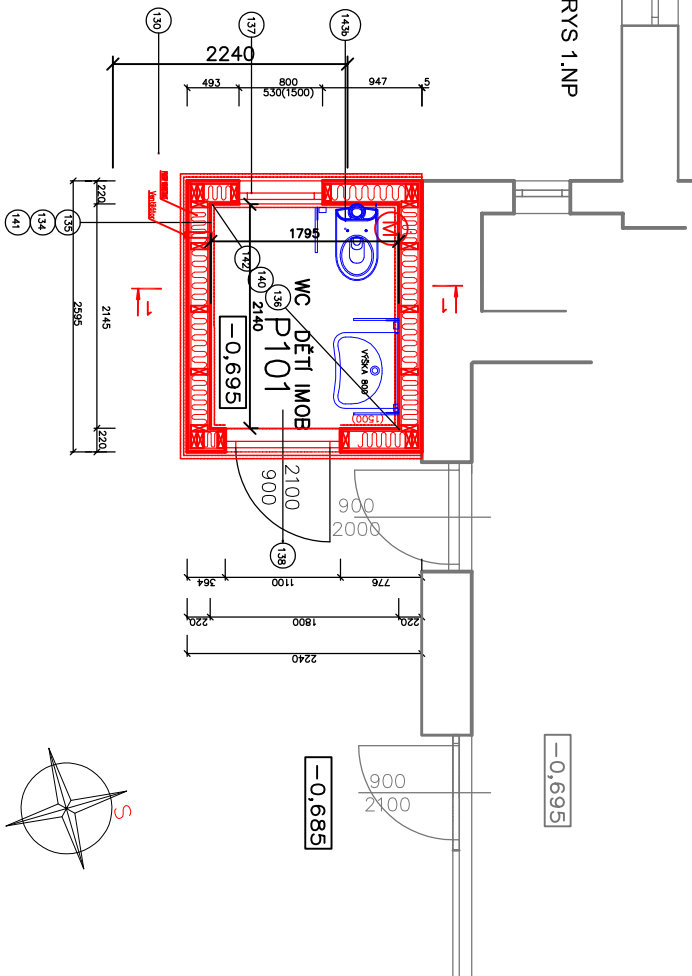

PŘÍSTAVBA WC - STŘECHA

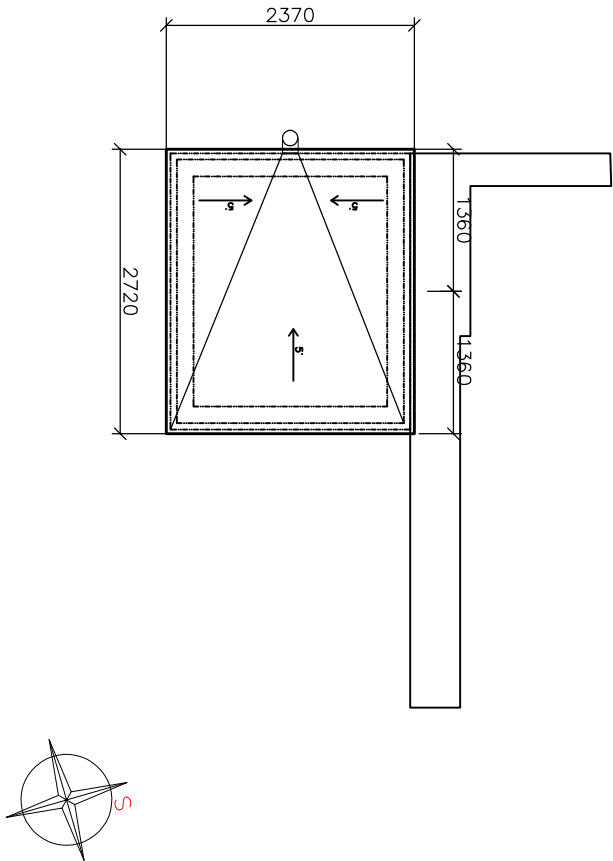

- Přístavba hygienického zařízení
Demontáž betonových dlažeb 400/400/50mm pro další použití
- (13) Dilatační izolace tl 30mm
- (32) Zemní práce – výkop pro základy
- (31) Základy žb beton C20/25 , tepelná izolace zkladové k–ce v tl. 100mm
- (34) Lehká dřevěná k–ce stěn a střechy a podlahy včetně tepelné izolace – vrstvené obvodové zdivo
- (30) obklady keramické do výšky viz výkresová část – nové obklady , specifikace rozměr 200/300MM ve dvou barevných provedeních
- (36) dlažba keramické viz výkresová část, specifikace rozměr 300/300mm dodržen požadavek dlel kluzu R11 požadavek na podlahy
- (37) Osazení oken plastové, pákový otevírač
- (38) OKNO PLASTOVÉ ŽENKROUČE, BARRA, BILU, SKLOPNE–PÁKOVÝ OTEVÍRAČ
- TECHNICKÉ PARAMETRY : 5–ti komorový rám /5–ti komorové křídlo, 1400x2140
- TECHNICKÉ PARAMETRY : 5–ti komorový rám /5–ti komorové křídlo,
- (39) Střecha PVC 1,5MM – ve spádu 5°, PZ klempířské prvky s napojením na stávající svody
- (40) podhled SDK
- (41) obklad lamenový na bázi dřeva venkovní v barách RAL – svislé členění , tř. Alnebo A2
- (42) výmělnba prostor (penetrace , 2x nětěr) ve dvou barevných odstínech– WC
- (43) osazení ndbýtku určeného pro MŠ, (osazení bezbariérového zařízení – umyvadlo,sířon, baterie , mydelník –1x;wc +mudiata+ držák toaletní papír–1x, koš 1x)
- vodoinstlace, kanalizace ,zařizovací předměty ,topné těleso, montáž samostatná část ZTI
- lektroinstalace , osvětlení, zásuvky – samostatná část ELEKTRO

Kästner projekt s.r.o.

náměstí Svobody 2029/14, 669 02 Znojmo
tel.: 515 244 079

Zodp. projektant:
Ing. Roman Kästner
ČKAIT1001068

Projektant:
Ing.Magda Boorová

Investor: Město Znojmo, Obroková 1/12, 669 02 ZNOJMO

Místo: ZNOJMO

Stupeň: DSP

Datum: ČERVEN 2018

Podpis:

Měřítko: 1 : 100

Akce:

Stavební úpravy - přístavba venkovního WC
MŠ nám. Republiky 15 , ZNOJMO
par.č .1467 k.ú. ZNOJMO-MĚSTO

Číslo výkr:

2.

Název:
PŮDORYS WC - ZÁKLADY PŮDORYS WC, STŘECHA

Č. paré: