



RETENČNÍ NÁDRŽ


PŮDORYS
M 1:50

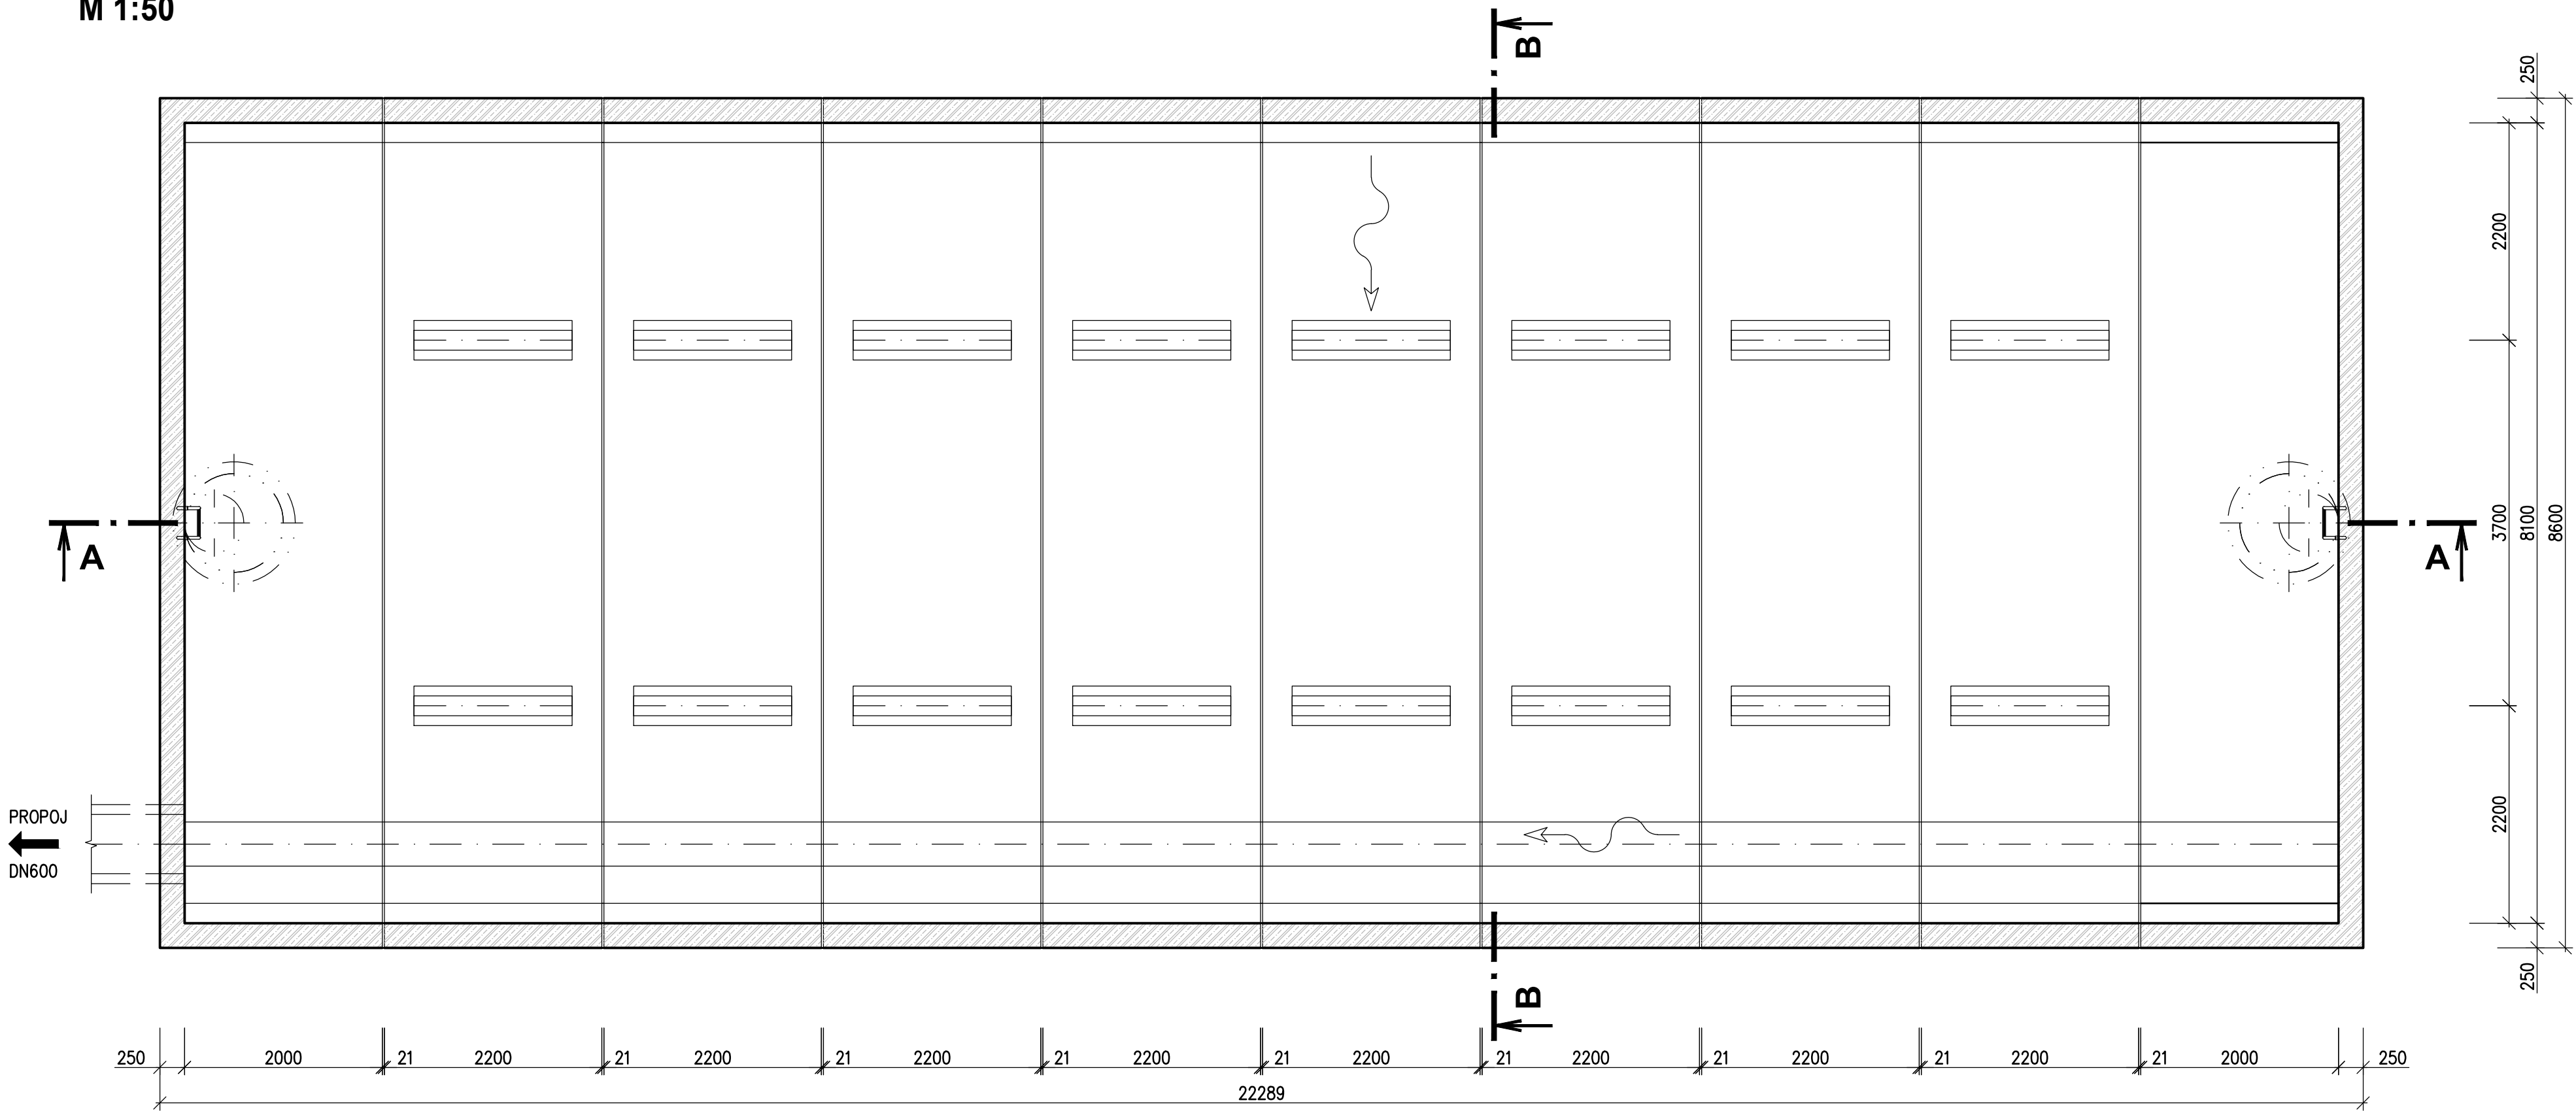

ŘEZ B-B
M 1:50

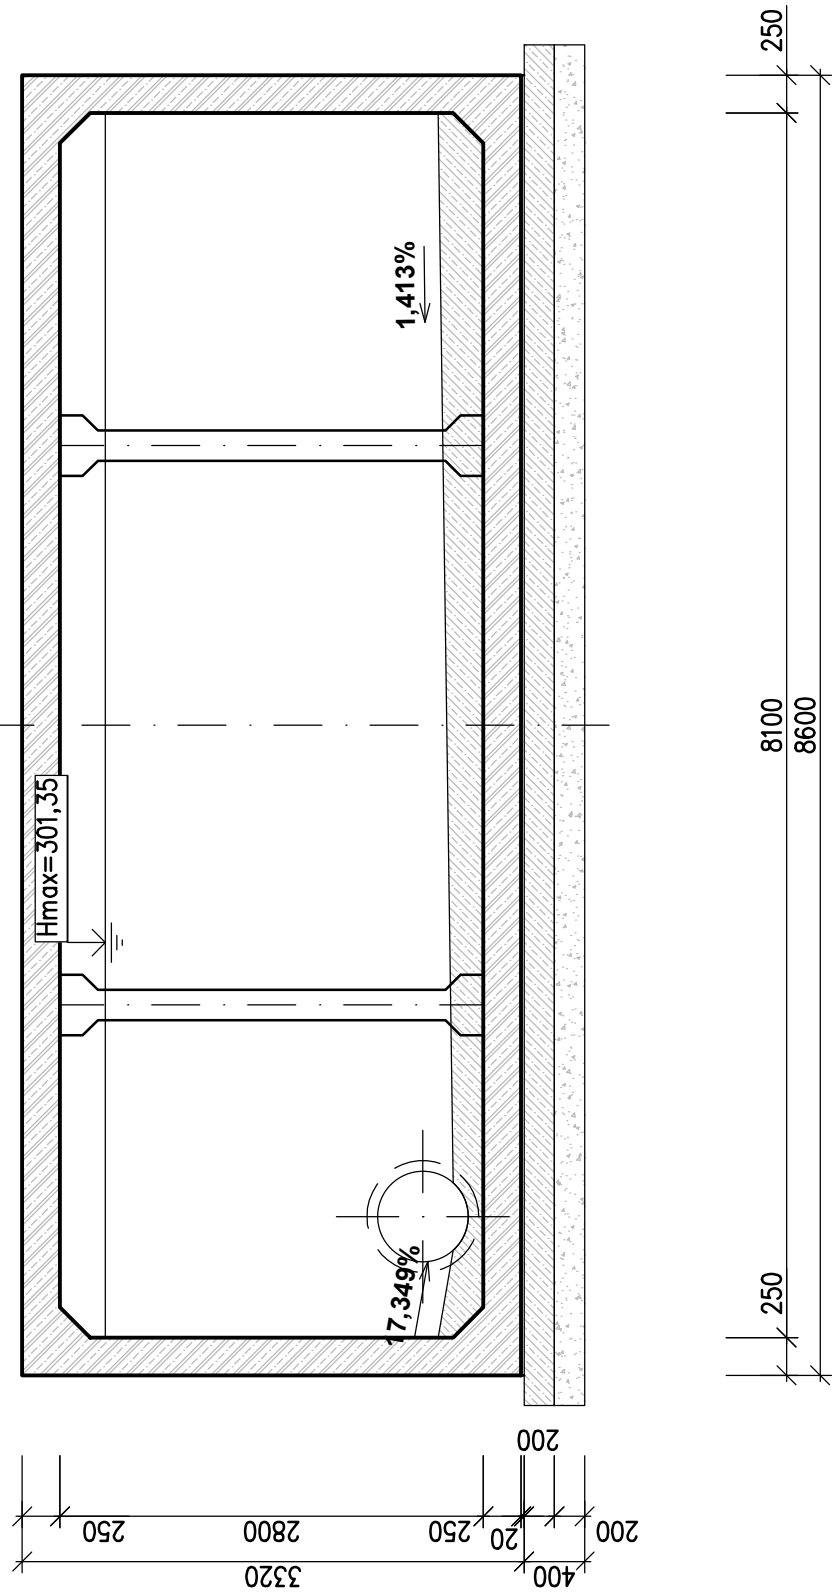

ŘEZ A-A
M 1:50

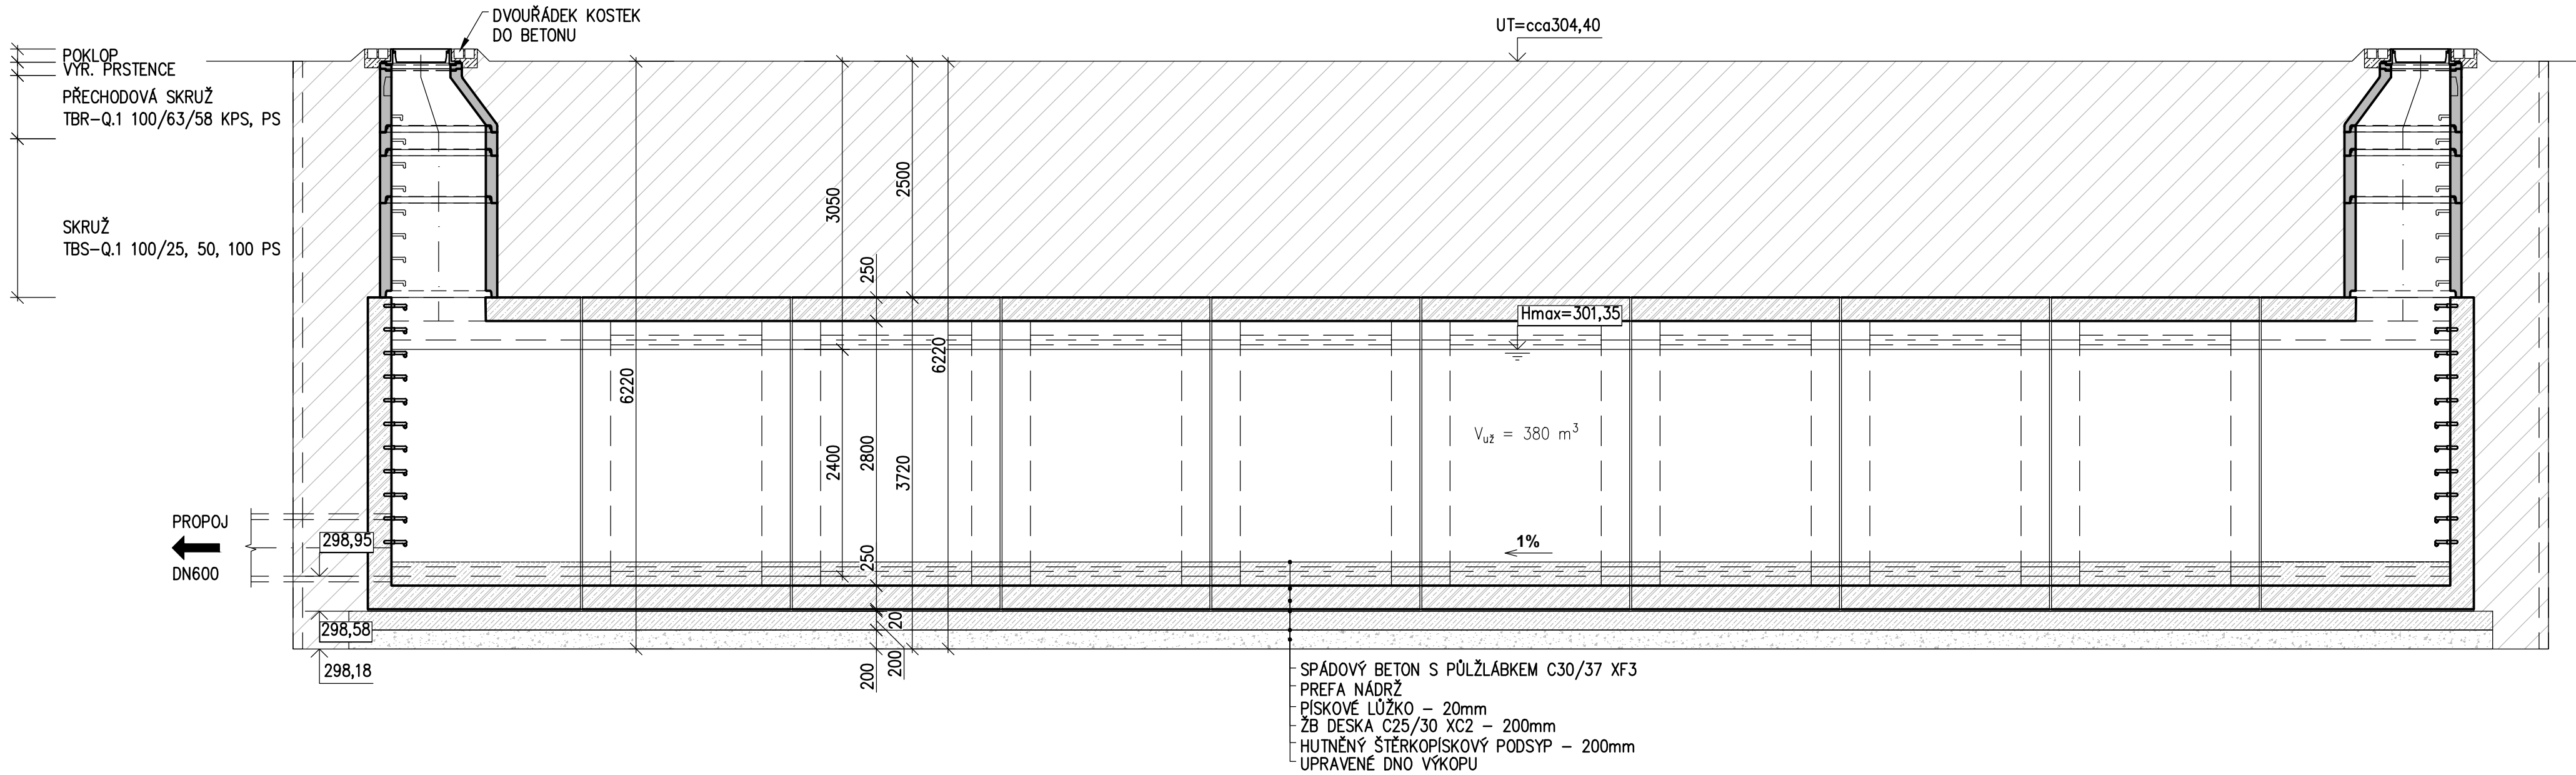

D.1.4

| | | |
|------------------------------|---|---|
| INVESTOR: | Magistrát města Brna Úřad investiční Kounicova 67, 601 67 Brno | B R N O I |
| ZHOTOVITEL DOKUMENTACE: | VEDOUcí SPOLEČNOSTI OSSENDORF s.r.o. Tomešova 933/1, 602 00 Brno tel: +420 543 516 526 info@ossendorf.cz | SPOLEČNOST "TT BYSTRC - KAMECHY" ČLEN SPOLEČNOSTI METROPROJEKT Praha a.s. Agričova 102/15, 170 00 Praha 7 tel: +420 236 154 105 info@metroprojekt.cz |
| HLAVNÍ INŽENÝR PROJEKTU: | ING. PETR VYSKOČIL | Č. ZAKÁZKY: 2018 120.1 |
| HLAVNÍ KOORDINÁTOR PROJEKTU: | ING. VLASTISLAV NOVÁK, Ph.D. | |
| VEDOUcí PROJEKTANT | ING. MAREK MACHOVEC | |
| ZODPOVĚDNÝ PROJEKTANT | ING. MAREK MACHOVEC | |
| VYPRACOVAL | ING. JIŘÍ PUTTNER | |
| KONTROLOVAL | ING. JIŘÍ ROŽEK | |
| KRAJ: JIHOMORAVSKÝ | KAT. ÚZ.: BRNO-BYSTRC: ŽEBETÍN | DATUM: 04/2022 |
| STAVBA | PRODLOUŽENÍ TRAMVAJOVÉ TRATI BYSTRC - KAMECHY VODOHOSPODÁŘSKÉ OBJEKTY | FORMAT: A4 MĚŘÍTKO: 1:50 ÚČEL: DUR |
| ČÁST PD | RETENČNÍ NÁDRŽ SO 341 | ČÍS. SOUPRAVY: 259-2/2 ČÍS. PŘÍLOHY: 23 |