


Zestawienie pomieszczeń			
Kondygnacja	Nr	Nazwa pomieszczenia	Powierzchnia
Poziom -1	-1.1	Korytarz	5,8
	-1.2	Kotłownia	61,5
	-1.3	Zsyp na węgiel	7,7
	-1.4	Pom. gosp 1	5,3
	80,3 m²		

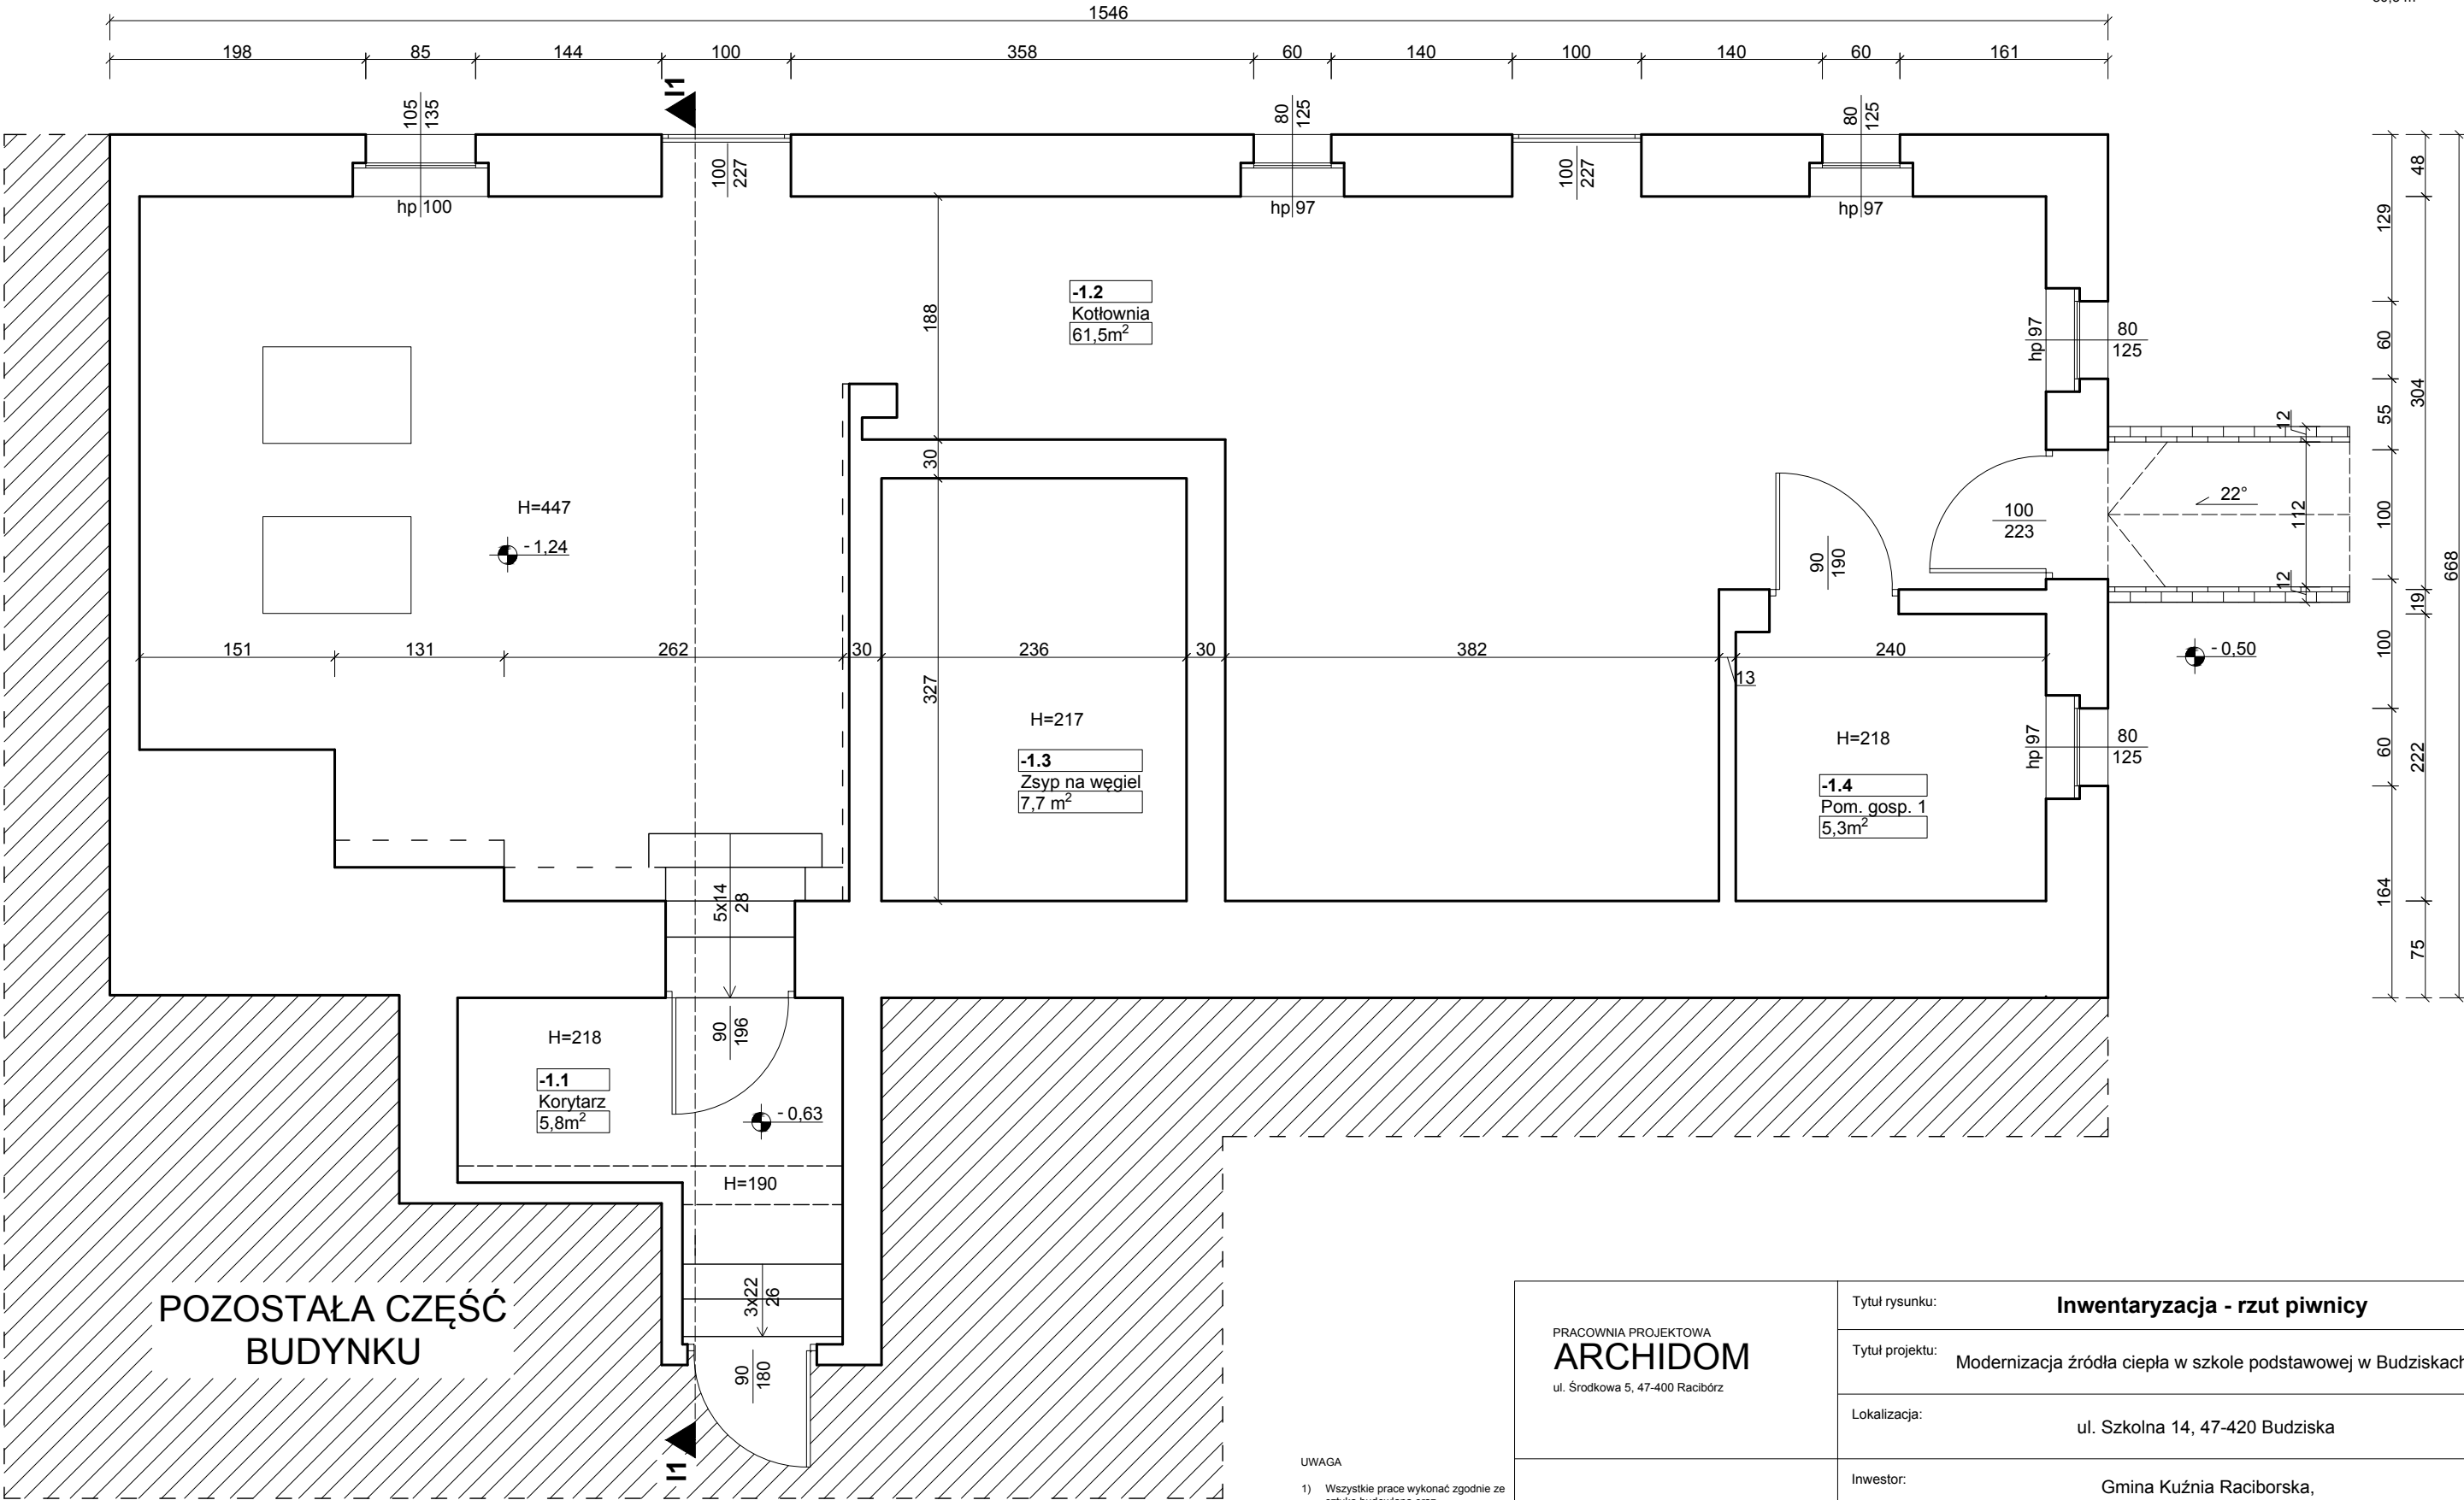

- UWAGA
- 1) Wszystkie prace wykonać zgodnie ze sztuką budowlaną oraz obowiązującymi normami.
 - 2) W razie wystąpienia problemów nie objętych opracowaniem, należy skontaktować się z projektantem.
 - 3) Rzut należy rozpatrywać łącznie z przekrojem, szczegółem oraz opisem.
 - 4) Przed przystąpieniem do robót budowlanych należy sprawdzić wymiary oraz ilości na miejscu budowy.

PRACOWNIA PROJEKTOWA ARCHIDOM ul. Śródkowa 5, 47-400 Racibórz	Tytuł rysunku: Inwentaryzacja - rzut piwnicy		
	Tytuł projektu: Modernizacja źródła ciepła w szkole podstawowej w Budziskach		
	Lokalizacja: ul. Szkolna 14, 47-420 Budziska		
Projektant: mgr inż. arch Bernard Łopacz Nr 171/91/OP	Inwestor: Gmina Kuźnia Raciborska, 47-420 Kuźnia Raciborska, ul. Słowackiego 4		
	Opracowanie: Agnieszka Półkowska, Cleo Dzwonkiewicz		Format: A3
	Data: 26.04.2023	Skala: 1:50	Nr rys.: I-1