

OCHRANA PŘED NEBEZPEČNÝM DOTYKOVÝM NAPĚTÍM DLE ČSN 33 2000–4–41 ed.3:

PRO ÚSTŘEDNU EPS – SAMOČINNÝM ODPOJENÍM OD ZDROJE, KRYTEM
PRO RADIOVÝ VYSÍLAČ – SAMOČINNÝM ODPOJENÍM OD ZDROJE, KRYTEM
PRO OSTATNÍ PRVKY – BEZPEČNÝM NAPĚTÍM, KRYTEM, POLOHOU

NAPĚŤOVÁ SOUSTAVA: 1NPE, AC, 50Hz, 230V/TN–S
JMENOVITÉ NAPĚTÍ ROZVODŮ ZDP: 12V ss

LEGENDA KOMPONENT


V Vysílač REGGAE eps GR5Tbz485 - včetně zdroje a AKU

EPS Ústředna EPS ESSER IQ8 - součást dodávky systému EPS

Obslužné pole požární ochrany - součást dodávky systému EPS


KTPO Klíčový trezor požární ochrany - součást dodávky systému EPS

Maják Zábleskový maják - součást dodávky systému EPS

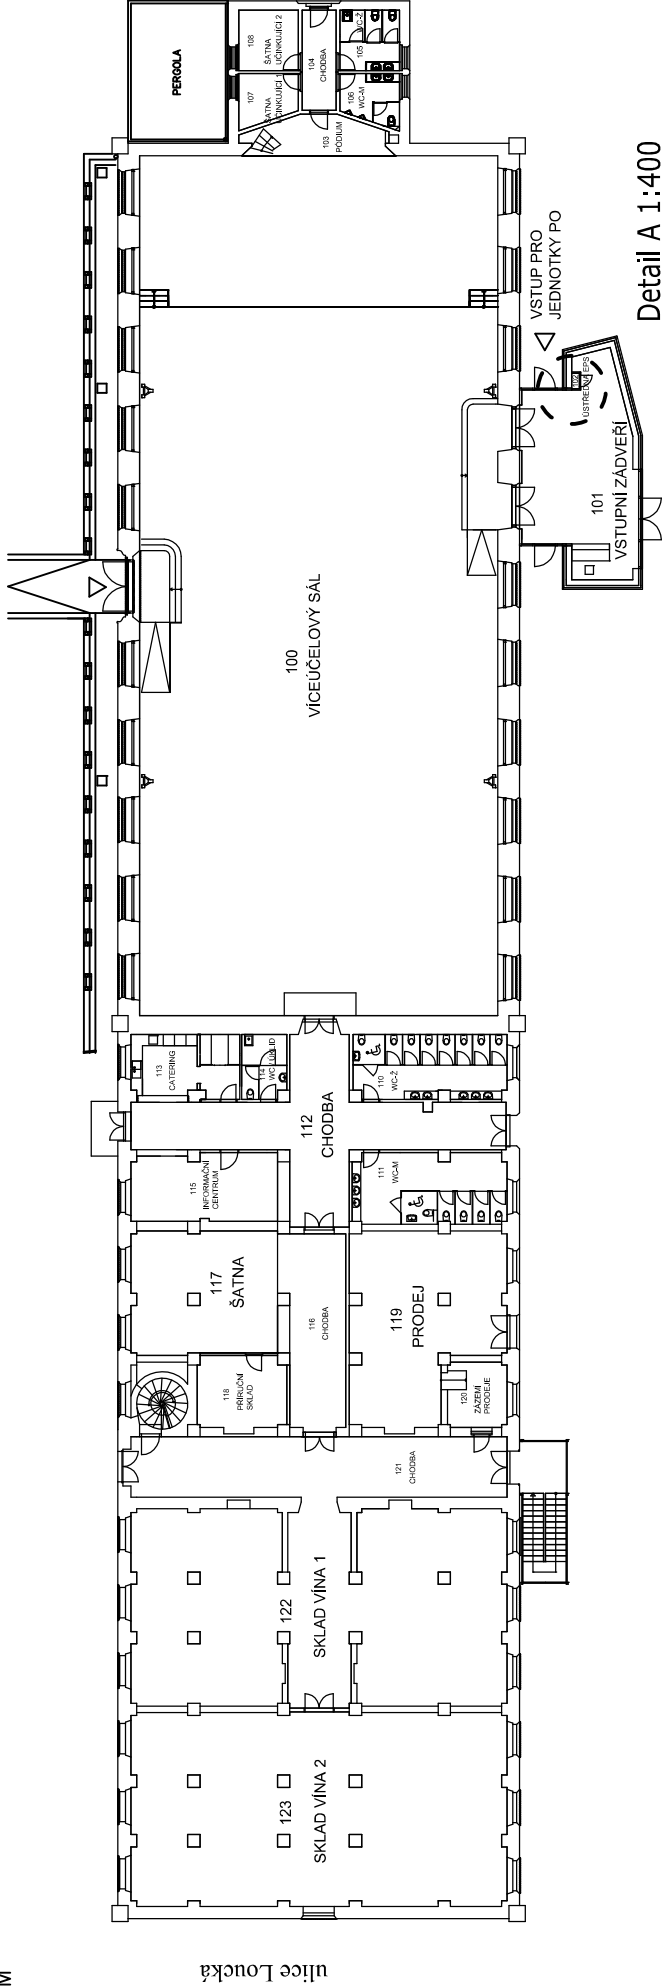

Detail A 1:400

Detail A 1:25

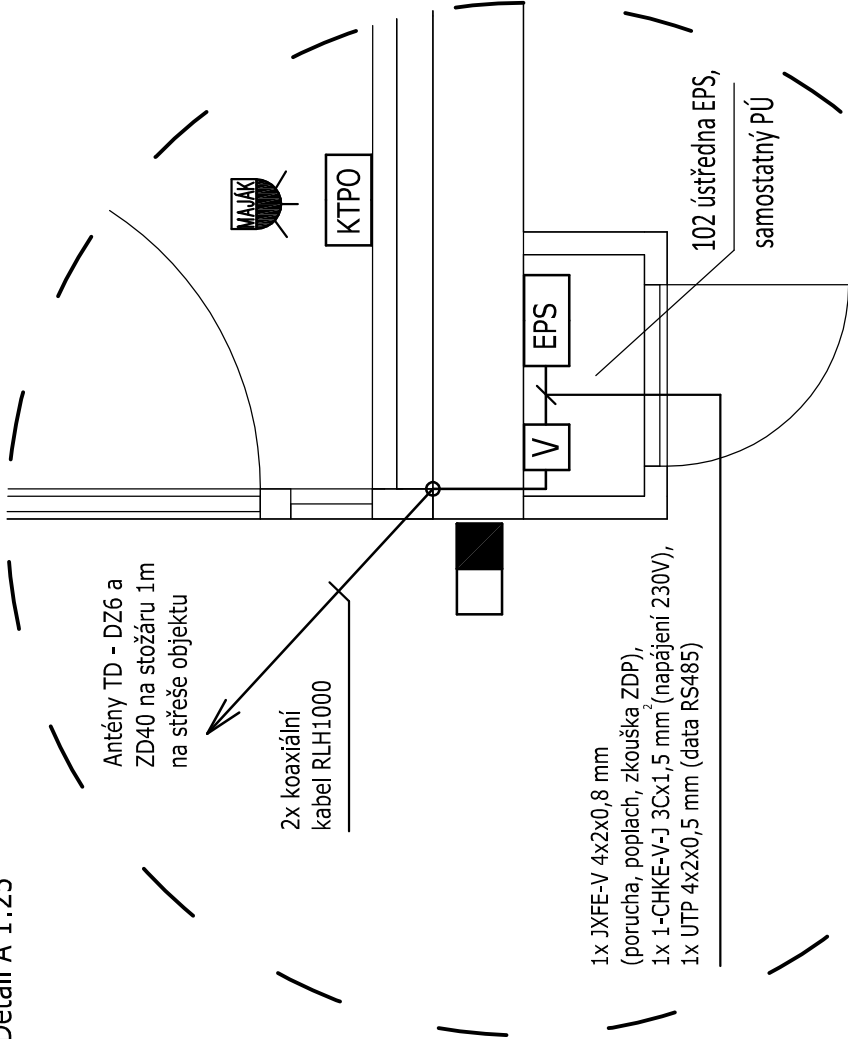

| | | | | | | | | | |
|-------|-----------|--|-----------------|-------------|------------|--|--|--|--|
| | | | | | | | | | |
| | | | | | | | | | |
| | | | | | | | | | |
| 1 | 25.9.2019 | 1. VYDÁNÍ – Dokumentace pro provedení stavby | V. VOJTECHOVSKÝ | I. NIESYT | F. PAULČEK | | | | |
| ČÍSLO | DATUM | POPIS | NAVRHL | KONTROLOVAL | SCHVÁLIL | | | | |
| | | | | | | | | | |

| | | | | |
|-------------|--|---------------------|---------------|----------|
| AKCE | Jízdárna Louckého kláštera, parc.č. 24/2, 24/3, k.ú. Znojmo-Louka | | PATROL | |
| ČÁST | ZAŘÍZENÍ DÁLKOVÉHO PŘENOSU | | ZAKÁZKA | 62024266 |
| VÝKRES | Půdorys 1.NP – detail A | | ČÍSLO VÝKRESU | VÝTISK |
| INVESTOR | Město Znojmo, Obroková 1/12, 669 22 Znojmo | | 01 | |
| SCHVÁLIL | F. PAULČEK | MĚŘÍTKO 1:25, 1:400 | REVIZE | |
| KONTROLOVAL | I. NIESYT | FORMÁT 244 | | |
| NAVRHL | V. VOJTECHOVSKÝ | STUPEŇ DPS | | |