


RZUT DACHU: poglądowy widok rozmieszczenia paneli na dachu budynku i dachu trybun

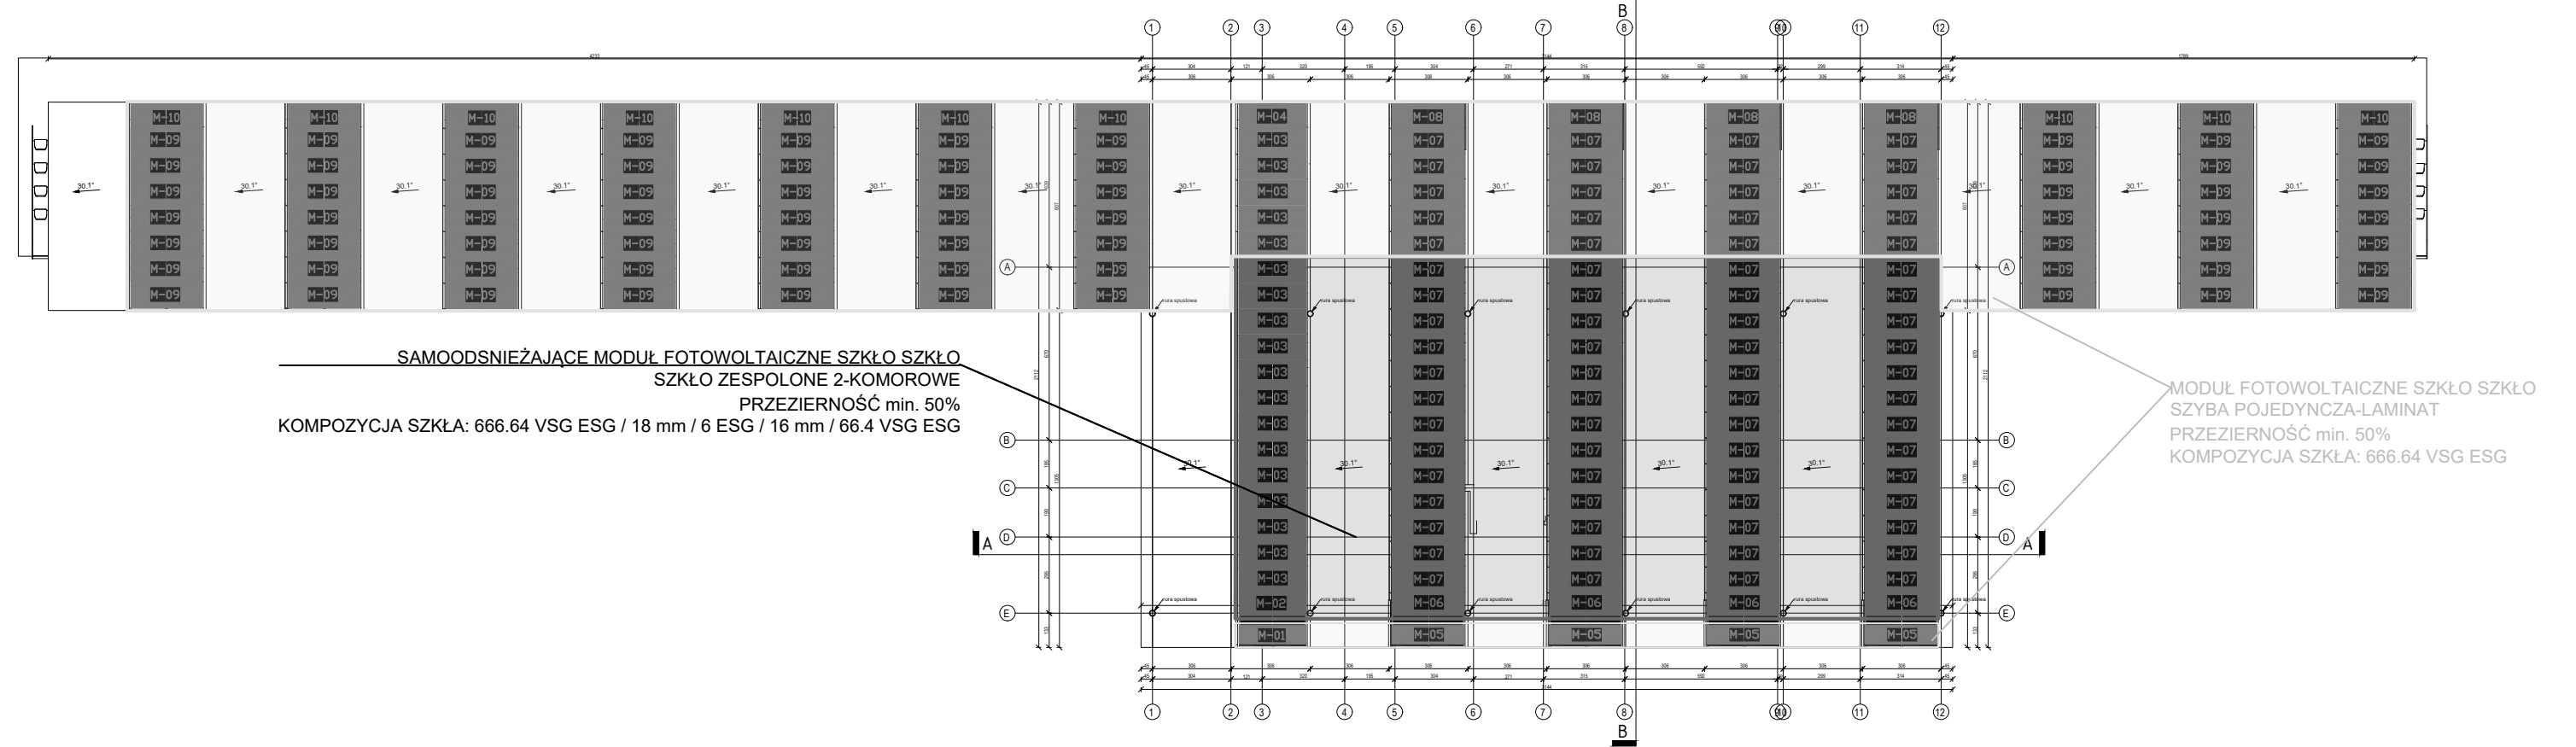

Rysunek poglądowy.
Ostatecznie przyjęte rozwiązania określić
na etapie projektu wykonawczego.

| | |
|--|----------------------|
| Załącznik do projektu inst. elektrycznej Projekt instalacji fotowoltaicznej | |
| nazwa rysunku: Rozmieszczenie modułów | skala: 1:250 |
| lokalizacja: STADION "BESKID" w Andrychowie, ul. T.Kościuszki 1 | data: 12-2022 |
| uwagi: 1/ ostateczna lokalizacja, ilość oraz wymiary modułów do określenia na etapie realizacji | nr rysunku: PV-02 |