



# PŮDORYS

# Filtr střešních splavenin 1:10

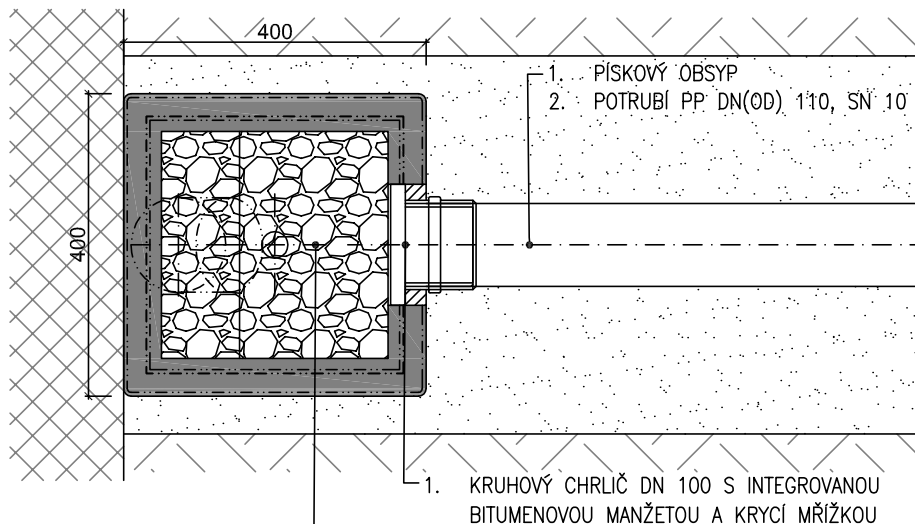

## ŘEZ

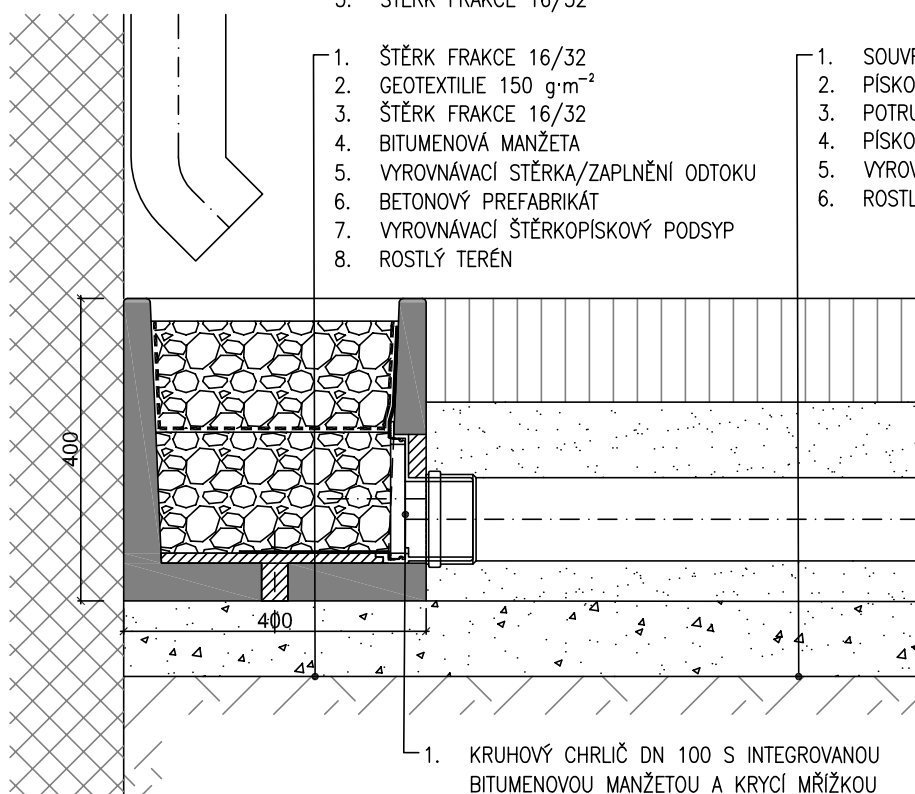

JV PROJEKT VH s.r.o.  
Kosmákova 1050/49  
615 00 Brno  
www.jvprojektvh.cz

Vedoucí projektu: Ing. Ondřej BÍZEK	Schválil(a): Ing. Jiří VÍTEK	Paré:
Vypracoval(a): Ing. arch. Michaela Vacková, Ph.D.		

Stavebník: Město Uherský Brod Masarykovo nám. 100, 688 01 Uherský Brod	Číslo zakázky: 18 669
Akce: <b>Hospodaření se srážkovými vodami ZŠ Na Výsluní č.p. 2047 SO03 - Areálové hospodaření s dešť. vodou</b>	Stupeň PD: DUR
Příloha: <b>VZOROVÝ FILTR STŘEŠNÍCH SPLAVENIN</b>	Datum: 07/2018
	Měřítko: 1:10
	Číslo přílohy: D.3.6