


REZ 1-1

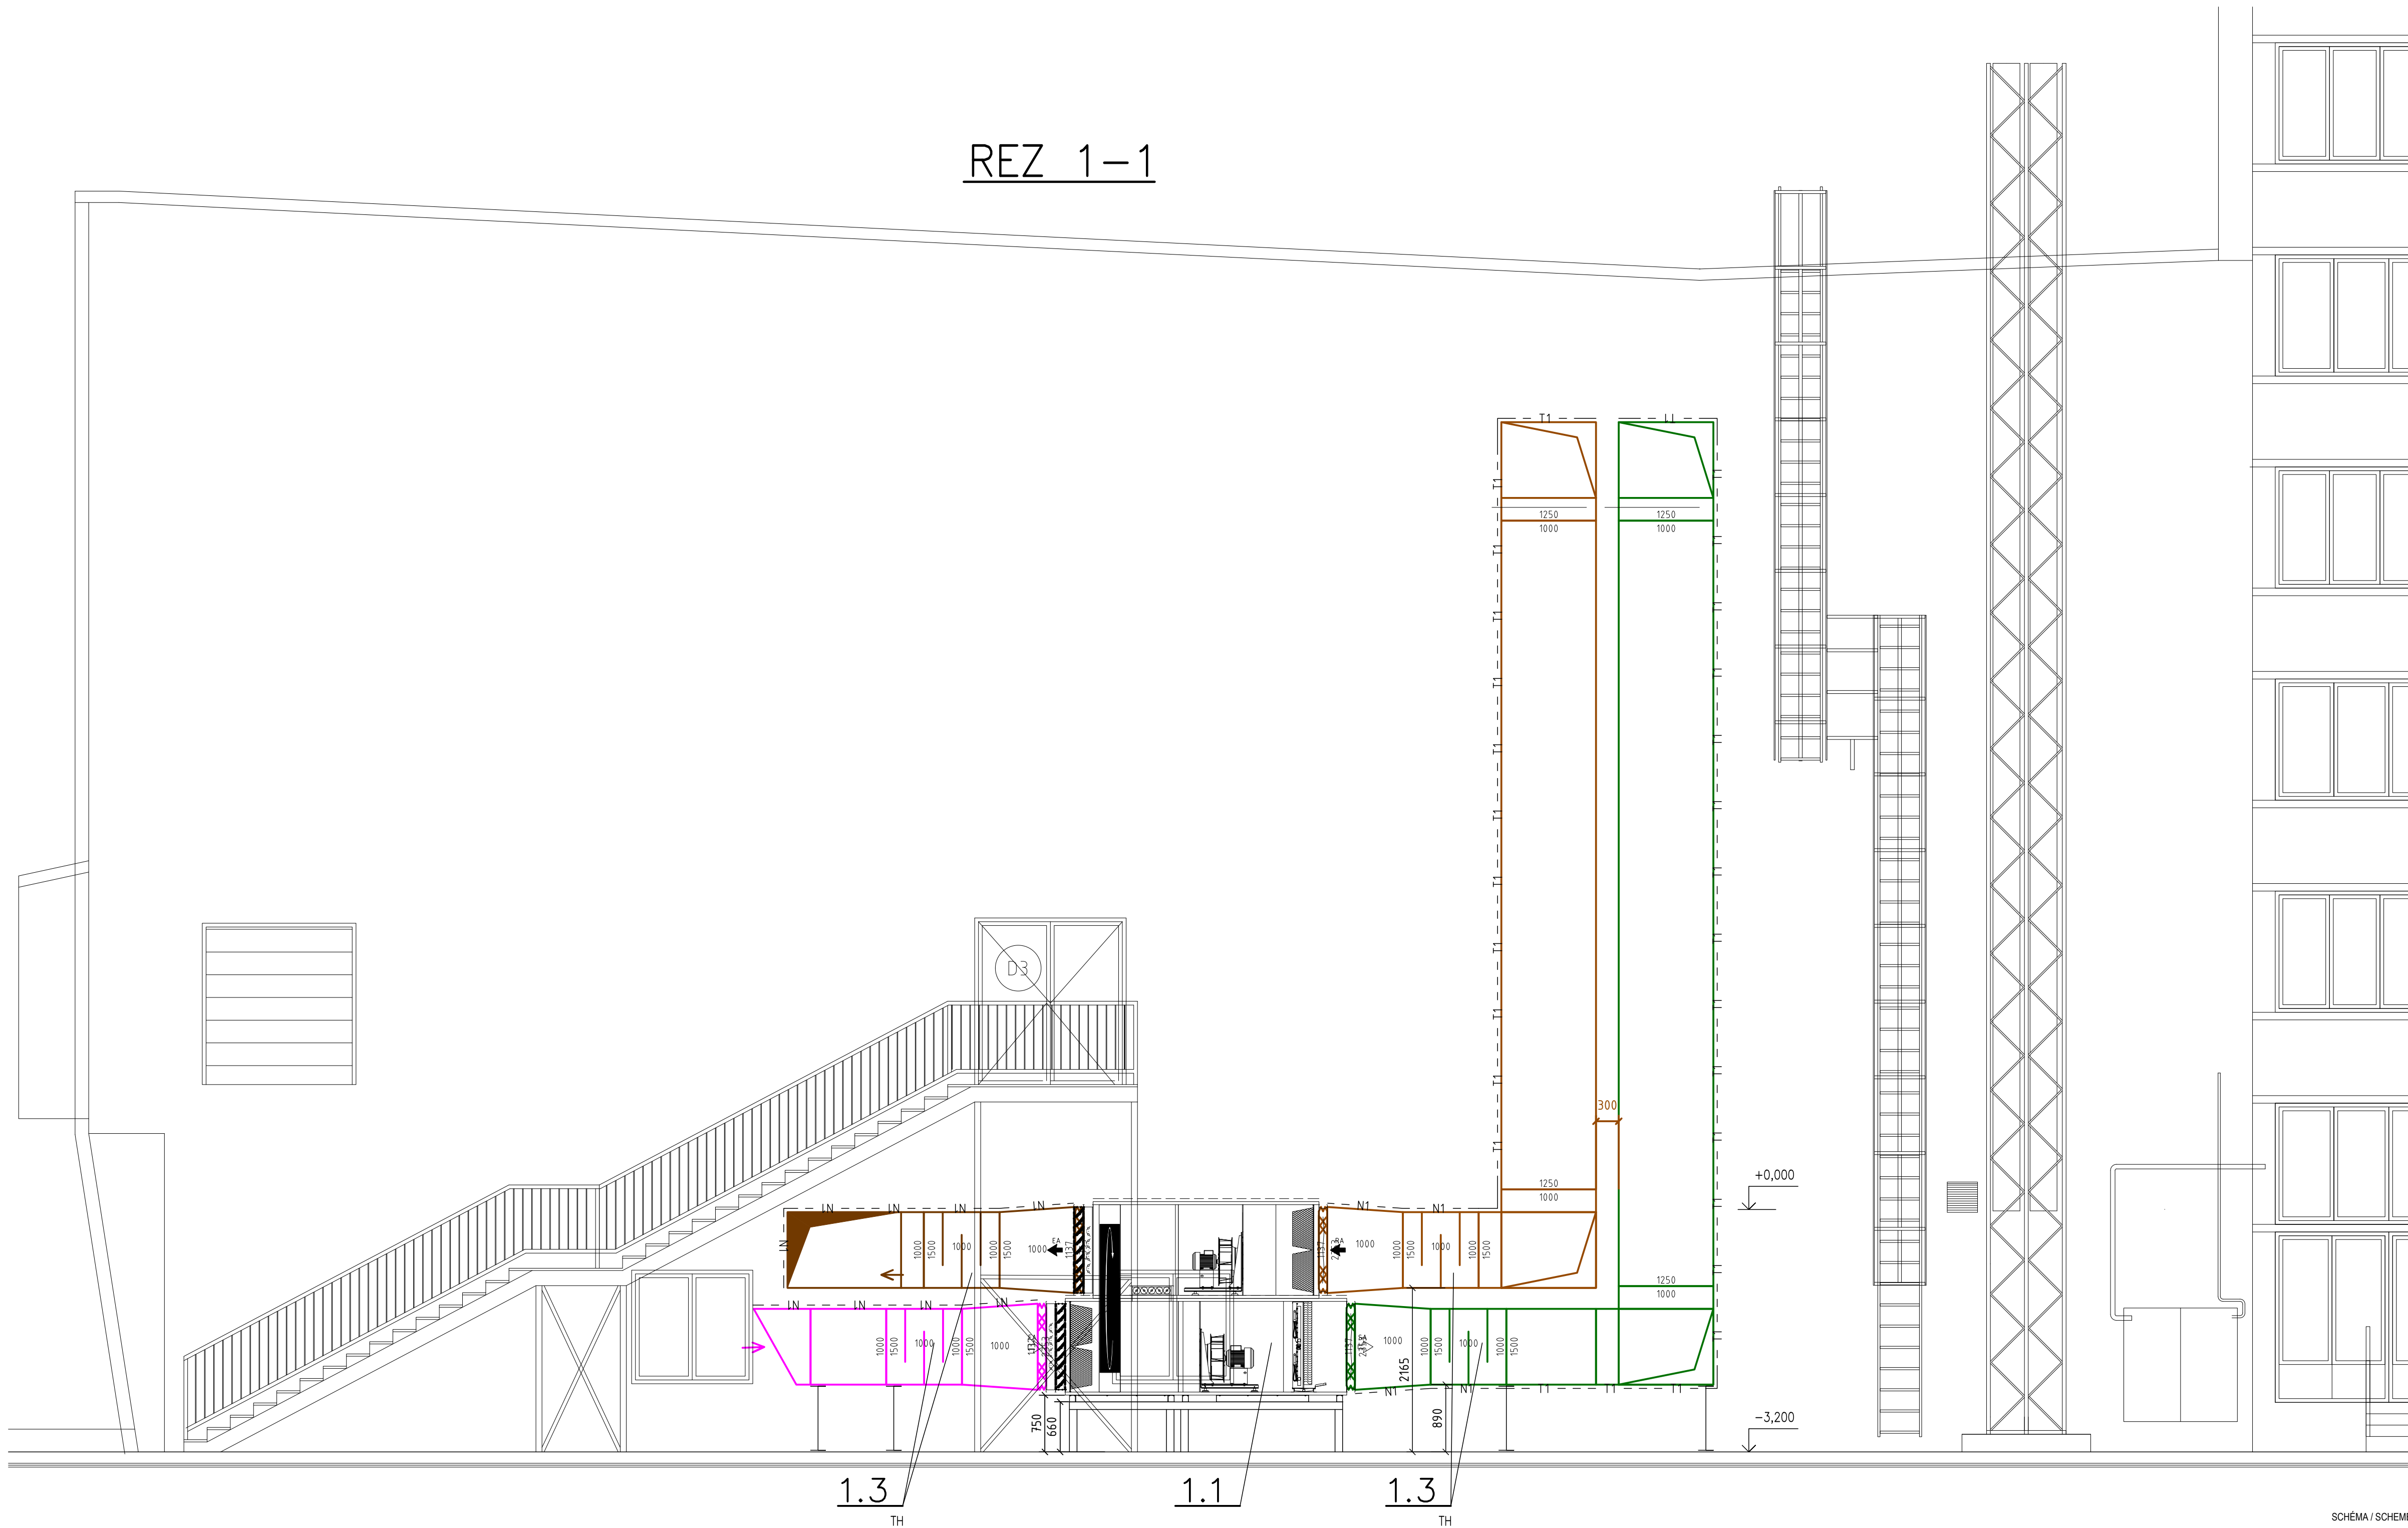

LEGENDA VZT PRVKOV

- Vírivá výústka
- Prívodná / Odvodná výústka
- Tlmíč hluku
- Regulačná klapka
- Revízny / servisný otvor
- Prívodný / odvodný tanierový ventil
- Množstvo vzduchu
prívod/odvod m³/h
- Smer prúdenia vzduchu

POZNÁMKY:

- 1) PRESNÚ POLOHU OSADENIA DISTRIBUČNÝCH PRVKOV A JEDNOTEK KOORDINOVAT S VÝKRESMI ELEKTRO A ARCHITEKTÚRY
- 2) SKUTOČNÉ ROZMERY POTRUBIA DOMERAŤ NA STAVBE
- 3) PREVERIŤ MOŽNOSŤ OSADENIA JEDNOTLIVÝCH VZT ELEMENTOV
- 4) VZDUCHOTECHNICKÉ POTRUBIA KOTVIŤ V ZMYSLE PODKLADOV DODÁVATEĽA ZÁVESNÉHO SYSTÉMU
- 5) POPIS TEPELNÝCH IZOLÁCIÍ JE V TECHNICKEJ SPRÁVE A VÝKAZE VÝMER
- 6) OCELOVE NOSNÉ KONŠTRUKCIE PRE OSADENIE VZDUCHOTECHNICKÝCH A KONDENZAČNÝCH JEDNOTEK – DODÁVKA STAVBY
- 7) OSTATNÉ POŽIADAVKY SÚ UVEDENÉ V TECHNICKEJ SPRÁVE

- POŽ – PROTIDAŽDOVÁ ŽALUZIA
TH – TLMÍČ HLUKU
RK – REGULAČNÁ KLAPOKA
SM – STENOVÁ MRIEŽKA
VKVR – VÍRIVÁ VÝUSTKA
TV – TANIEROVÝ VENTIL
NOVA C – VÝUSTKA NA KRUHOVÉ POTRUBIE
NOVA A – VÝUSTKA
HH – HORNÁ HRANA
SH – SPODNÁ HRANA
NP – NAD PODLAHOU
PS – POD STROPOM

LEGENDA IZOLÁCIÍ

- N1 — IZOLÁCIA HLUKOVÁ, HR.60MM
- T1 — IZOLÁCIA TEPELNÁ, HR.40MM
- T2 — IZOLÁCIA TEPELNÁ, HR.30MM
- T3 — IZOLÁCIA TEPELNÁ, HR.20MM
- 30A — IZOLÁCIA POŽIARNÁ, HORLAVOSŤ A, ODOLNOSŤ 30min

LEGENDA VZT POTRUBÍ

- ČERSTVÝ VZDUCH
- ODPADOVÝ VZDUCH
- PRÍVODNÝ VZDUCH
- ODVODNÝ VZDUCH
- Cu – POTRUBIE, IZOLOVANÉ

±0,000 = m n.m.
SÚR. SYSTÉM S-JTSK / GRID SYSTEM S-JTSK,
VÝŠKOVÝ SYSTÉM BpV / VERTICAL SYSTEM BpV

SCHEMA / SCHEME

AKP DEVELOP
architektonický atelier

AKP Develop s.r.o.
Ipeľská 4
949 11 NITRA
MAIL: mail@projektant-architekt-nitra.sk
TEL.: +421 903 741 509
IČO: 47 852 879

OBJEDNÁVATEĽ / CLIENT

Slovenská poľnohospodárska univerzita v Nitre
Andraja Hlinku č.2
949 76 NITRA

PROJEKTANT / DESIGNER

Ing. Emília Remenárová,
J.Kráľa 1328/19
941 11 Palárikovo
MAIL: e.remenarova@gmail.com
TEL.: +421 905 970 472

VYPRACOVAL / DRAWN BY

Ing. Emília Remenárová

KONTROLOVAL / CHECKER

Ing. Emília Remenárová

ZODP. PROJEKTANT / RESPONSIBLE

Ing. Emília Remenárová

SCHVÁLIL / APPROVER

Ing. Emília Remenárová

NÁZOV ZÁKAZKY / PROJECT NAME

OBNOVA A MODERNIZÁCIA OBJEKTU CENTRA UNIVERZITNÉHO ŠPORTU PRI SPU V NITRE

Kat. územie: Nitra Parc. číslo: 1885,1886

STUPEŇ PD / PROJECT STAGE

PROJEKT STAVBY

MIERKA / SCALE

1:50

DÁTUM VYDANIA / DATE OF ISSUE

01/24

POČET A4 / NUMBER OF A4

8 A4

NÁZOV OBJEKTU SOI/O / OBJECT NAME

NÁZOV PROFESNÉHO DIELU / PROFESSION PART

VZDUCHOTECHNIKA

NÁZOV DOKUMENTU / DOCUMENT NAME

REZ 1-1

NOVÝ STAV

NÁZOV SÚBORU / FILE NAME

- JSP - E1.4 - 108

ČÍSLO PROJEKTU / PROJECT NUMBER STUPEŇ PD / PROJECT STAGE OBCHODNÝ SÚBOR / BUSINESS PART ČASŤ / PART SO / IO / PROFESNÝ DIEL DILATÁCIA / DILATATION ČÍSLO DOKUMENTU / DOCUMENT NUMBER REVÍZIA / REVISION