


Legenda - instalacja uziemienia

	Uziom fundamentowy - bednarka FeZn 30x4mm
	Wypust bednarki Fe/Zn Bednarka podłączona do stalowej konstrukcji śmietnika
	Połączenia spawane/skręcane instalacji uziemienia ---

Uwagi

- Uziom wykonać jako fundamentowy za pomocą bednarki FeZn 30x4mm2 w warstwie chudego betonu.
- Bednarka powinna być otulona z każdej strony 5cm ciągłą warstwą betonu.
- Wszystkie części przewodzące dostępne i obce należy połączyć z systemem połączeń wyrównawczych za pomocą przewodów H07Z1-K 6mm2.
- Wszystkie połączenia instalacji uziemienia wykonane bezpośrednio w ziemi lub zalewane betonem wykonać jako spawane lub skręcane. Miejsca spawów zabezpieczyć przed korozją.
- Po wykonaniu robót przeprowadzić pomiary sprawdzające i sporządzić protokół.

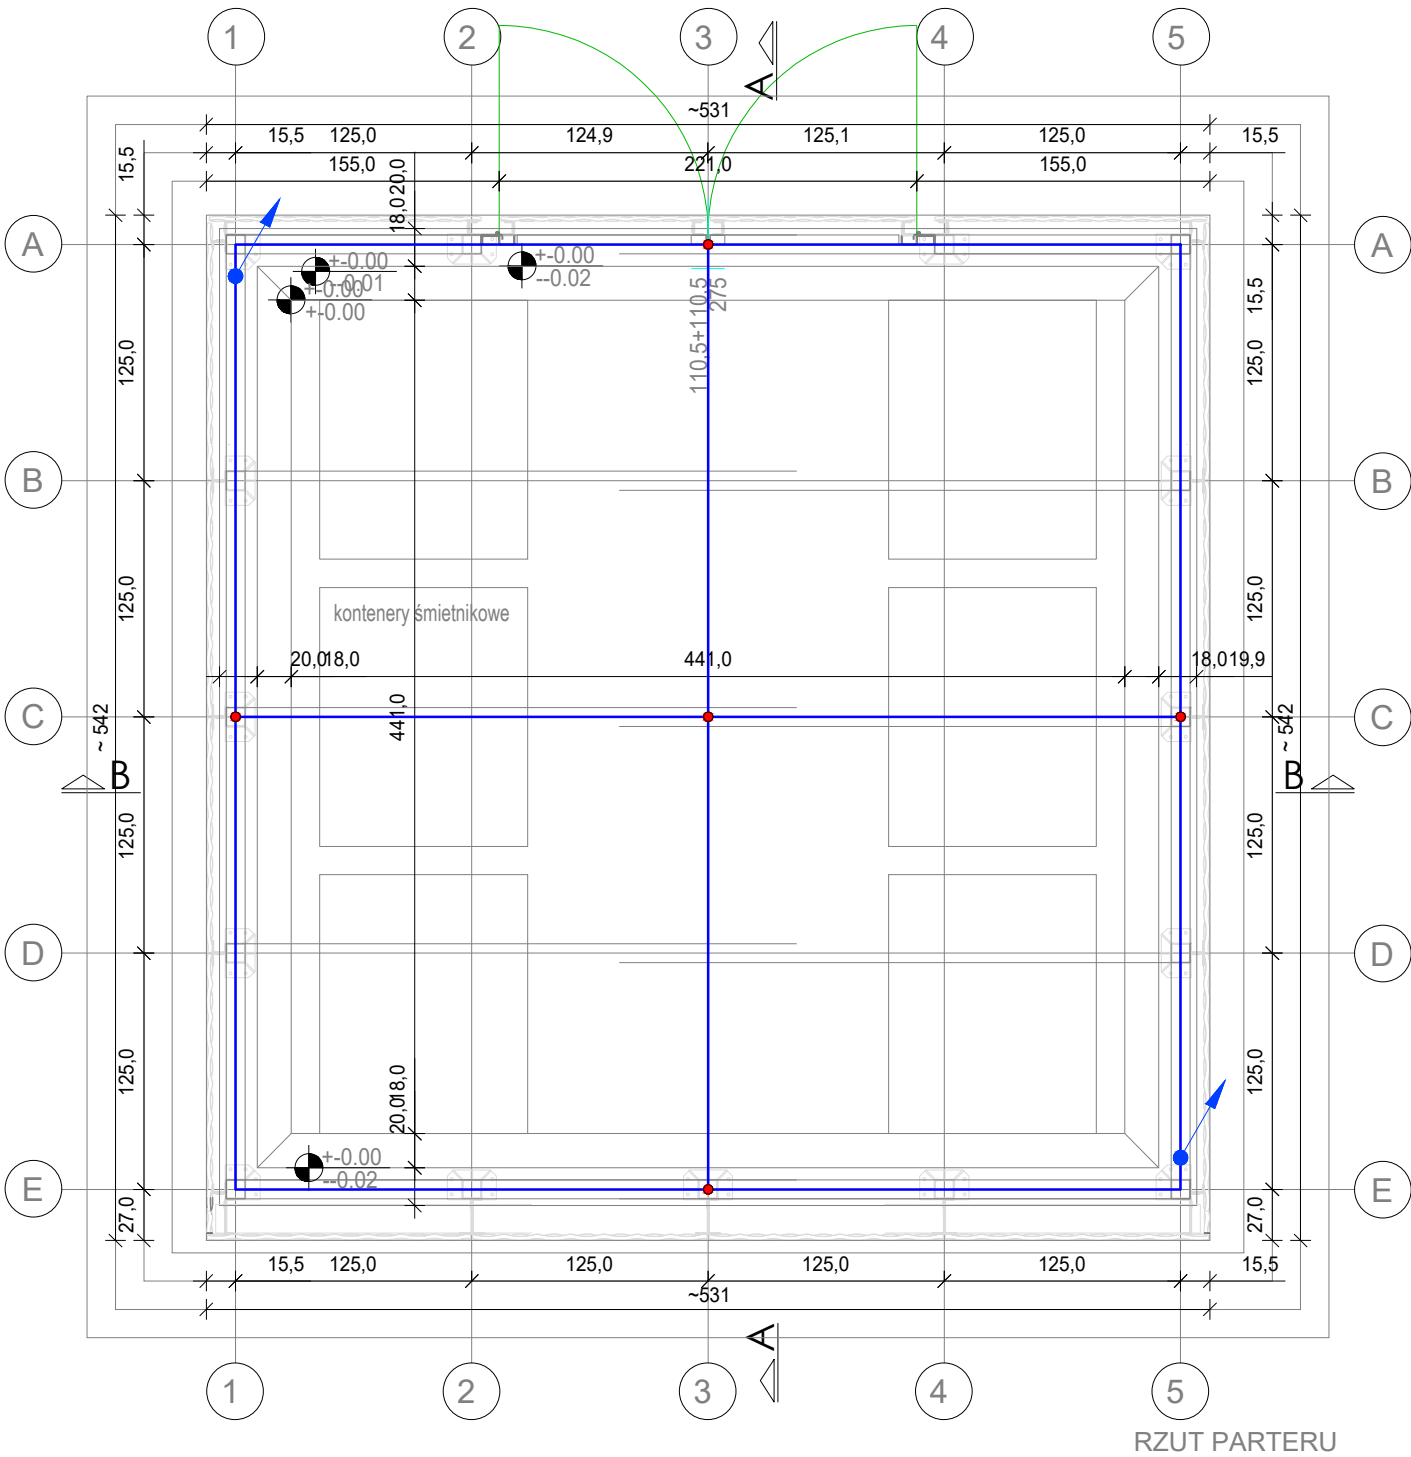

Nr.	Data	Zmiany
A3	20.12.2024	Pierwsze wydanie

# -245-PW-ELE-EA-RZU-ZZ-0021-A3

NUMER PROJEKTU	FAZA PROJEKTU	BRANŻA	OBJEKT	RODZAJ RYSUNKU	POZIOM	NUMER RYSUNKU	NUMER REWIZJI
----------------	---------------	--------	--------	----------------	--------	---------------	---------------

NAZWA OBIEKTU BUDOWLANEGO

**KOMPLEKS SPORTOWY W PIEKARACH ŚLĄSKICH, BUDOWA BASENU ZE SPA I STREFĄ FITNESS, HALI SPORTOWEJ ZE STRZELNICĄ SPORTOWĄ I GARAŻEM PODZIEMNYM, WRAZ Z ZAGOSPODAROWANIEM TERENU ORAZ NIEZBĘDNĄ INFRASTRUKTURĄ TECHNICZNĄ PODZIEMNĄ I NAZIEMNĄ**

FAZA PROJEKTU	LOKALIZACJA OBIEKTU BUDOWLANEGO
<b>Projekt Wykonawczy</b>	<b>PIEKARY ŚLĄSKIE UL. SOLIDARNOŚCI</b>

INWESTOR

**Gmina Piekary Śląskie**

ul. Bytomska 84, 41-940  
Piekary Śląskie



GENERALNY PROJEKTANT

**jsk architektki | pszezulny & rutz**

JSK Architekci Sp. z o.o.  
ul. Żwirki i Wigury 18  
02-092, Warszawa  
tel.: 0048 22 660 30 00  
e-mail: jsk@jskarchitekci.pl

PROJEKTANT BRANŻOWY



BD Group Sp. z o.o. Sp. k.  
ul. Przyjaźni 66/LU1  
53-030, Wrocław  
e-mail: biuro@bd-group.pl



PROJEKTANT <b>Wojciech Kompała</b>	NR UPRAWNIEN <b>353/DOŚ/10</b>	PODPIS
PROJEKTANT SPRAWDZAJĄCY <b>Mateusz Biernacki</b>	NR UPRAWNIEN <b>OPL/2079/PWBE/22</b>	PODPIS
RYSOWAŁ <b>Piotr Godyń</b>		

BRANŻA <b>Instalacje elektryczne</b>	SKALA 1:100	DATA <b>17/12/24</b>
ROZMIAR ARKUSZA		

TYTUŁ RYSUNKU

**BUDYNEK ŚMIETNIKA - INSTALACJA UZIEMIENIA**

# -245-PW-ELE-EA-RZU-ZZ-0021-A3

NUMER PROJEKTU	FAZA PROJEKTU	BRANŻA	OBJEKT	RODZAJ RYSUNKU	POZIOM	NUMER RYSUNKU	NUMER REWIZJI
----------------	---------------	--------	--------	----------------	--------	---------------	---------------