


B'

D'

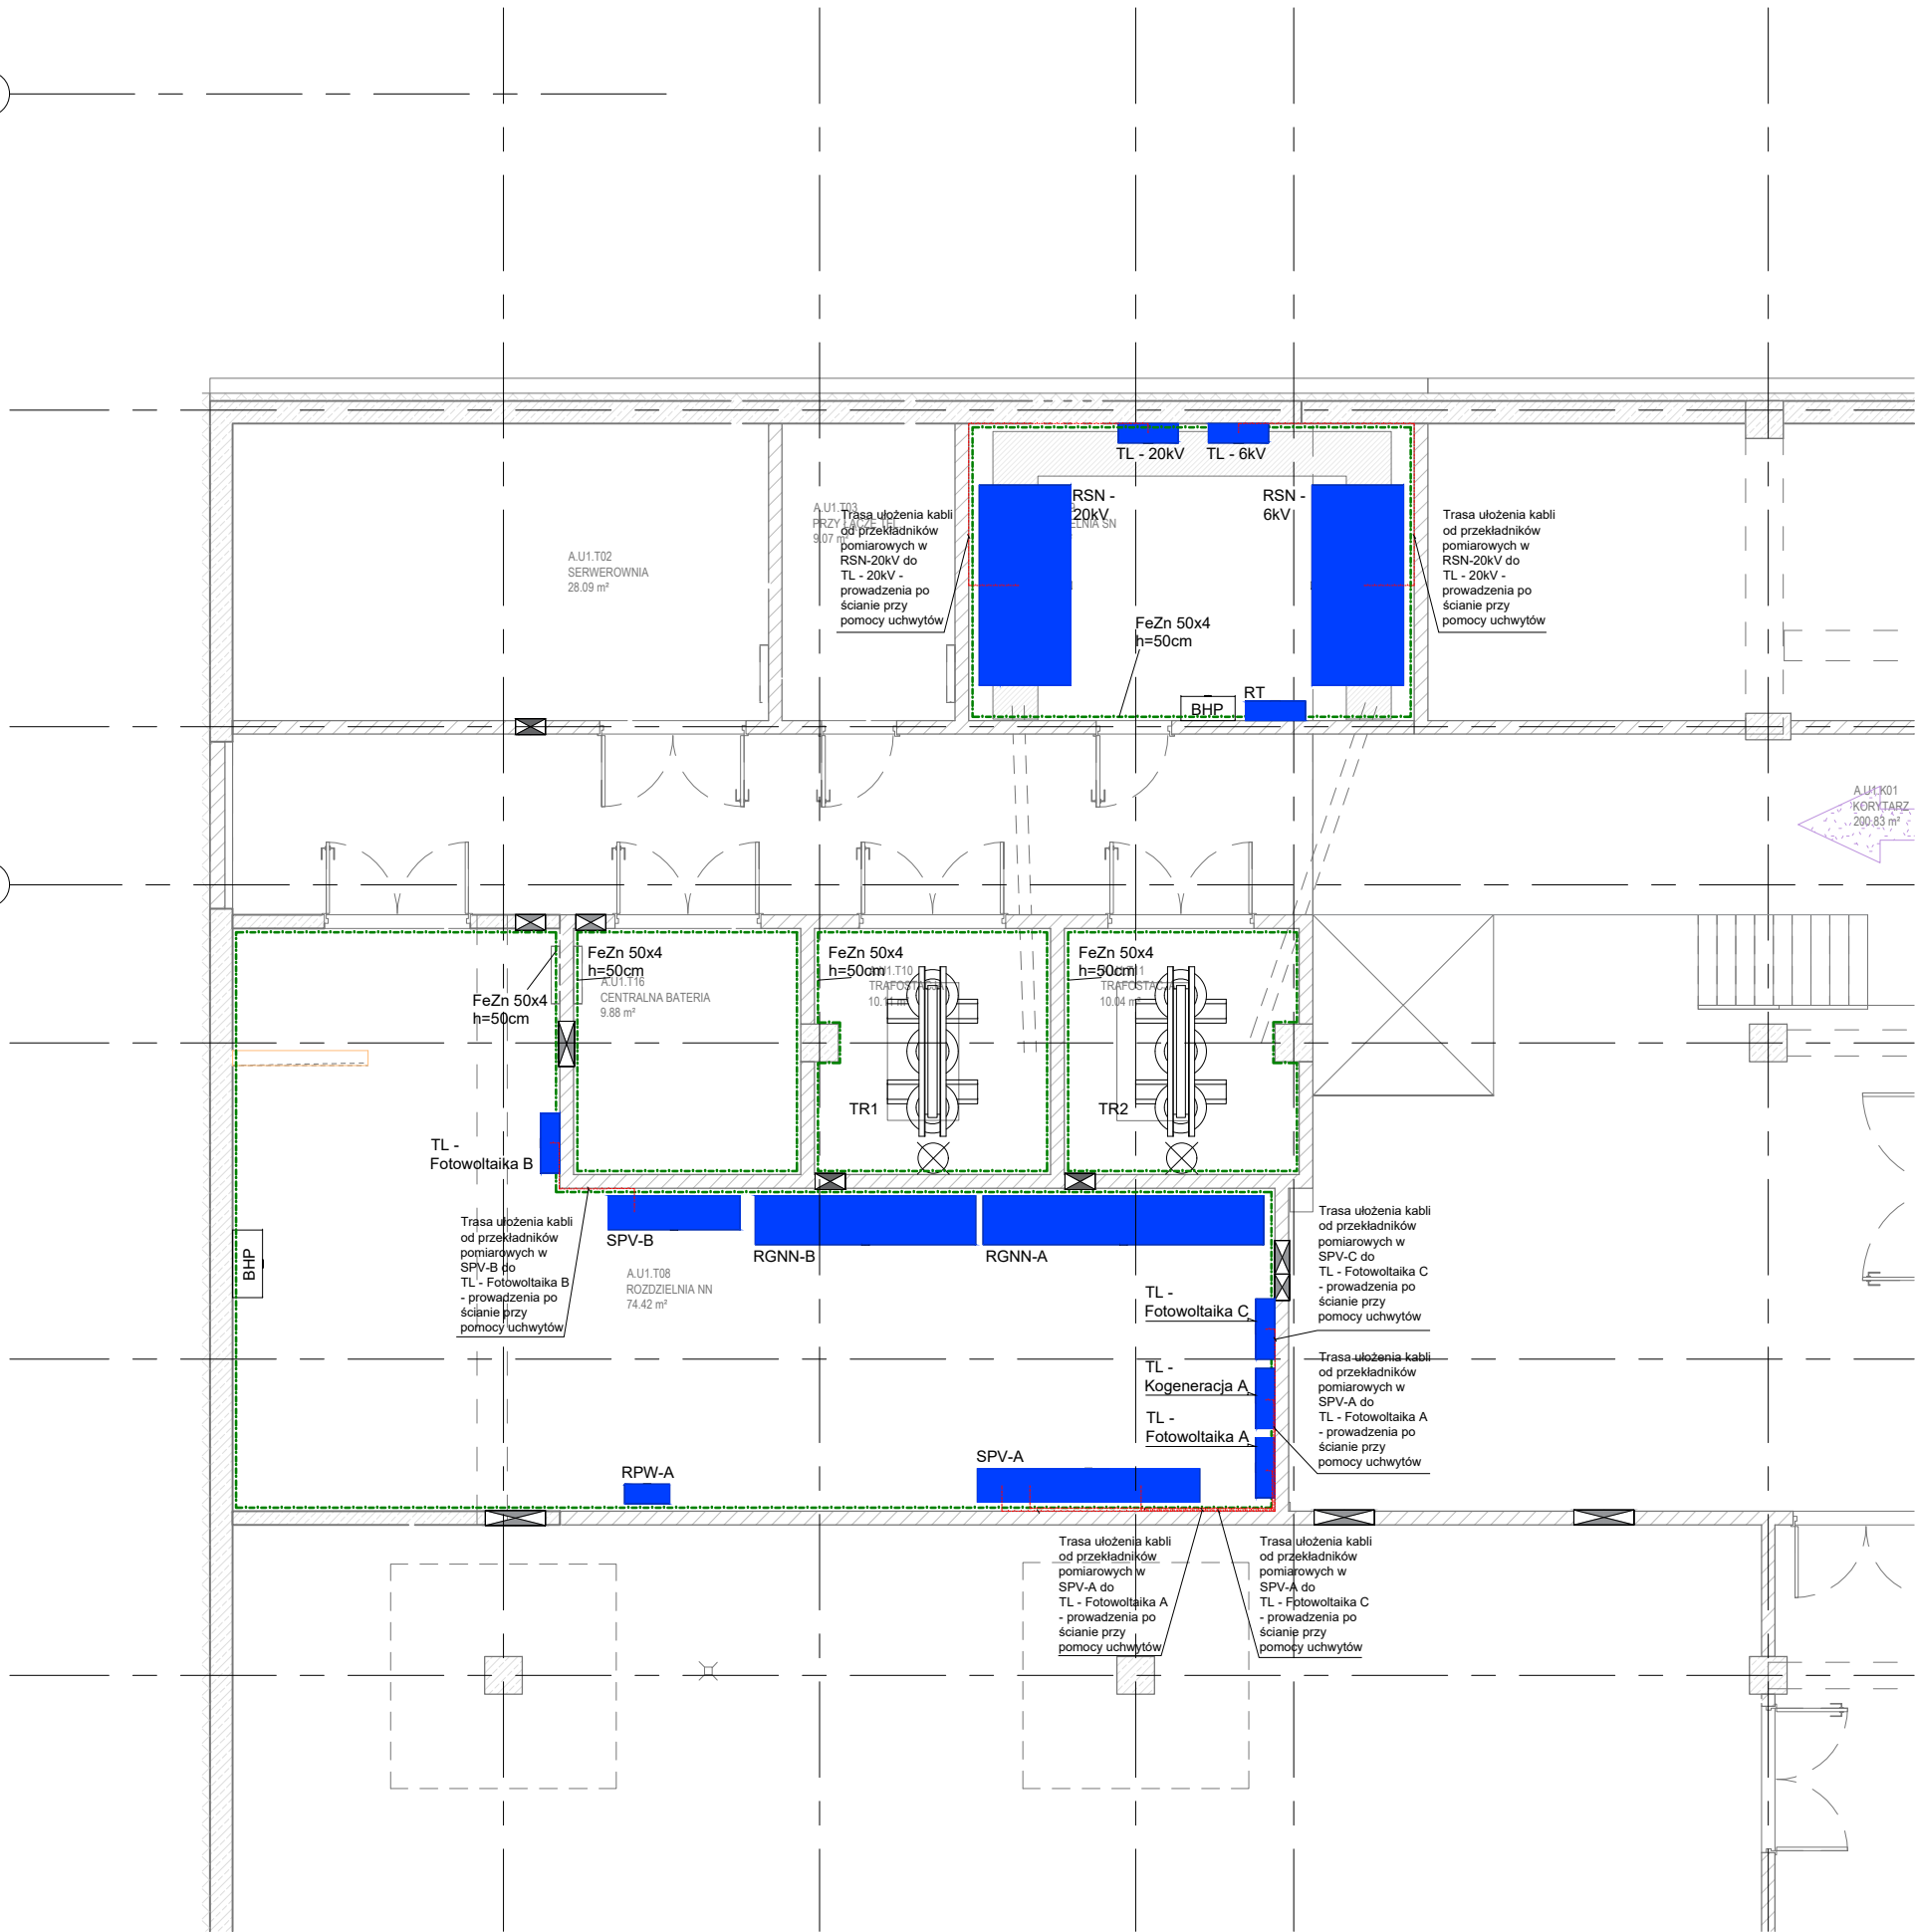

Nr.	Data	Zmiany

245-PW-ELE-EA-RZU-B1-0030-TD

NUMER PROJEKTU	FAZA PROJEKTU	BRANŻA	OBJEKT	RODZAJ RYSUNKU	POZIOM	NUMER RYSUNKU	NUMER REWIZJI
----------------	---------------	--------	--------	----------------	--------	---------------	---------------

NAZWA OBJEKTU BUDOWLANEGO
KOMPLEKS SPORTOWY W PIEKARACH ŚLĄSKICH, BUDOWA BASENU ZE SPA I STREFA FITNESS, HALI SPORTOWEJ ZE STRZELNICĄ SPORTOWĄ I GARAŻEM PODZIEMNYM, WRAZ Z ZAGOSPODAROWANIEM TERENU ORAZ NIEZBĘDNĄ INFRASTRUKTURĄ TECHNICZNĄ PODZIEMNĄ I NAZIEMNĄ

FAZA PROJEKTU	LOKALIZACJA OBJEKTU BUDOWLANEGO
Projekt Wykonawczy	PIEKARY ŚLĄSKIE UL. SOLIDARNOŚCI

INWESTOR Gmina Piekary Śląskie ul. Bytomska 84, 42-940 Piekary Śląskie	
GENERALNY PROJEKTANT jsk architekt pszczyzny & rutz JSK Architekt Sp. z o.o. ul. Żwirki i Wigury 18 02-092, Warszawa tel.: 0048 22 660 30 00 e-mail: jsk@jskarchitekt.pl	
PROJEKTANT BRANŻOWY 	
BD Group Sp. z o.o. Sp. k. ul. Przyjaźni 66/LU1 53-030, Wrocław e-mail: biuro@bd-group.pl	

PROJEKTANT Wojciech Kompała	NR UPRAWNIEN 353/DOŚ/10	PODPIS
PROJEKTANT SPRAWDZAJĄCY Mateusz Biernacki	NR UPRAWNIEN OPL/2079/PWBE/22	PODPIS
RYSOWAŁ Piotr Godyń		

BRANŻA Instalacje elektryczne	SKALA 1:100 ROZMIAR ARKUSZA	DATA 28-06-2024
---	-----------------------------------	---------------------------

TYTUŁ RYSUNKU
Rozmieszczenie urządzeń - układ pomiarowy - etap A

245-PW-ELE-EA-RZU-B1-0030-TD

NUMER PROJEKTU	FAZA PROJEKTU	BRANŻA	OBJEKT	RODZAJ RYSUNKU	POZIOM	NUMER RYSUNKU	NUMER REWIZJI
----------------	---------------	--------	--------	----------------	--------	---------------	---------------