



2 AA' 1 : 50

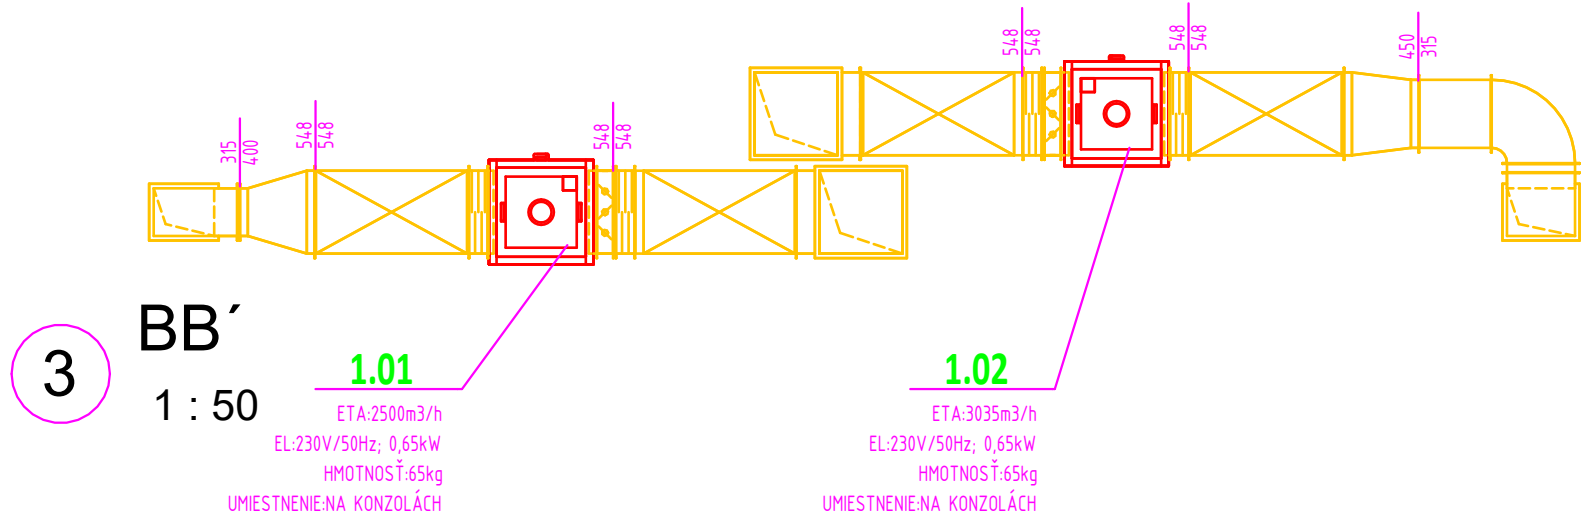

3 BB' 1 : 50

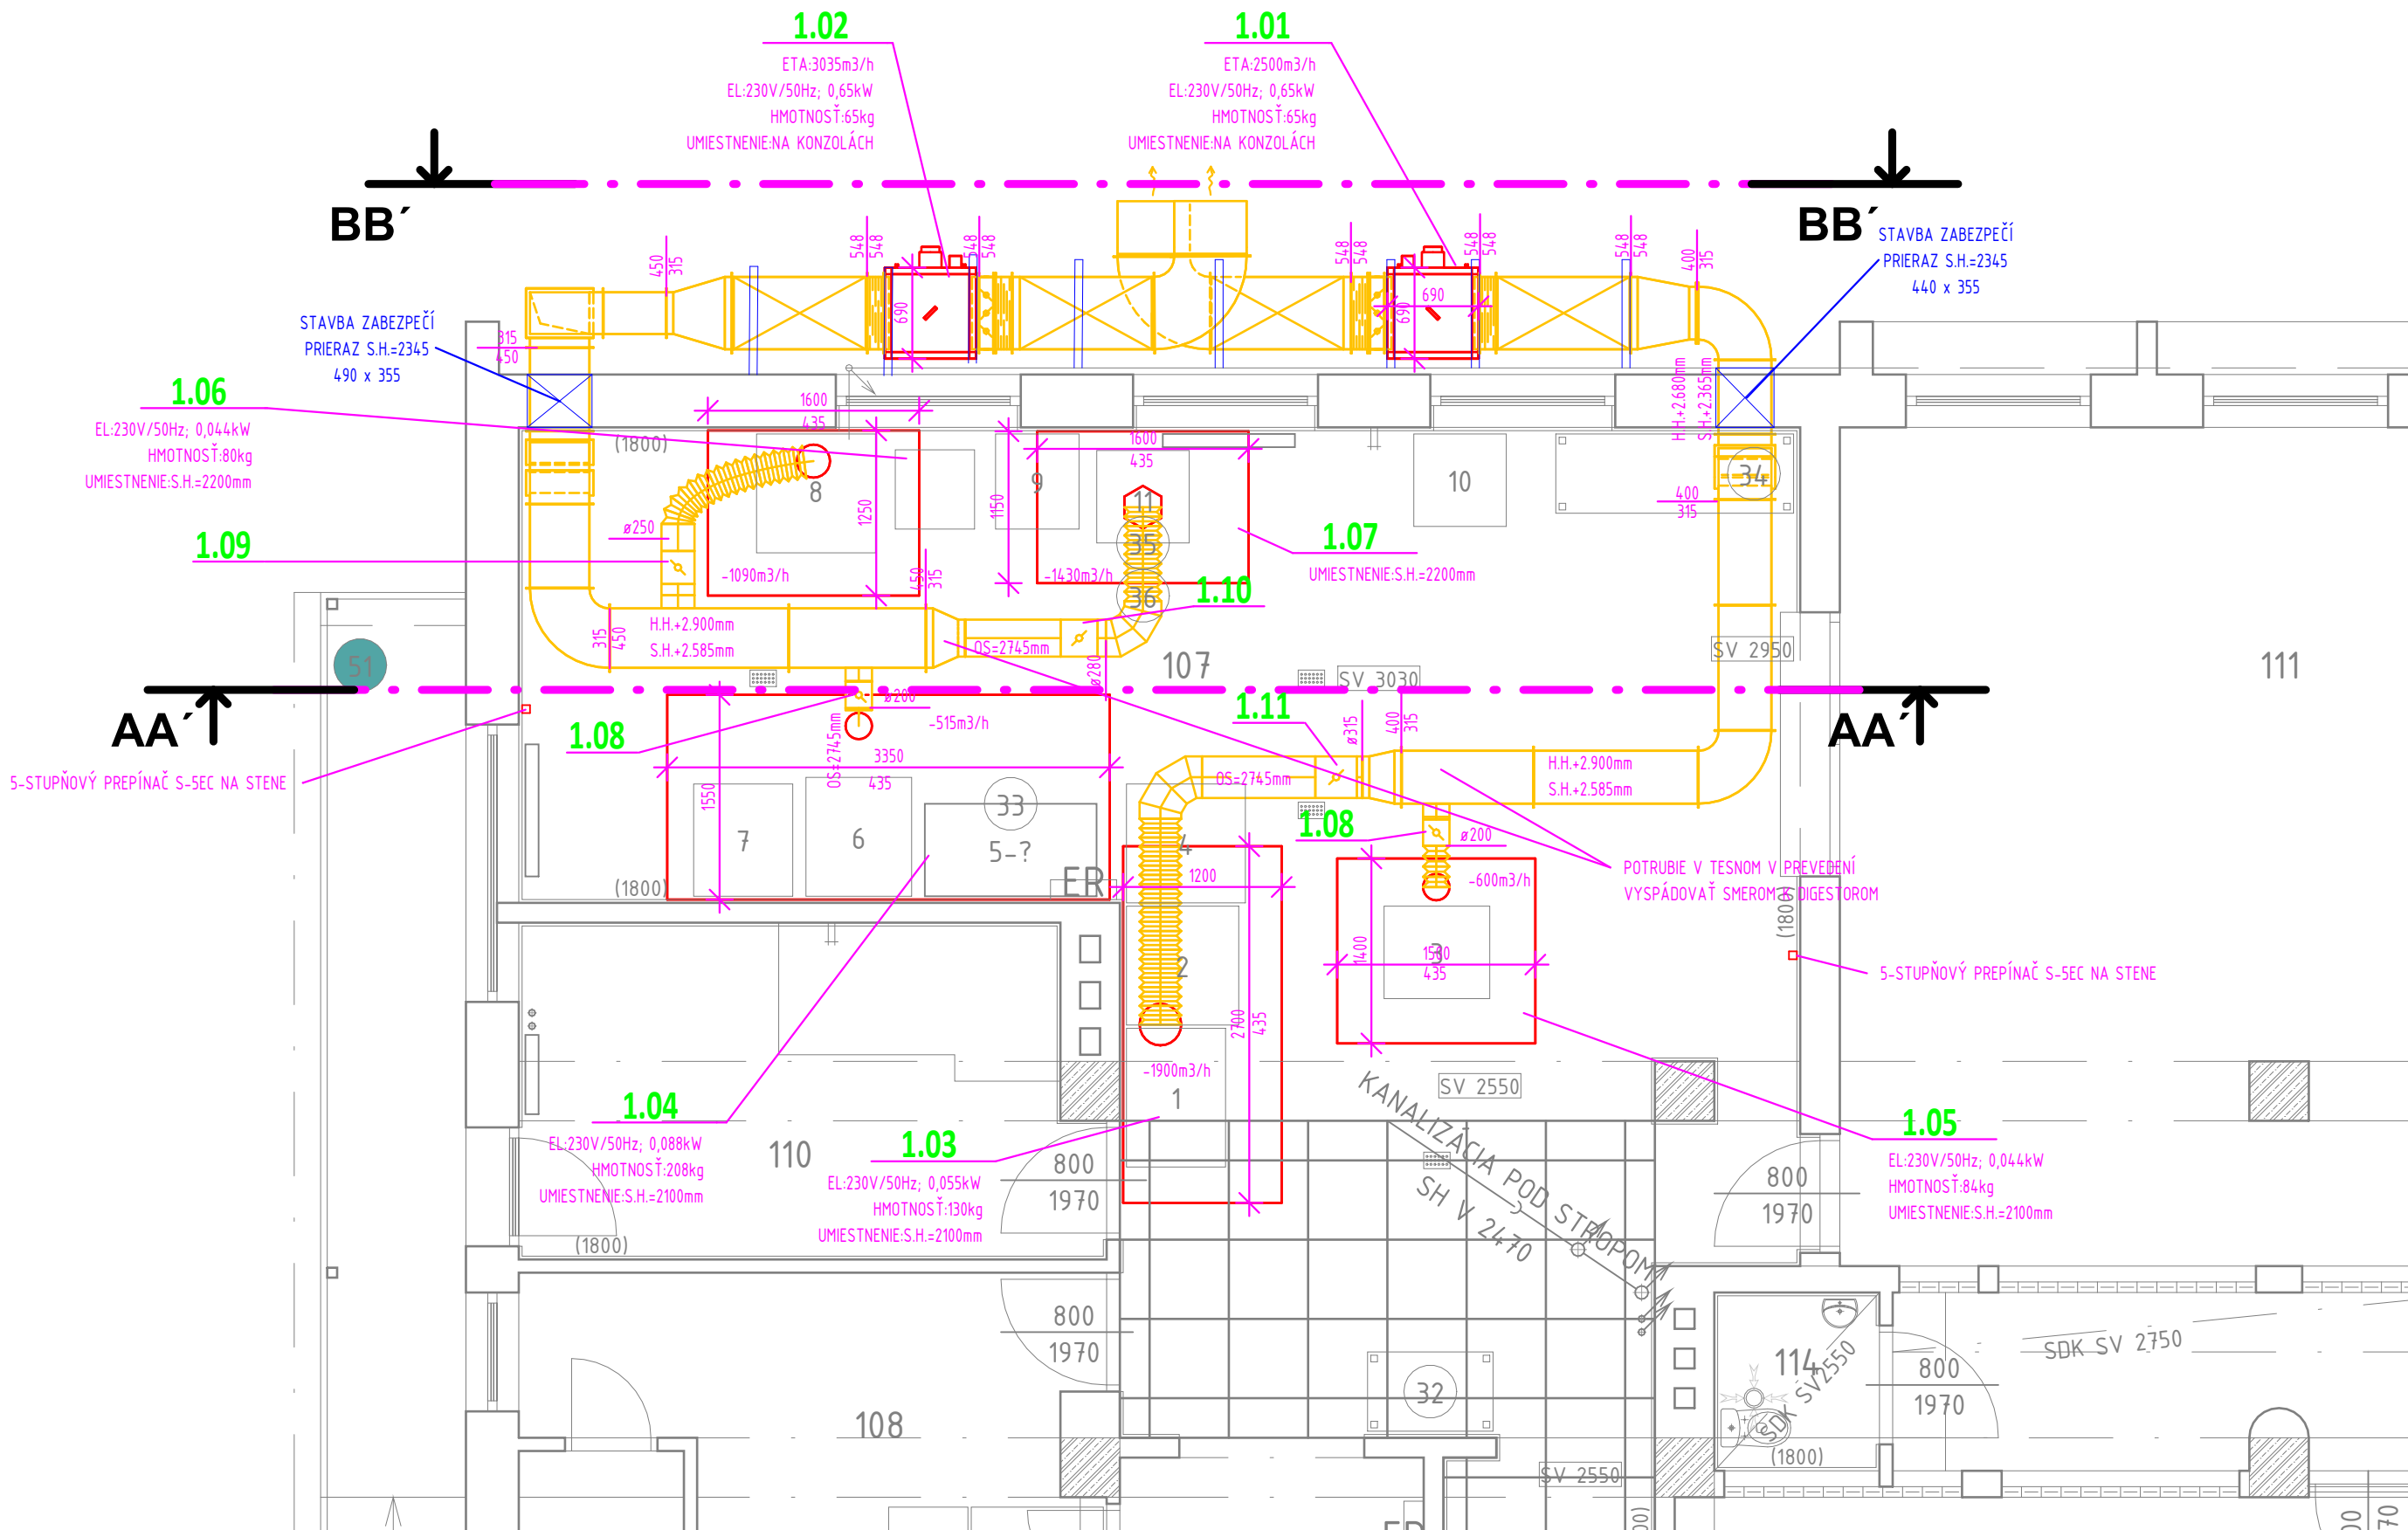

1 Pôdorys 1.NP 1 : 50

LEGENDA

1.01

S.H.
H.H.
OS

POZNÁMKY

- 1) POTRUBIA VEDENÉ POD STROPOM SÚ PRICHYTENÉ NA ZÁVESOCH VZDIALENÝCH OD SEBA PODĽA TECHNOLOGICKÉHO PREDPISU VÝROBCU DANÉHO MATERIÁLU
- 2) SKUTOČNÉ ROZMERY POTRUBIA DOMERAŤ NA STAVBE
- 3) VZDUCHOTECHNICKÉ POTRUBIA KOTVIŤ MIN. KAŽDÝCH 2000-3000mm
- 4) DISTRIBUČNÉ PRVKY OSÁDZAŤ V KOORDINÁCI S DODÁVATEĽOM PODHLADU A OSVETLENIA
- 5) ROZDIELY ZISTENÉ NA STAVBE OPROTI PD JE NUTNÉ V TECHNICKOM RIEŠENÍ ODSÚHLASIŤ S PROJEKTANTOM A AUTOROM, EŠTE PRED SAMOTNOU REALIZÁCIOU
- 6) VŠETKY ZMENY A ÚPRAVY MATERIÁLOVÉHO RIEŠENIA PRED REALIZÁCIOU PRÁC ODSÚHLASIŤ S PROJEKTANTOM VZT
- 7) PRI REALIZÁCIÍ TREBA REŠPEKTOVAŤ PREDPISY A PRAVIDLÁ BEZPEČNOSTI A OCHRANY ZDRAVIA PRI PRÁCI, PREDPISY A TECH. ŠPECIFIKÁCIE NARIADENÍ VÝROBCOV,
- 8) NÁPOJENIE POUŽITÝCH ZARIADENÍ A PRVKOV NA ENERGIE A OVLÁDACIE PRVKY KOORDINOVAŤ S EL
- 9) PRI VÝSTAVBE JE NUTNÉ DODRŽAŤ VŠETKY PREDPISY A ŠPECIFIKÁCIE PODĽA NARIADENÍ VÝROBCOV MATERIÁLOV A PRVKOV, KTORÉ NIE SÚ V PROJEKTE BLIŽŠIE ŠPECIFIKOVANÉ
- 10) NEODDELITELNOU SÚČASŤOU PROJEKTU SÚ TECH. SPRÁVA A TABUĽKA ZARIADENÍ


Zhotoviteľ profesie: bimbklima, s.r.o.
Identifikačné údaje zhotoviteľa: Kukučínova 4445/30, 926 01 Sereď, IČO: 53163249, mobil: 0902 219 943, mail: bimbklima@bimbklima.sk

Investor: Zariadenie sociálnych služieb Čemerica
Adresa sídla investora: 1. mája 57/72, 976 69 Pohorelá

Názov stavby: Stavebné úpravy a rekonštrukcia priestorov kuchyne, ZSS Čemerica

Adresa miesta stavby: Zariadenie sociálnych služieb Čemerica, 1. mája 57/72, 976 69 Pohorelá

Profesia: Vzduchotechnika	Zodpovedný projektant: Ing. Lukáš Matula	Dátum: 07/2024
Mierka: 1:50	Stupeň PD: Projekt	Formát: 04 A4

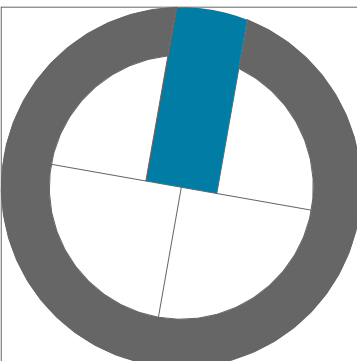

01