

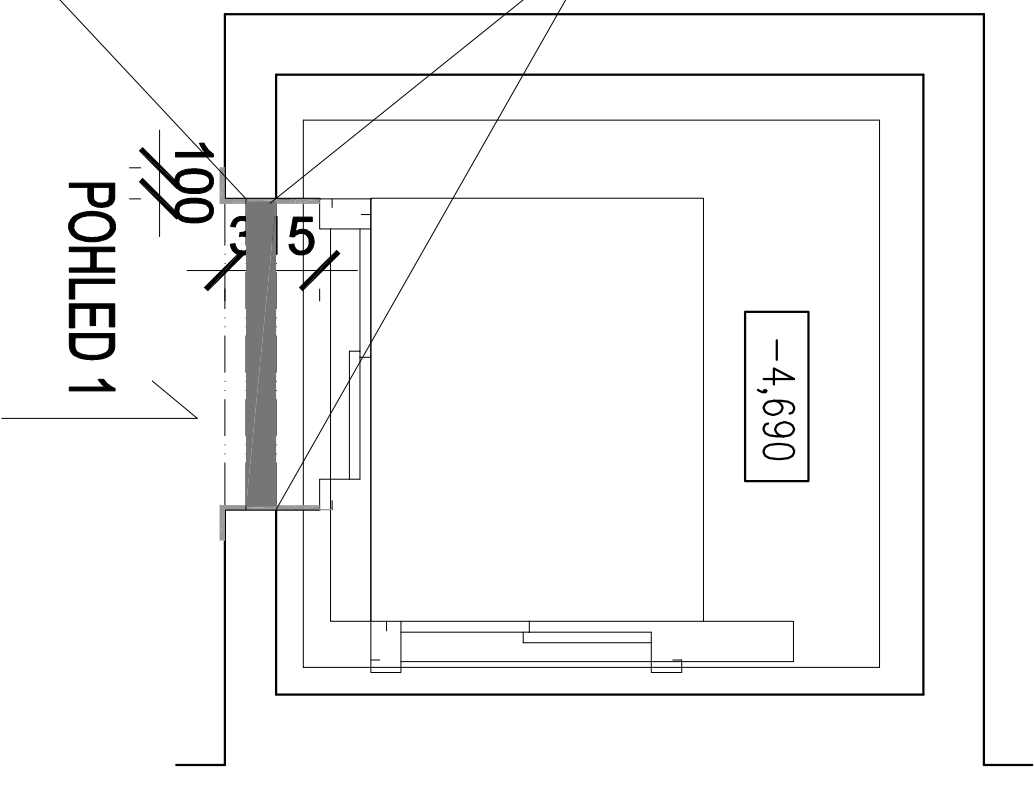


POHLED 1

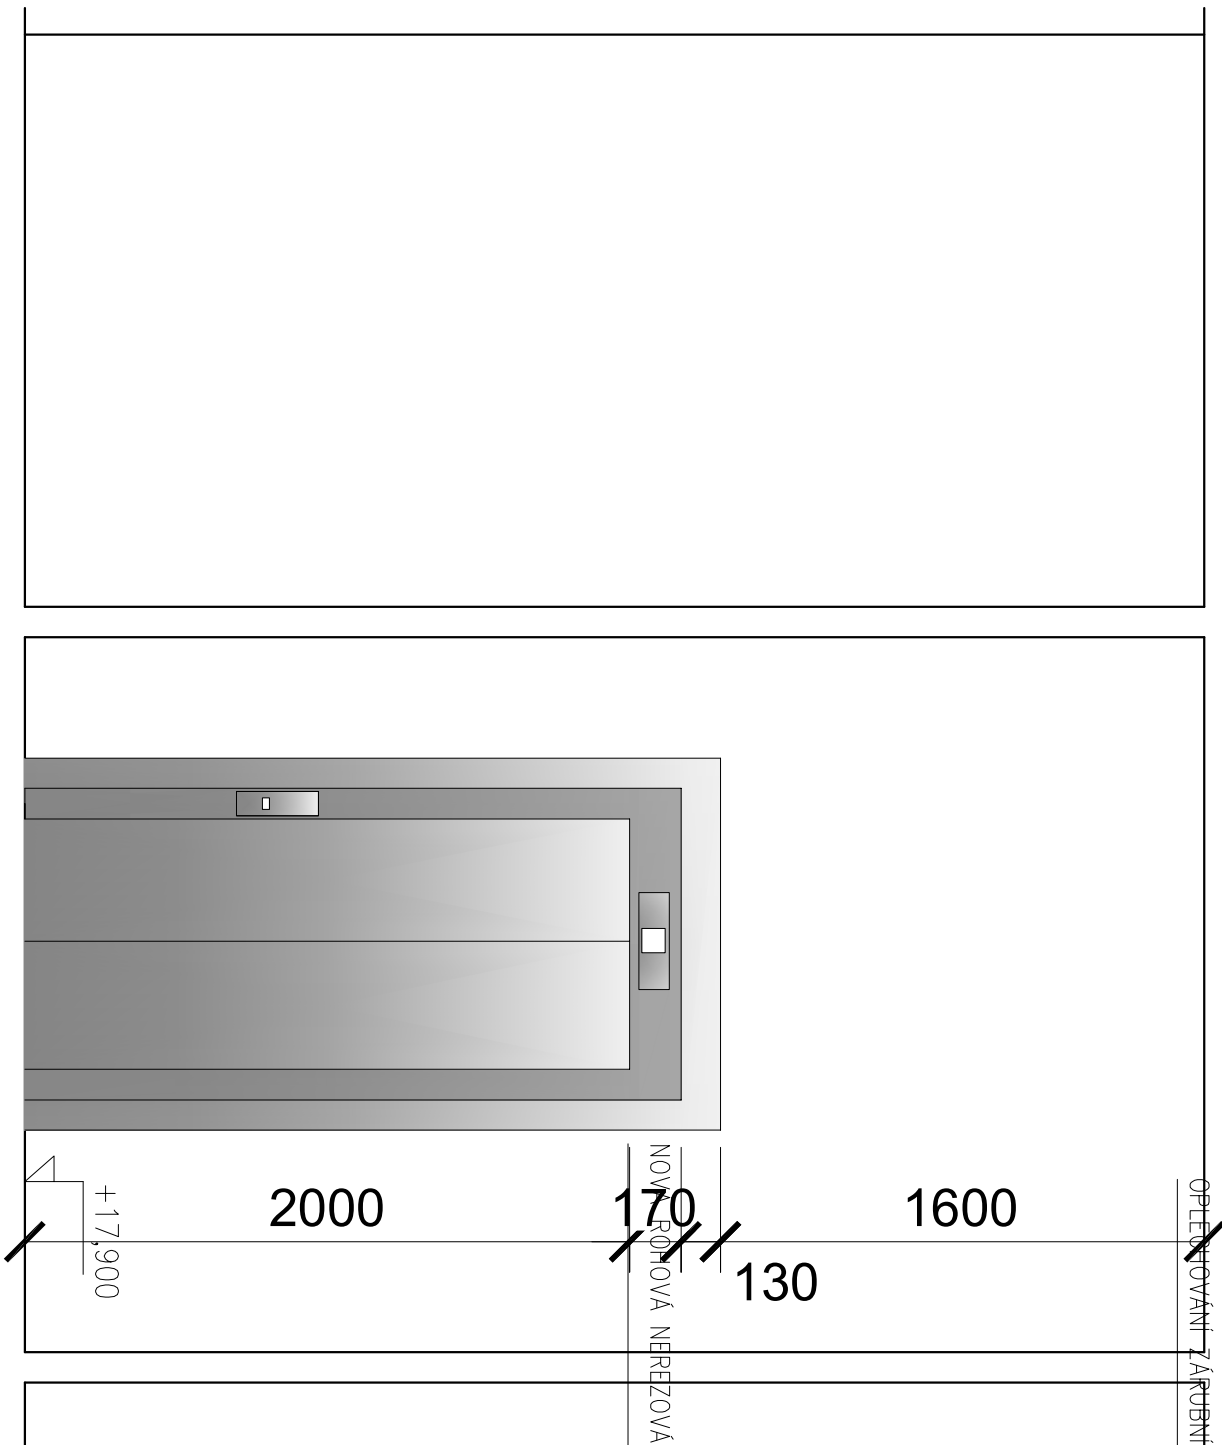

LEGENDA MATERIÁLŮ:

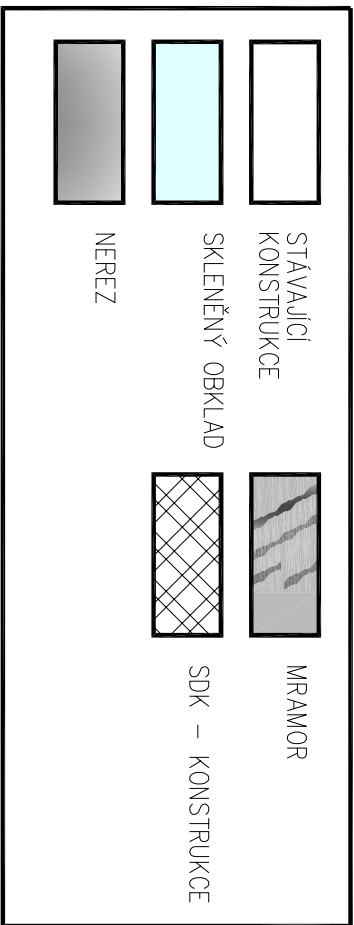

±0,000 =

m.n.m.

VERZE:

a

PARE:



Q PROJEKT
Bohušova ze Švarberka 8
Praha 4
140 00
Tel./fax: +420-261 216 619
e-mail: q.projekt@q.projekt.cz

GEN.PROJEKTANT : Ing. Jaroslav Borovička
VYPRACOVAL : Ing. Jan Macek

INVESTOR : Český rozhlas Vinohradská 1409/12, Praha 2
MÍSTO : Český rozhlas Vinohradská 1409/12, Praha 2

AKCE : Stavební úprava stávajícího výtahu

obsah výkresu

VÝŘEZ PŮDORYSU 3.PATRA
POHLED - NOVÝ STAV

č. výkresu

D.1.1.39

č. zakázky

formát

A3

datum

02/2024

účel

DPS

.dwg

měřítko 1:25, 1:50