



Stáv. dozbr. RH1.2

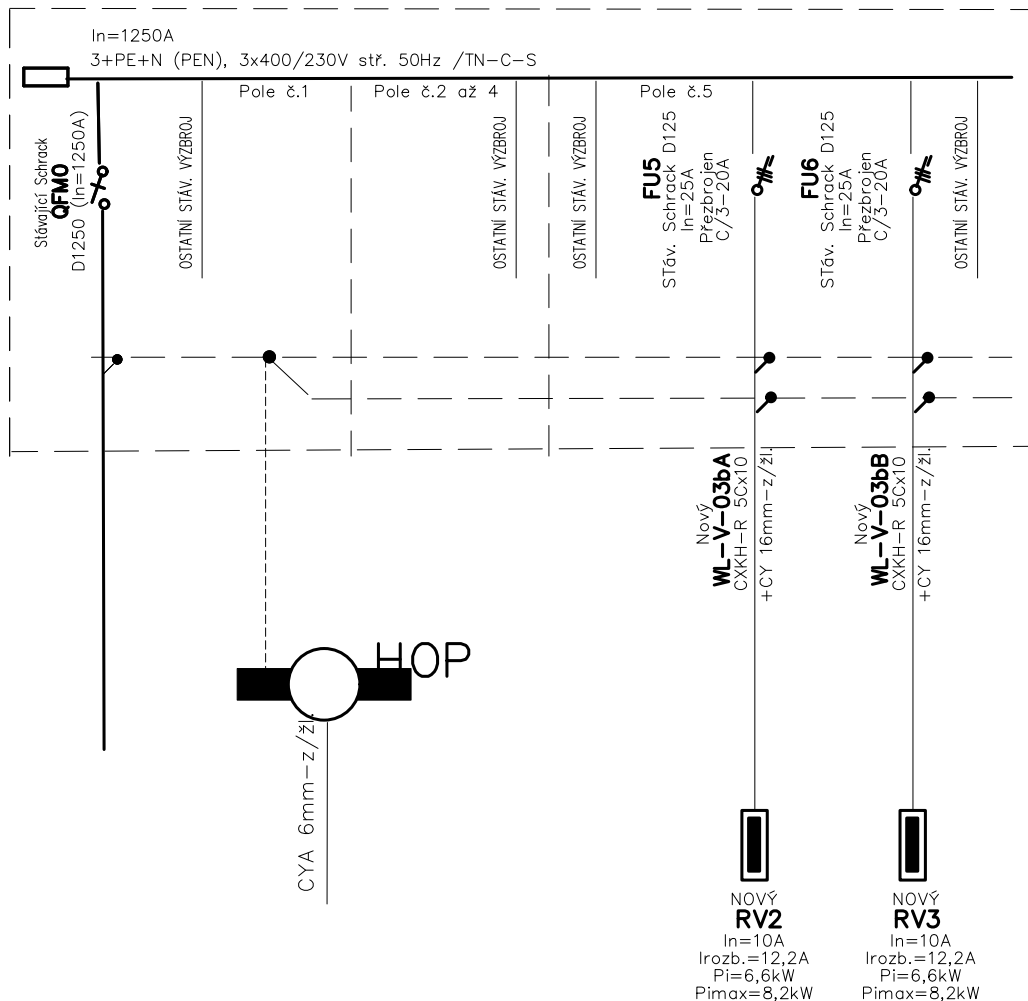

část: Zařízení silnoproudé elektroinstalace
zpracovatel části: Ing. Josef Morčuš

±0,000 =231,95 m.n.m.		VERZE: a	PARE:
 <p>Q PROJEKT Bohuslava ze Švamberka 8 Praha 4 140 00 tel./fax: +420-261 216 619 e-mail: q-projekt@q-projekt.cz</p>	GEN.PROJEKTANT : Ing. Jaroslav Borovička		
	VYPRACOVAL : Ing. Jan Macek		
	INVESTOR : Český rozhlas Vinohradská 1409/12, Praha 2		
	MÍSTO : Český rozhlas Římská 385/13, Praha 2		
	AKCE : Výměna výtahů V2 a V3		
obsah výkresu		č. výkresu	
Schéma přenosu el. energie			D.1.4-EL3
č. zakázky	formát 1A4	datum 11/2024	účel DPS měřítko 1:50