

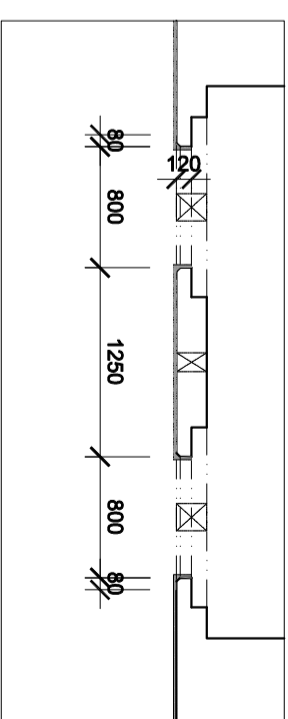
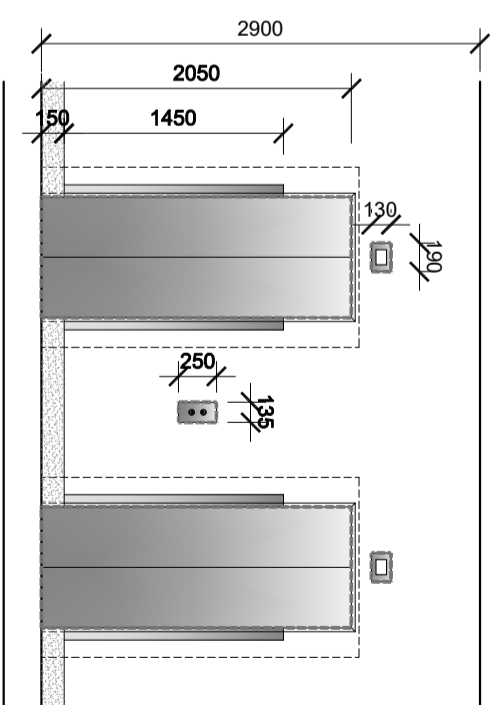


POHLED NA VSTUPNÍ PORTÁLY

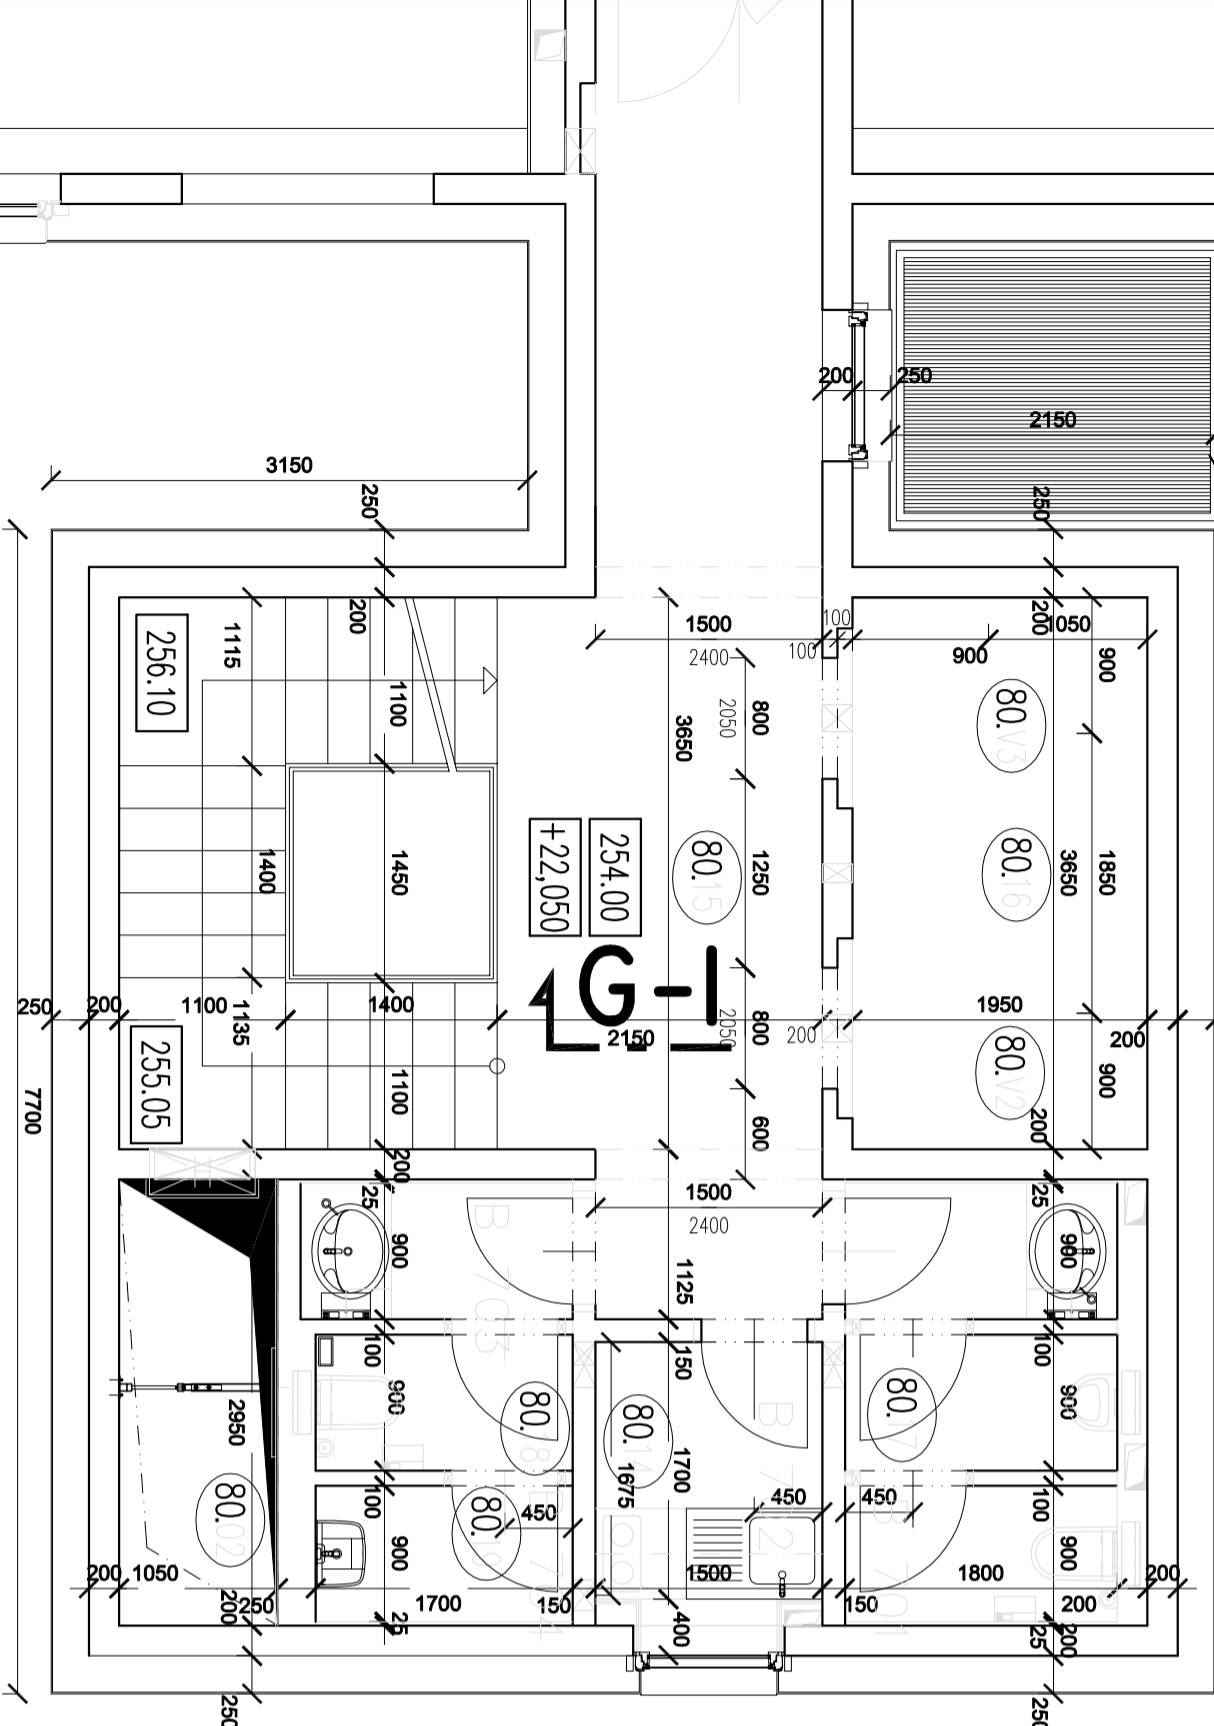

LEGENDA MATERIÁLŮ:

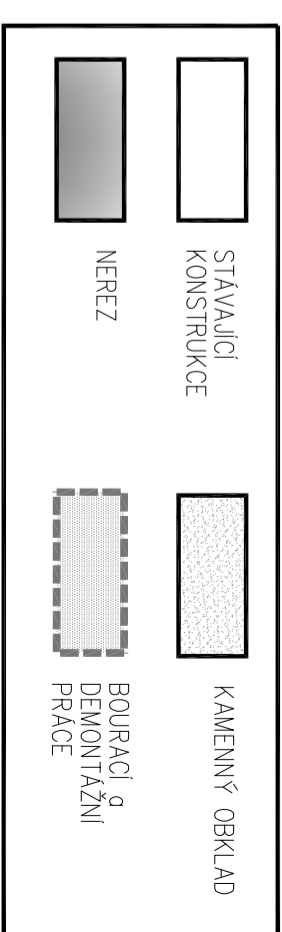

±0,000 = 231,95 m.n.m.

VERZE: a PARE:

GEN.PROJEKTANT: Ing. Jaroslav Borovička

VYPRACOVAL: Ing. Jan Macek

INVESTOR: Český rozhlas Vinohradská 1409/12, Praha 2

MÍSTO: Český rozhlas Římská 385/13, Praha 2

AKCE: Výměna výtahů V2 a V3

obsah výřezu

Q PROJEKT

Bohušova ze Švamberka 8

Praha 4

140 00

tel./fax: +420-261 216 619

e-mail: q-projekt@q-projekt.cz



VÝŘEZ PŮDORYSU 8.NP- 7.PATRO
STÁVAJÍCÍ STAV+BOURACÍ PRÁCE

č. výřezu

D.1.1.10

č. zakázky

formát

A3

datum

11/2024

účel

DPS

měřítko

1:50