


ks projektowanym przyłączem
do sieci w ulicy

ROS \varnothing 200

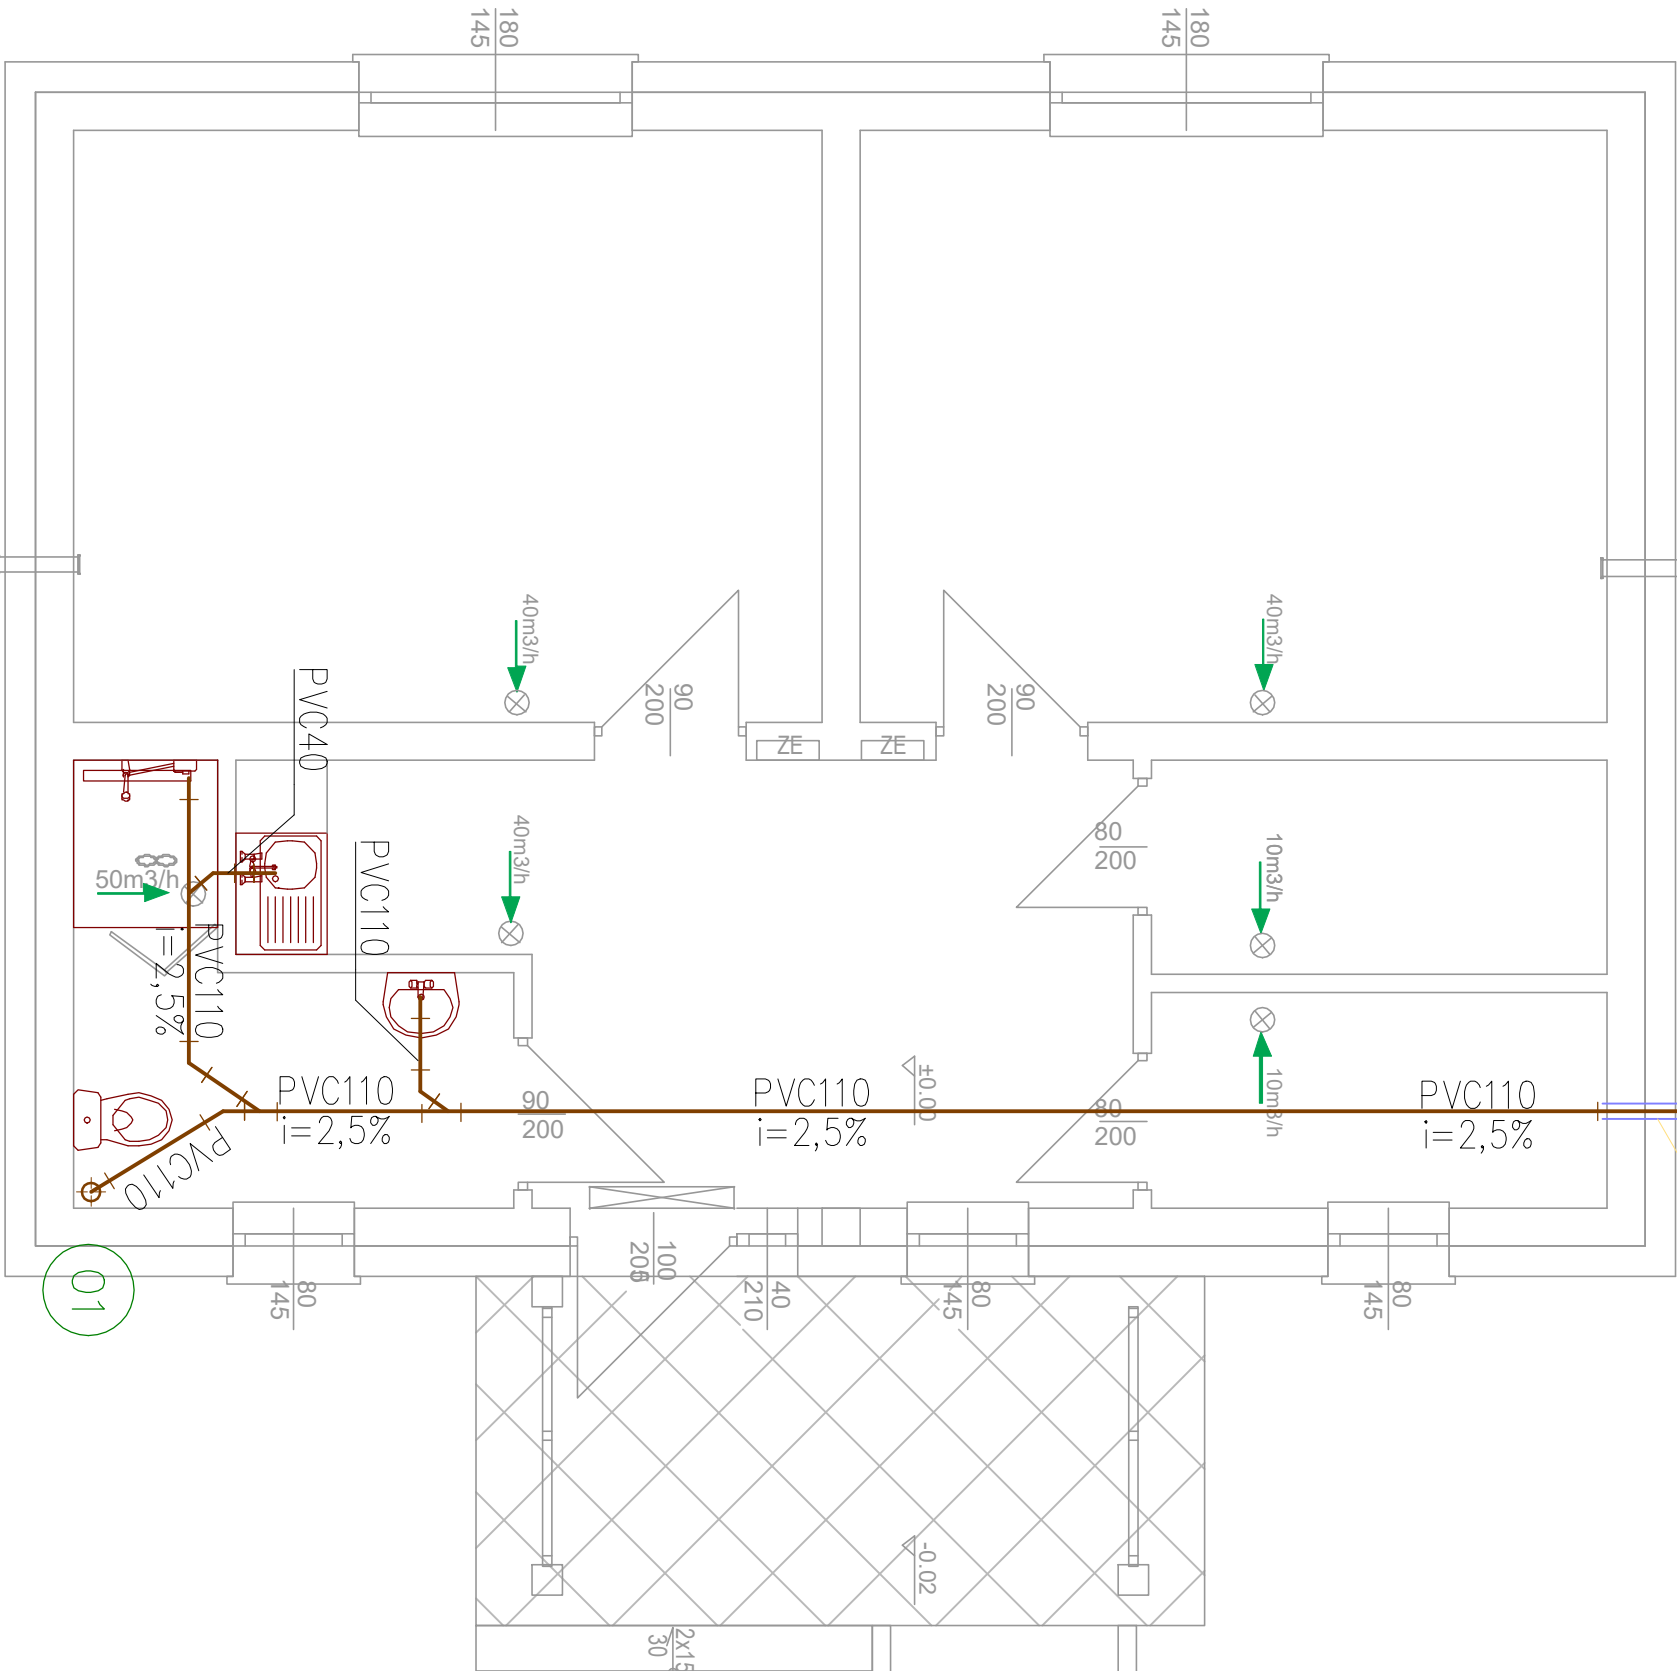

Pochylenie chodnika 6%
6%

∇ -0.30

LEGENDA :

01

projektowany pion kanalizacyjny
DN 100mm wyposażyc w czyszczak
i wyprowadzić ponad dach zakończyć
kominkiem wentylacyjnym

kanalizacja sanitarne pod posadzką

u w a g i :

Pion kanalizacyjny nr 1 wyprowadzić ponad dach i zakończyć
rurą wywiewną na pionie w poziomie parteru zamontować
rewizję.

Rury kanalizacyjne prowadzić w posadzce oraz ścianach
w bruzdach. W posadzce stosować rury lite.

Przejścia przez przegrody prowadzić w rurach osłonowych

UWAGA: WSZYSTKIE NAZWY WŁASNE I MARKI HANDLOWE ELEMENTÓW

BUDOWLANYCH, SYSTEMÓW I URZĄDZEŃ WYPOSAŻENIA, ZOSTAŁY
UŻYTE W NINIEJSZYM OPRACOWANIU W CELU OKREŚLENIA
ODPOWIEDNIEGO STANDARDU WYKONANIA I WYPOSAŻENIA BUDYNKU.
WYKONAWCA MA PRAWO ZASTOSOWAĆ ROZWIĄZANIA ZAMIENNE NIE
OBNIŻAJĄCE TEGO STANDARDU ORAZ PODSTAWOWYCH PARAMETRÓW
TECHNICZNYCH DANEGO ELEMENTU.

OBIEKT	Kancelaria podwójna dla leśniców Daniec i Omita.	NR
Specjalność	sanitarna	IS -2
TEMAT	rzut parteru- instalacja kanalizacji sanitarnej	SKALA 1: 50
LOKALIZACJA	Izbičko ul.Parkowa dz.238/29	DATA:12.2023
PROJEKTANT	mgr inż Grzegorz Jurowicz	
Instalacje sanitarne	upr. nr OPL/0043/P/OOS/03	
NR UPR. PROJ.		
SPRACOWUJĄCY	mgr inż Wojciech Przybyła	
Instalacje sanitarne	upr. nr OPL/1357/P/WBS/17	
NR UPR. PROJ.		