


ZESTAWIENIE POWIERZCHNI

numer	pomieszczenie	metraż
-1.01	KLATKA SCHODOWA	3.83 M ²
-1.02	ARCHIWUM	8.72 M ²
-1.03	POM.KONSERWATORA	20.53 M ²
-1.04	WYMIENNIKOWNIA	15.61 M ²
-1.05	ZAPLECZE BIBLIOTEKI	12.24 M ²
-1.06	BIBLIOTEKA	35.82 M ²
-1.07	BIBLIOTEKA	45.88 M ²
-1.08	POM.GOSP.	5.17 M ²
-1.09	KLATKA SCHODOWA	24.77 M ²
-1.10	POM.RADIOWEŻŁA	21.28 M ²
-1.11	POM.KONSERWATORA	13.87 M ²
-1.12	POM.KONSERWATORA	28.37 M ²
-1.13	MAGAZYN CZYSTOŚCI	6.01 M ²
-1.14	WC PERSONELU	6.52 M ²
-1.15	KOMUNIKACJA	2.23 M ²
-1.16	POM.MAGAZYNOWE	85.00 M ²
-1.17	POMIESZCZENIE PIWNICZNE	77.18 M ²
-1.18	POMIESZCZENIE PIWNICZNE	44.40 M ²
-1.19	POMIESZCZENIE PIWNICZNE	87.95 M ²
-1.20	POMIESZCZENIE PIWNICZNE	23.88 M ²
-1.21	POMIESZCZENIE PIWNICZNE	84.82 M ²
-1.22	POMIESZCZENIE PIWNICZNE	43.21 M ²
-1.23	POMIESZCZENIE PIWNICZNE	104.14 M ²
-1.24	MAGAZYN	7.96 M ²
-1.25	POM.PORZADKOWE	4.80 M ²
-1.26	KOMUNIKACJA	5.34 M ²
-1.27	MAGAZYN	4.93 M ²
-1.28	MAGAZYN	2.64 M ²
-1.29	KLATKA SCHODOWA	8.20 M ²
-1.30	MAGAZYN	8.84 M ²
PIWNICA - SUMA POWIERZCHNI:		844.14 M ²

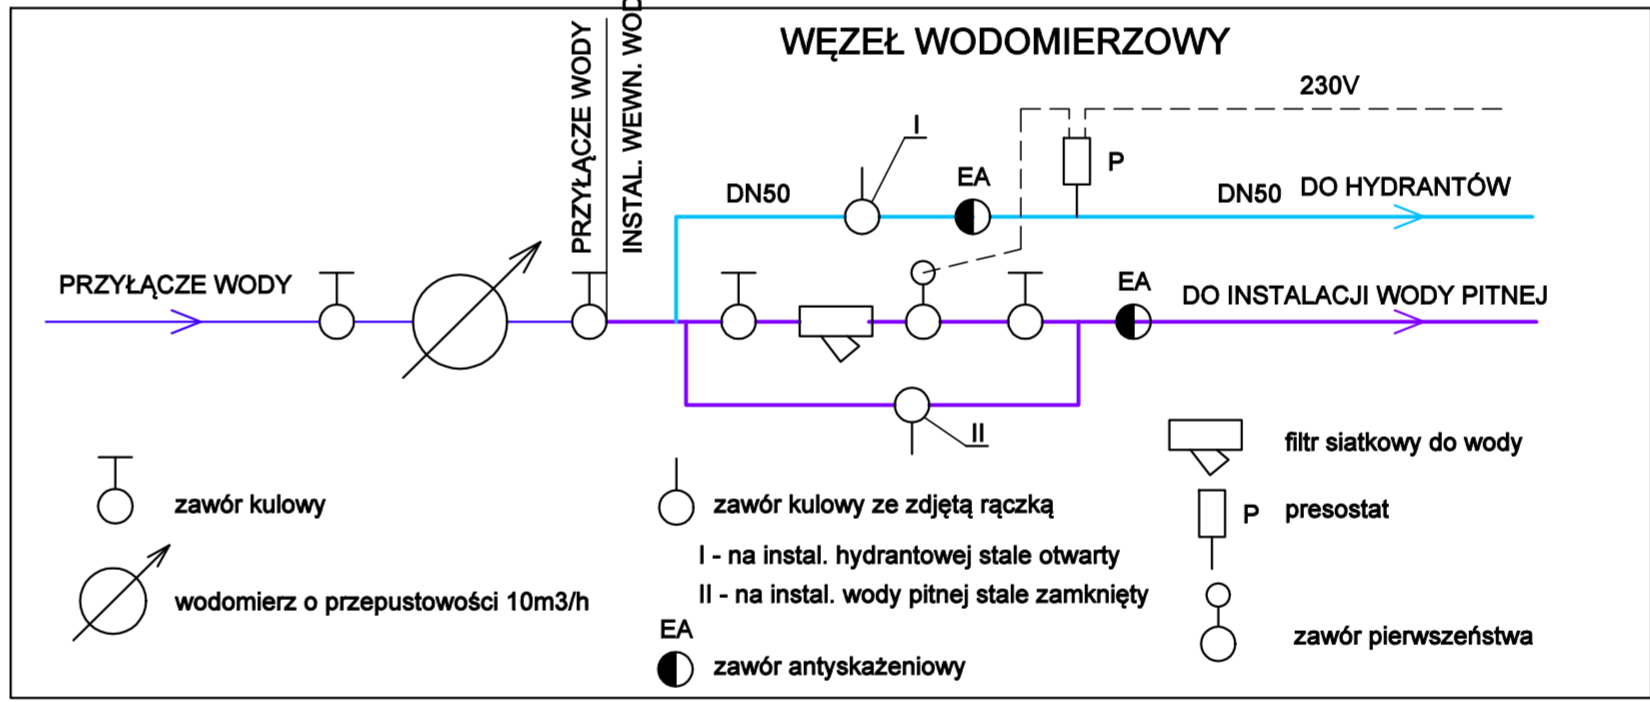


INSTALACJE PROJEKTOWANE

- INSTALACJA HYDRANTOWA
- PH pion hydrantowy
- Hp[30] hydrant Ø25 z węzłem 30m
- GAZ
- WODA ZIMNA
- WODA CIEPŁA
- CYRKULACJA
- KANALIZACJA SANITARNA
- CENTRALNE OGRZEWANIE
- ZASILANIE CENTRAL

LEGENDA DO RYSUNKU

- Umywalka / zlew
- Miska WC
- Pisuar
- Kabina prysznicowa
- Kratka wentylacyjna
- Istniejąca ściana
- Wydzielenie siatką
- Projektowany hydrant
- Oznaczenie pomieszczenia

PLAN SYTUACYJNY

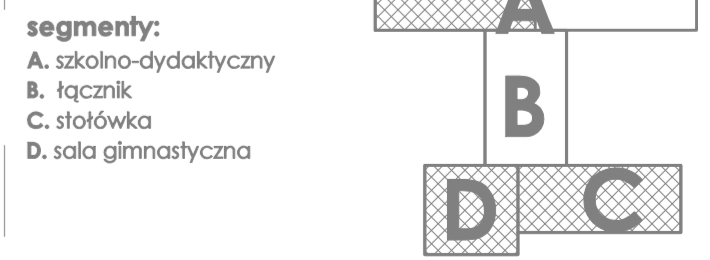

DSW PROJEKT SP. Z O.O. ul. Św. Barbary 14/36, 41-014 Choszcz NIP: 631-200-0000 KRS: 0000000000 REGON: 141111111	BRANŻA INSTALACYJNA RZUT PIWNIC
PROJEKTOWAŁ mgr inż. DSW	PROJEKTOWAŁ mgr inż. DSW
PROJEKTOWAŁ mgr inż. DSW	PROJEKTOWAŁ mgr inż. DSW
PM

SZKOŁA PODSTAWOWA NR 11 W PIEKARACH ŚLĄSKICH

RZUT PIWNICY SKALA 1:100

- uwagi:
- wymiary podano w [cm] a poziomy w [m]
- wymiary pomieszczeń w świetle ścian z uwzględnieniem okładzin
- wymiary stolarki okiennej i drzwiowej w świetle otworów