
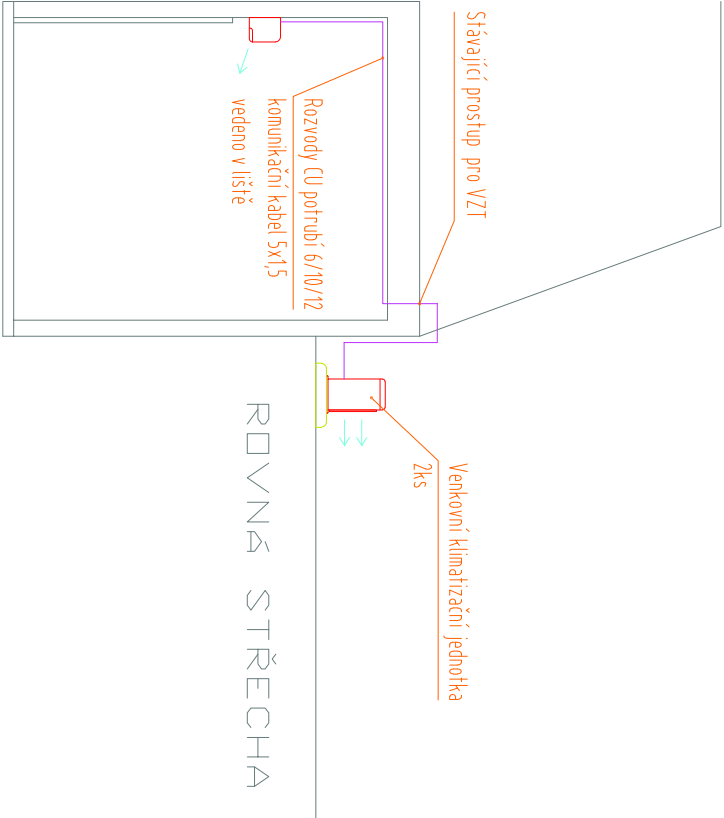


ŘEZ Y

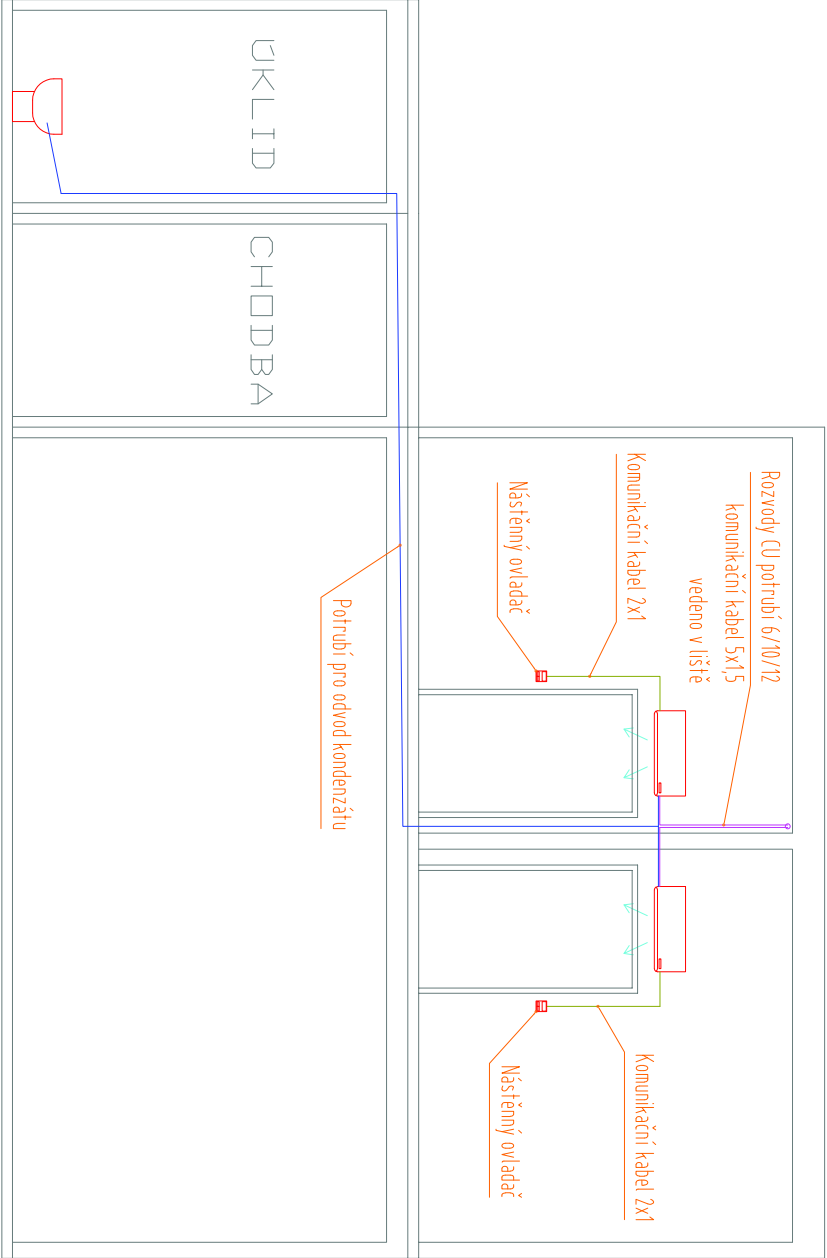

Projektce stavby		Marek Hrbotický	
Projektce VZT		Ing. Petr Formánek, Pavel Sasínek	
		Klimabott s.r.o., Masarykovo nám. 8, Hodonín 695 01	
Investor :		Město Hodonín, Masarykovo nám. 53/1, 695 35 Hodonín	
Datum: 01/2020		Číslo zakázky: 2018003	
Měřítko: 1 : 50		Obec: Hodonín	
Akce : Rekonstrukce elektroinstalace ZŠ Vančurova Hodonín - 1. etapa			
Místo : Vančurova 3423, 695 01 Hodonín			
Obsah : ŘEZY		Výkres č.	
KLIMATIZACE		4-3	