




PUDORYS 1:50

PI	POTRUBÍ	PODPĚRA	VÝŠKA	POČET
DN200/315	DN300	220mm	K 58x, AX	20x
DN100/200	DN200	160mm	K 38x, AX	14x
DN80/160	DN150	130mm	K 32x, AX	10x
DN65/140	DN125	115mm	K 10x, AX	6x
DN32/110	DN100	100mm	K 10x, AX	4x


POZN.: MEZERA MEZI PLÁŠTĚM PI POTRUBÍ A OBJÍMKOU
OCELOVÉ PODPĚRY BUDE VYPLNĚNA PRUŽNÝM PRYŽOVÝM PÁSKEM

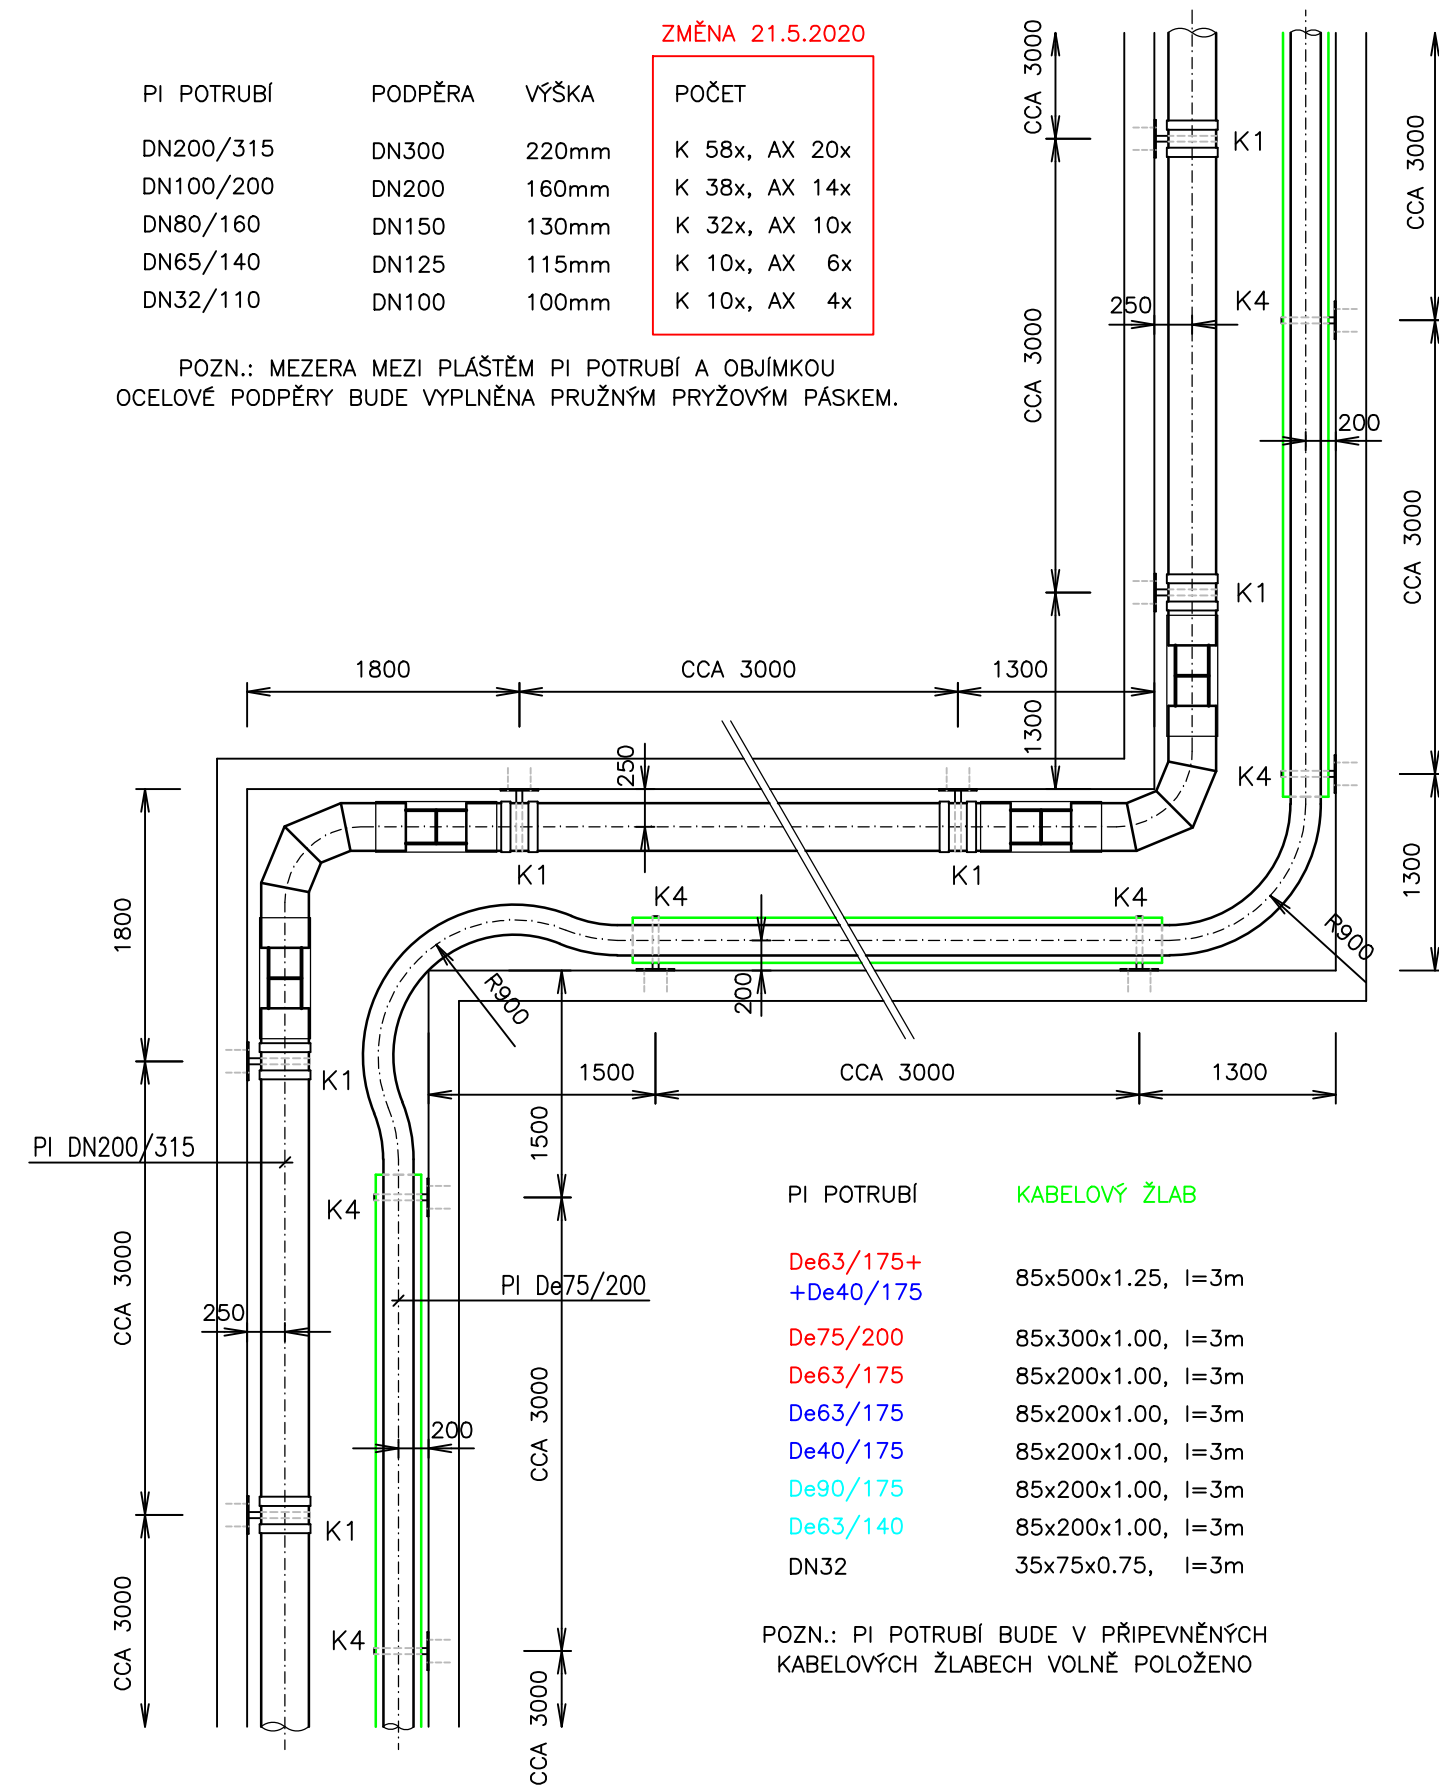


SEVERNÍ+TROLEJBUSOVÁ HALA

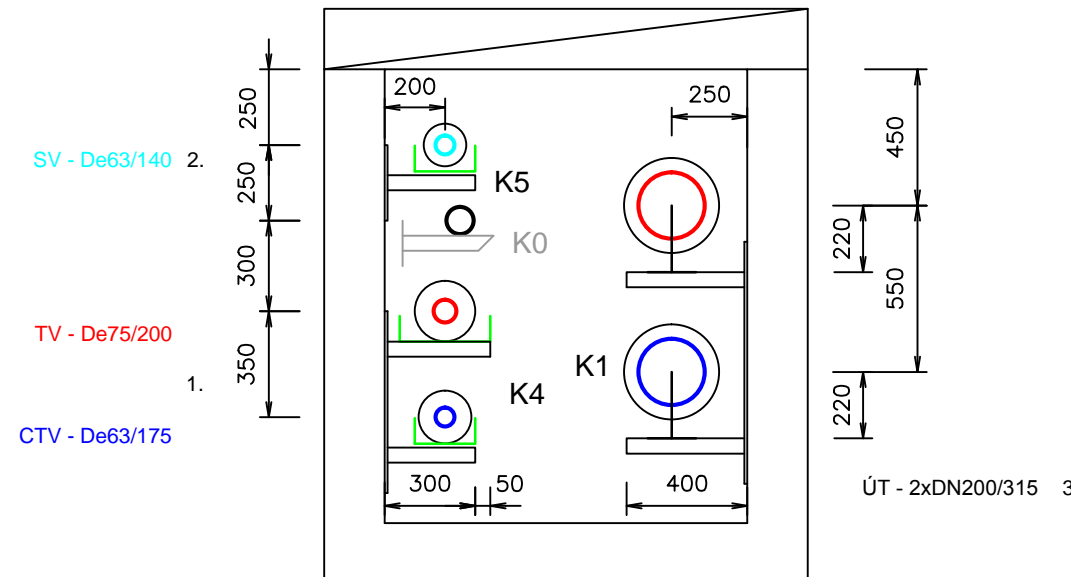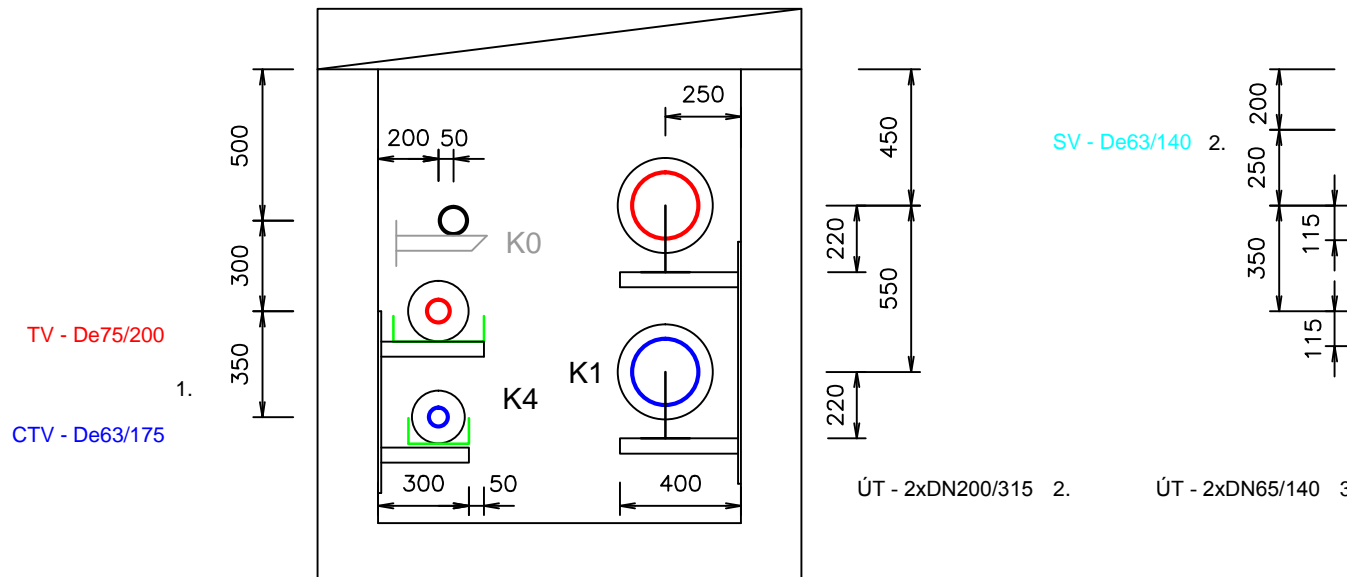SEVERNÍ HALA

TROLEJBUSOVÁ HALA

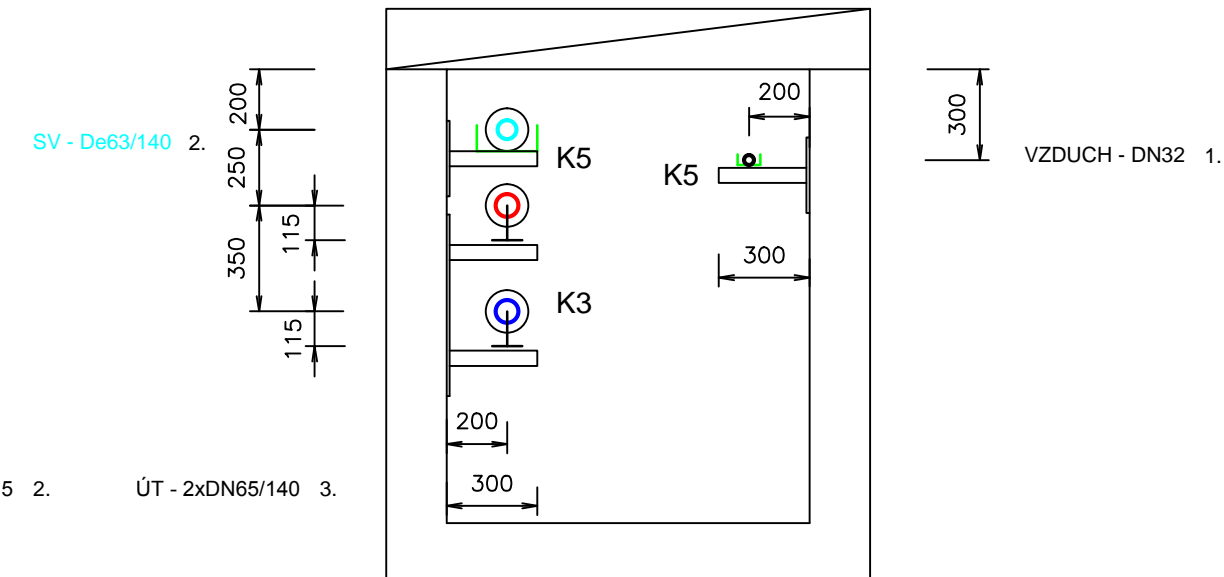

ULOŽENÍ V ZÁSYPU

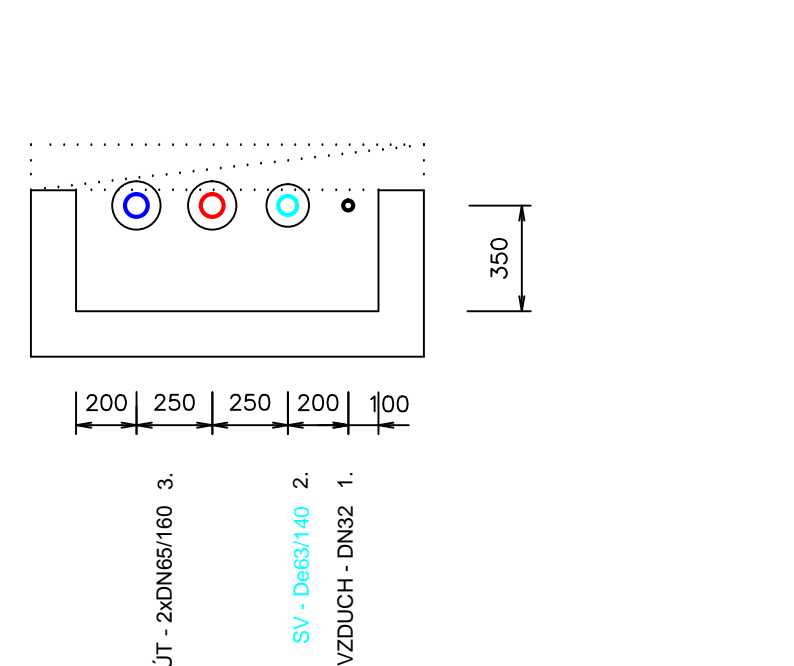

K0 STÁVAJÍCÍ OCELOVÉ KONSTRUKCE


K1	OCEL. PLECH TL. 10mm-250x800mm, 2x OCEL. PROFIL U65, DL. 400mm (NA VÝŠKU)	39 ks
K2	OCEL. PLECH TL. 10mm-250x650mm, 2x OCEL. PROFIL L50x50x6, DL. 300mm	26 ks
K3	OCEL. PLECH TL. 10mm-250x600mm, 2x OCEL. PROFIL L50x50x6, DL. 300mm	29 ks
K4	OCEL. PLECH TL. 10mm-250x600mm, OCEL. PROFIL L40x40x5, 1xDL. 350mm,1xDL. 300mm	55 ks
K5	OCEL. PLECH TL. 10mm-250x250mm, 1x OCEL. PROFIL L40x40x5, DL. 300mm	90 ks

OCEL. PLECH BUDE PŘICHYCEN DO ŽB STĚNY
PRŮLEZNÉHO KANÁLU CHEMICKÝMI KOTVAMI.


PŮDORYSNÁ VZDÁLENOST KONZOL MAX .3m.

ČÍSLO UVEDENÉ ZA DIMENZÍ PI POTRUBÍ OZNAČUJE
DOPORUČENÉ POŘADÍ MONTÁŽE JEDNOTLIVÝCH MÉDIÍ.



ADMINISTRATIVA+SERVISNÍ HALA

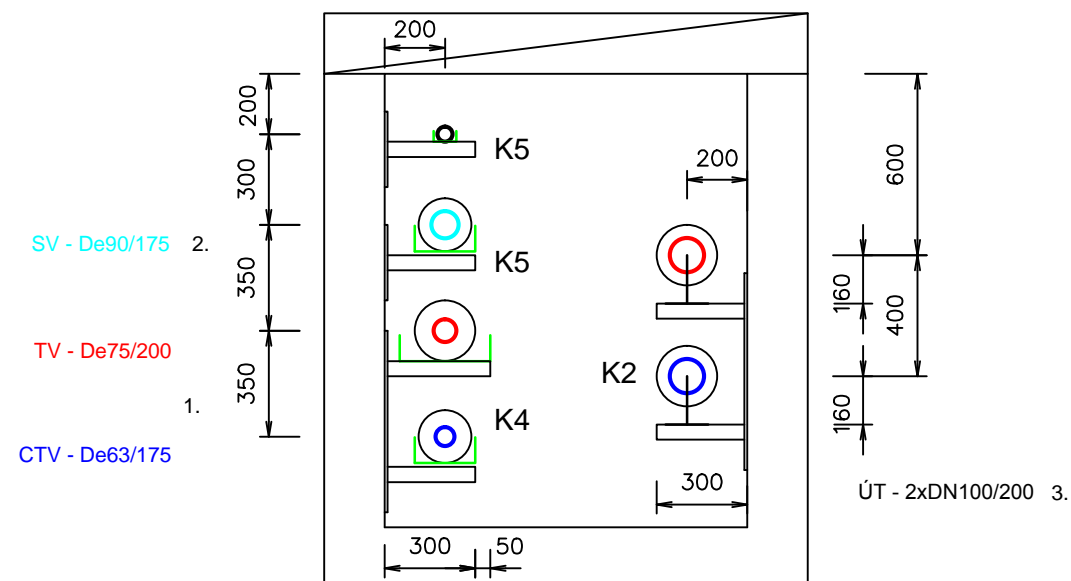

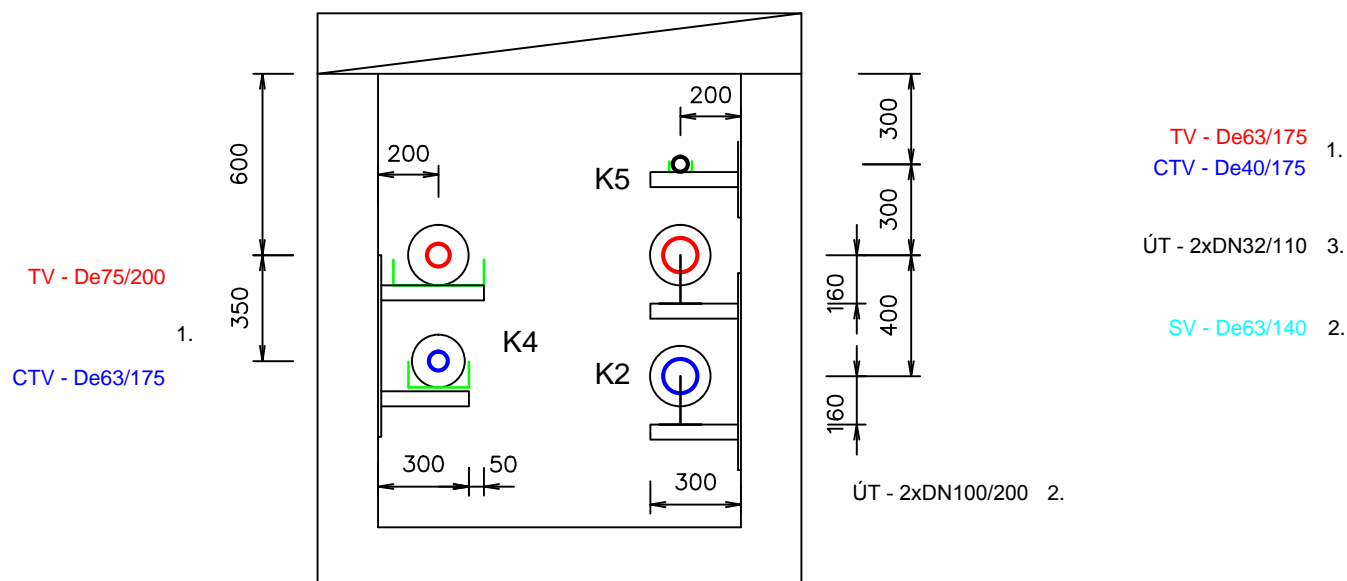

SERVISNÍ HALA

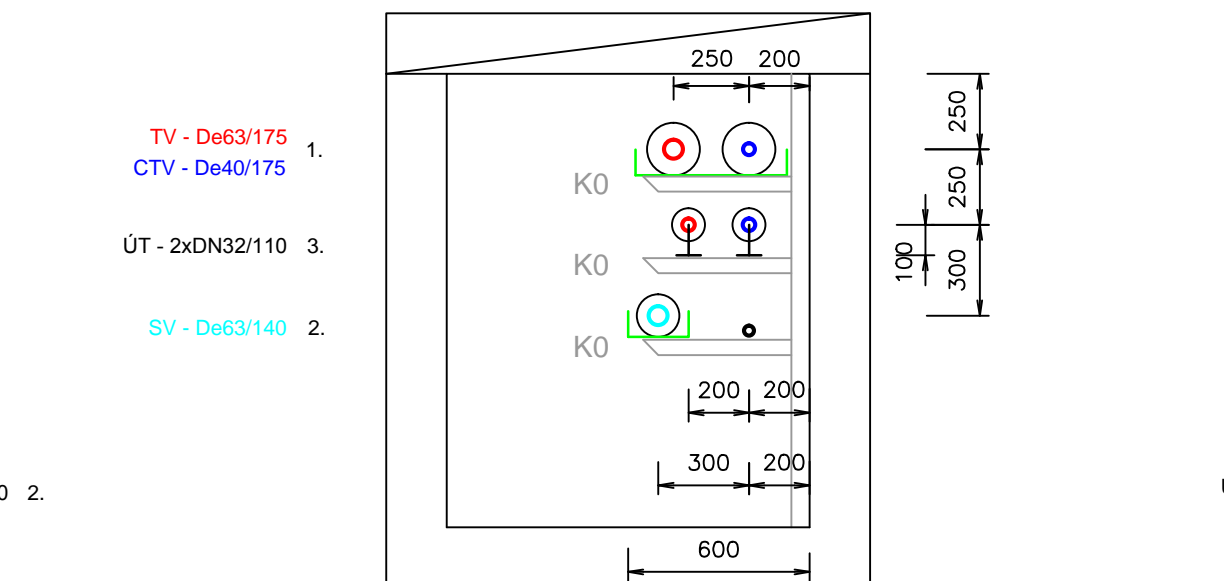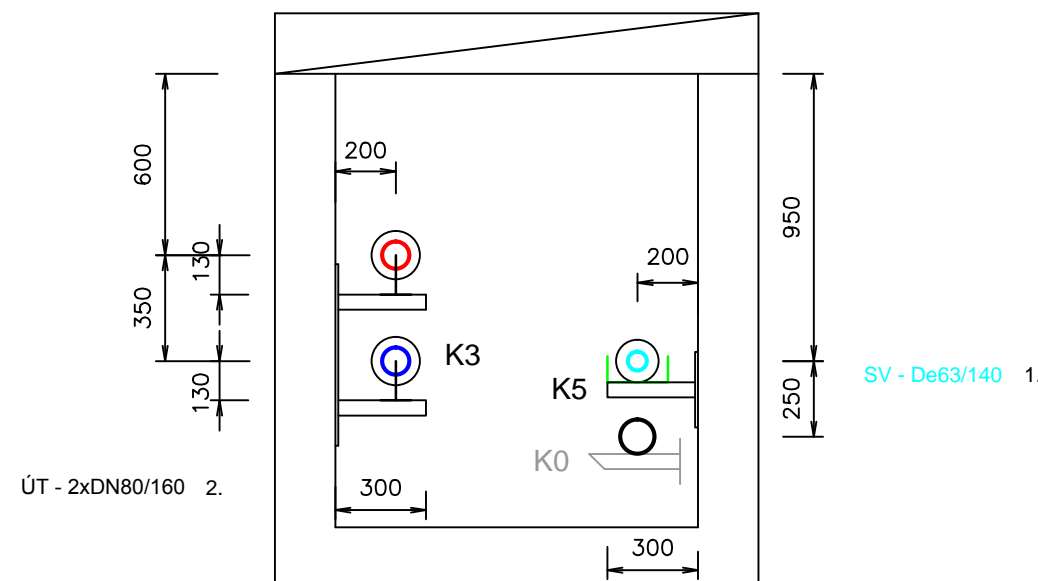

GUMÁRNA

MYČKA

INVESTOR		Dopravní podnik města Brna, a.s. Hlinky 64/151, 603 00 Brno tel.: 543 171 111		 Dopravní podnik města Brna a.s.	
GENERALNÍ PROJEKTANT		THERMOPLUS, s.r.o. Obřanská 60, 614 00 Brno tel.: 545 212 109		 s. r. o.	
STAVBA		REKONSTRUKCE TEPELNÝCH ROZVODŮ V AREÁLU DPMB, A.S. SLATINA		HIP TOMÁŠ JEDLIČKA VÝPRACOVAL PETR DVORÁČEK KONTROLOVAL ING. RADIM MENČIK	
ČÁST		S001 VENKOVNÍ ROZVODY		DATUM 12/2017 ČÍSLO PARÉ	
NÁZEV VÝKRESU		ULOŽENÍ POTRUBÍ V KANÁLECH		KÓD ČÁSTI PD D MĚŘÍTKO 1:25	
ZAKÁZKOVÉ ČÍSLO		STUPEŇ DPS		Č. VÝKRESU 305 REVIZE	
17-067					