



1. Wszystkie wymiary należy sprawdzić na budowie.
2. Projekt został opracowany na podstawie podanych architektoniczno-budowlanych przekształceń przez Gmę Niegowa.
3. Przygotowanie planu projektu i wykonanie w tej formie i z zabezpieczonej piany ochronnej o gramaturze odpowiadającej przegródzie.
4. Instalację wodociągową należy wykonać zgodnie z obowiązującymi normami oraz wytycznymi ITB.
5. Dopuszczaje się stosowanie urządzeń zamiennych do wskazanych w projekcie, pod warunkiem, że zastosowane urządzenia będą miały parametry nie gorsze od zaprogramowanych.
6. Wszelkie władze lokalne projektowej lub budżetowej rozważania należy zgłosić projektantowi przed rozpoczęciem do robot.
7. Projektant nie rozpoczynać rozmówki z projektami podobnymi branż.
8. Instalację należy wykonać zgodnie z projektem.
9. Przedmiotem opracowania jest wykonanie głównych linii przewodów wodociagowych (woda zimna, ciepła, cyrkulacja) wraz z węzłem przygotowania ciepłej wody użytkowej, wykonać zmianę oraz wykonanie modernizacji instalacji wodociągowej w pomieszczeniach, które nie należą do strefy strefy wraz z przesyłaniem ciepła w przesyłkach przyborów – zakres robót ustalić z Zamawiającym na etapie realizacji inwestycji.

rodzaj zaworu czepialnego	dn podejścia
zawór czepialny bez perforatora	15
zawór czepialny bez perforatora	20
zawór czepialny bez perforatora	25
zawór czepialny z perforatorem	15
zawór czepialny z perforatorem	20
zawór czepialny z perforatorem	25
głowica natrysku	15
puszka ciśnieniowa	20
puszka ciśnieniowa dn	15
puszka ciśnieniowa	25
zawór spłukujący do pisuarów	15
zmywarka do naczyń (domowa)	20
pralka automatyczna (domowa)	15
baterie czepialne dla natrysków	15
dla wanien	15
dla zlewozmywaków	15
dla umywalk	15
dla wanien do siedzenia	15
bateria czepialna z mieszalnicą	20
puszka zbiornikowa	15
warmł elektryczny	15

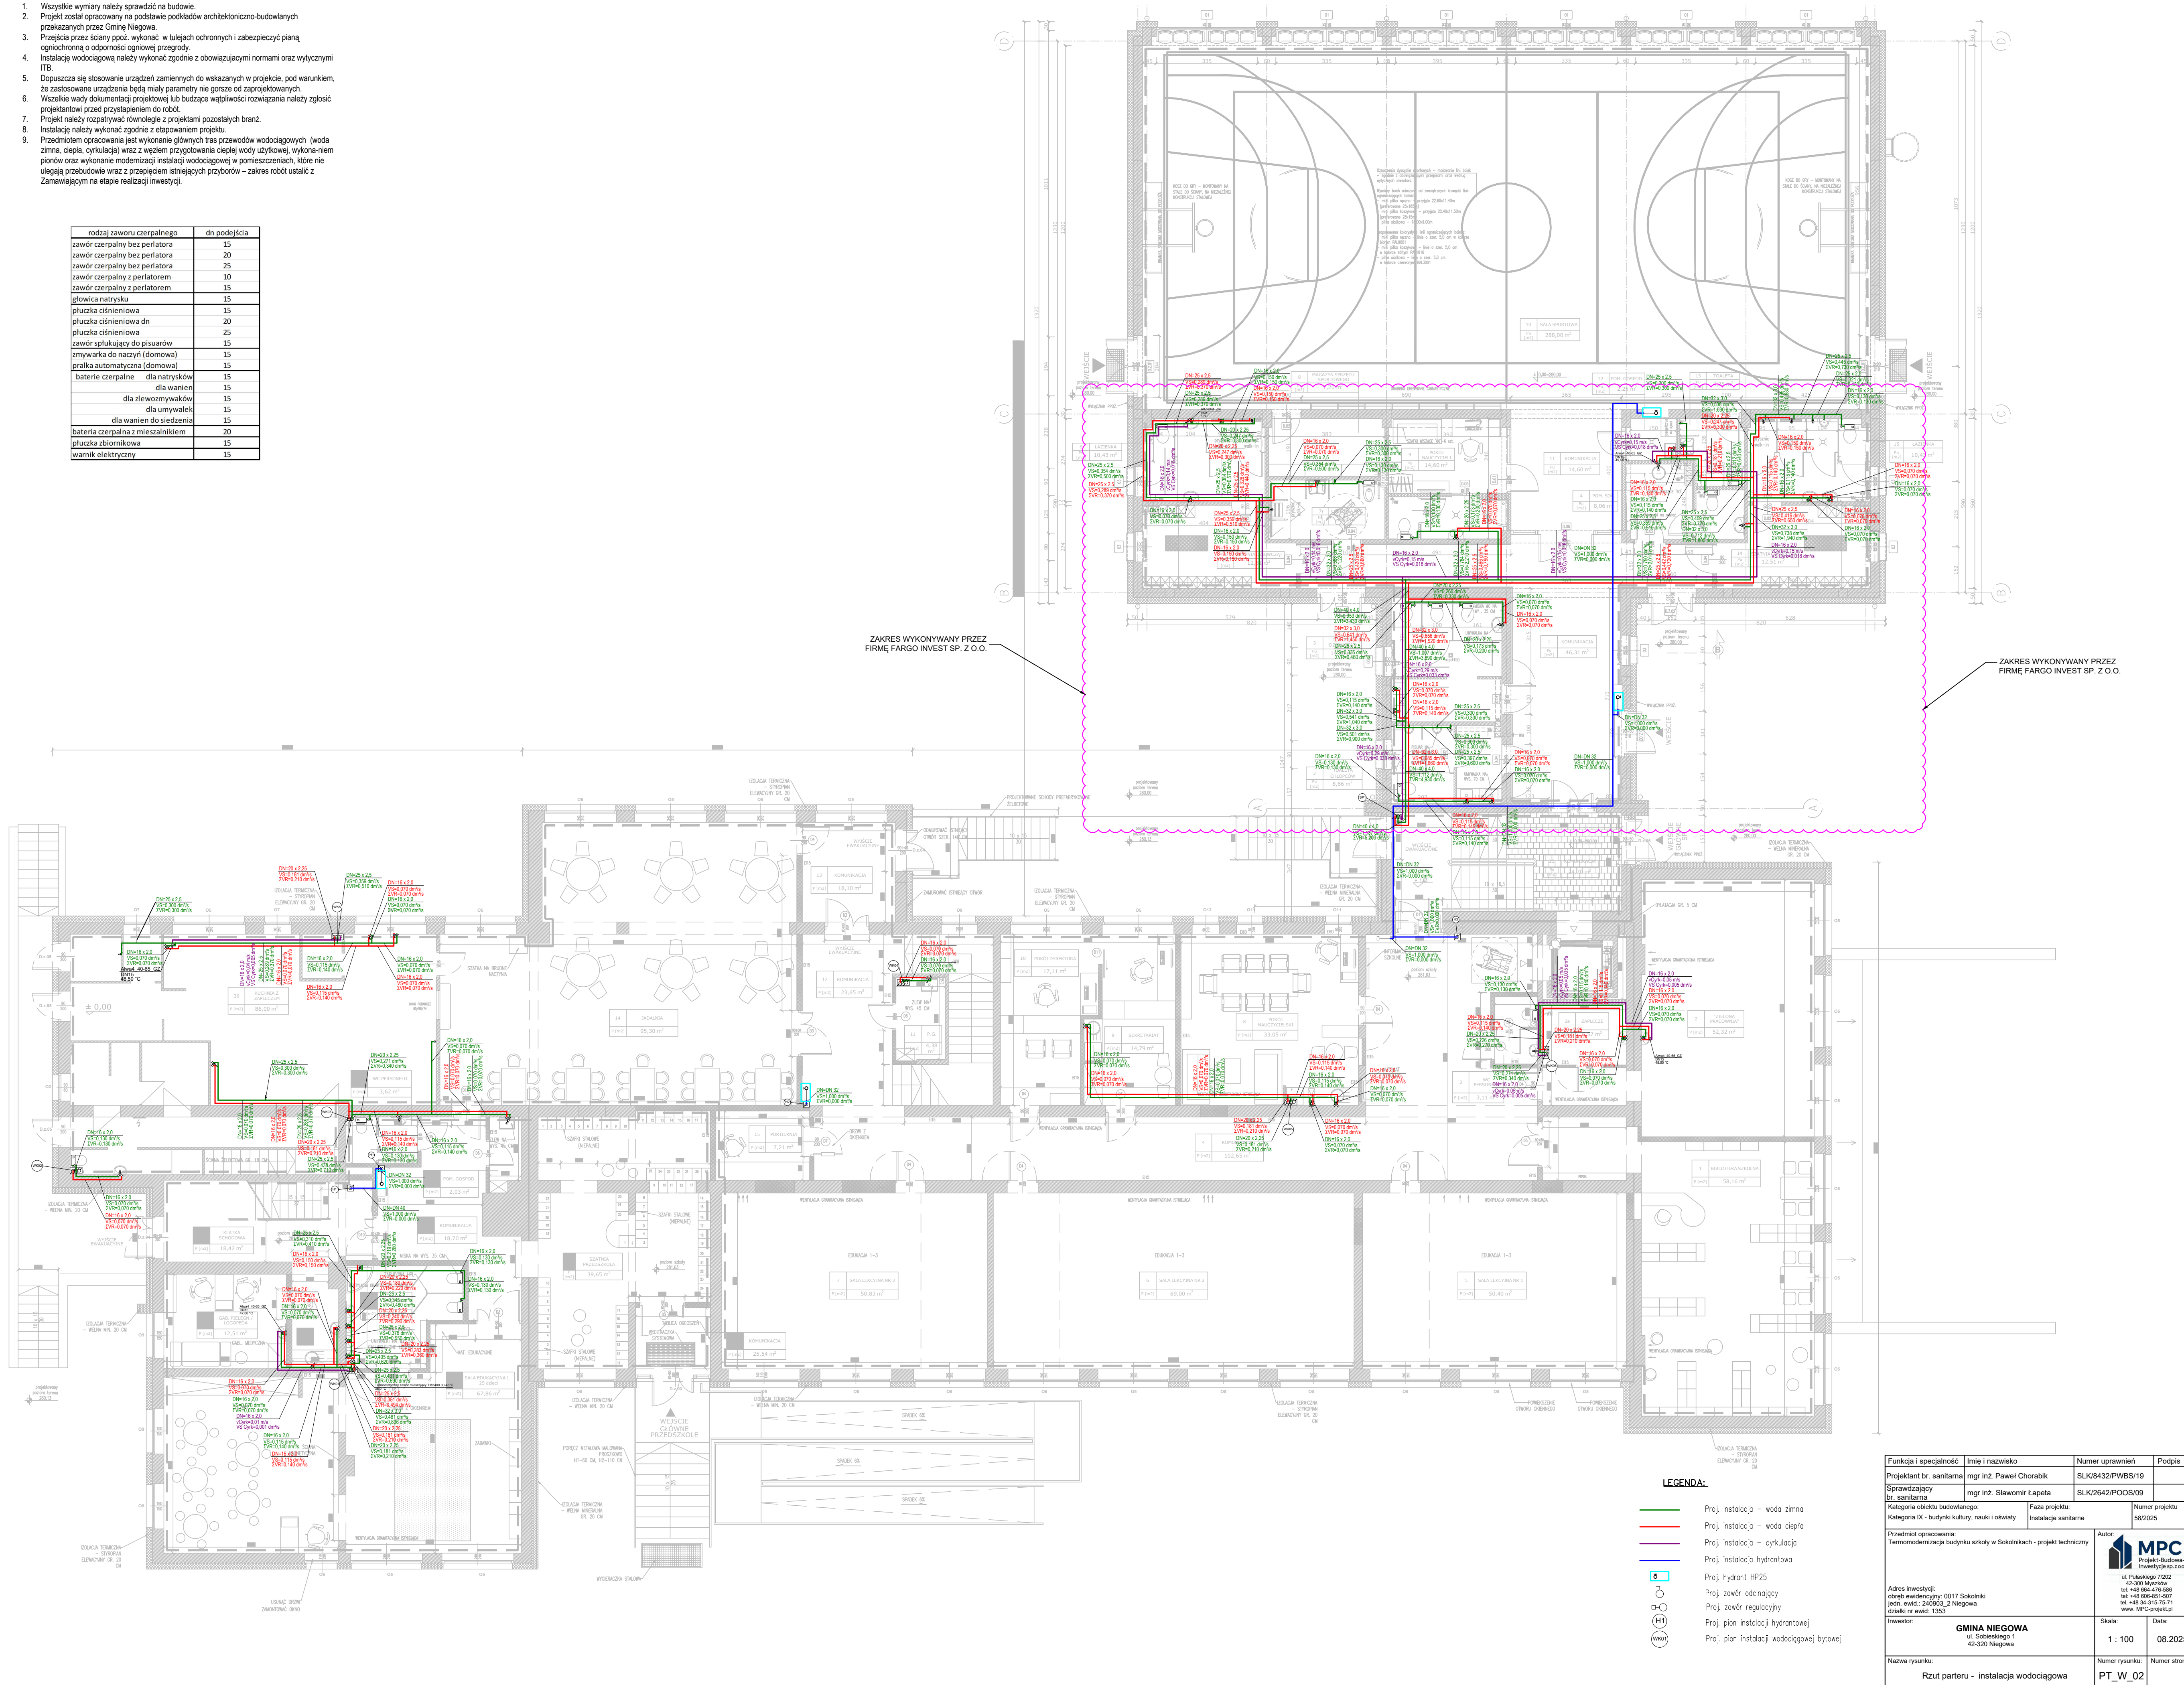

Funkcja i specjalność	Imię i nazwisko	Numer uprawnień	Podpis
Projektant br. sanitarna	mgr inż. Paweł Chorabik	SLK/8432/PWB5/19	
Sprawdzający br. sanitarna	mgr inż. Sławomir Łapeta	SLK/2642/POO5/09	
Kategoria obiektu budowlanego: Kategoria IX - budynki kulturalne, nauki i oświaty	Faza projektu: Instalacja sanitarna	Numer projektu 58/2025	
Priemiotm opracowania: Termomodernizacja budynku szkoły w Sokolnikach - projekt techniczny		Autor:	
		 MPC Projekt Budowlany inwestycje sp. z o.o. ul. Pułaskiego 7/202 42-300 Mysłakowice tel. +48 66 474-588 tel. +48 66 455-1801 tel. +48 34 315 77-71 www.MPC-projekt.pl	
Adres inwestycji: 0017 Sokolniki jedn. ewid. 240503, 2 Niegowa działki nr ewid. 1353			
Inwestor:	GMINA NIEGOWA ul. Sobieskiego 1 42-300 Niegowa	Skala: 1 : 100	Data: 08.2025
Nazwa rysunku:	Rzut parteru - instalacja wodociągowa	Numer rysunku:	Numer strony:
		PT_W_02	