



Půdorys 1.PP

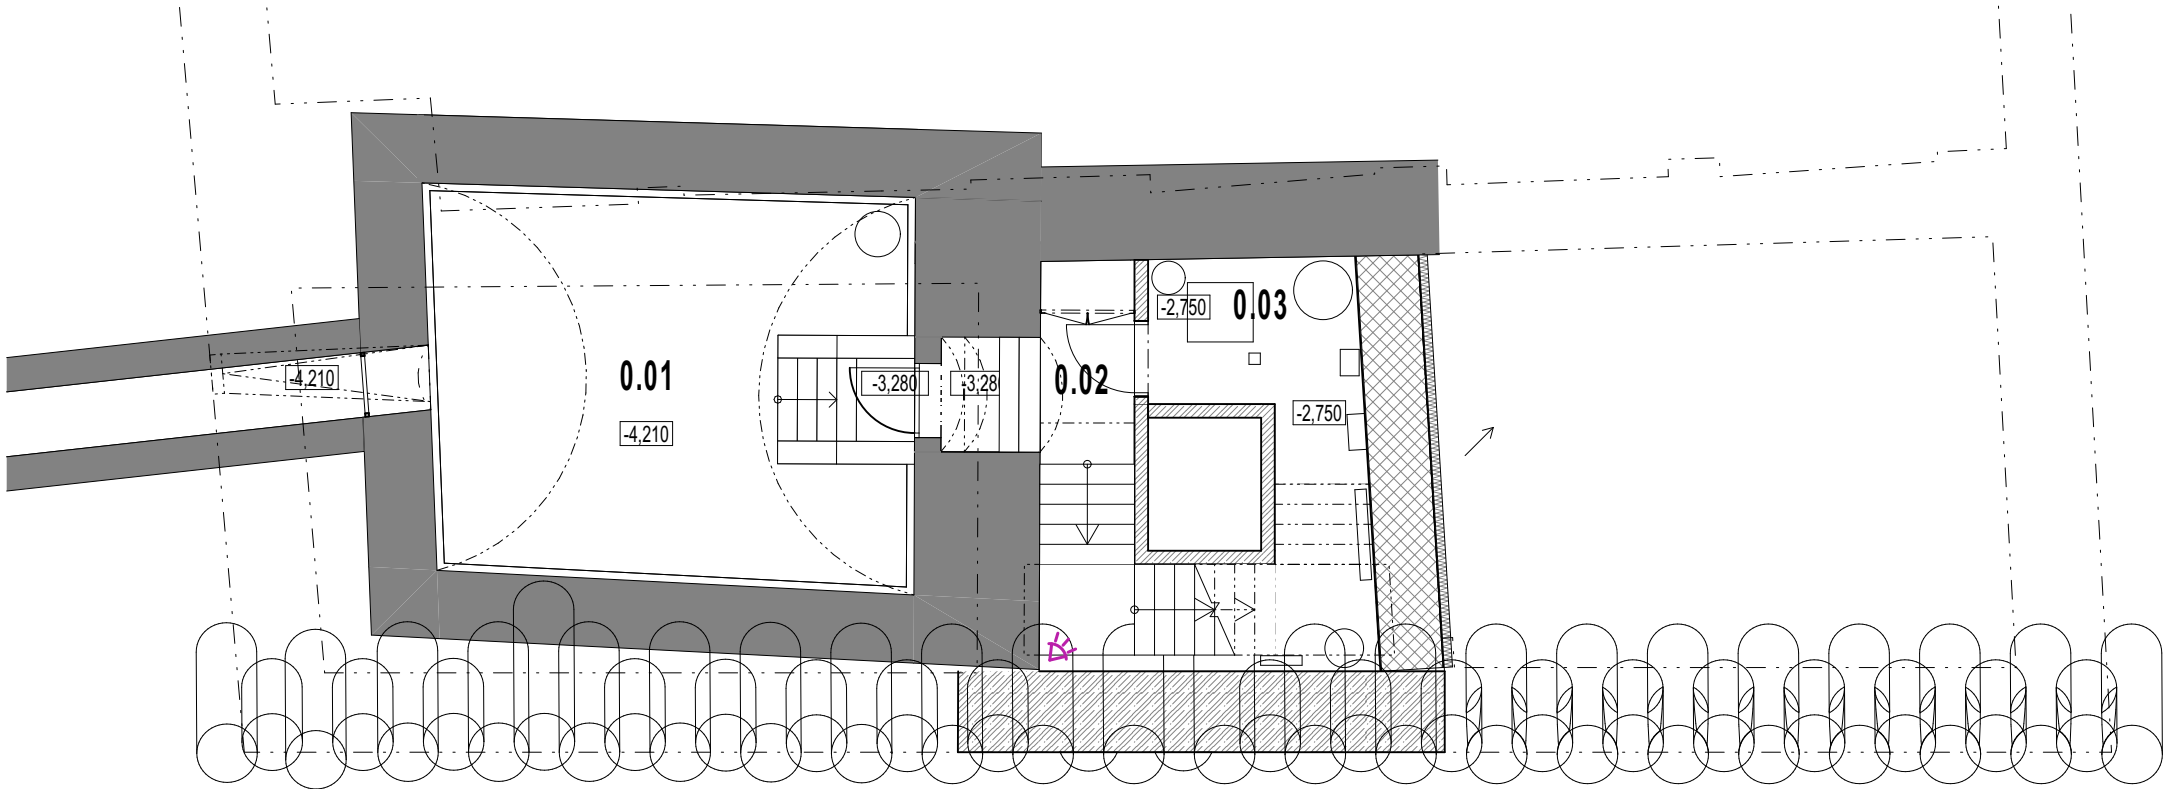

Půdorys 1.NP

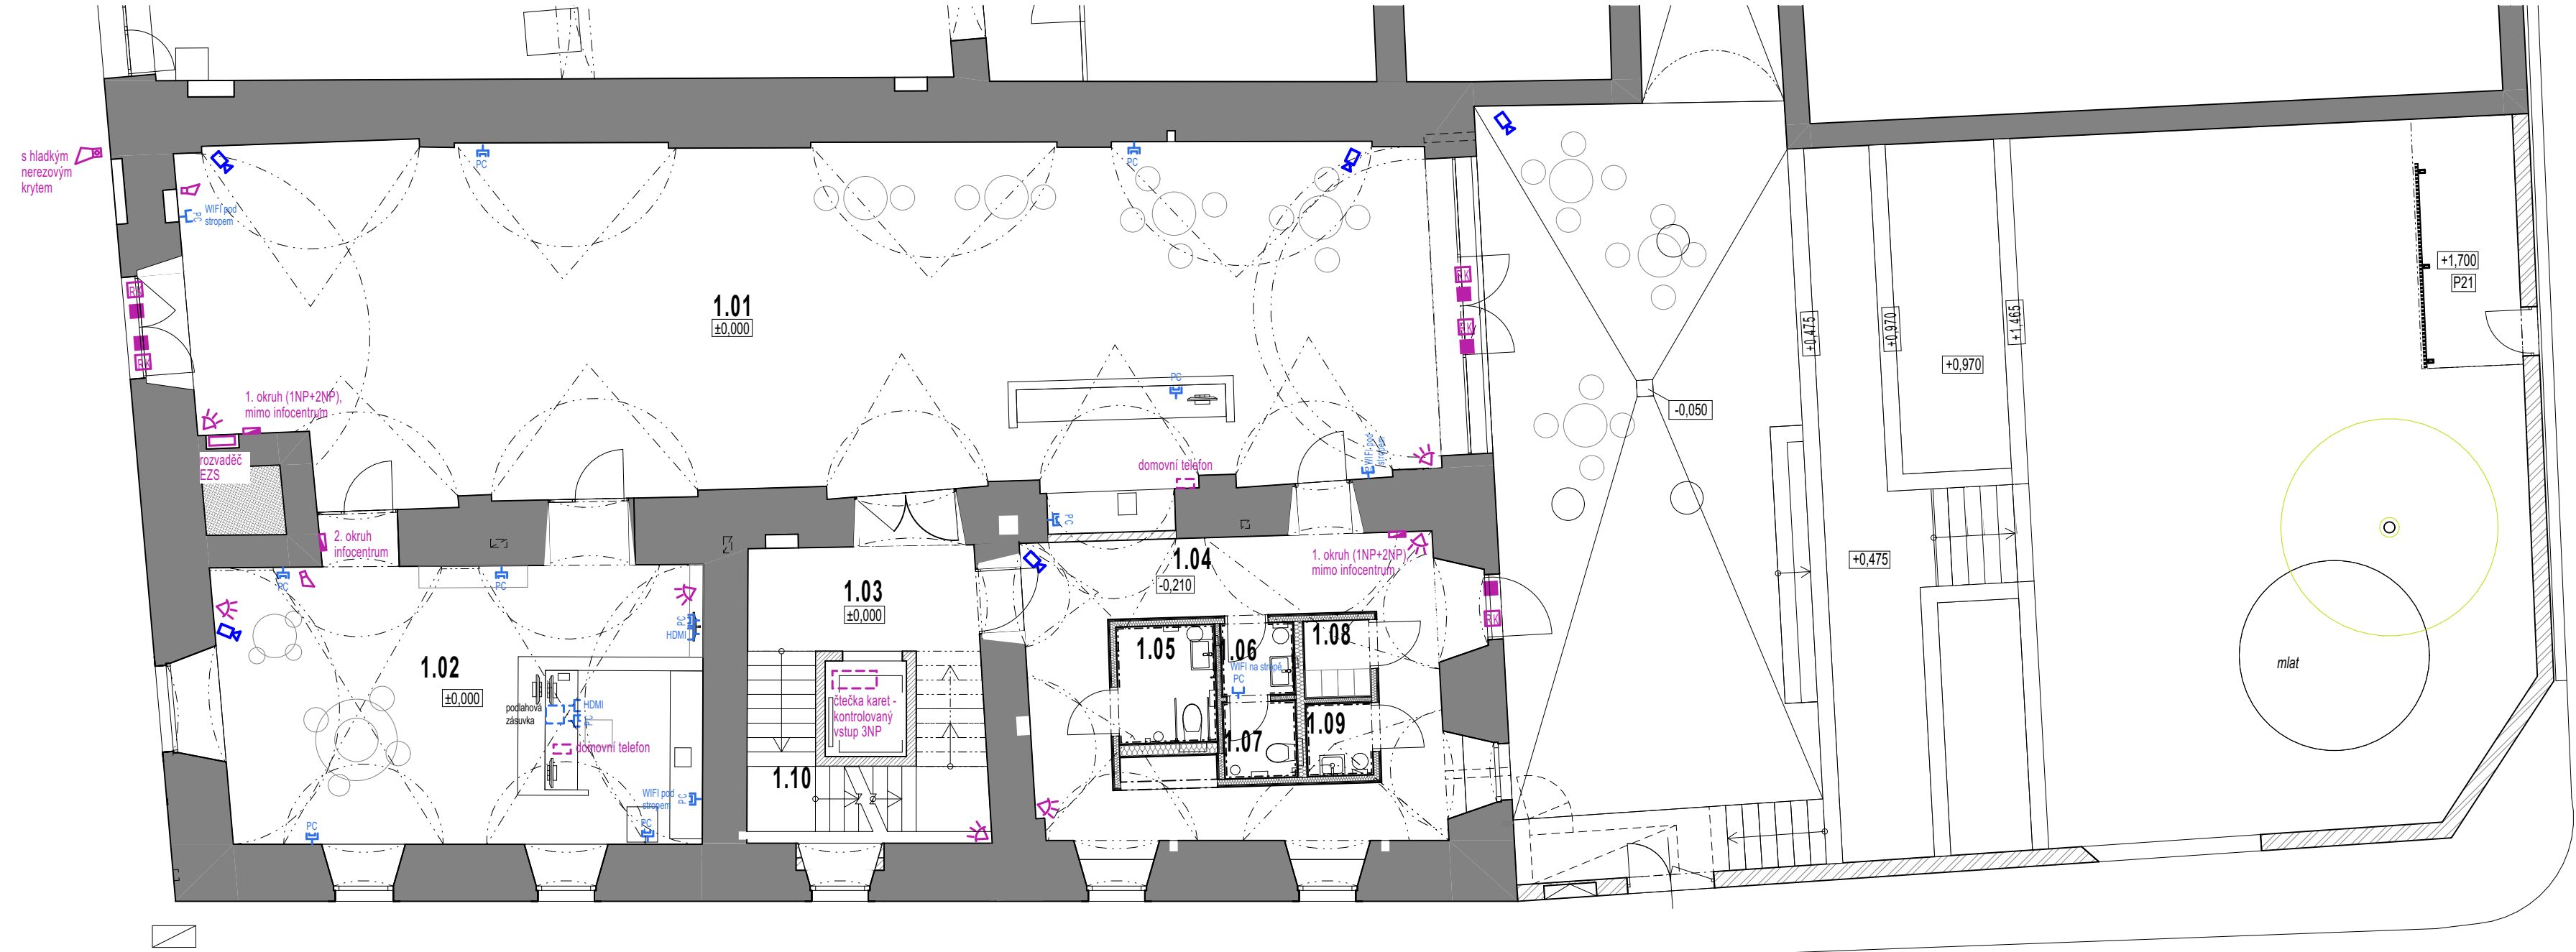

LEGENDA EZS, CCTV

- duální infrapasivní detektor se spodním viděním s plně digitálním zpracováním signálu + kloubový stojan
- rozvodná krabice
- magnetický kontakt zapuštěný
- IP kamera 8 MPiX rozlišení
- ovládací klávesnice EZS - grafická klávesnice s dotykovým 7" barevným LCD displejem
- venkovní siréna, s blikáčem
- vnitřní siréna

LEGENDA slaboproud

- zásuvka HDMI zapuštěná jednonásobná do samostatného nebo vícenásobného rámečku viz výkresy PD elektro silno
- sdílovací zásuvka komunikační zapuštěná jednonásobná/dvounásobná
- podružný datový rozvaděč, min. IP44, plastový, průhledná dvířka, bude obsahovat optickou zásuvku, router s opt. převodníkem
- sdílovací zásuvka komunikační pro wi-fi

VŠEOBECNÉ POZNÁMKY

1. Na výkresovou část dokumentace se vztahují specifikace ostatních částí projektu, se kterými tvoří tato část nedílný celek. Při nejasnosti ihned kontaktujte projektanta!

2. Při rozporech v dokumentaci mají přednost:
- dokumenty a revize výkresů s novějším datem,
 - textové specifikace před grafickým znázorněním,
 - kóty před rozměry oměřeními na výkrese,
 - výkresy podrobnějšího měřítka,
 - architektonická část a koordinační výkresy před projekty profese, přičemž technické řešení profese musí být zachováno.

Uvedené rozměry jsou orientační, před prováděním je dodavatel povinen zaměřit a zohlednit rozměry na místě! Při jakýchkoliv nejasnostech je třeba věc ihned konzultovat s projektantem! Projekt neslouží jako výrobní dokumentace, tu ve stanovených případech zhotoví dodavatel a předloží ji projektantovi.


LEGENDA REVIZÍ:

č. rev.	datum	popis revize

±0,000 = 305,840 m.n.m B.p.v.

PROJEKT:	Obnova staré radnice Masarykovo náměstí 41/1 Zábřeh na Moravě	ZN: ZAR
STAVEBNÍK:	Městský úřad Zábřeh Masarykovo náměstí 510/6 789 01 Zábřeh zast.: RNDr. Mgr. František John, Ph.D. - starosta	
ARCHITEKT:	Rusina Frei, s.r.o. Blanická 845/9 120 00 Praha 2 - Vinohrady www.rusinafrei.cz, info@rusinafrei.cz / 607 715 885	
PROJEKTANT:	Rusina Frei, s.r.o. Blanická 845/9, 12000 Praha 2 info@rusinafrei.cz, tel. +420 607715885 www.rusinafrei.cz	
STUPEŇ:	OKUMENTACE PRO PROVEDENÍ STAVBY	
ČÁST:	Elektroinstalace	
VÝKRES:	Koncept EZS, CCTV, slaboproudu - 1.PP, 1.NP	
MĚŘÍTKO:	1:100	FORMÁT: A2
DATUM:	02/2025	KRESLIL:
REVIZE:	OZNAČENÍ:	EL.1

Neoprávněné rozšiřování či reprodukování tohoto materiálu nebo jeho částí je zakázáno!

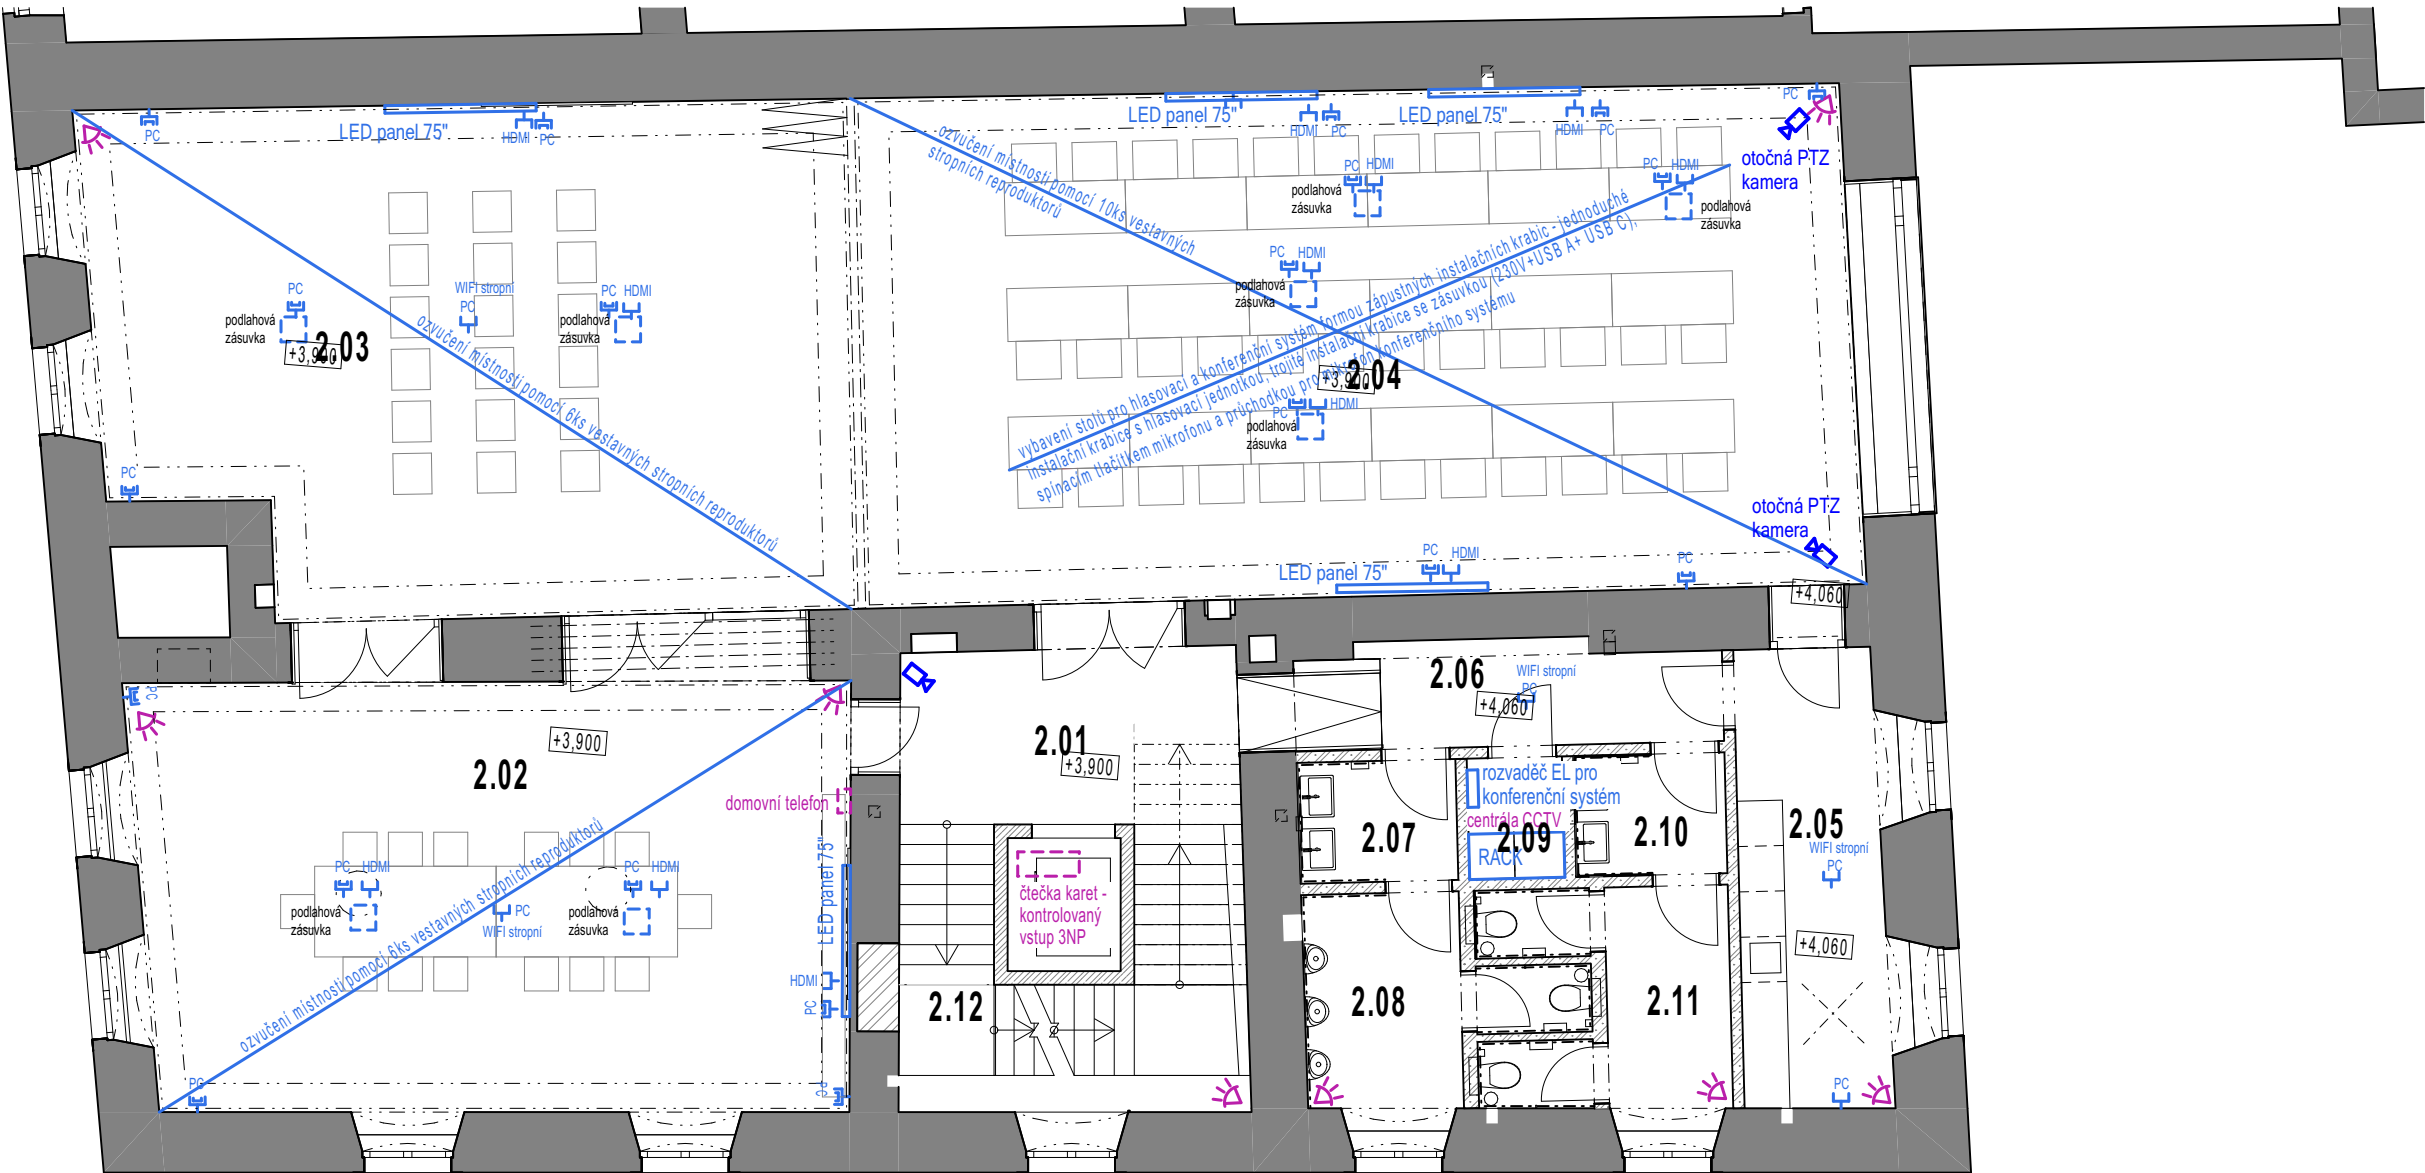

LEGENDA EZS, CCTV

- duální infrapasivní detektor se spodním viděním s plně digitálním zpracováním signálu + kloubový stojan
- rozvodná krabice
- magnetický kontakt zapuštěný
- IP kamera 8 MPiX rozlišení
- ovládací klávesnice EZS - grafická klávesnice s dotykovým 7\" barevným LCD displejem
- venkovní siréna, s blikáčem
- vnitřní siréna

LEGENDA slaboproud

- HDMI zásuvka HDMI zapuštěná jednonásobná do samostatného nebo vícenásobného rámečku viz výkresy PD elektro silno

- PC PC sdělovací zásuvka komunikační zapuštěná jednonásobná/dvounásobná

- podružný datový rozvaděč, min. IP44, plastový, průhledná dvířka, bude obsahovat optickou zásuvku, router s opt. převodníkem

- WIFI sdělovací zásuvka komunikační pro wi-fi

VŠEOBECNÉ POZNÁMKY

1. Na výkresovou část dokumentace se vztahují specifikace ostatních částí projektu, se kterými tvoří tato část nedílný celek. Při nejasnosti ihned kontaktujte projektanta!

2. Při rozporech v dokumentaci mají přednost:
- dokumenty a revize výkresů s novějším datem,
 - textové specifikace před grafickým znázorněním,
 - kóty před rozměry oměřeními na výkrese,
 - výkresy podrobnějšího měřítka,
 - architektonická část a koordinační výkresy před projekty profesí, přičemž technické řešení profesí musí být zachováno.

Uvedené rozměry jsou orientační, před prováděním je dodavatel povinen zaměřit a zohlednit rozměry na místě! Při jakýchkoliv nejasnostech je třeba věc ihned konzultovat s projektantem! Projekt neslouží jako výrobní dokumentace, tu ve stanovených případech zhotoví dodavatel a předloží ji projektantovi.

LEGENDA REVIZÍ:

č. rev.	datum	popis revize

±0,000 = 305,840 m.n.m B.p.v.

PROJEKT:	Obnova staré radnice Masarykovo náměstí 41/1 Zábřeh na Moravě	ZN:	ZAR
STAVEBNÍK:	Městský úřad Zábřeh Masarykovo náměstí 510/6 789 01 Zábřeh zast.: RNDr. Mgr. František John, Ph.D. - starosta		
ARCHITEKT:	Rusina Frei, s.r.o. Blanická 845/9 120 00 Praha 2 - Vinohrady www.rusinafrei.cz, info@rusinafrei.cz / 607 715 885		
PROJEKTANT:	Rusina Frei, s.r.o. Blanická 845/9, 12000 Praha 2 info@rusinafrei.cz, tel. +420 607715885 www.rusinafrei.cz		

STUPEŇ: **DOKUMENTACE PRO PROVEDENÍ STAVBY**

ČÁST: Elektroinstalace

VÝKRES: **Koncept EZS, CCTV, slaboproudu - 2.NP. 3.NP**

MĚŘÍTKO: 1:100 FORMÁT: A2

DATUM: 02/2025 KRESLIL:

REVIZE: OZNAČENÍ: **EL.2**

Neoprávněné rozšiřování či reprodukování tohoto materiálu nebo jeho částí je zakázáno!

