


CAP-F-200-600-36-SW  
Číslo výpočtu: 160095

Príslušenstvo:  
THOR-160-200 (66760)


Rozmery

Rozmery

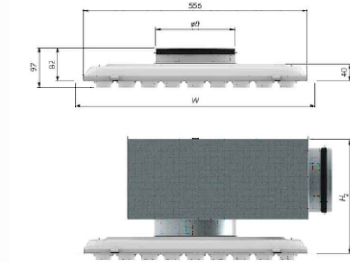


Rozmery	Hĺbkosť (mm)
W	595
ad	199
H2	279

Rez B-B

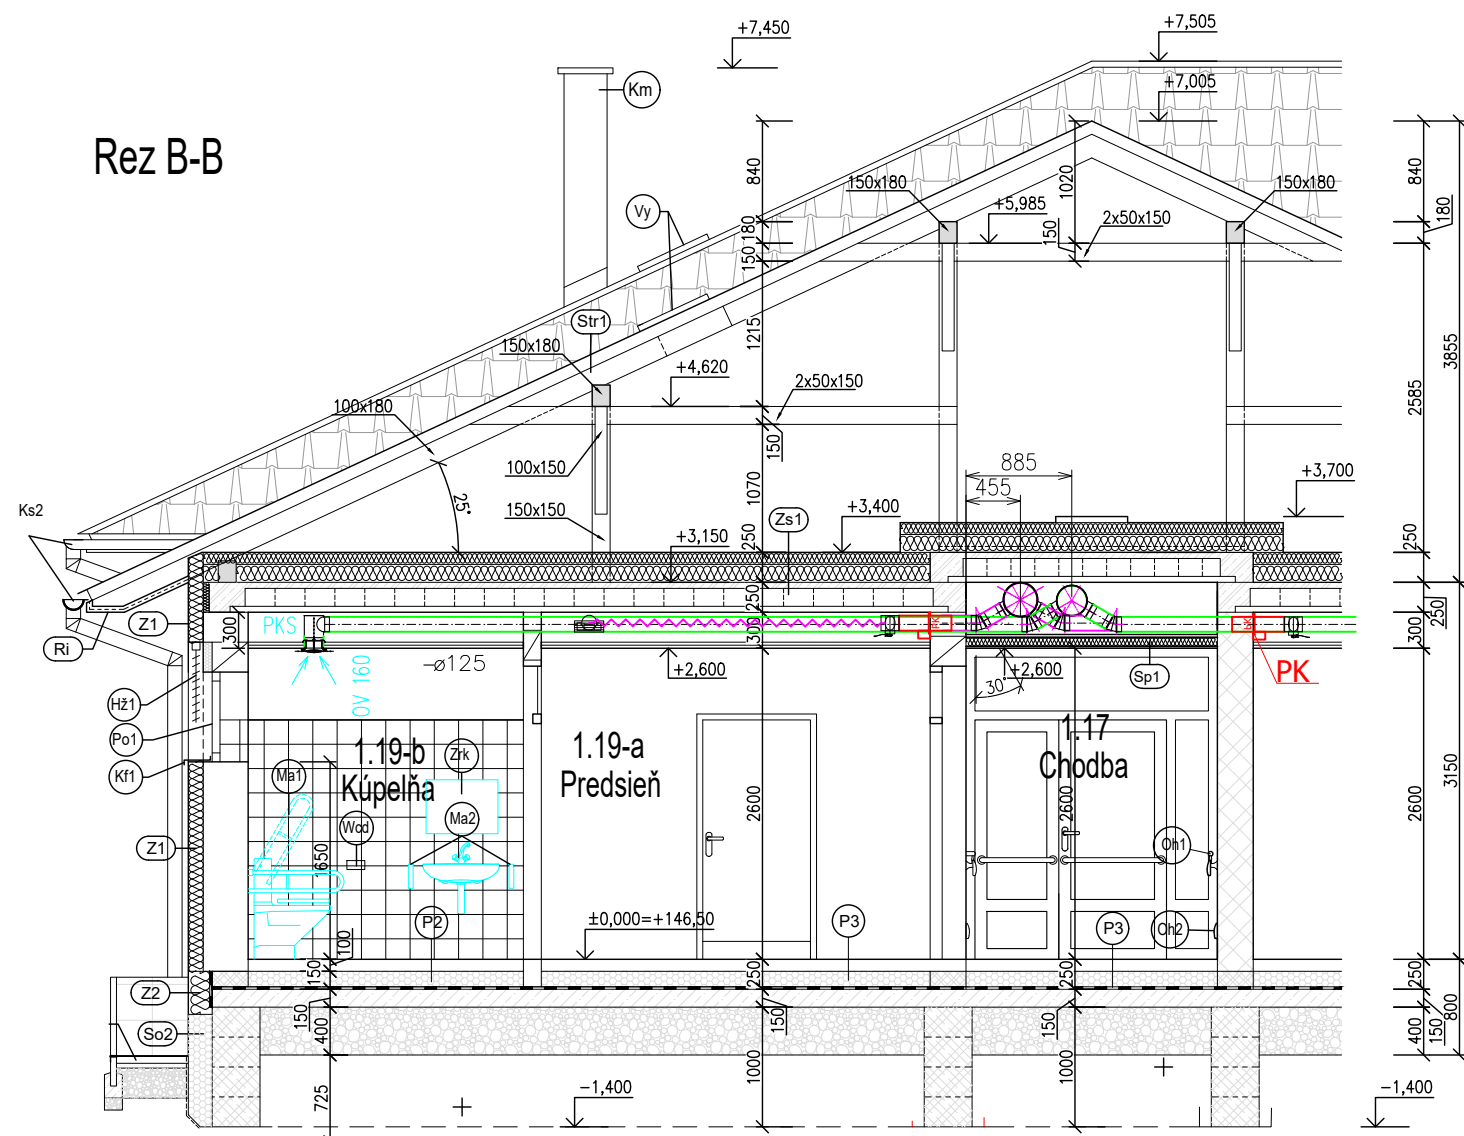



V.1

VZT JEDNOTKA DUPLEX 3500 Multi-V

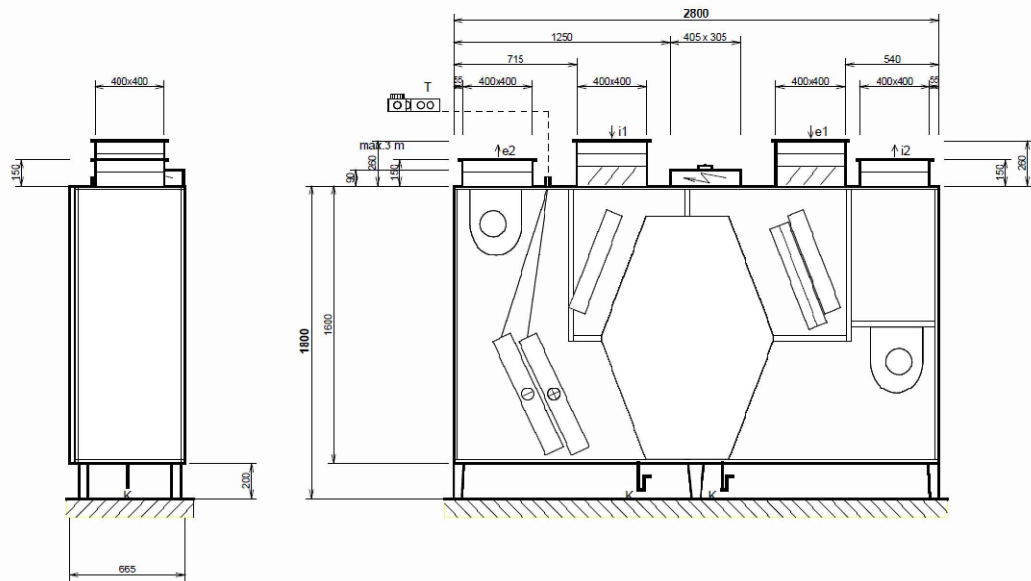

Rez cez technickú miestnosť - M1:50

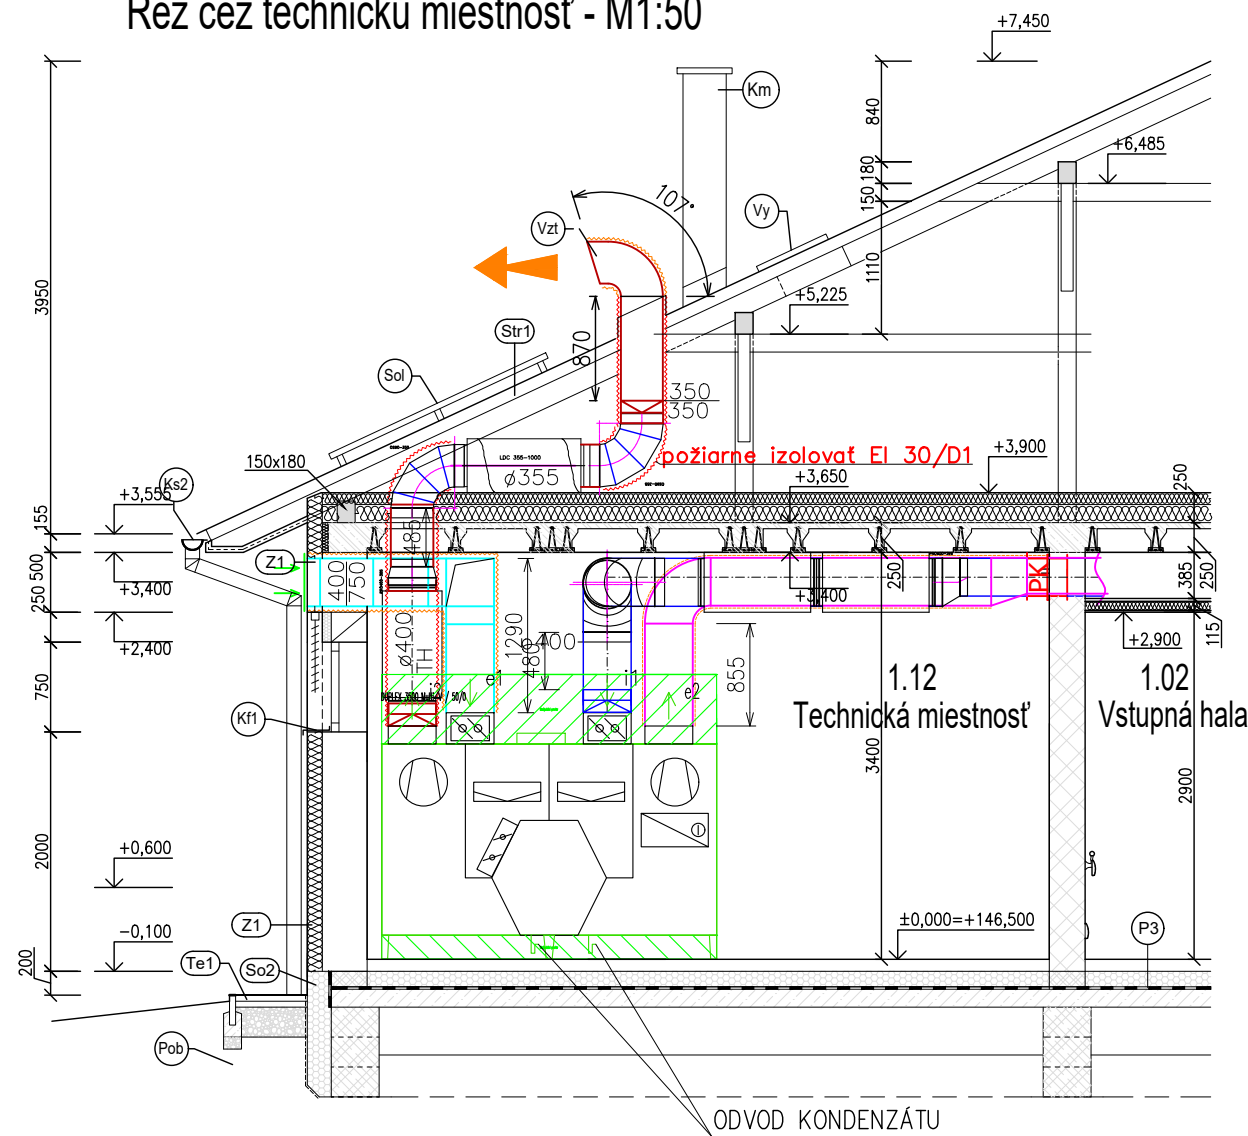

 REV.: DÁTUM:	ING. ATTILA FARKÁŠ	 <b>HVAC PROJEKT</b> s.r.o. KURČENIE - VETERNÉ - KLIMATIZÁCIA A.S. Pribitkova 2467/25A, 854 01 Lučenec
GENERÁLNY PROJEKTANT:	ING. ROMAN ČÚPKA	
ZODPOVEDNÝ PROJEKTANT:	ING. ROMAN ČÚPKA	Č. ZÁKAZKY: 08/2022
VYPRACOVAL:	ING. ROMAN ČÚPKA	DÁTUM: 08/2023
INVESTOR: Domov dôchodcov a domov sociálnych služieb Terany 1, Terany 1, 962 68 Hontianske Tesáre		FORMÁT: 8 x A4
STAVBA: DD a DSS Terany - novostavba ubytovacieho bloku Terany ; p.č.44/1,44/3,44/8,44/9,44/10,794/12,794/10		MIERKA: 1:50
OBJEKT: SO-01: Vlastný objekt - E. VZDUCHOTECHNIKA		STUPEŇ: Č.VÝKR.:
OBSAH: REZY		SP/RP <b>V-02</b>