


This architectural floor plan depicts a building with 12 rooms, a central staircase, and a kitchen area highlighted in green. The rooms are numbered 1.01 through 1.18. The plan includes various dimensions, furniture layouts, and architectural details such as doors, windows, and stairs. The kitchen area, located in the center-left, is outlined in green and contains a sink, stove, and refrigerator. The central staircase is located between the kitchen and the main entrance. The plan also shows a large hall (1.17) and a reception area (1.18). The overall layout is rectangular, with rooms arranged around a central corridor and staircase.

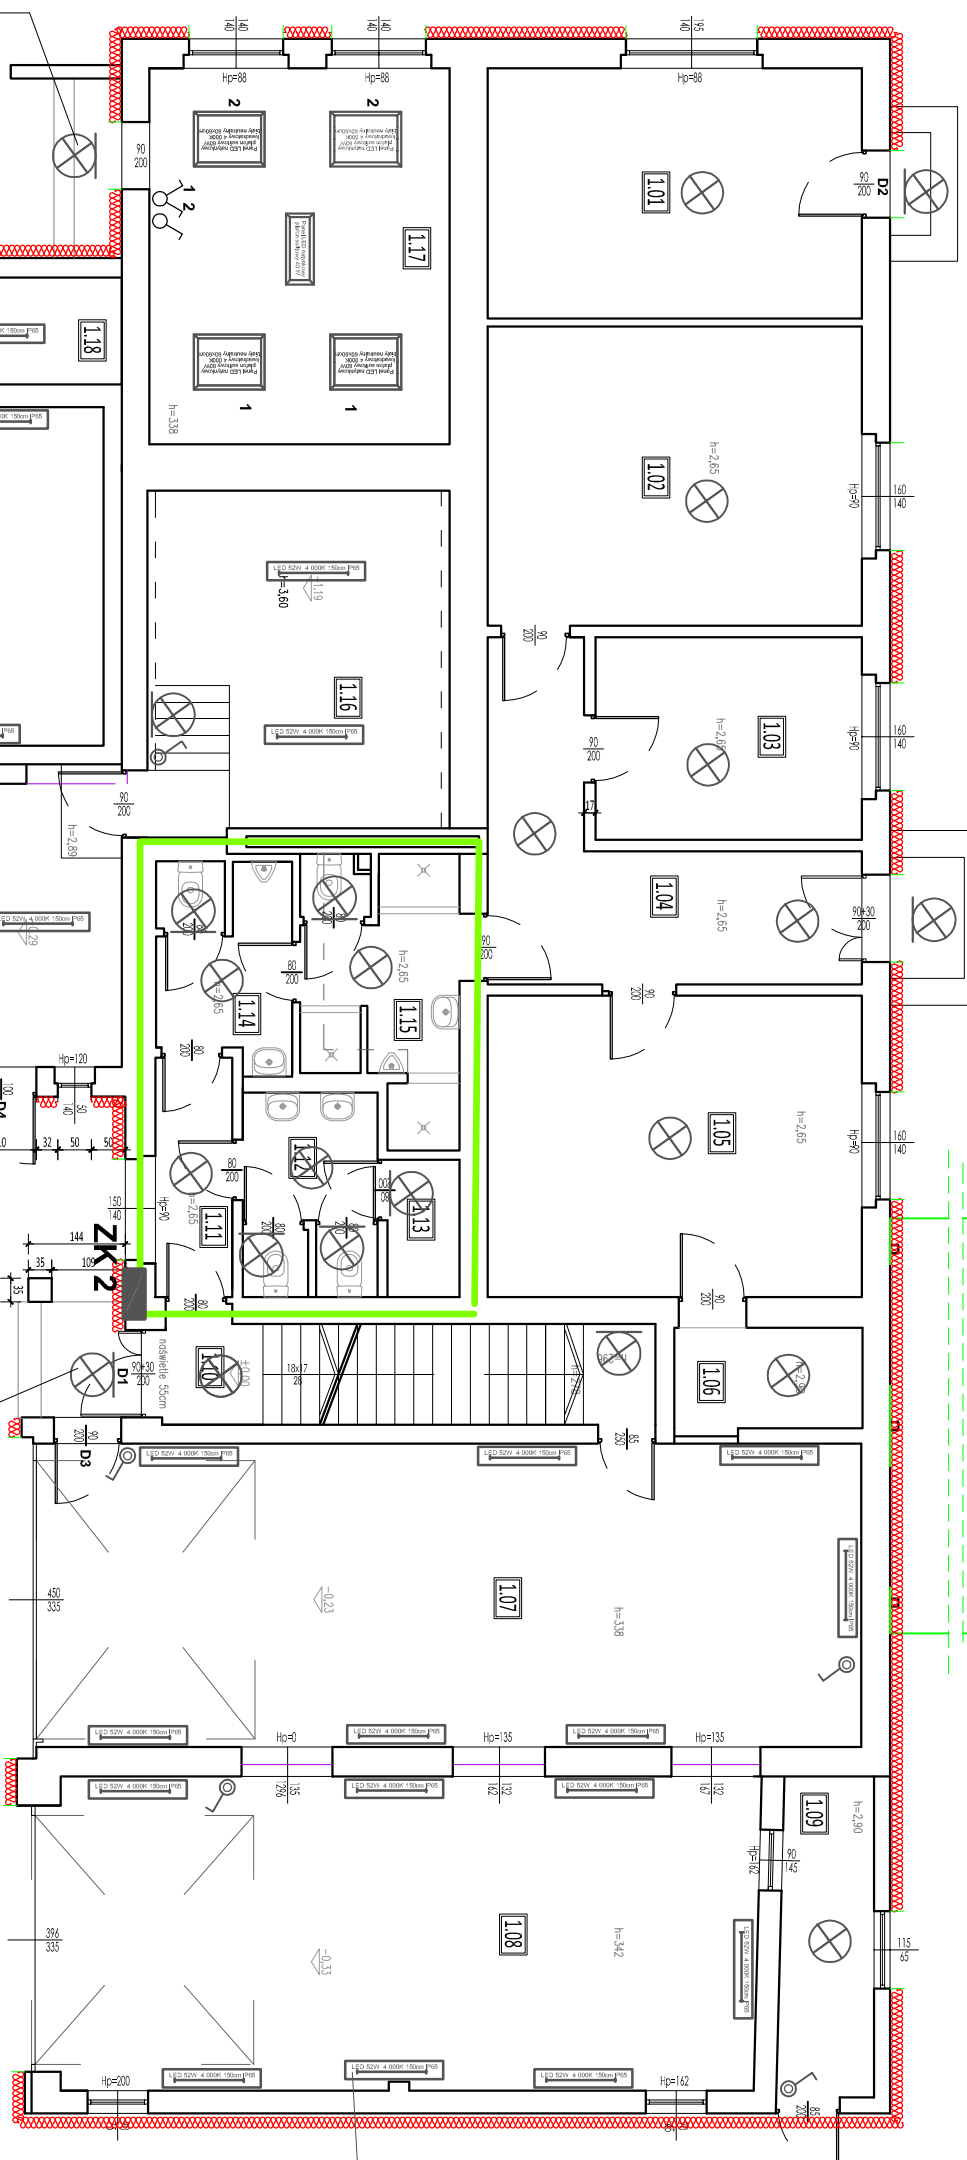

	WINGS/FOL.	POWER/GRN.
2.65 m	2.03 m	
2.65 m	2.54 m	
2.65 m	1.19 m	
2.65 m	1.55 m	
2.65 m	2.49 m	
2.65 m	4.2 m	
2.65 m	5.25 m	
3.38 m	48.3 m	
3.42 m	48.3 m	
1.70 m	10.2 m	
2.76 m	10.2 m	
2.65 m	4.0 m	
2.65 m	5.6 m	
2.65 m	2.1 m	
2.65 m	5.6 m	
2.65 m	8.8 m	
3.60 m	23.1 m	
3.38 m	24.9 m	
3.42 m	9.0 m	
3.57 m	55.1 m	
2.89 m	11.4 m	
2.80 m	11.05 m	
2.83 m	21.2 m	
2.85 m	7.3 m	
2.64 m	11.8 m	
10.04 m	4.2 m	
	4.2 m	
	4.2 m	

OCHRONA PRZED PORĄŻENIEM PRĄDEM ELEKTRYCZNYM
Dla urządzeń 3x230/400V, 50Hz - samoczynne wyłączenie zasilania wykonane zgodnie z wymaganiami PN-IEC 60364-4-41:2009

UZIEMIENIA SYSTEMÓW

1. SIĘC ROZDZIELCZA 3x230/400V lokalnego ZE - np. uzziemienia systemu TN-C
2. SIĘC ROZDZIELCZA 3x230/400V - np. uzziemienia systemu TN-S
3. SIĘC ROZDZIELCZA 3x230/400V - np. uzziemienia systemu TT
4. SIĘC ROZDZIELCZA 3x230/400V - np. uzziemienia systemu IT

JÓZEF KWIOTEK USŁUGI W ZAKRESIE KOSZTORYSOWANIA I NADZORU ROBÓT ROBÓT BUDOWLANYCH 47-400 RACIBÓRZ UL. POWSTAŃCÓW ŚLĄSKICH 23		
TEMAT	PROJEKT TERMOMODERNIZACJI BUDYNKU OCHOTNICZEJ STRĄŻY POŻARNEJ W SIEDLSISKACH	
ADRES OBIEKTU	47-420 Siedliska ul. Leśna 1; dz. nr. 361	
INWESTOR	Gmina Kuznia Radomska ul. Słowackiego 4, 47-420 Kuznia Radomska	
IMIĘ I NADZWISKO PROJEKTANTA/ PROJEKTANTKI/ SPECJALNOŚĆ I TYTUŁ UPRAWNIEN BUDOWLANYCH	mgr inż. Antoni Maciński upr. nr 562/84 w specjalności instalacji elektrycznych	
PROJEKTANT	data: _____	
Plan instalacji elektrycznych obwodów oświetlenia - rzut partenu		
FAZA PROJEKTU	PROJEKT	SKALA 1:100
BRANŻA	ELEKTRYCZNA	DATA 2024.04
		NR RYSUNKU E-01