


RZUT PARTERU
-projekt skala 1:100

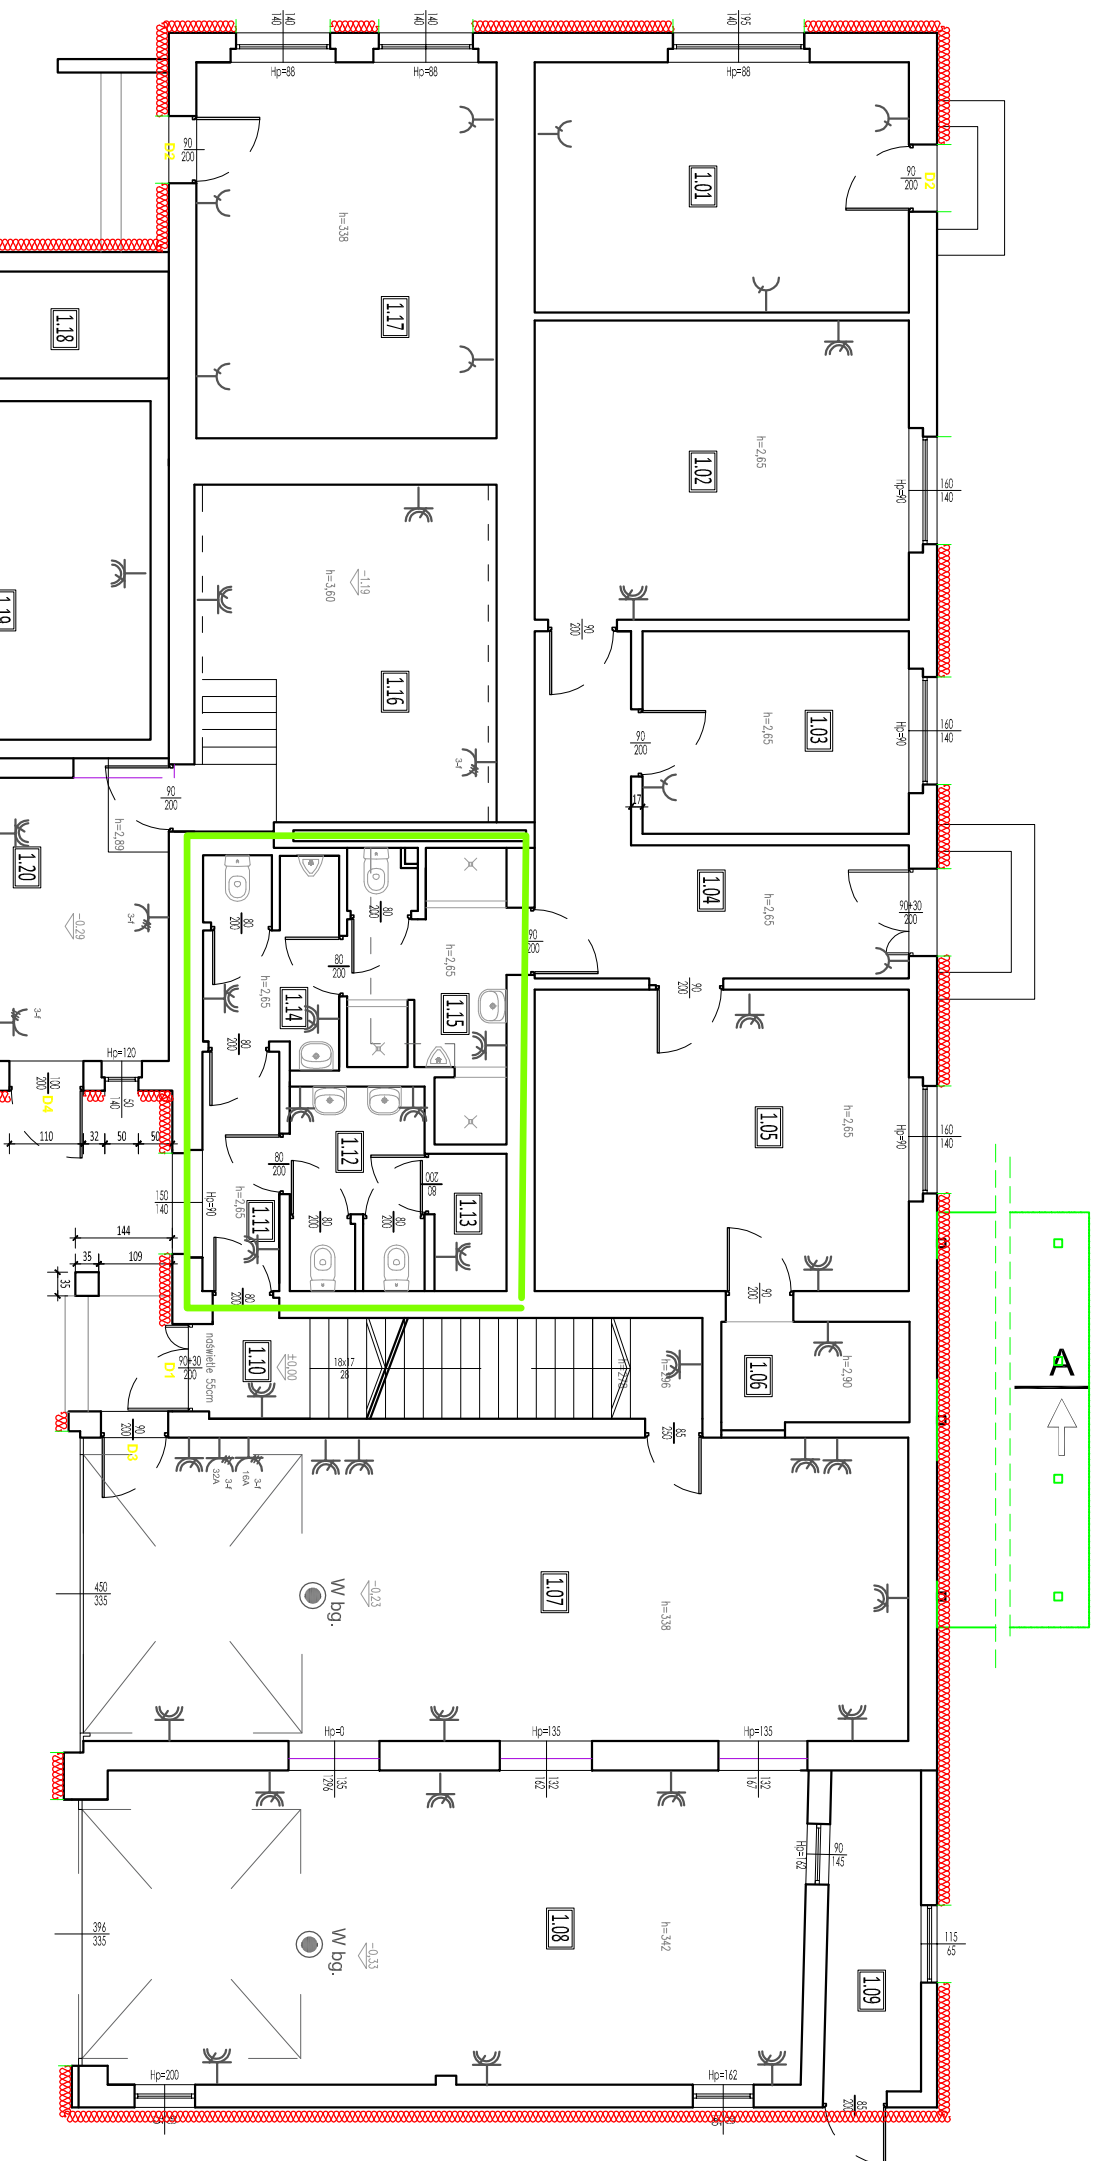

ZESTAWIENIE POWIERZCHNI			
Nr	Nazwa pomieszczenia	rodzaj pomieszczenia	wysokość pom.
1.01	POMIESZCZENIE SOCYNIA	PATIO OGRODOWE	2,65 m
1.02	LODZIENIA	PATIO OGRODOWE	2,65 m
1.03	LODZIENIA	PATIO OGRODOWE	2,65 m
1.04	KUCHNIA	PATIO OGRODOWE	2,65 m
1.05	MAGAZYN	PATIO OGRODOWE	2,65 m
1.06	SCIOGNIETWO	PATIO OGRODOWE	2,65 m
1.07	LODZIENIA	PATIO OGRODOWE	2,65 m
1.08	LODZIENIA	PATIO OGRODOWE	2,65 m
1.09	POMIESZCZENIE SOCYNIA	PATIO OGRODOWE	2,65 m
1.10	LODZIENIA	PATIO OGRODOWE	2,65 m
1.11	LODZIENIA	PATIO OGRODOWE	2,65 m
1.12	LODZIENIA	PATIO OGRODOWE	2,65 m
1.13	LODZIENIA	PATIO OGRODOWE	2,65 m
1.14	LODZIENIA	PATIO OGRODOWE	2,65 m
1.15	LODZIENIA	PATIO OGRODOWE	2,65 m
1.16	LODZIENIA	PATIO OGRODOWE	2,65 m
1.17	LODZIENIA	PATIO OGRODOWE	2,65 m
1.18	LODZIENIA	PATIO OGRODOWE	2,65 m
1.19	LODZIENIA	PATIO OGRODOWE	2,65 m
1.20	LODZIENIA	PATIO OGRODOWE	2,65 m
1.21	LODZIENIA	PATIO OGRODOWE	2,65 m
1.22	LODZIENIA	PATIO OGRODOWE	2,65 m
1.23	LODZIENIA	PATIO OGRODOWE	2,65 m
1.24	LODZIENIA	PATIO OGRODOWE	2,65 m
1.25	LODZIENIA	PATIO OGRODOWE	2,65 m

OCHRONA PRZED PORĄŻENIEM PRADEM ELEKTRYCZNYM
Dla urządzeń 3x230/400V, 50Hz - samoczynne wyłączenie zasilania wykonane
zgodnie z wymaganiem PN-HD 60 364-4-1/2009

UZIEMIENIE SYSTEMÓW
1. SIEĆ ROZDZIELCZA 3x230/400V lokalnego ZE - typ uzimienia system TN-C
2. WEWNĘTRZNE INSTALACJE ODBIORCZE 3x230/400V - typ uzimienia systemu TN-S

JÓZEF KWIOTEK USŁUGI W ZAKRESIE KOSZTORYSOWANIA I NADZORU ROBÓT ROBOT BUDOWLANYCH 47-400 RAGIBÓRZ UL. POWSTAŃCÓW ŚLĄSKICH 23	
TEMAT	PROJEKT TERMOMODERNIZACJI BUDYNKU OCHOTNICZEJ STRAŻY POŻARNEJ W SIEDLISKACH
ADRES OBIEKTU	47-420 Stęślińska ul. Leśna 1; dz. nr. 361
INWESTOR	Gmina Kuźnia Radborska ul. Słowackiego 4, 47-420 Kuźnia Radborska
IMIĘ I NAZWISKO PROJEKTANTA (PROJEKTANTÓW), SPECJALNOŚĆ I NUMER UPRAWNIEN BUDOWLANYCH	mgr inż. Antoni Maciejowski upr. nr 562/84 w specjalności instalacji elektrycznych
PROJEKTANT	PROJEKT
Faza projektu	PROJEKT
BRANŻA	ELEKTRYCZNA