



Vstup do elektrokanálu

Půdorys 1.PP

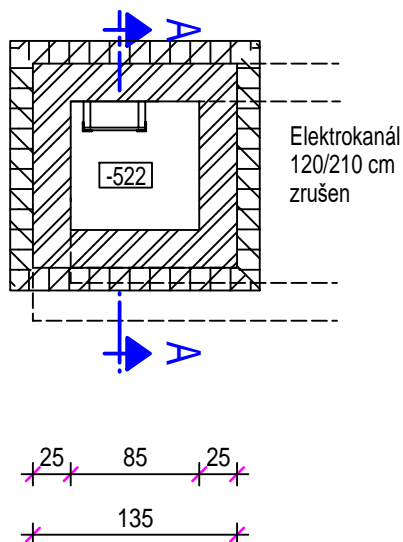

Půdorys 1. NP

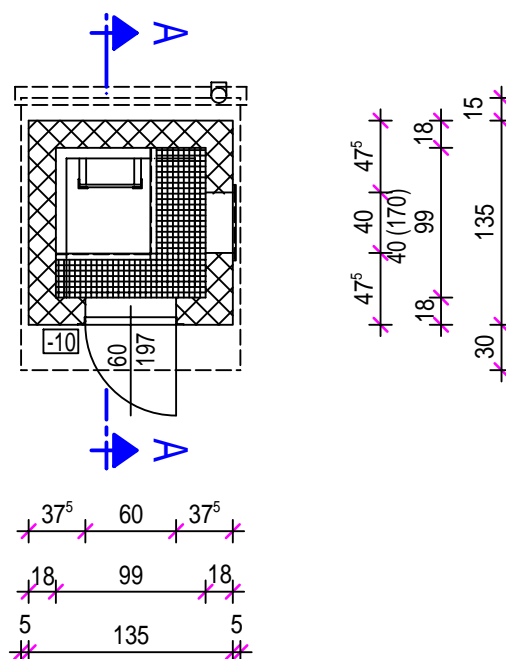


 


Poznámka

Všechny kabely v elektrokanálu jsou odpojeny

V rámci výstavby haly TaO byl elektrokanál
vybourán, popřípadě zasypán

Legenda

-  Betonové konstrukce
-  Želbet konstrukce
-  Zdivo c plných cihel
-  Izolační přízdívka z cihel

Vypracoval	Ing. Karel Kovář		Formát	1 x A4	Číslo zakázky 1668/2026	
Kreslil	Ing. Karel Kovář		Datum	1/2026		
Zodp. projektant	Ing. Karel Kovář		Stupeň	DOS		
Místo	Břidličná		Kraj	Moravskoslezský		
Parcela	2190, 1972		Kat. území	Břidličná		
Investor : AL INVEST Břidličná, a.s., Bruntálská 167, Břidličná						
Název stavby: Demolice přečerpávací stanice a vstupu do elektrokanálu						
Název výkresu: SO 02 - Stávající vstup do elektrokanálu Půdorys 1. PP a 1.NP					Měřítko: 1:50	Číslo výkresu: D1.b7