

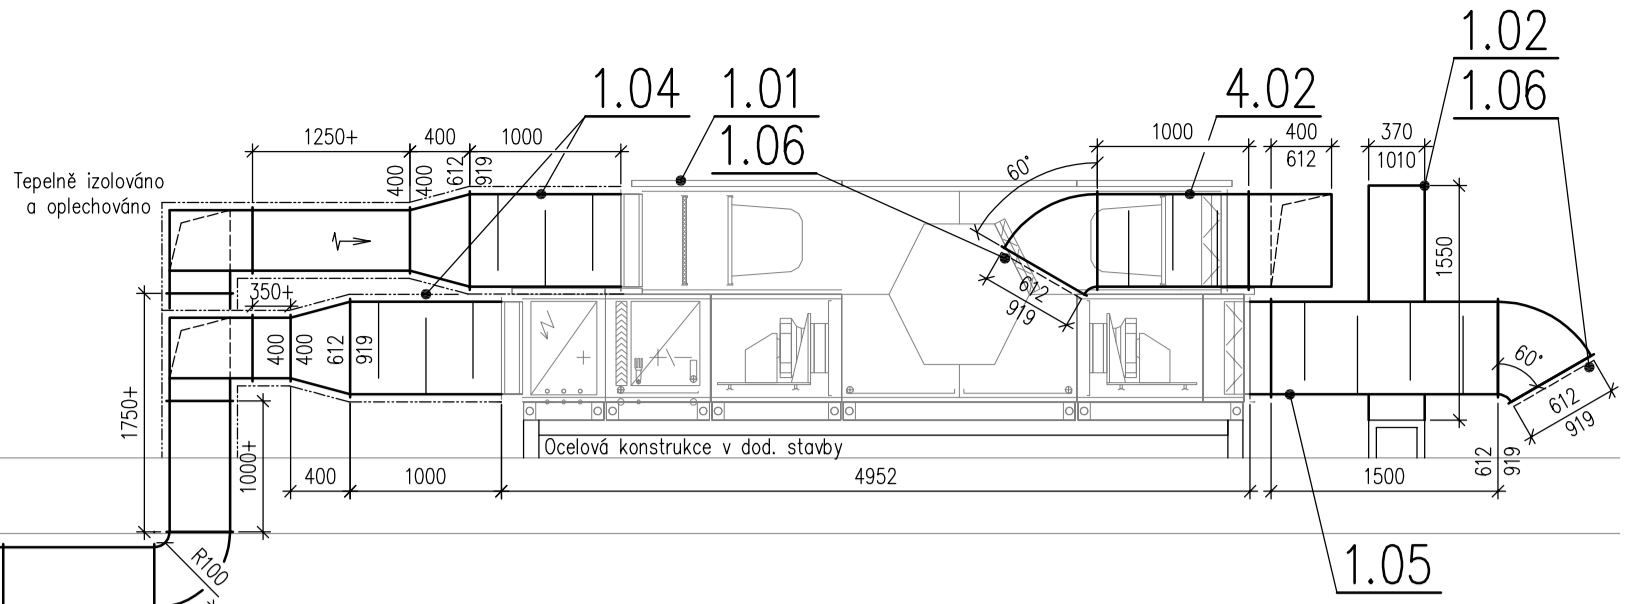



Řez A

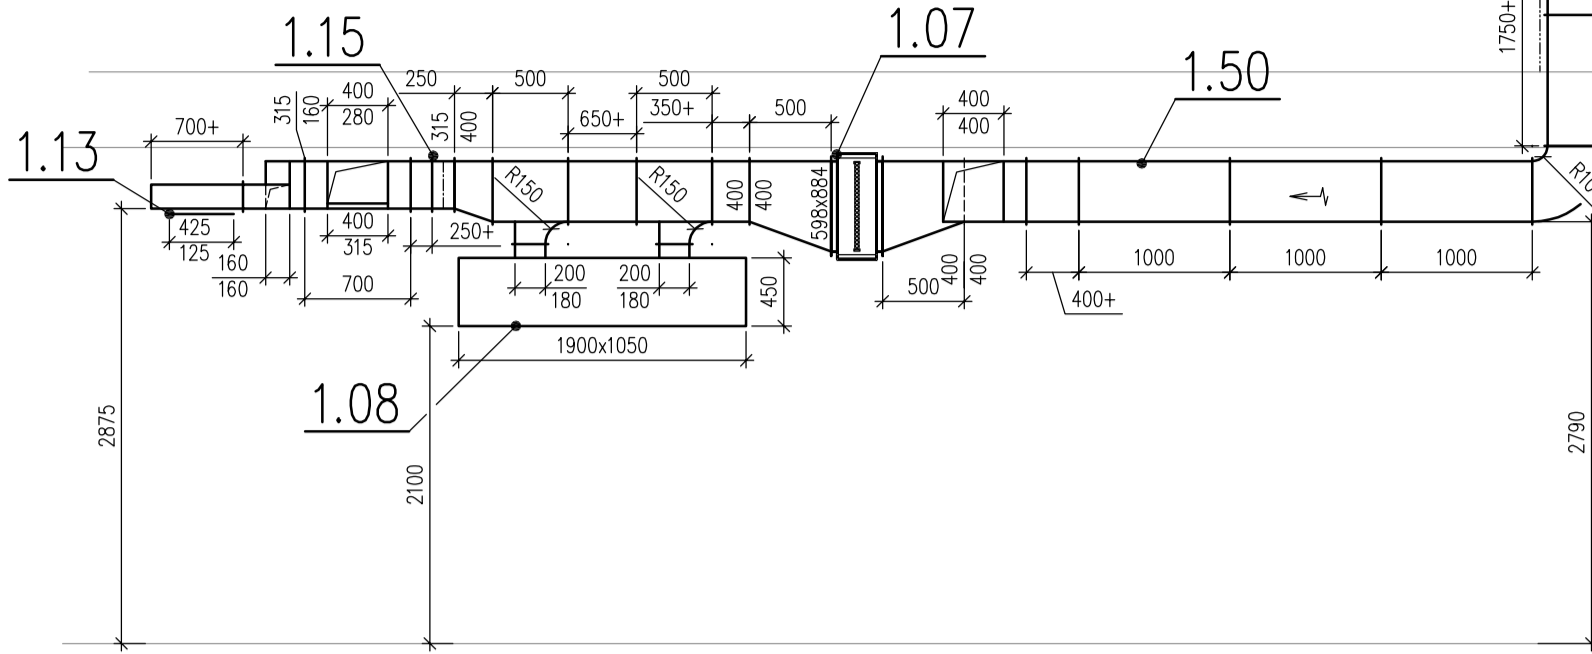


Řez B

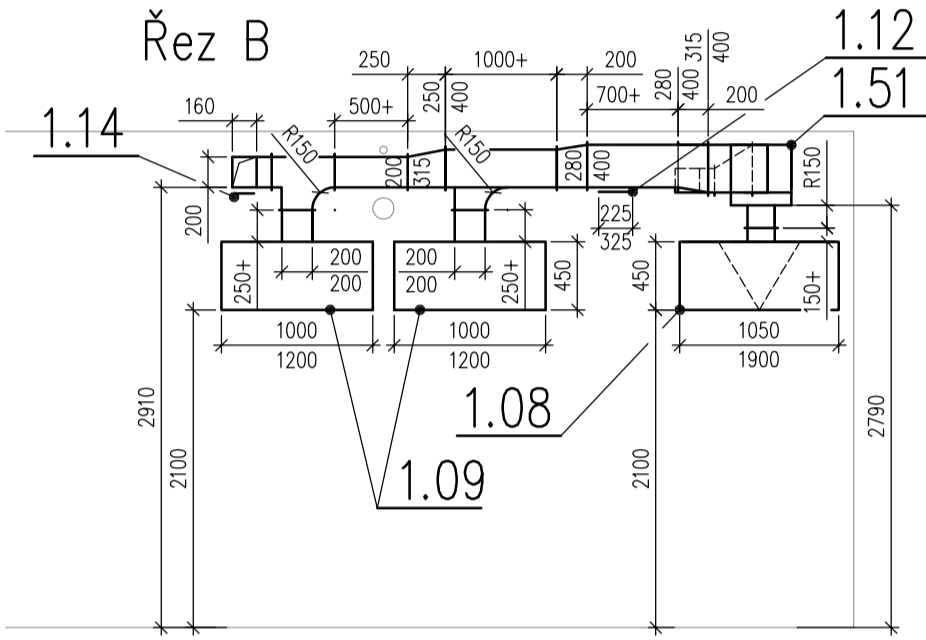

Půsorys 1.NP

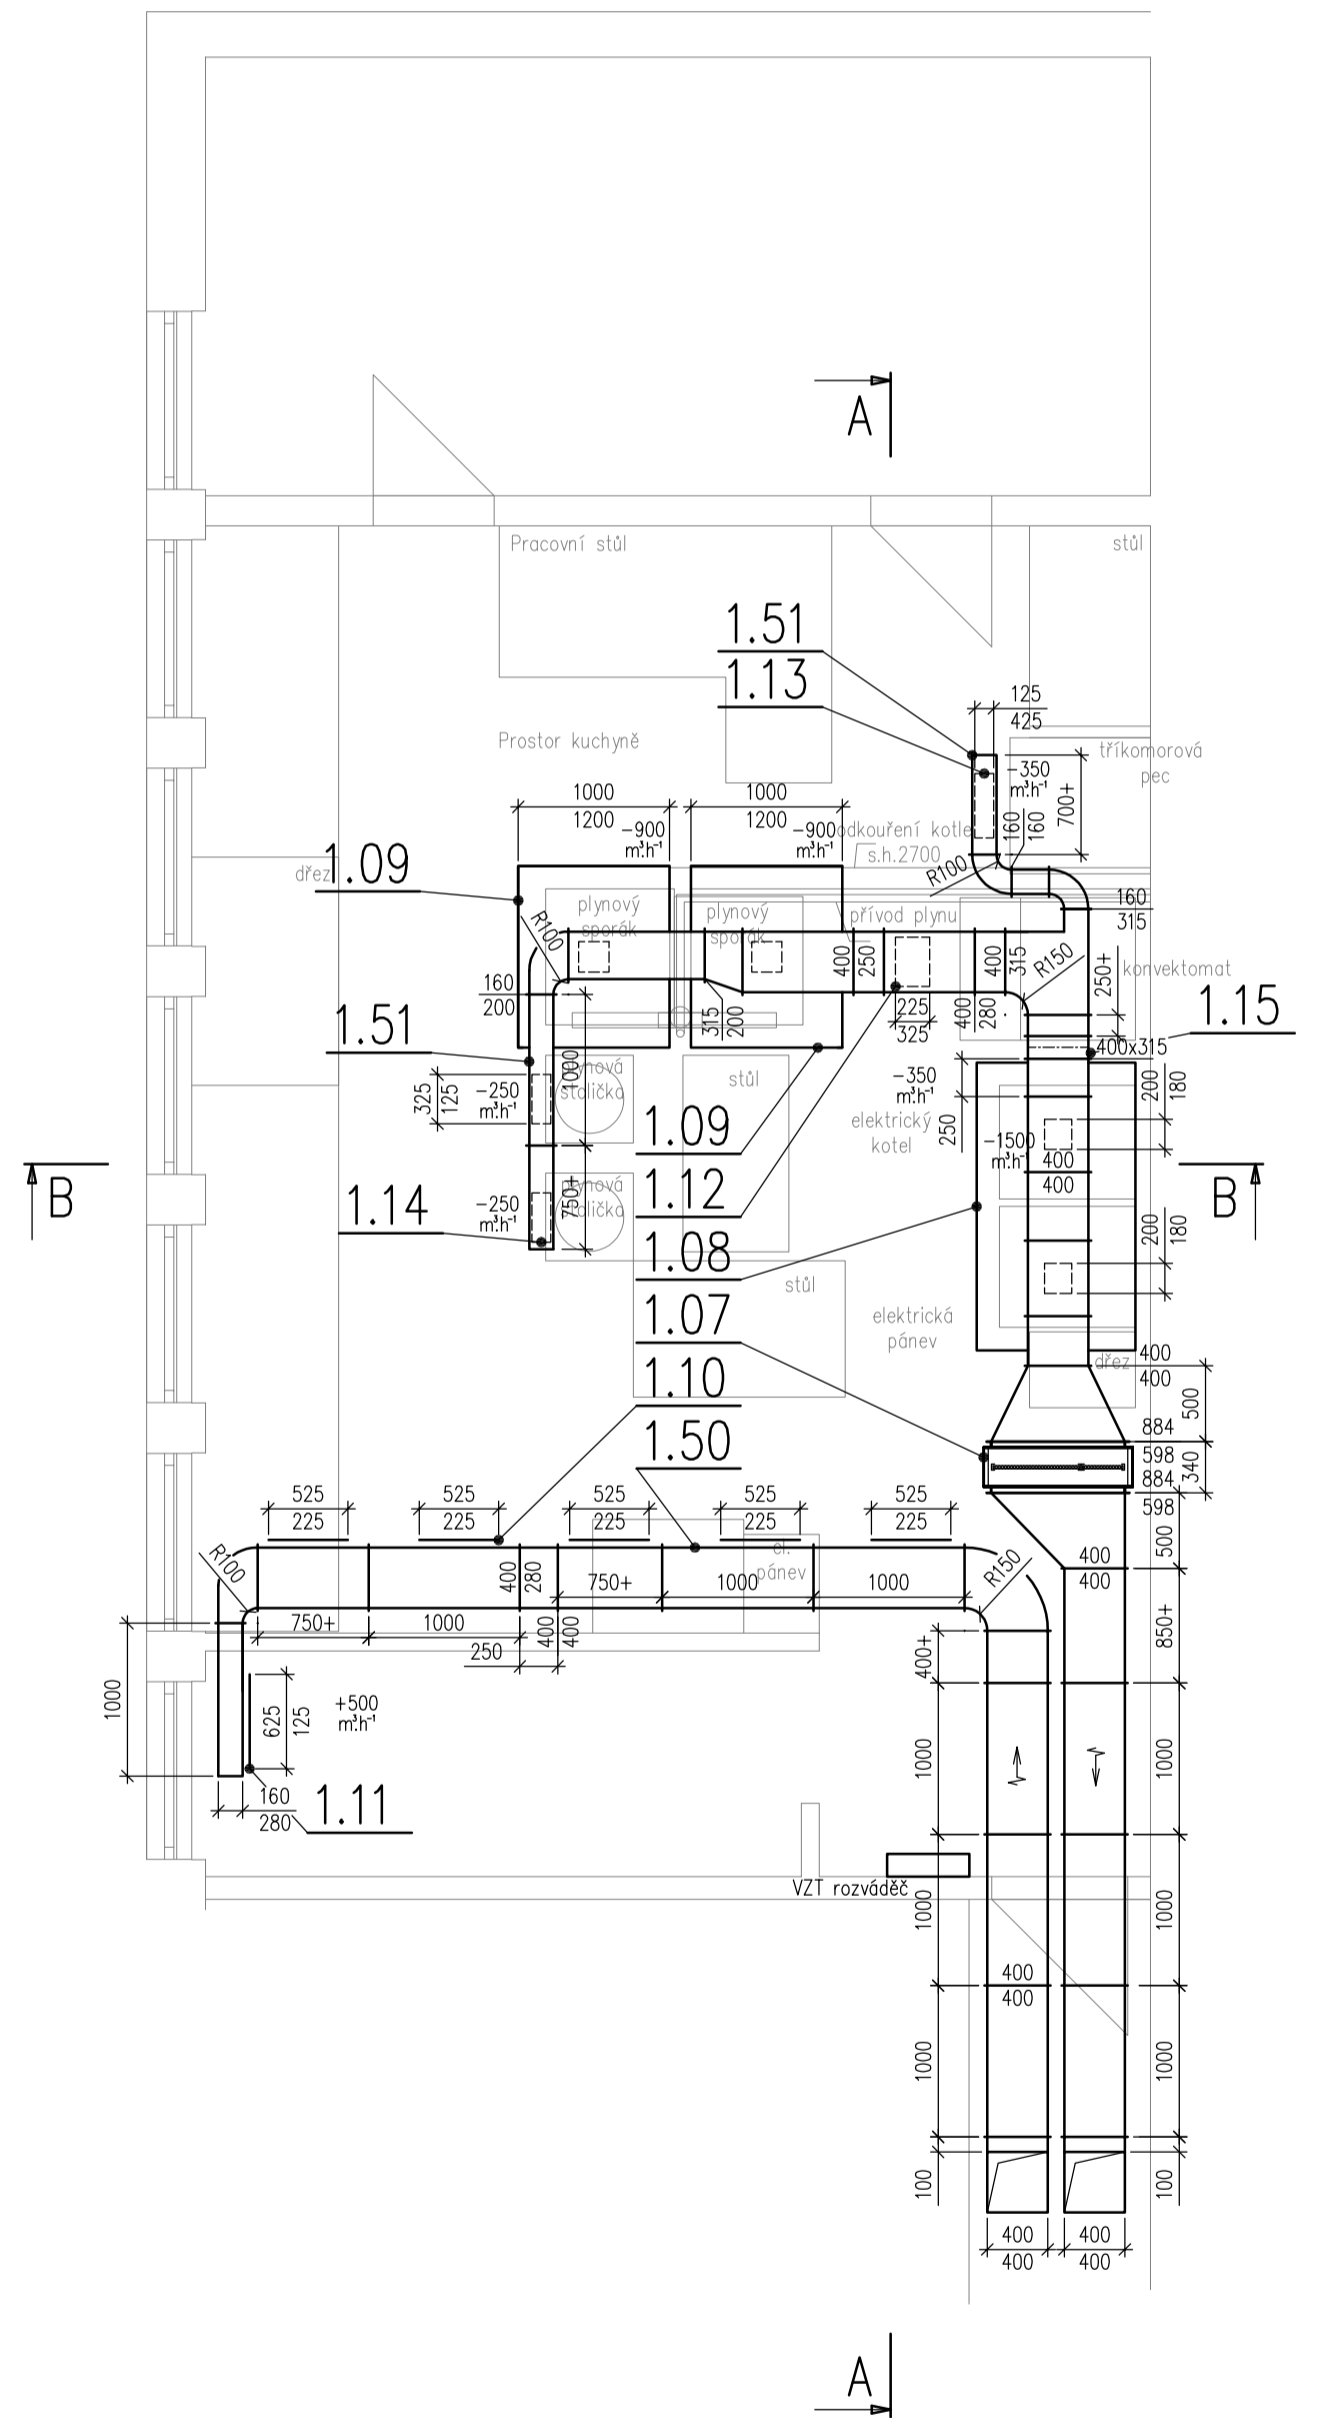

Střecha

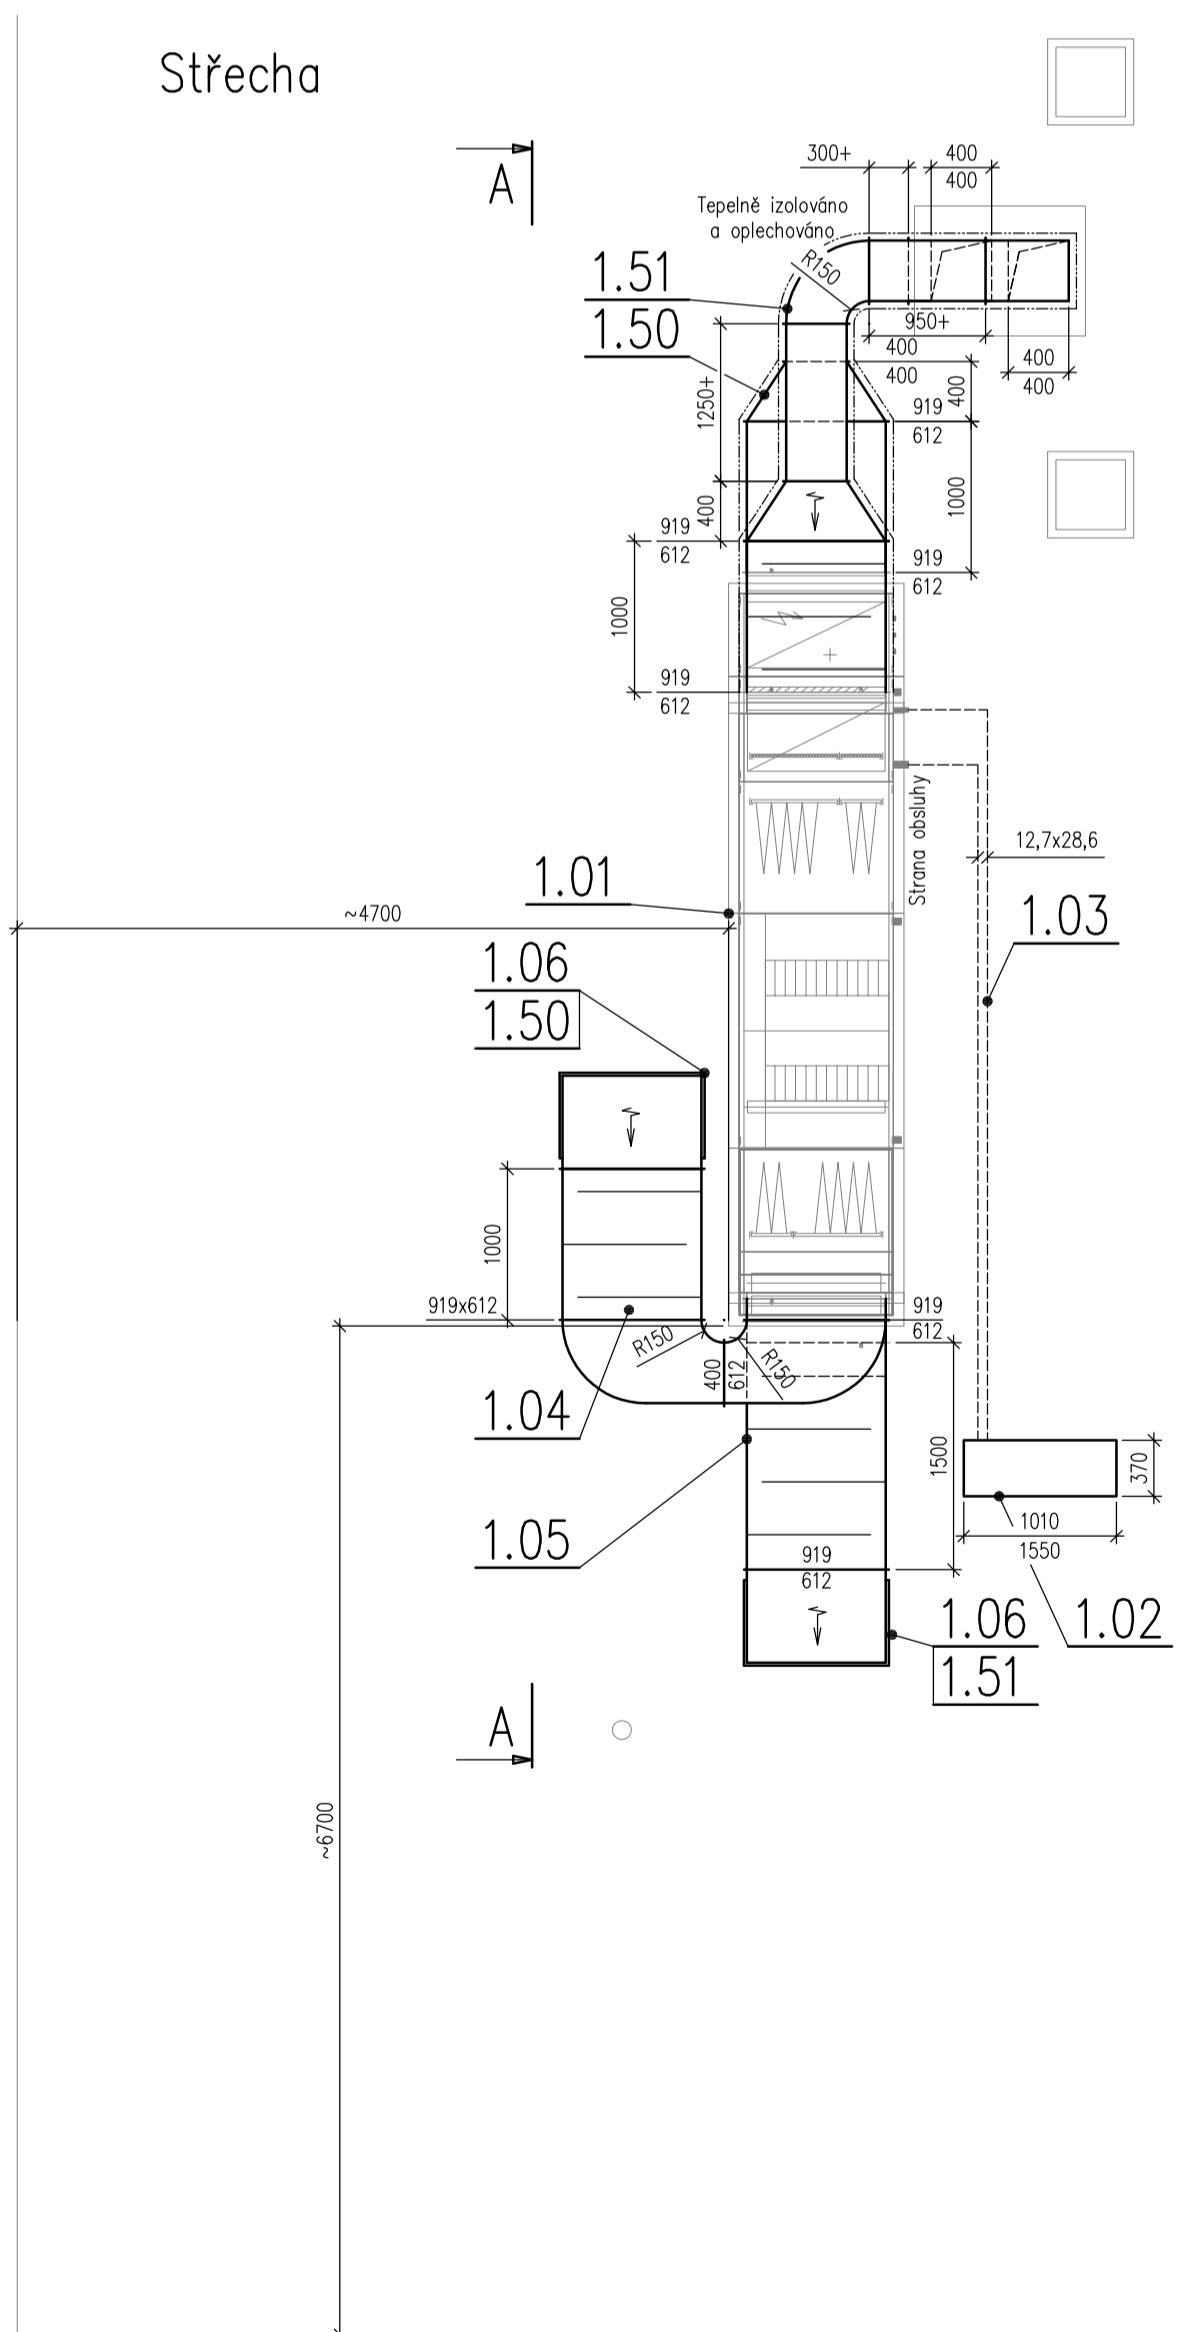

OC Billa



|   |                    |   |                       |
|---|--------------------|---|-----------------------|
| <p><b>Kästner projekt s.r.o.</b><br/>                 náměstí Svobody 2029/14, 669 02 Znojmo<br/>                 tel.: 515 244 079</p> |                    | <p>Zodp. projektant:<br/>                 Ing. Roman Kästner<br/>                 ČKAIT ....1001068</p> <p>Projektant:<br/>                 Ing. Marek Czudek</p> | <p>Otisk razítka:</p> |
| <p>Investor: Město Znojmo, Obroková 1/12, 669 22 Znojmo<br/>                 IČ 00293881 DIČ CZ0029388</p>                              |                    |   |                       |
| <p>Místo: ZNOJMO</p>  | <p>Stupeň: DPS</p> | <p>Datum: DUBEN 2020</p>  | <p>Podpis:</p>        |
| <p>Profese:<br/>                 VZDUCHOTECHNIKA<br/>                 Měřítko: 1:50</p>   | <p>Akce:</p>       | <p>Klimatizace MŠ Pražská Znojmo - kuchyně</p>  |                       |
| <p>Číslo výkresu: <b>3</b></p>  | <p>Název:</p>      | <p>PŮDORYS A ŘEZY</p>   |                       |
|   |                    |   | <p>Č. paré:</p>       |