


PŮDORYS 4.NP - STÁVAJÍCÍ STAV

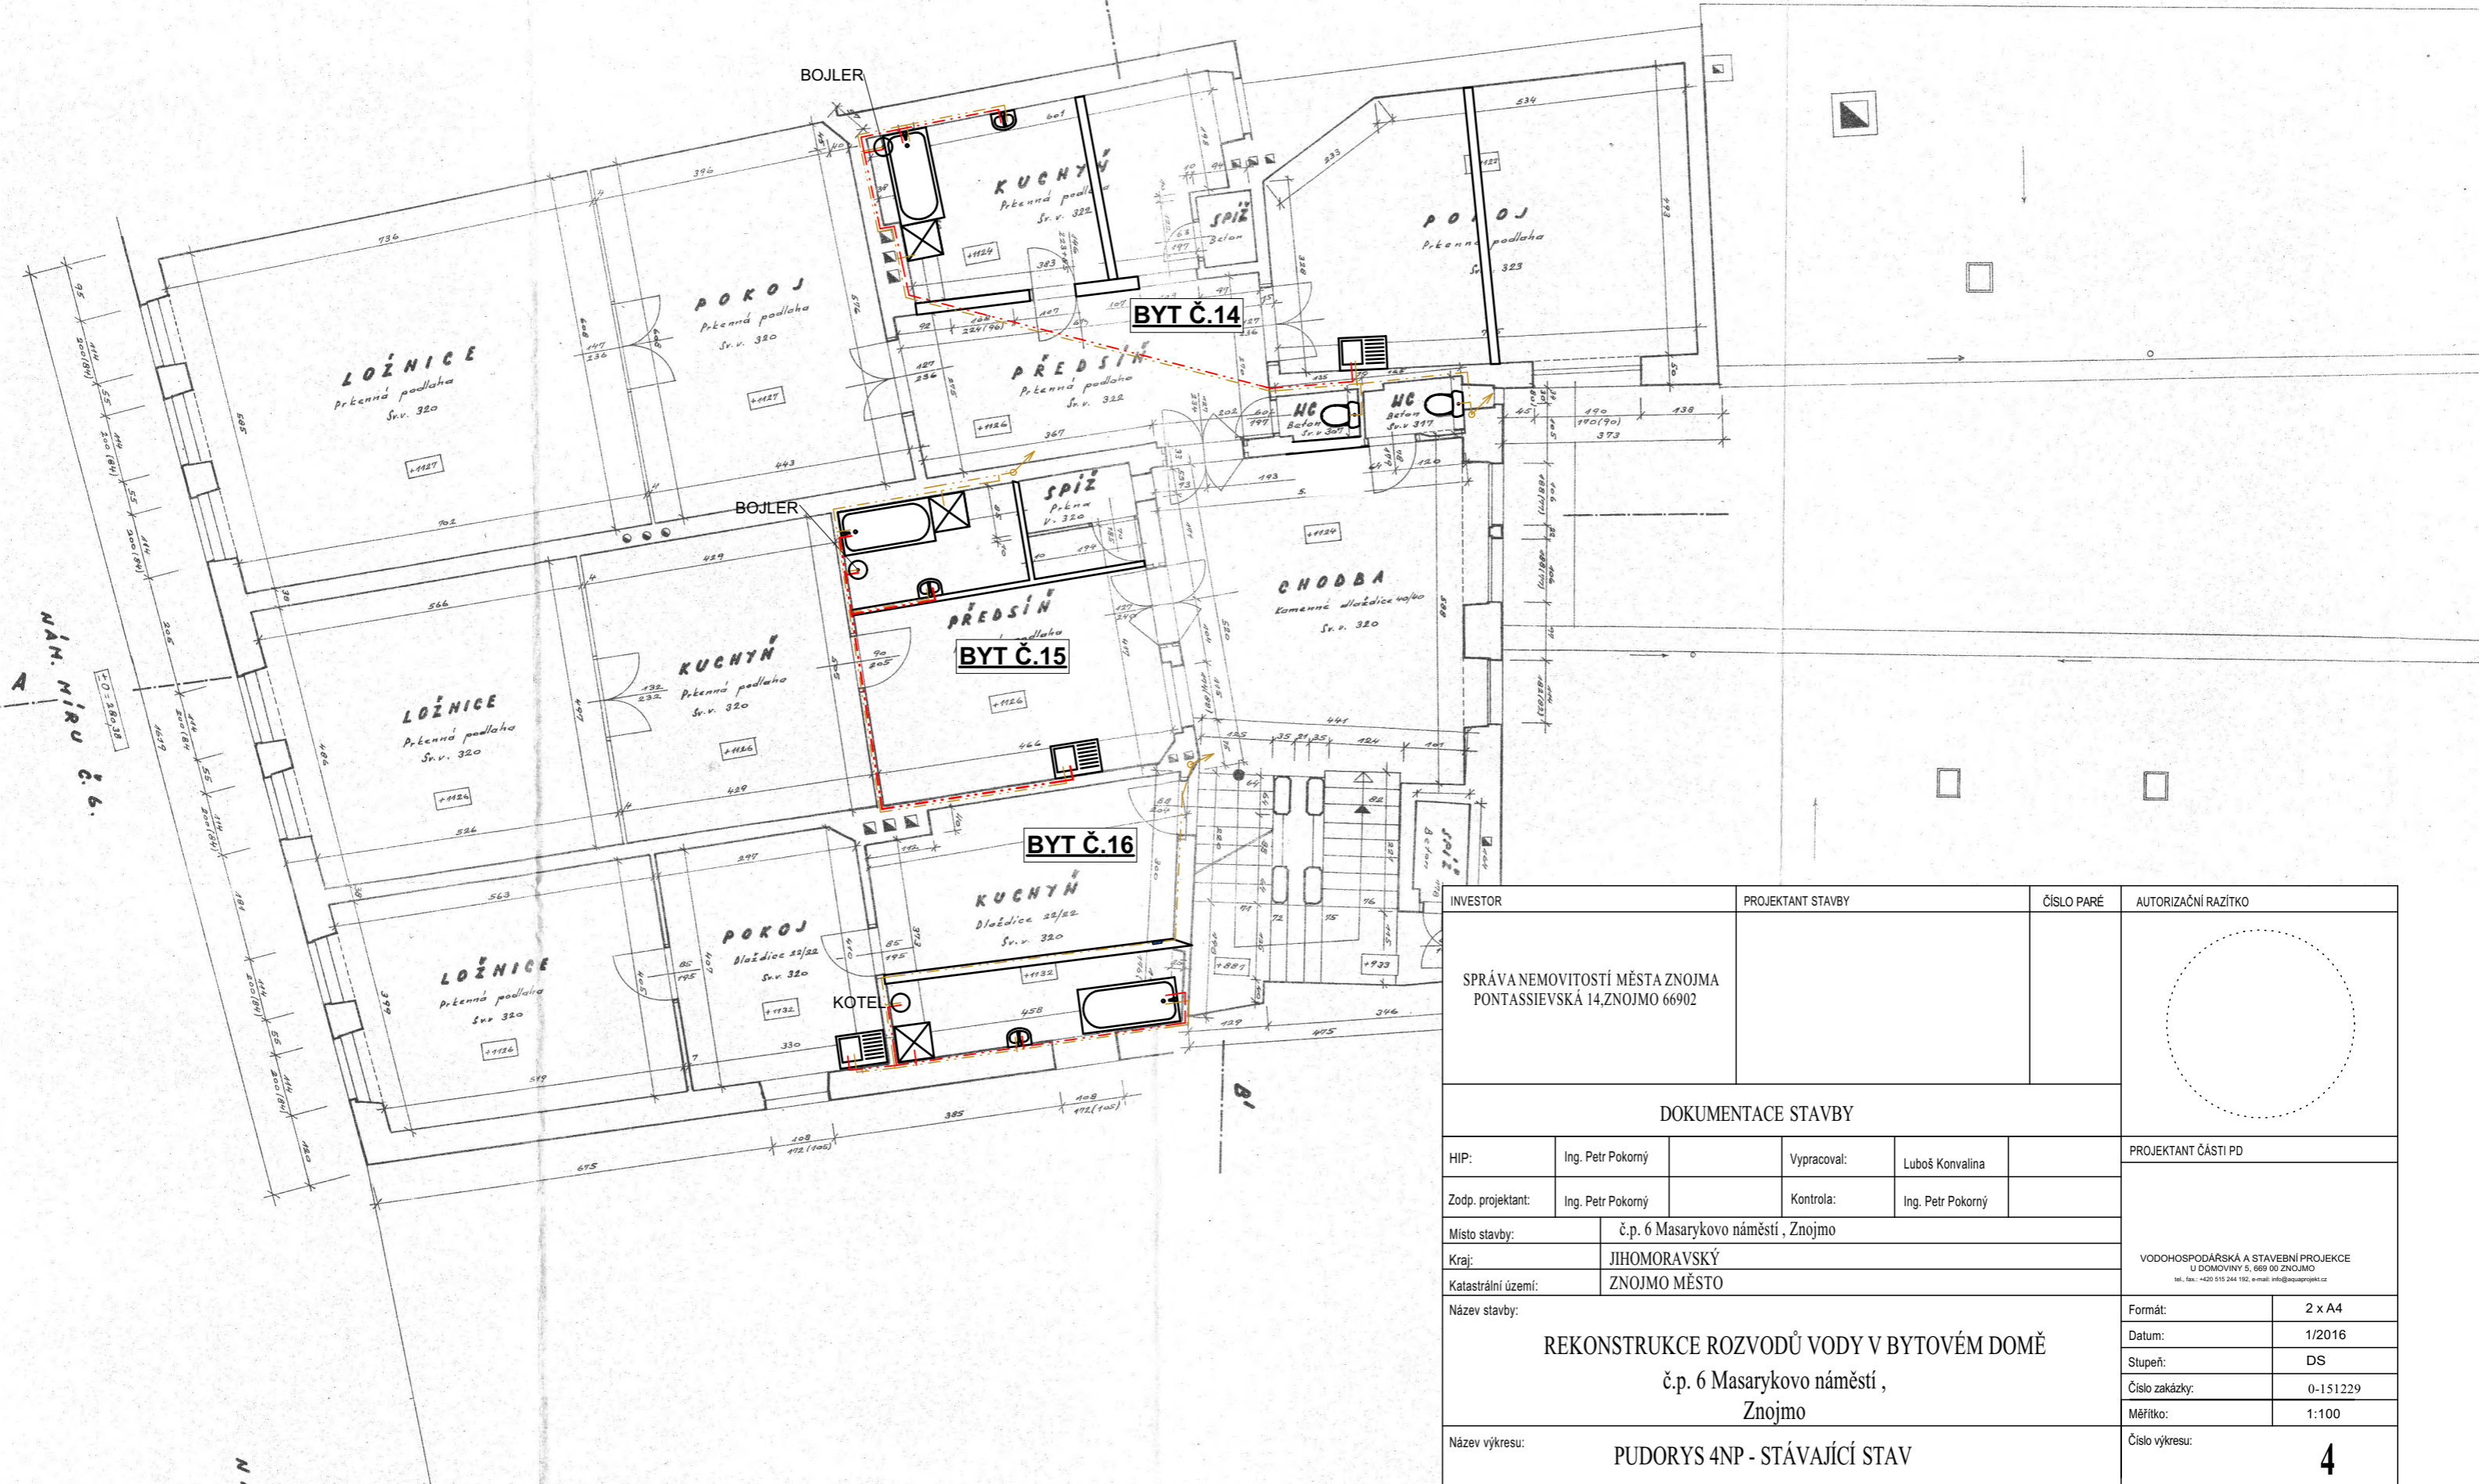

INVESTOR		PROJEKTANT STAVBY		ČÍSLO PARÉ	AUTORIZAČNÍ RAZÍTKO
SPRÁVA NEMOVITOSTÍ MĚSTA ZNOJMA PONTASSIEVSKÁ 14,ZNOJMO 66902					
DOKUMENTACE STAVBY					
HIP:	Ing. Petr Pokorný	Vypracoval:	Luboš Konvalina	PROJEKTANT ČÁSTI PD	
Zodp. projektant:	Ing. Petr Pokorný	Kontrola:	Ing. Petr Pokorný		
Místo stavby:	č.p. 6 Masarykovo náměstí , Znojmo				
Kraj:	JIHOMORAVSKÝ				
Katastrální území:	ZNOJMO MĚSTO				
Název stavby:	REKONSTRUKCE ROZVODŮ VODY V BYTOVÉM DOMĚ č.p. 6 Masarykovo náměstí , Znojmo				Formát: 2 x A4 Datum: 1/2016 Stupeň: DS Číslo zakázky: 0-151229 Měřítko: 1:100
Název výkresu:	PUDORYS 4NP - STÁVAJÍCÍ STAV				Číslo výkresu: 4