


PŮDORYS 4.NP - NÁVRH

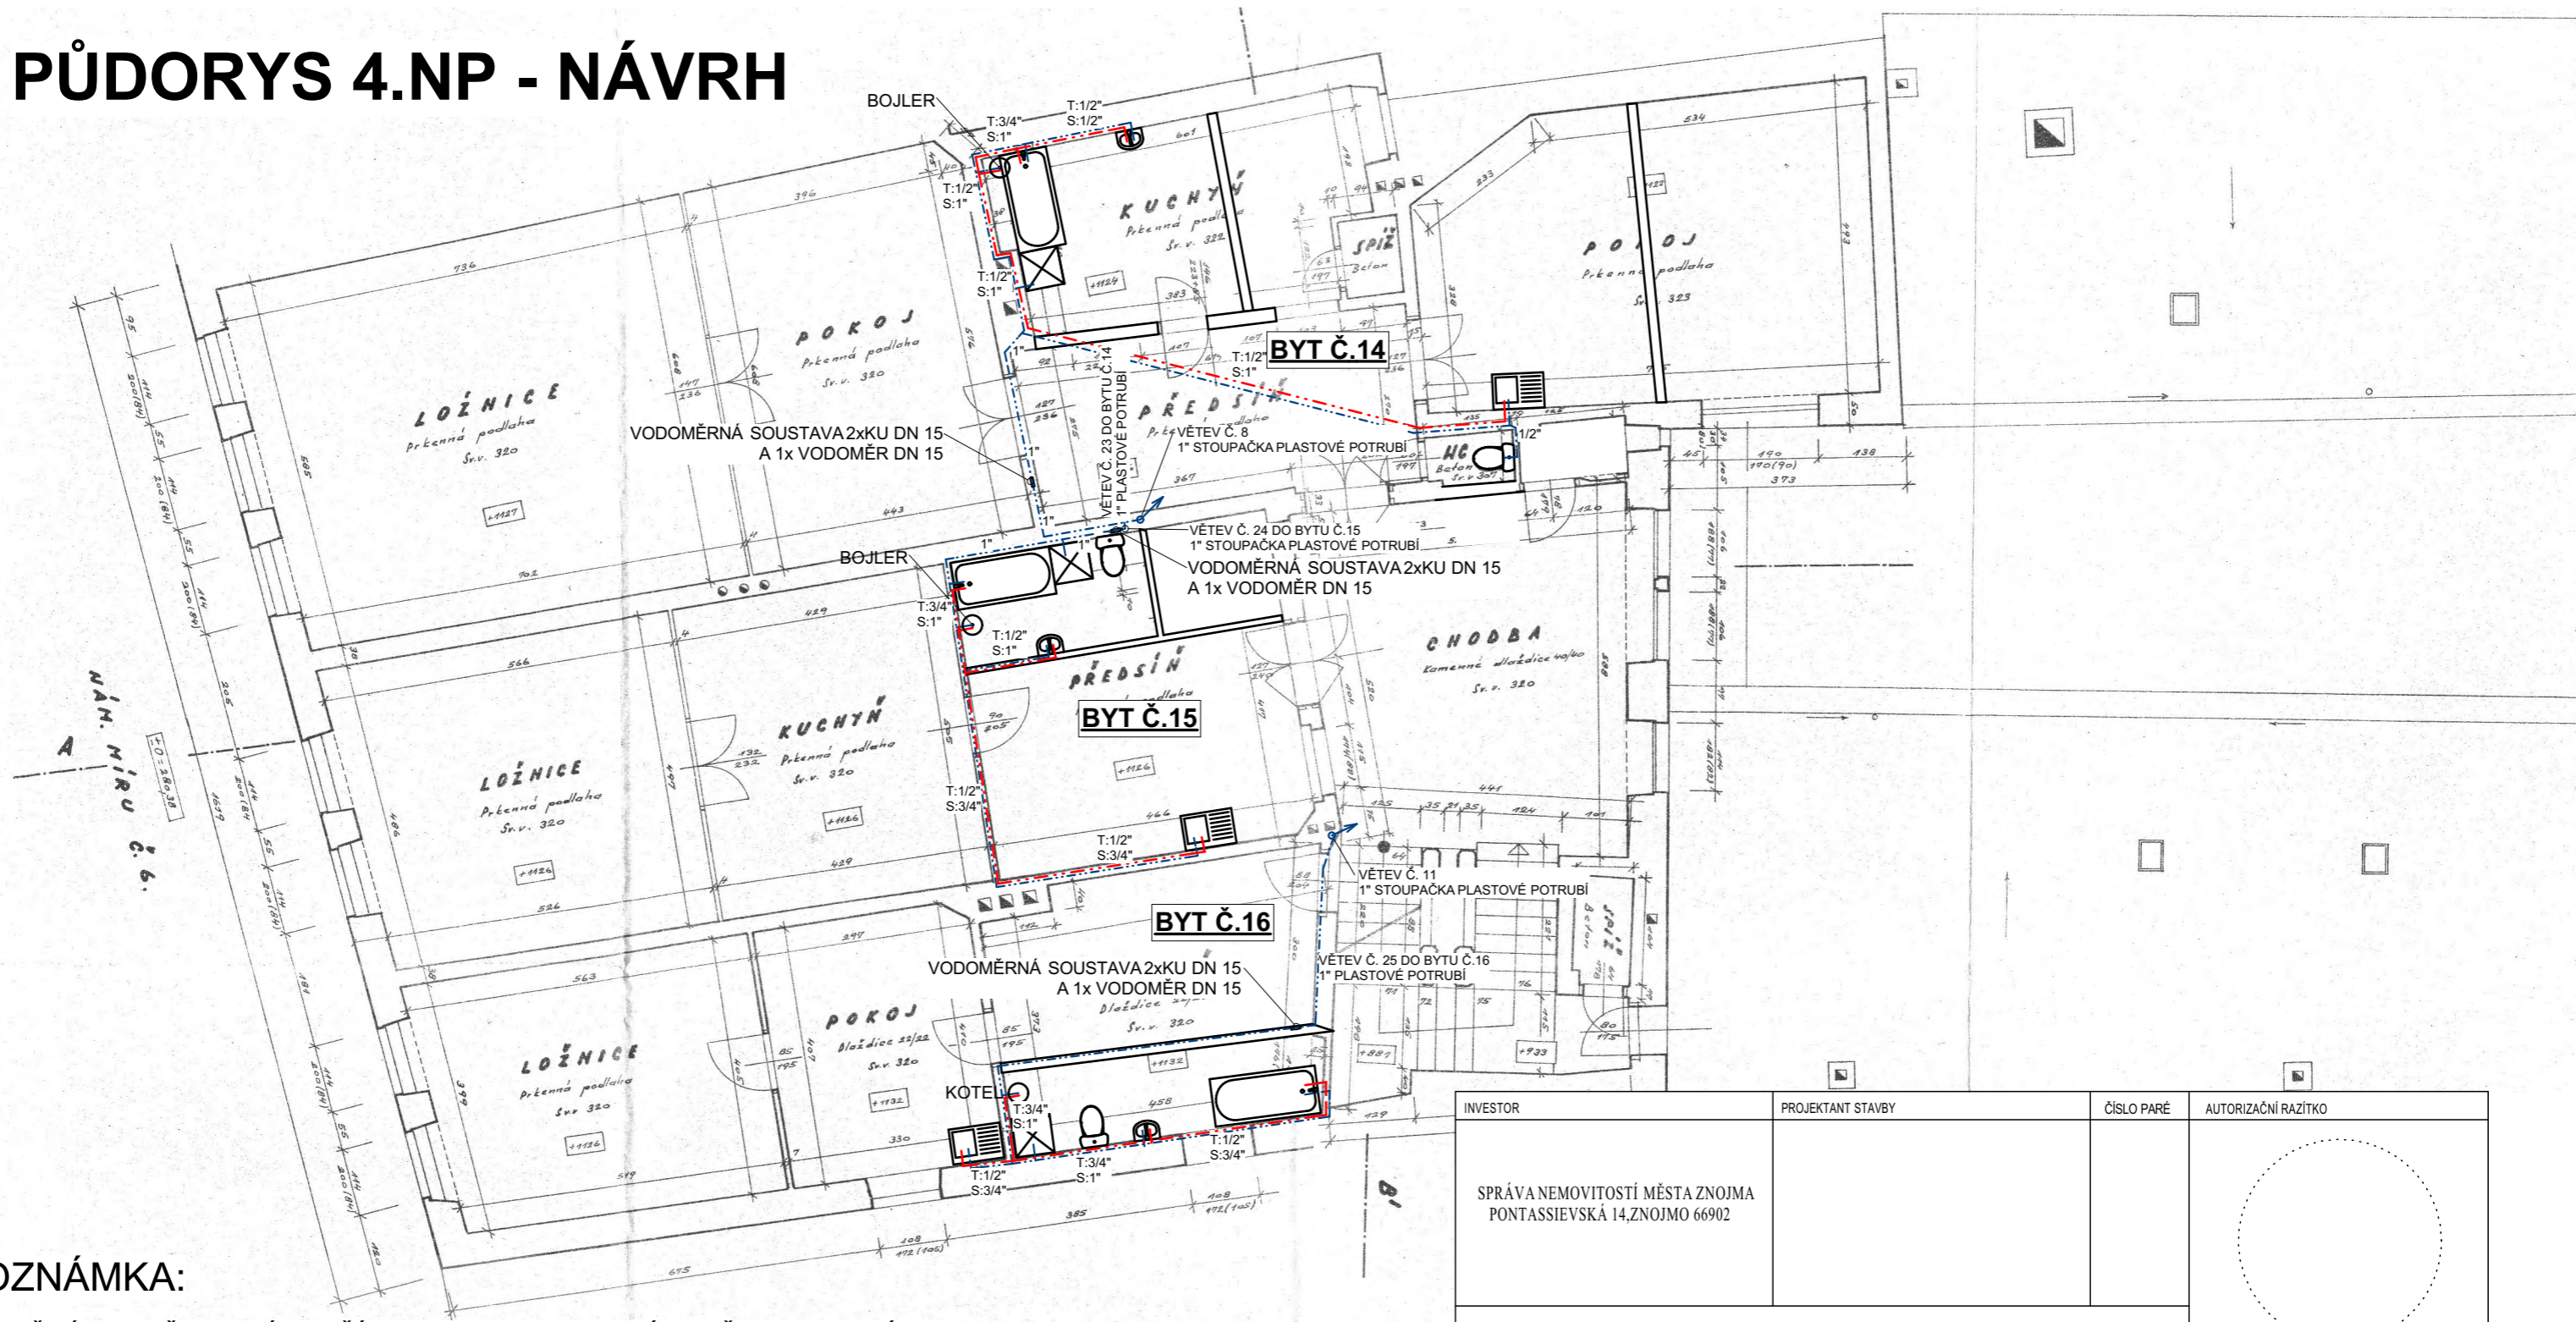

POZNÁMKA:

- V KAŽDÉM BYTĚ PROVĚST PŘÍPRAVU PRO NAPOJENÍ PRAČKY OSAZENÍM PRAČKOVÉHO VENTILU - POLOHA DLE DOHODY S NÁJEMNÍKEM BYTU - BUDE ZAŘAZENO DO ROZPOČTU
- VEŠKERÁ STAVEBNÍ SCHÉMATA BUDOU UPŘESŇOVÁNA NA STAVBĚ DLE SKUTEČNÉHO STAVU A SKUTEČNÝCH ROZMĚRŮ KONSTRUKCÍ!
- OD STÁVAJÍCÍCH ROZVODŮ NEBYLA ZACHOVÁNA ŽÁDNÁ DOKUMENTACE A TRASY JSOU ORIENTAČNÍ.

NAVRŽENÉ SÍŤ

- VODOVOD - PLASTOVÉ POTRUBÍ, IZOLACE
- VODOVOD - PLASTOVÉ POTRUBÍ TEPLÁ VODA, IZOLACE

| | | | | | |
|---|--|-------------------|-------------------|---------------------|---------------------|
| INVESTOR | | PROJEKTANT STAVBY | | ČÍSLO PARÉ | AUTORIZAČNÍ RAZÍTKO |
| SPRÁVA NEMOVITOSTÍ MĚSTA ZNOJMA PONTASSIEVSKÁ 14, ZNOJMO 66902 | | | | | |
| DOKUMENTACE STAVBY | | | | | |
| HIP: | Ing. Petr Pokorný | Vypracoval: | Luboš Konvalina | PROJEKTANT ČÁSTI PD | |
| Zodp. projektant: | Ing. Petr Pokorný | Kontrola: | Ing. Petr Pokorný | | |
| Místo stavby: | č.p. 6 Masarykovo náměstí, Znojmo | | | | |
| Kraj: | JIHOMORAVSKÝ | | | | |
| Katastrální území: | ZNOJMO MĚSTO | | | | |
| Název stavby: | REKONSTRUKCE ROZVODŮ VODY V BYTOVÉM DOMĚ č.p. 6 Masarykovo náměstí, Znojmo | | | | |
| Název výkresu: | PUDORYS 4NP - NÁVRH | | | | |
| Formát: | 2 x A4 | | | | |
| Datum: | 1/2016 | | | | |
| Stupeň: | DS | | | | |
| Číslo zakázky: | 0-151229 | | | | |
| Měřítko: | 1:100 | | | | |
| Číslo výkresu: | 8 | | | | |