


- UWAGI:**
1. Przy skrzyżowaniu kanalizacji z kablami oraz innym uzbrojeniem zachować odległość w pionie min. 0,2 m.
 2. Podane głębokości istniejącego uzbrojenia są jedynie szacunkowe, aby ustalić faktyczne rzędne należy przed wykonaniem robót dokonać ich odkrywek.
 3. Nie wyklucza się istnienia w terenie innych, nie wykazanych na planie zagospodarowania terenu urządzeń podziemnych, które nie były zgłoszone do inwentaryzacji lub o których brak jest informacji w instytucjach branżowych.
 4. Projektowana kan. sanitarna posadowiona jest względem istniejących rzędnych terenu.

Profil podłużny przyłącza
kanalizacji sanitarnej
skala 1: 100

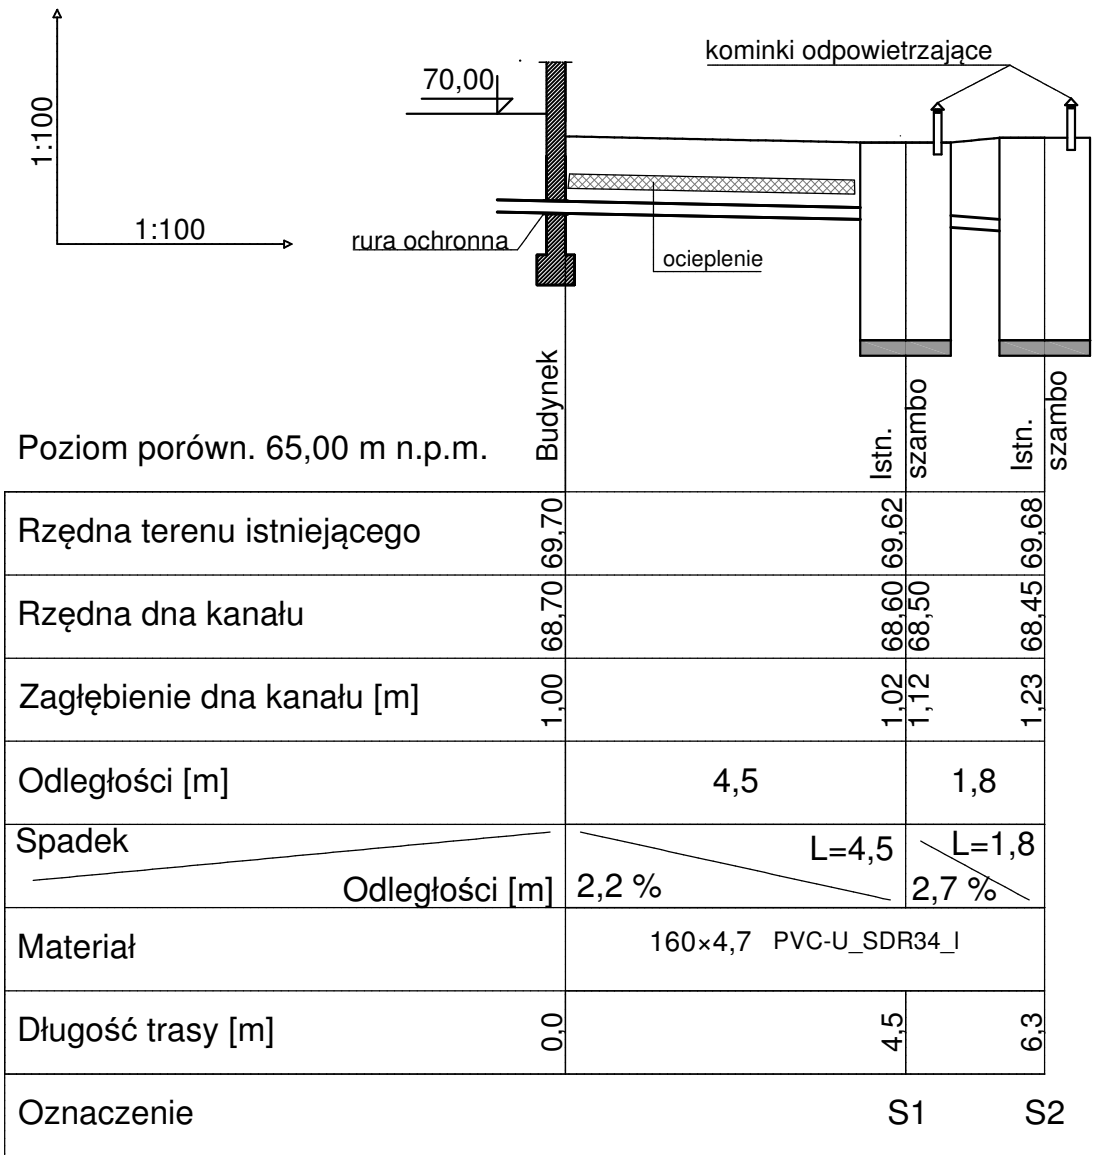

LUNAR-2 Krzysztof Janowicz ul. Hallera 33/1 82-500 Kwidzyn		
Inwestor: Nadleśnictwo Cierpiszewo	Skala: 1:100 Branża: sanitarna	Stadium: PT
Obiekt: budynek na potrzeby szkoły leśnej		
Adres: Dz. nr 26198/4 obr. 0004 Przyłubie	Nr rys.: S-7	
Nazwa rysunku: Profil podłużny przył. kan. sanitarnej		
Opracował: mgr inż. Grzegorz Szczepanek UAN-IV/8346/52/TO/86	Podpis: Data: 10-2024r.	
Projektował: mgr inż. Grzegorz Szczepanek UAN-IV/8346/52/TO/86	Podpis: Data: 10-2024r.	