


PLAN SYTUACYJNY
SKALA 1:250

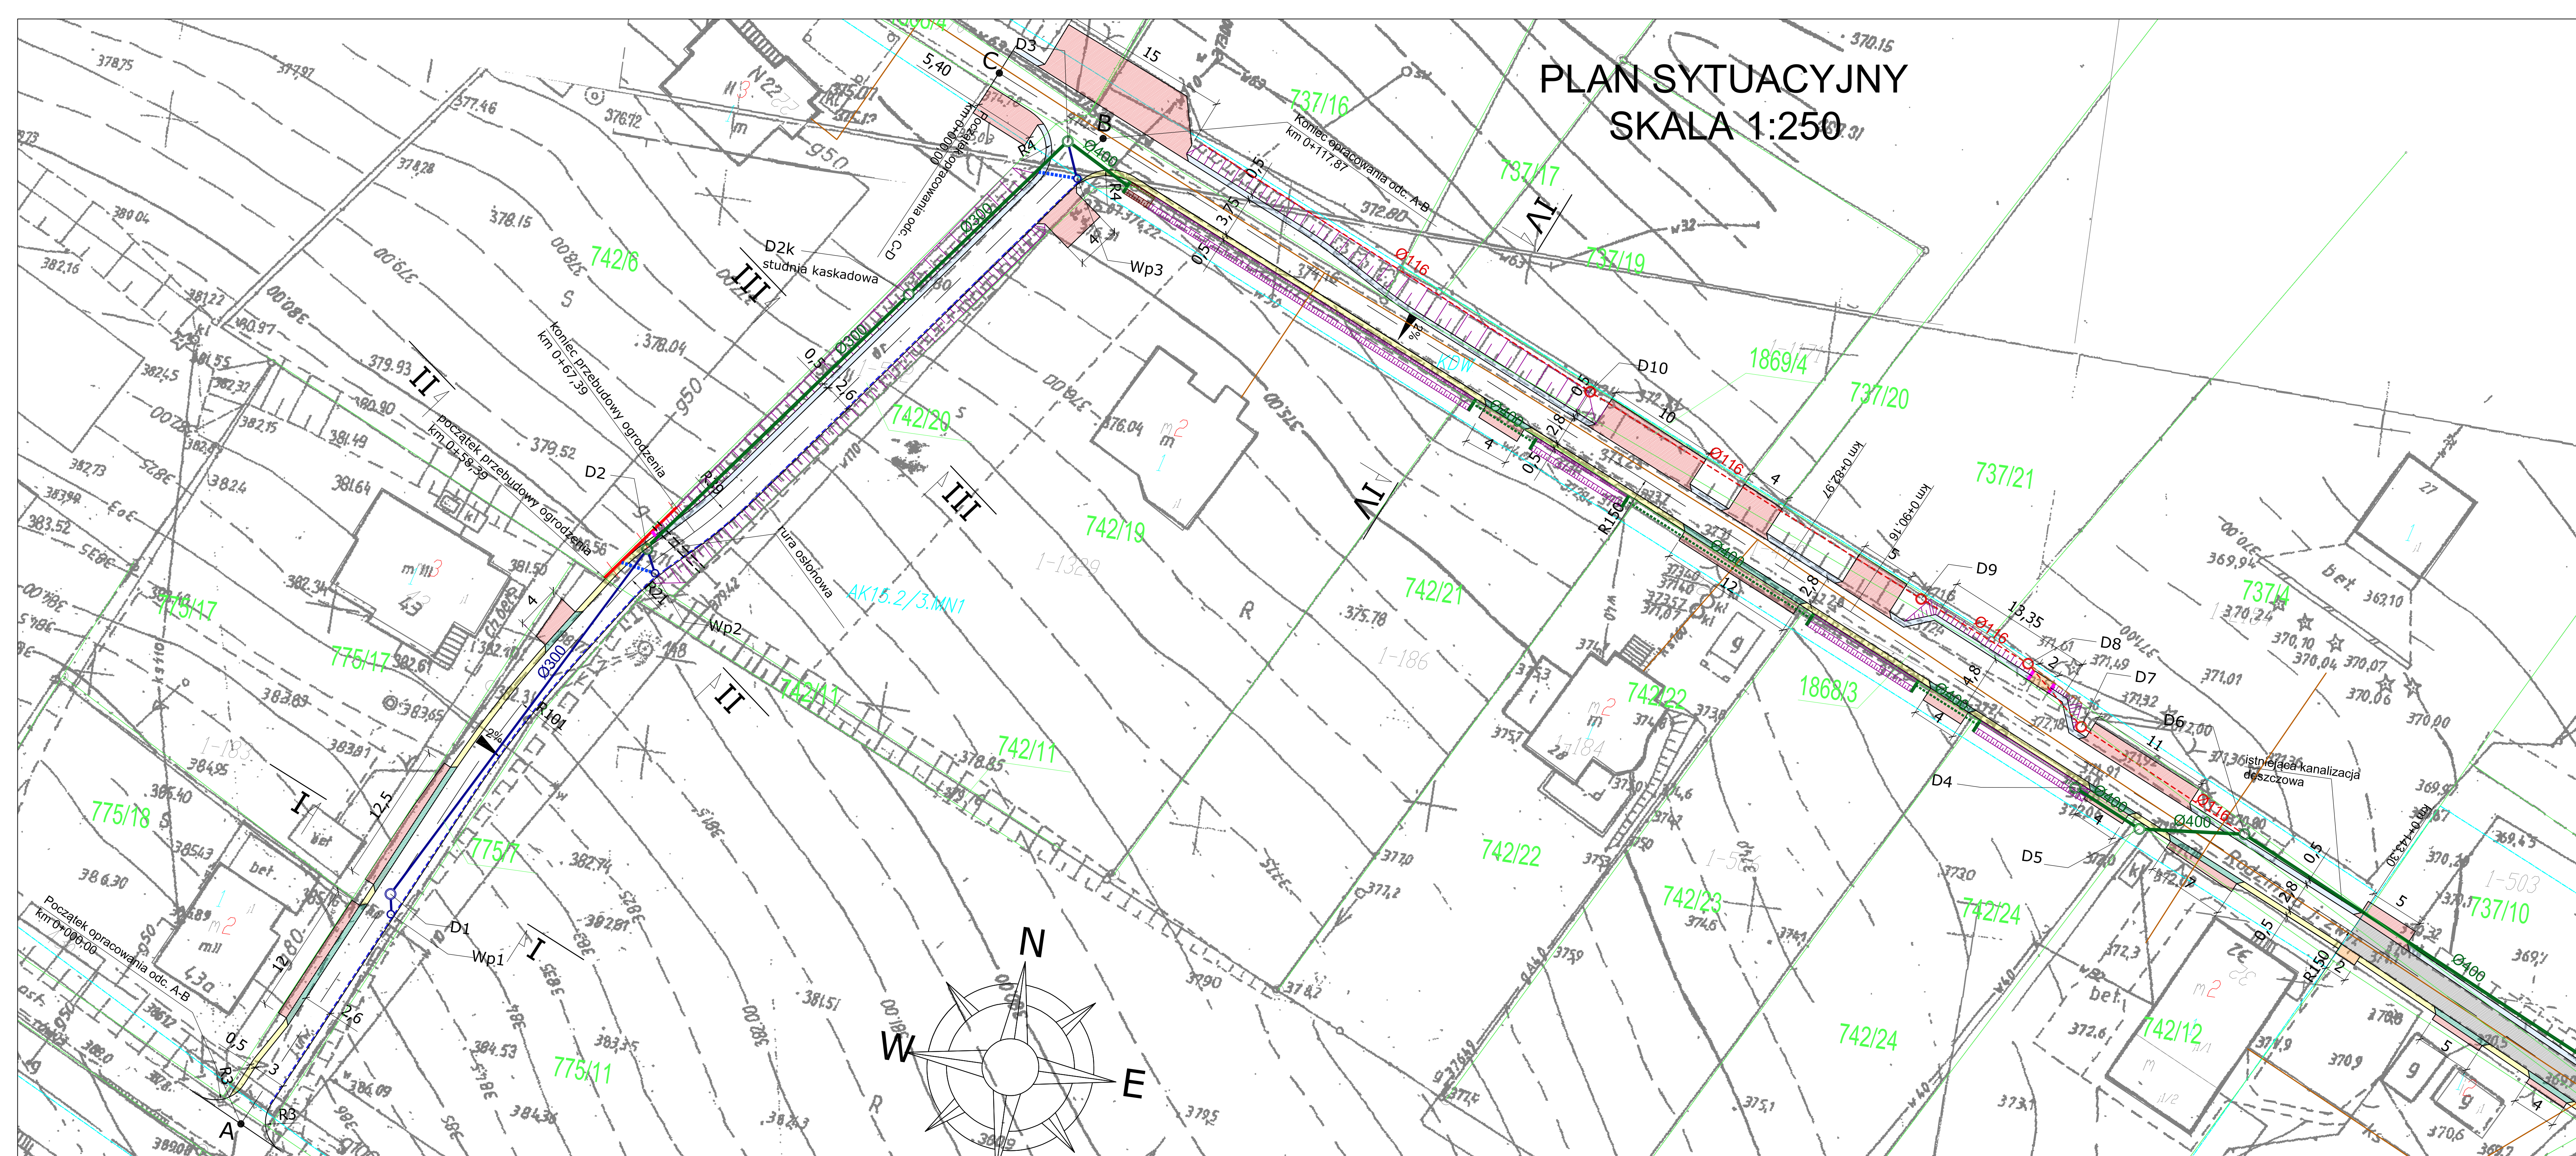

LEGENDA

ELEMENTY ISTNIEJĄCE

- eN sieć energetyczna
- w sieć wodociągowa
- t sieć teletechniczna
- g sieć gazowa
- kd sieć kanalizacji deszczowej
- ks sieć kanalizacji sanitarnej
- linia granicy działki
- linia Miejsowego Planu Zagospodarowania Przestrzennego
- ks przebieg projektowanej sieci kanalizacji sanitarnej nieobjętej wnioskiem zgłoszenia robót budowlanych wg odrębnego opracowania

ELEMENTY PRZEBUDOWYWANE

- Jezdnia - nawierzchnia bet. asfaltowy

ELEMENTY REMONTOWANE

- Jezdnia - nawierzchnia bet. asfaltowy
- Pobocze typ 1 - nawierzchnia bet. asfaltowy
- Pobocze typ 2 - nawierzchnia destrukta asfaltowy
- Zjazd typ 1 - nawierzchnia bet. asfaltowy
- Chodnik - nawierzchnia bet. kostka brukowa
- Zjazd typ 2 - nawierzchnia bet. kostka brukowa
- typ podwójne T, kolor bordo
- Rów umocniony ażurem
- Rów umocniony narzutem kamiennym
- Skarpa umocniona ażurem
- Sieć kanalizacji deszczowej
- Przepust Ø400
- Studnia kanalizacji deszczowej Ø1200
- Dren Ø116
- Studnia drenarska Ø400
- Palisada
- Ściek

ELEMENTY BUDOWANE

- Ogrodzenie

ZABEZPIECZENIE ISTNIEJĄCEJ
INFRASTRUKTURY

- Rura osłonowa

WYPOSAŻENIE TECHNICZNE DROGI

- Wodospust

ELEMENTY ROZBIERANE

- Ogrodzenie

ELEMENTY NIEOBJĘTE ZGŁOSZENIEM

ROBÓT BUDOWLANYCH - przyjęte
w zgłoszeniu zarządcy sieci zgodnie
z art. 29a Prawa Budowlanego:

- Wpust uliczny z przykanalikiem Ø200
- Przyłącz do kanalizacji deszczowej Ø300

PRACOWNIA INŻYNIERSKA S1 MARCIN HAJOST
43-300 Bielsko - Biała, ul. Barlickiego 15/6
NIP 549-164-37-72 | pracownias1@onet.pl | tel. 500 107 085 | tel/fax: (33) 499 97 55

"PRZEBUDOWA UL. RODZINNEJ
W ANDRYCHOWIE"

inwestor: Gmina Andrychów
Rynek 15
34-120 Andrychów

adres inwestycji: ul. Rodzinna
34-120 Andrychów
jednostka ewid.: 121801_4 Andrychów - miasto
obręb: 0001 Andrychów miasto

stadium: Projekt wykonawczy

tytuł rysunku: Plan sytuacyjny

projektował: inż. Marcin Hajost
nr upr. SLK/2005/PW02/07

opracował: inż. Edyta Nabrdalik

data: VI 2018 skala: 1:250 nr rys. 1