


RZUT PIĘTRA

-projekt skala 1:100

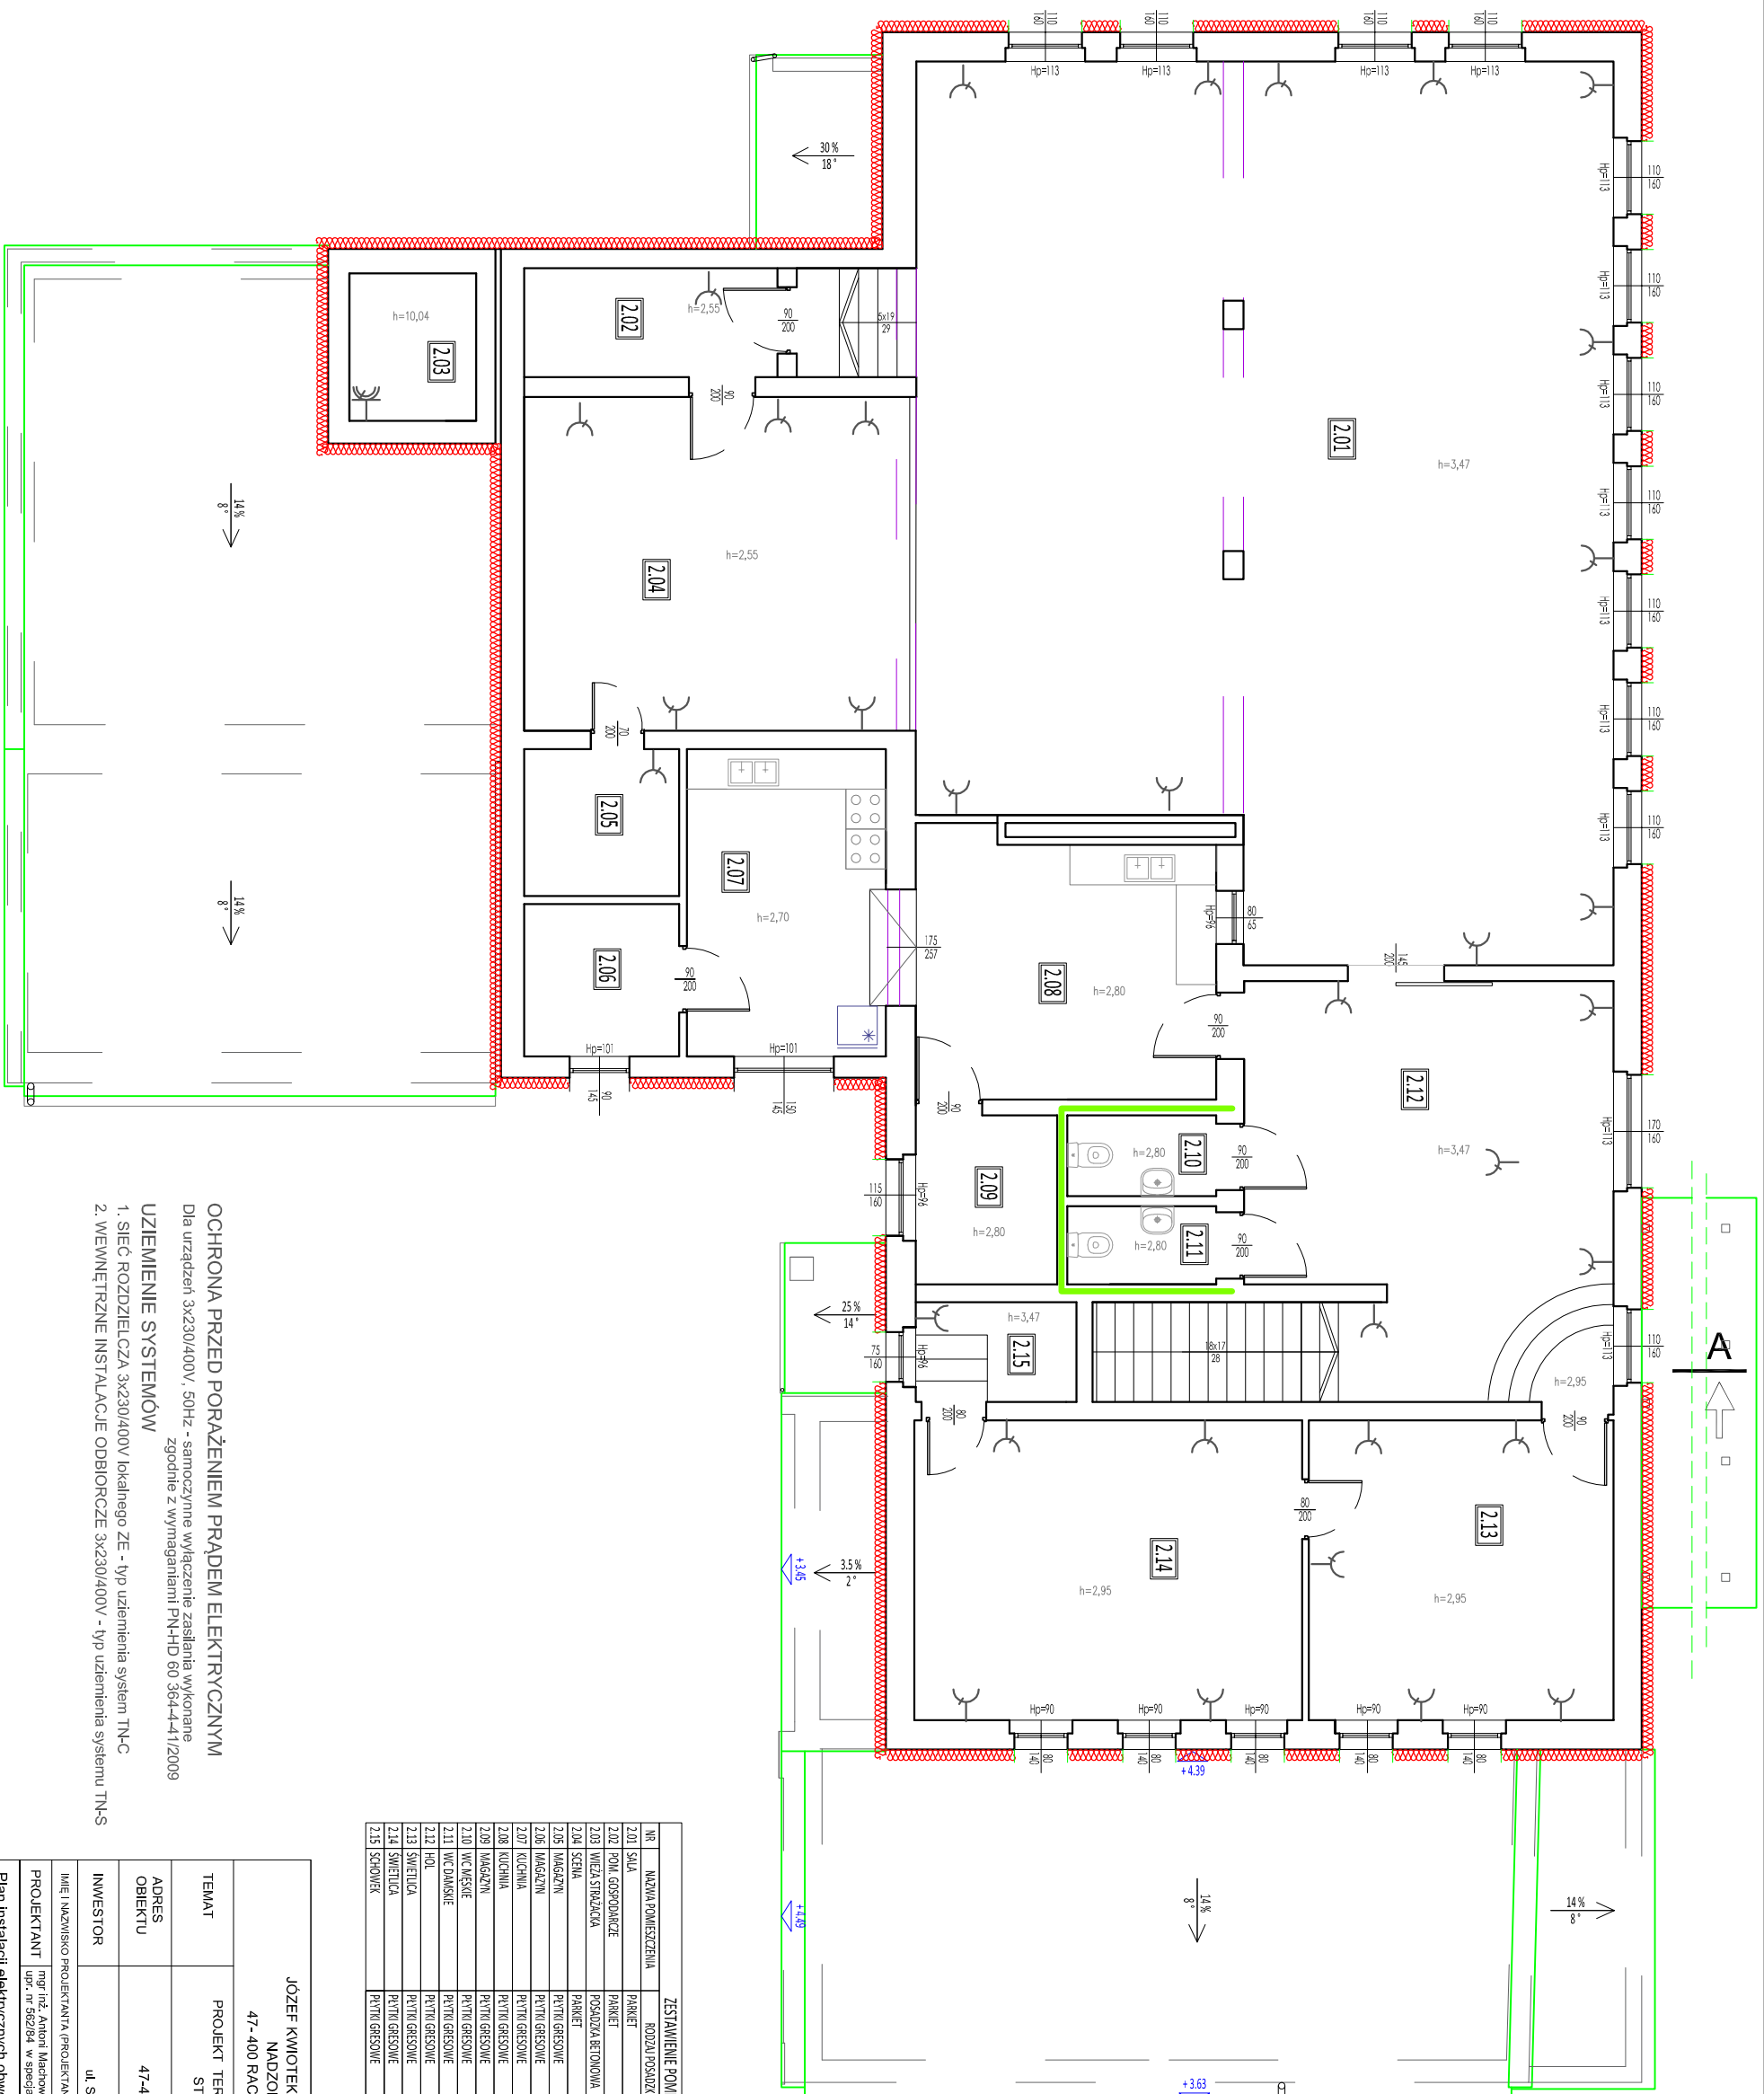

ZESTAWIENIE POMIĘSZCZEŃ			
NR	NAZWA POMIĘSZCZENIA	RODZAJ POSIADZI	WYSOKOŚĆ POMI.
2.01	SALA	PAKINET	3,47 m
2.02	POM. GOSPODARCZE	PAKINET	2,55 m
2.03	WIEŻA STRZAŁKOWA	PODZIEMNA BETONOWA	10,04 m
2.04	SCENIA	PAKINET	2,55 m
2.05	MAGAZYN	PETRYT GRESOWIE	2,70 m
2.06	MAGAZYN	PETRYT GRESOWIE	2,70 m
2.07	KUCHNIA	PETRYT GRESOWIE	13,81 m
2.08	KUCHNIA	PETRYT GRESOWIE	2,80 m
2.09	MAGAZYN	PETRYT GRESOWIE	2,80 m
2.10	WC MEJENIE	PETRYT GRESOWIE	2,80 m
2.11	WC KAMIANIE	PETRYT GRESOWIE	2,80 m
2.12	HOL	PETRYT GRESOWIE	3,47 m
2.13	SWIETLICA	PETRYT GRESOWIE	2,95 m
2.14	SWIETLICA	PETRYT GRESOWIE	2,95 m
2.15	SZKOLNIK	PETRYT GRESOWIE	3,47 m
RAZEM:			315,59 m ²

JÓZEF KWIOITEK USŁUGI W ZAKRESIE KOSZTORYSOWANIA I NADZORU ROBÓT BUDOWLANYCH 47-400 RADBÓRZ UL. POWSTAŃCÓW ŚLĄSKICH 23			
TEMAT	PROJEKT TECHNOLOGICZNY BUDYNKU OCHOTNICZEJ STRAŻY POŻARNEJ W SIEDLSKACH		
ADRES OBIEKTU	47-420 Siedliska ul. Leśna 1, dz. nr. 361		
INWESTOR	Gmina Kuznia Radborska ul. Słowackiego 4, 47-420 Kuznia Radborska		
IMIĘ I NAZWISKO PROJEKTANTA (PROJEKTANTÓW), SPECJALNOŚĆ I NUMER UPRAWNIENI BUDOWLANYCH	mgr inż. Antoni Maciejowski upr. nr 562/84 w specjalności instalacji elektrycznych		
PROJEKTANT	data:		
FAZA PROJEKTU	PROJEKT	SKALA	NR RYSUNKU
BRANŻA	ELEKTRYCZNA	DATA 2024.04	E-04