



PŮDORYS 1S
MĚŘÍTKO 1:50

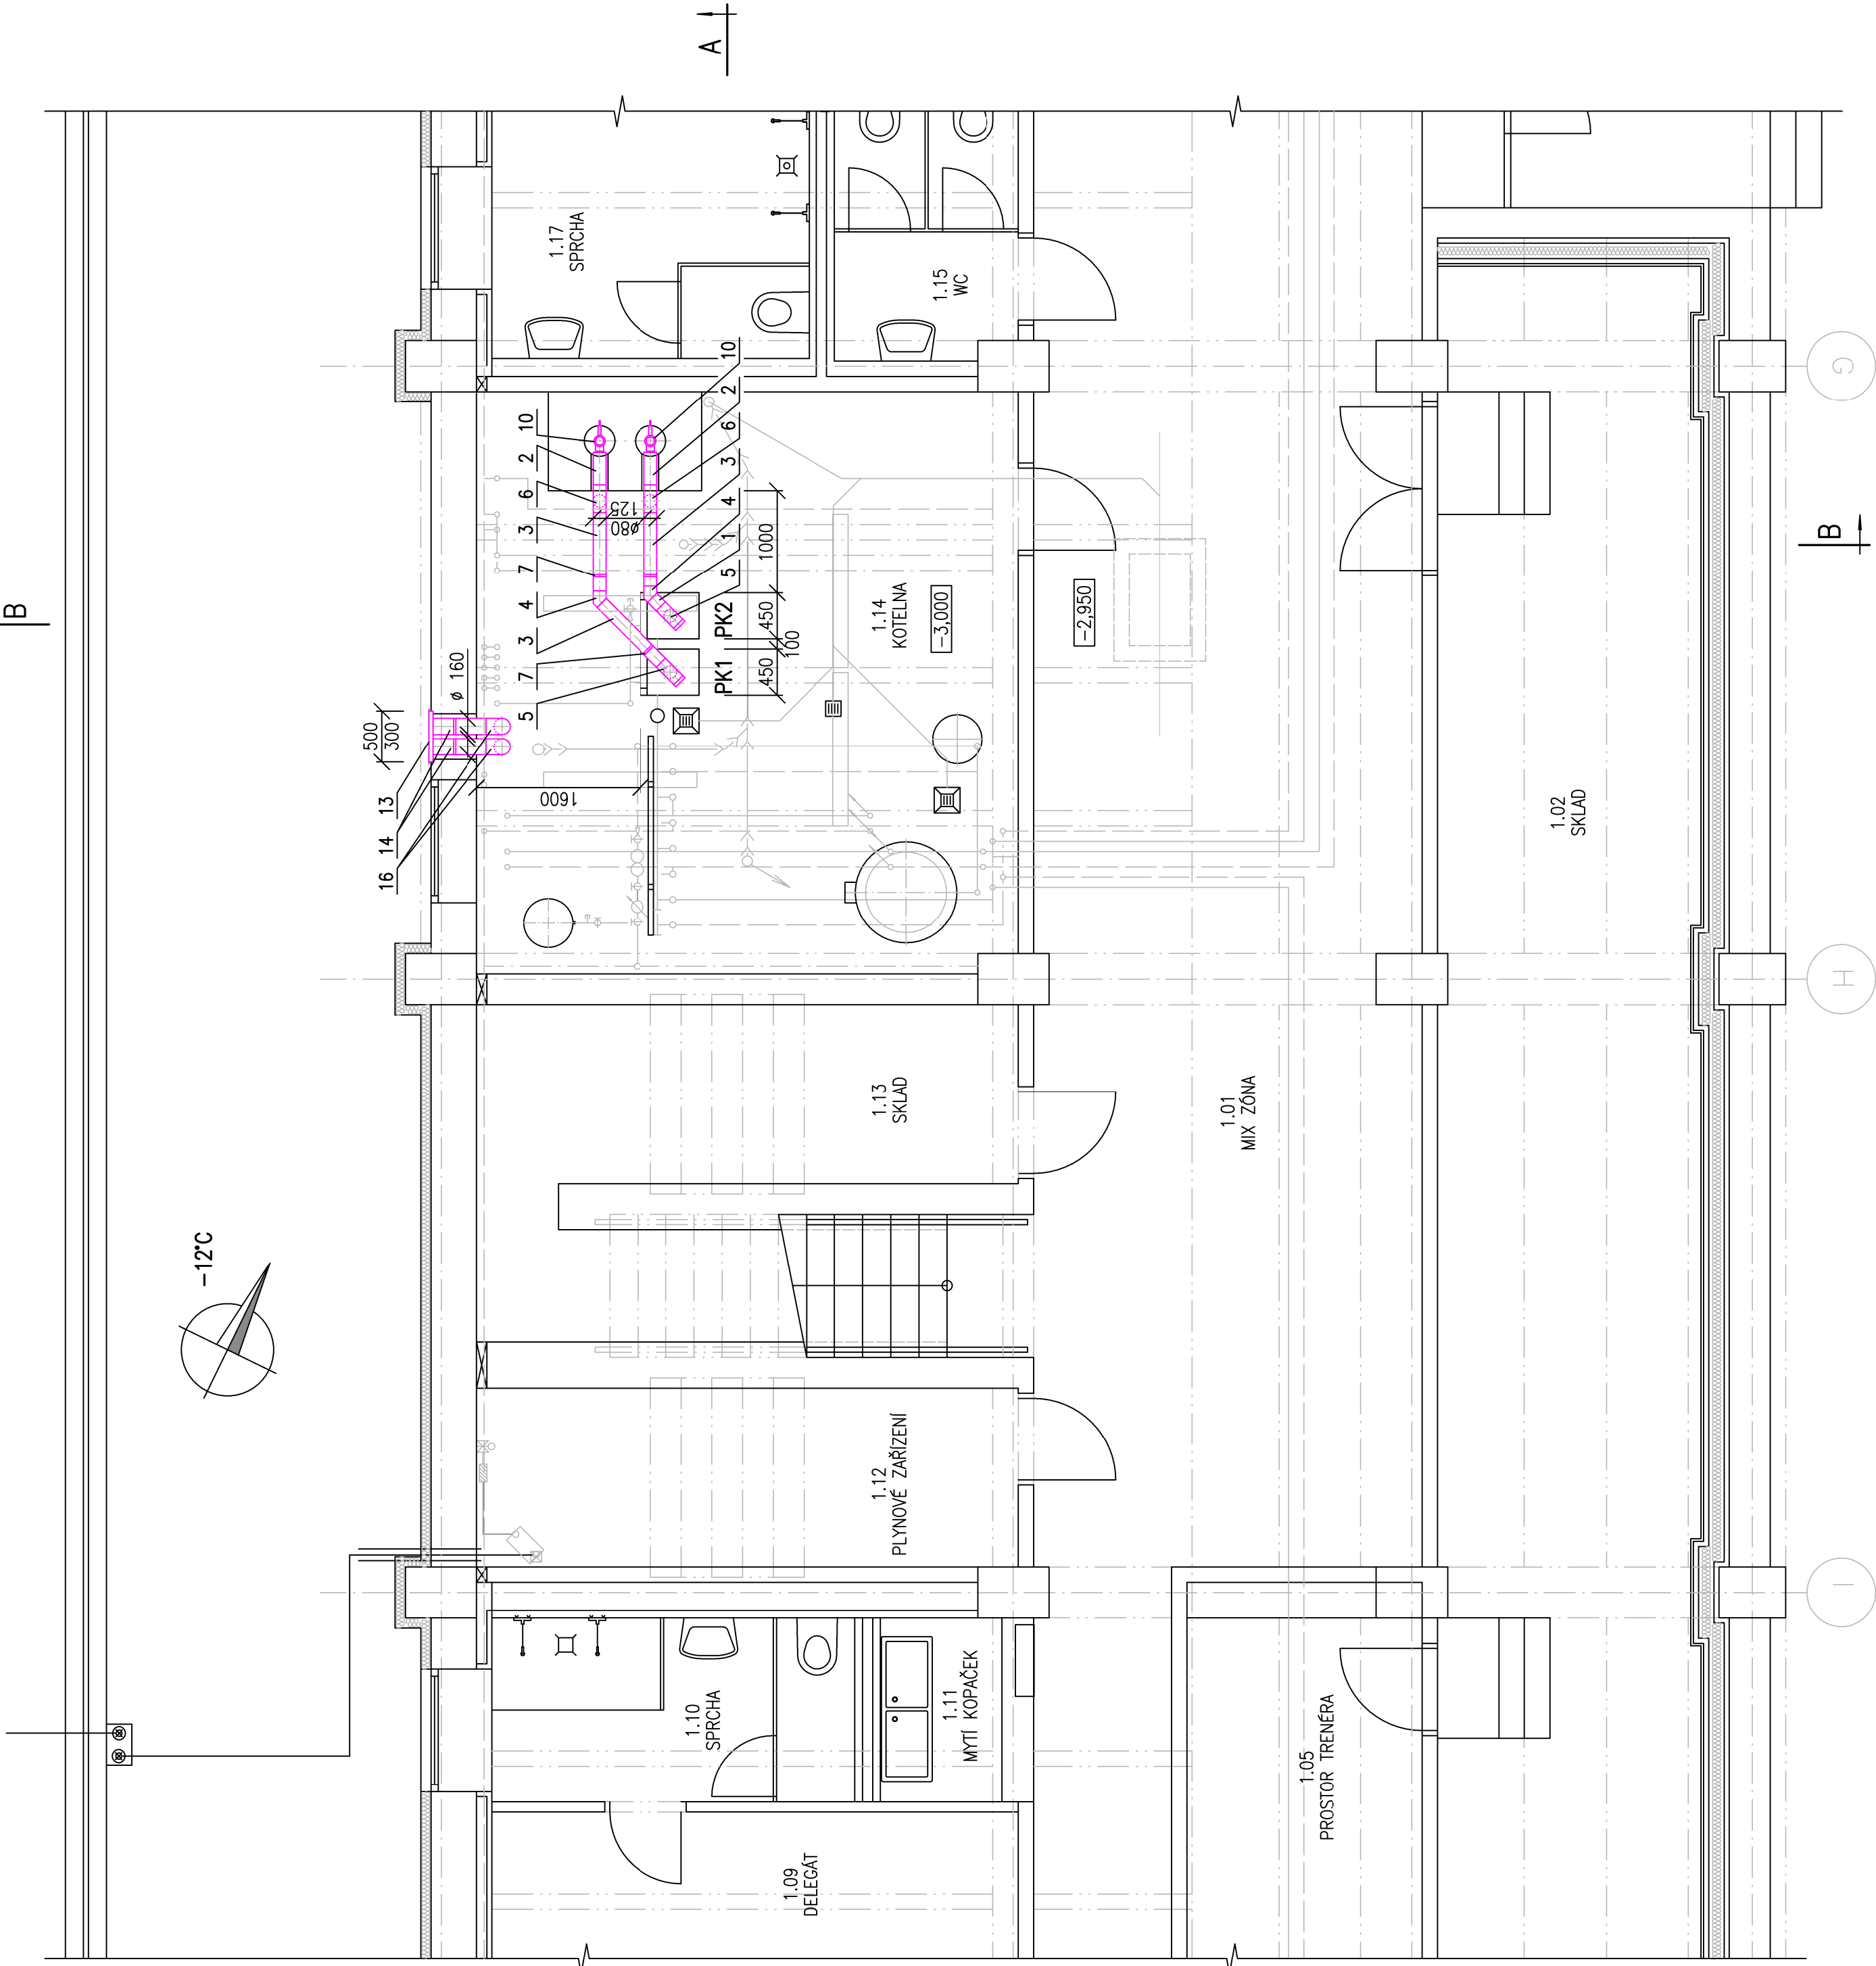

ŘEZ A-A
MĚŘÍTKO 1:50

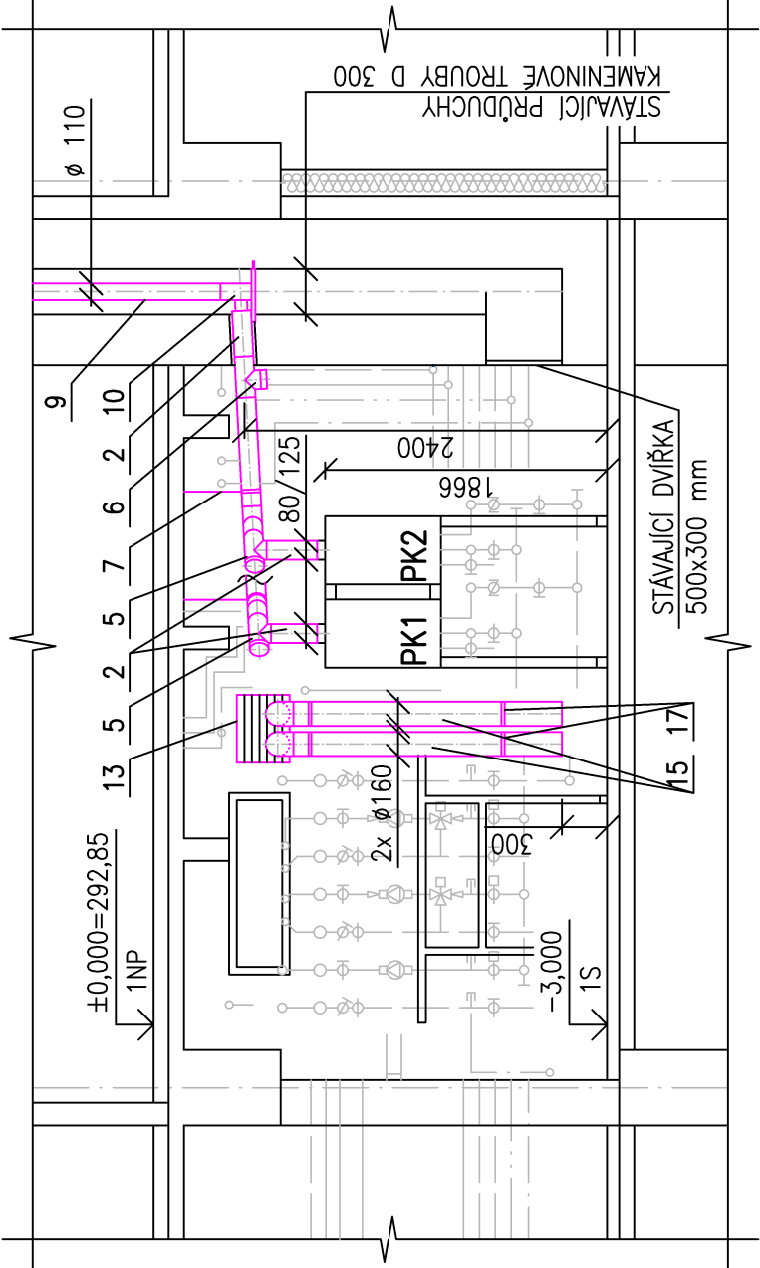


LEGENDA ZAŘÍZENÍ

PK1,2

PLYNOVÝ KONDENZAČNÍ KOTEL BAXI LUNA DUO-TEC MP+ 1.70
VÝKON 65 kW, ZEMNÍ PLYN 1,8 kPa, 7,0 m3/h
UZAVŘENÝ SPOTŘEBEČ TYPU C
KOTLE JSOU SOUČÁSTÍ PROJEKTU VYTÁPĚNÍ

VÝPIS PRVKŮ VZDUCHOSPALNOVÉHO SYSTÉMU

POZICE	POPIS	OZNAČENÍ	KS
KOUŘOVODY			
1	LÍK TRUBKA S HRDLEM 0,25 m D 80/125	LPRK08	1
2	LÍK TRUBKA S HRDLEM 0,5 m D 80/125	LPRK58	4
3	LÍK TRUBKA S HRDLEM 1,0 m D 80/125	LPRK18	3
4	LÍK KOLENO 45° D 80/125	LPBK48	2
5	LÍK REVIZNÍ T-KUS SE ZMĚNOU SMĚRU D 80/125	LPUK08	2
6	LÍK REVIZNÍ T-KUS D 80/125	LPRTK8	2
7	OBJÍMKA D 125 ZAVITOVÁ TYP M 8-1000 ODEROVÁ KOTVA M8-80x30	ZOB,02 ZVUC08 ZPTD08	3
KOMINY			
8	STARR TRUBKA S HRDLEM 0,5 m D 110	PPRM51	2
9	STARR TRUBKA S HRDLEM 2,0 m DN 110	PPRM21	12
10	STARR PATEČNÍ KOLENO 87° REDUKOVANÉ S KOVENÍM D 110/80	PPTU81	2
11	STARR KAMINOVÁ PLASTOVÁ HLAVICE (KOMPLET) ČERNÁ DN 110	PPSAS1	2
12	DISTANČNÍ OBJÍMKA UNIVERSÁLNÍ, BALENÍ 6 ks	PPFR60	9
VĚTRÁNÍ KOTELNY			
13	KOVOVÁ STĚNOVÁ MŘÍŽKA MSU 25-1,1 500x300 PR JEDNORÁDÁ, LAMELY 15°, POZEDNÍ RÁMEČEK 500x300 mm	ELEKTRODESIGN	1
14	PLASTOVÉ POTRUBÍ KGBM SN 4, D 160, 1,0 m		2
15	PLASTOVÉ POTRUBÍ KGBM SN 4, D 160, 2,0 m		2
16	PLASTOVÉ KOLENO KGB 45° SN 4, D 160		4
17	OBJÍMKA DVOUŠROUBOVÁ D 160, S KOVENÍM		4

 

SADA	
PROJEKTOVATEL	JOSEF NAVRKAŁ, SUCHOHRDELSKÁ 2202/8, 669 02 ZNOJMO, IČ 456 64 021
KAT. ÚZEMÍ	ZNOJMO - MĚSTO
INVESTOR	MĚSTO ZNOJMO
ÚČEL	DOKUMENTACE PRO PROVEDENÍ STAVBY
STAVBA	TRIBUNA MĚSTSKÉHO STADIONU VE ZNOJMĚ REKONSTRUKCE KOTELNY
OBJEKT	SO-01 TRIBUNA
PROFESE	VZDUCHOTECHNIKA
OBSAH	PŮDORYS 1S, ŘEZ A
FORMÁT	Bx A4
ZAK. ČÍSLO	04/2020
DATA	05/2020
MĚŘÍTKO	ČÍSLO VÝKRESU
1:50	D.1.4.302